


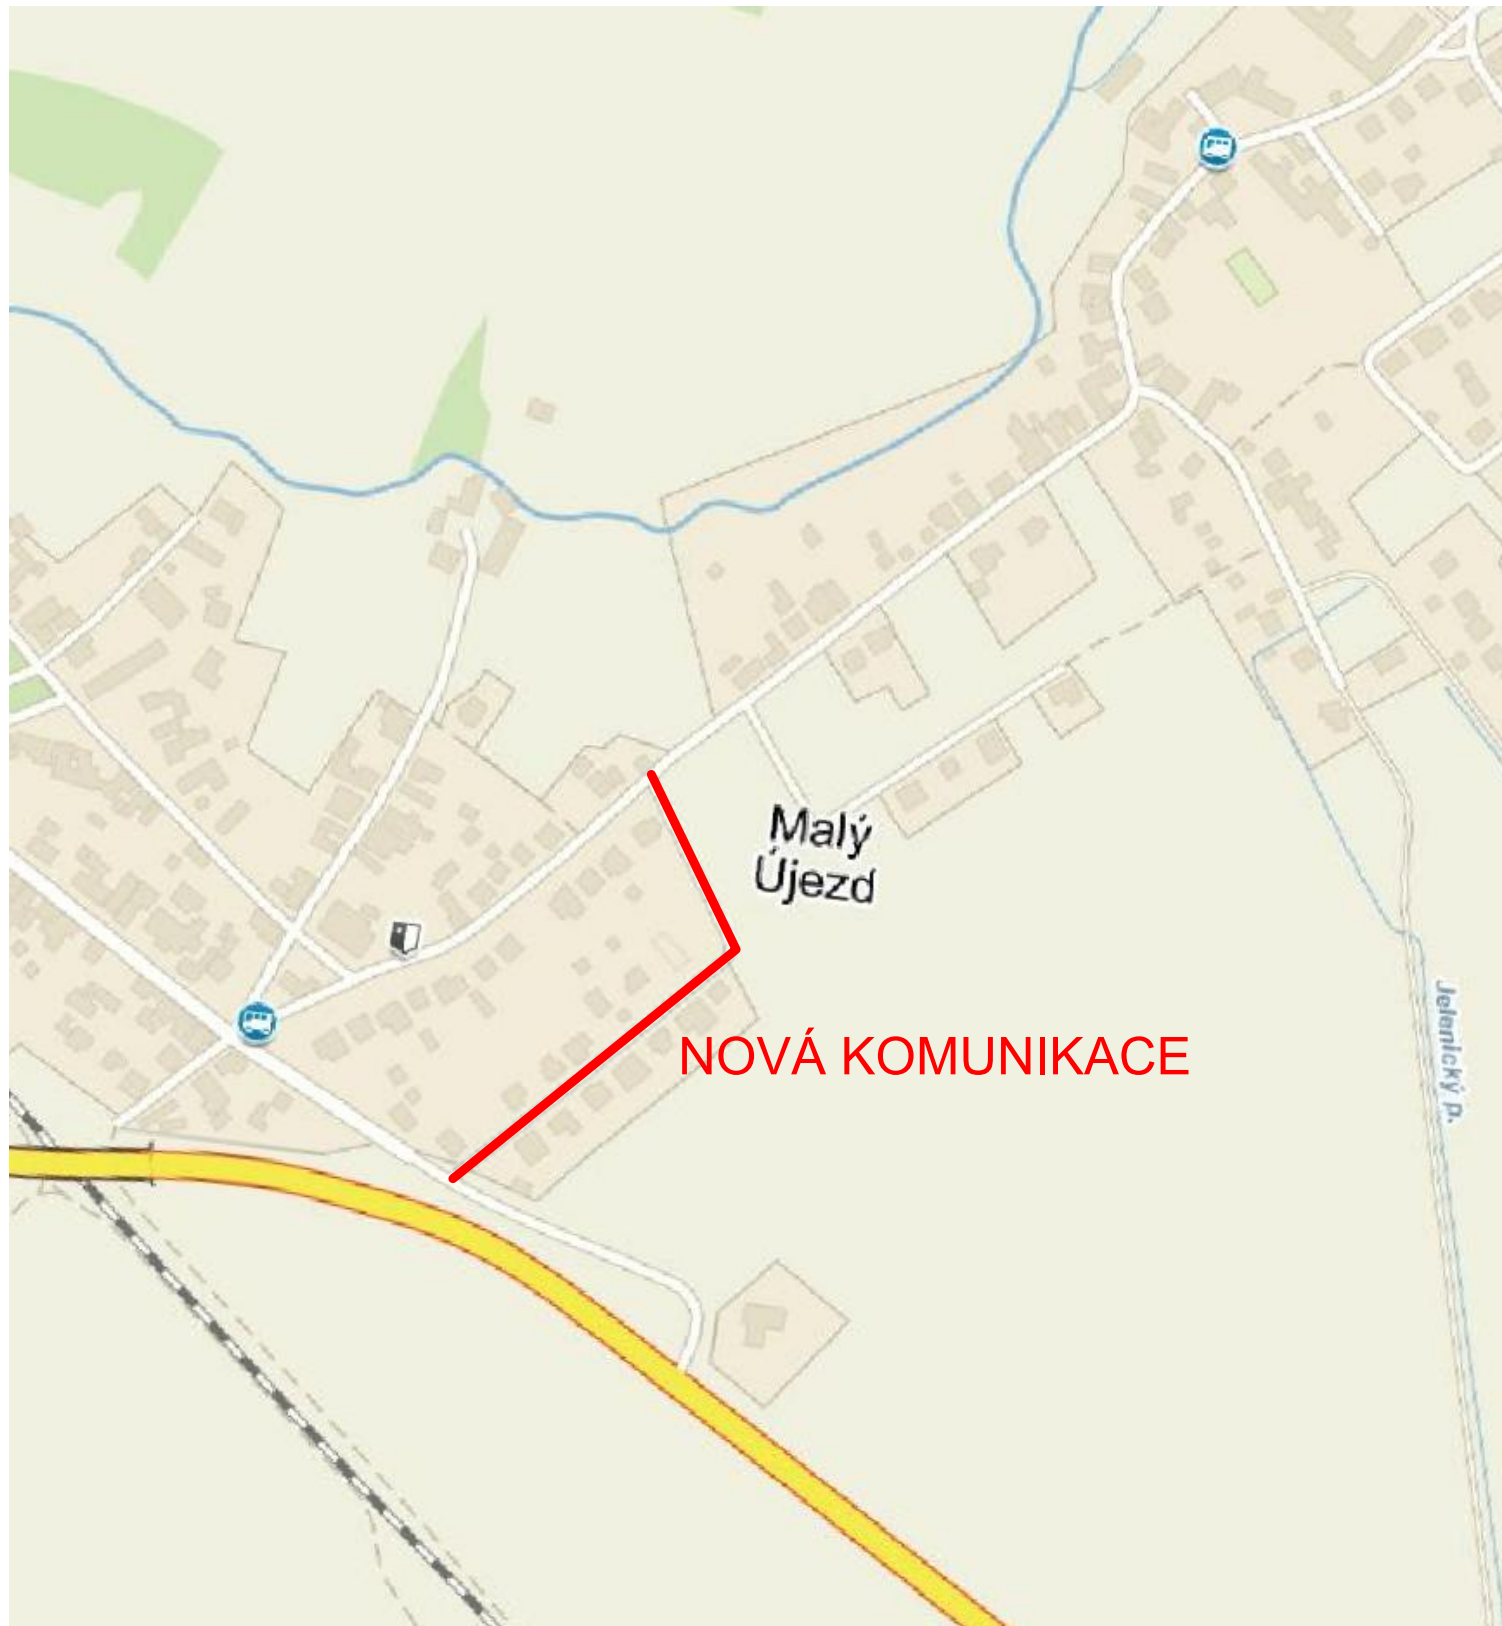

Změna:	c)		Provedl:		Dne:		Podpis:	
	b)							
	a)							
 Ing. Jiří Šír – VISTA Alešova 60, 400 01 Ústí nad Labem tel: 777 202 939, e-mail: jiri.sir@jirisir.cz, www.jirisir.cz Kontaktní adresa: Školní 296, 257 44 Netvořice			HLinž.projektu: - Projektant: Ing. Jiří Šír Vypracoval: Ing. Jiří Šír Kompletoval: -					
Objednatel: Obec Malý Újezd, Malý Újezd 95, 277 31 Malý Újezd			Datum: 06. 2016		FA4 1			
Stavba: Výstavba nové místní komunikace na p.p.č. 1079; 79/43, k.ú. Malý Újezd Změna stavby před dokončením Inženýrské objekty			Stupeň: Projekt RDS					
			Č.zak.: 02/2016					
			CAD: MALYUJEZD-SITUACE SVZT					
Obsah: Situace širších vztahů			16-X02RDS-311000					
-			Měřítko: 1:5000		č.přílohy: C.1.1			
			Kótováno v -					