


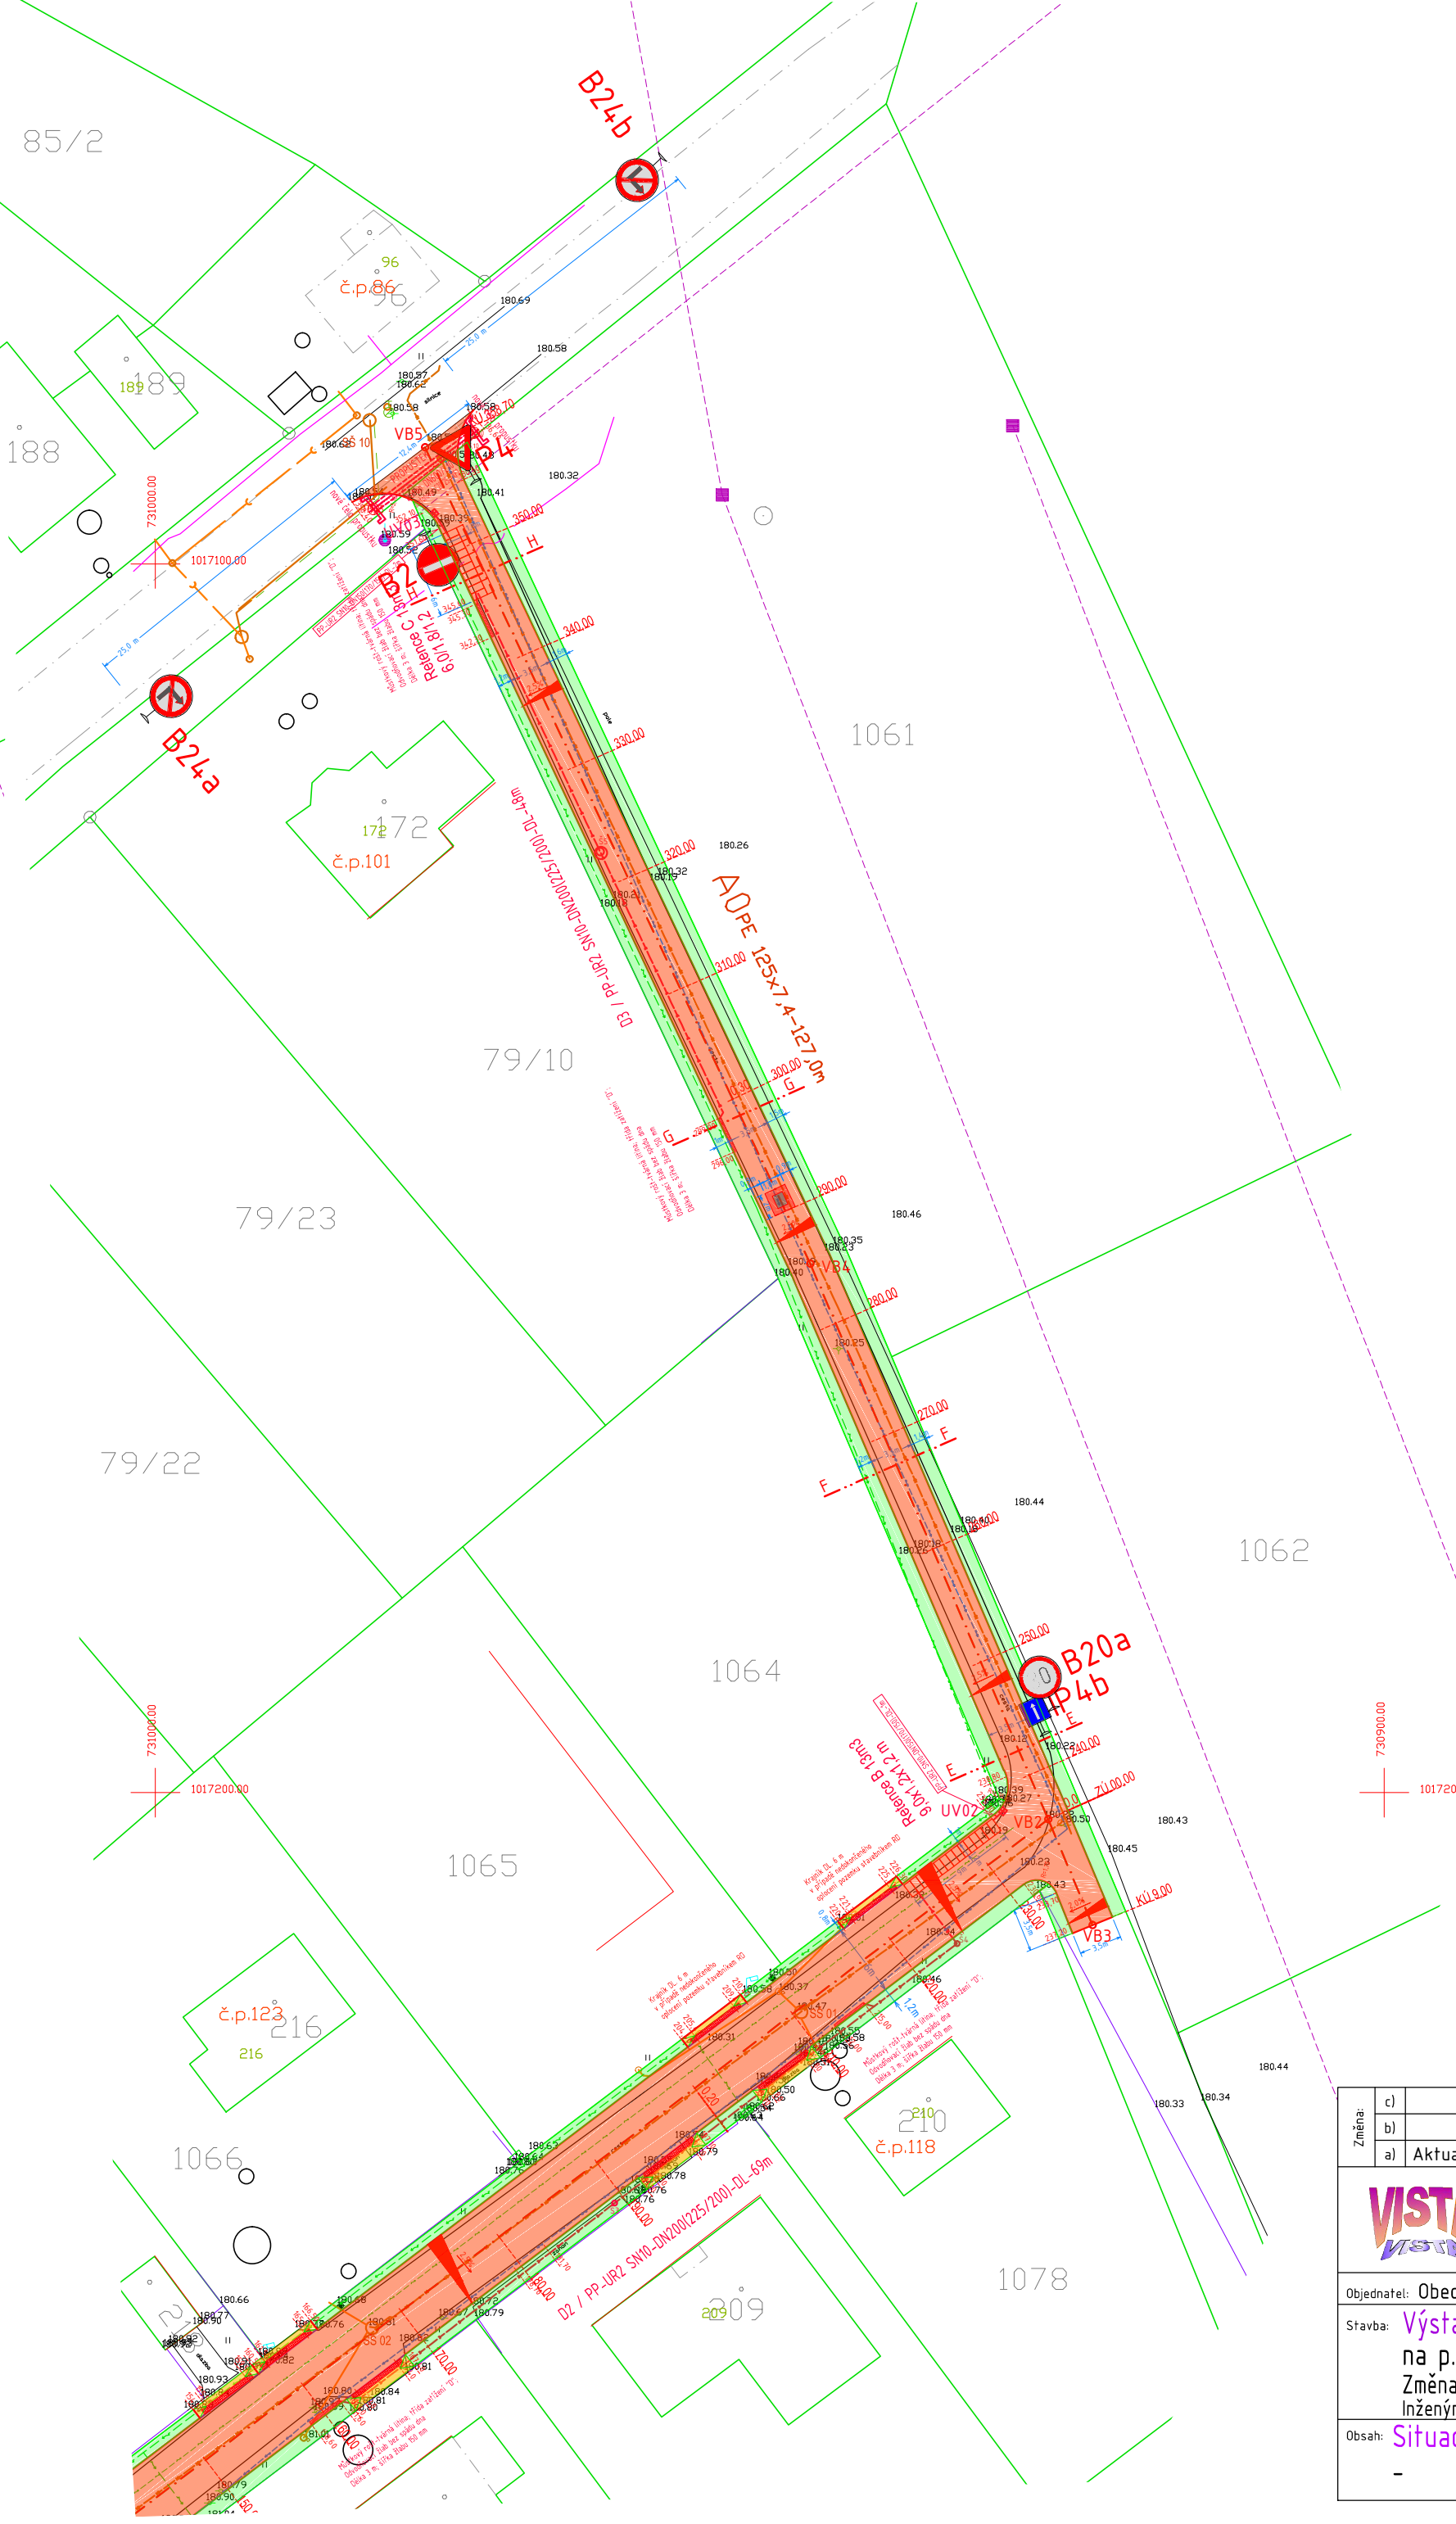

Souřadnice vytyčovací osy komunikace

VB1 X=-731115.26 Y=-1017345.05
VB2 X=-730927.34 Y=-1017202.18
VB4 X=-730946.72 Y=-1017156.96
VB5 X=-730978.07 Y=-1017090.52

VB2 X=-730927.34 Y=-1017202.18
VB3 X=-730923.74 Y=-1017210.78

LEGENDA ČAR A PRVKŮ

Stávající podzemní vedení IS

- podzemní vedení NN 400 V - Veřejné osvětlení
- podzemní vedení NN 400 V - ČEZ
- silové vedení vysokého napětí
- PTV - O2

- veřejný vodovod - zásobní řad
- veřejný vodovod - přípojka vody
- dešťová kanalizace - stávající
- podtlaková splašková kanalizace
- sš1 sběrná podtlaková šachta
- splašková kanalizační přípojka - gravitace

Nové, projektované IS a objekty

- dešťová kanalizace (D1 ; D2) PP-UR2 SN10-DN200(225/200)
- Š1-4 revizní průběžná/lomová šachtyce (plast) D 400 mm
- Š5 revizní kanalizační šachta skruže+kónus D 1000 mm
- linie silniční obruby
- podzemní zásakovací objekt (soustava systémových plastových boxů)
- uv1 typová uliční vpusť se čtvercovou mříží 500/500 m (řída "D") a separačním košem
- štěrbinová trouba - profil I-1 (400-450/500/4000 mm - bez vnitřního spádu)
- čistič kus vrcholový s litinovým rámem a s plastovým poklopem pro zatížení "D"
- vpustový kus s malým košem + skruž středová TBV 6a + šachetní dno TBV 1a s odtokem DN 150 mm

- Komunikace - asfaltový kryt
- Komunikace - vjezd na pozemek k RD - zámková dlažba Sedá (100/200/80mm)
- Komunikace - vjezd na pozemek k RD - zámková dlažba červená-nopy (100/200/80mm)
- Zelený pruh, tráva + výsadba keřů
- Zpomalovací polštář 5x 1800/2000/65mm

Zařena	c)		Provedl		Dne	09/2016	Projekt	
b)								
a)		Aktualizace						
Ing. Jiří Šír – VISTA Alešova 60, 400 01 Ústí nad Labem tel: 777 202 939, e-mail: jiri.sir@jirisir.cz, www.jirisir.cz Kontaktní adresa: Školní 296, 257 44 Netvořice			Hl.inž.projektu - Projektant: Ing. Jiří Šír Vypracoval: Ing. Jiří Šír Kompletoval: -					
Objednatel: Obec Malý Újezd, Malý Újezd 95, 277 31 Malý Újezd			Datum: 06. 2016		FAA 4			
Stavba: Výstavba nové místní komunikace na p.p.č. 1079; 79/43, k.ú. Malý Újezd Změna stavby před dokončením Inženýrské objekty			Stupeň: Projekt RDS		Č.zák.: 02/2016			
Obsah: Situace - koordinační výkres			CAD: MALÝ ÚJEZD - SITUACE KOMUNIKACE		16-X02RDS-311210			
			Měřítko: 1:500		Č.přílohy: C.1.1.2.1			
			Kótování v					