


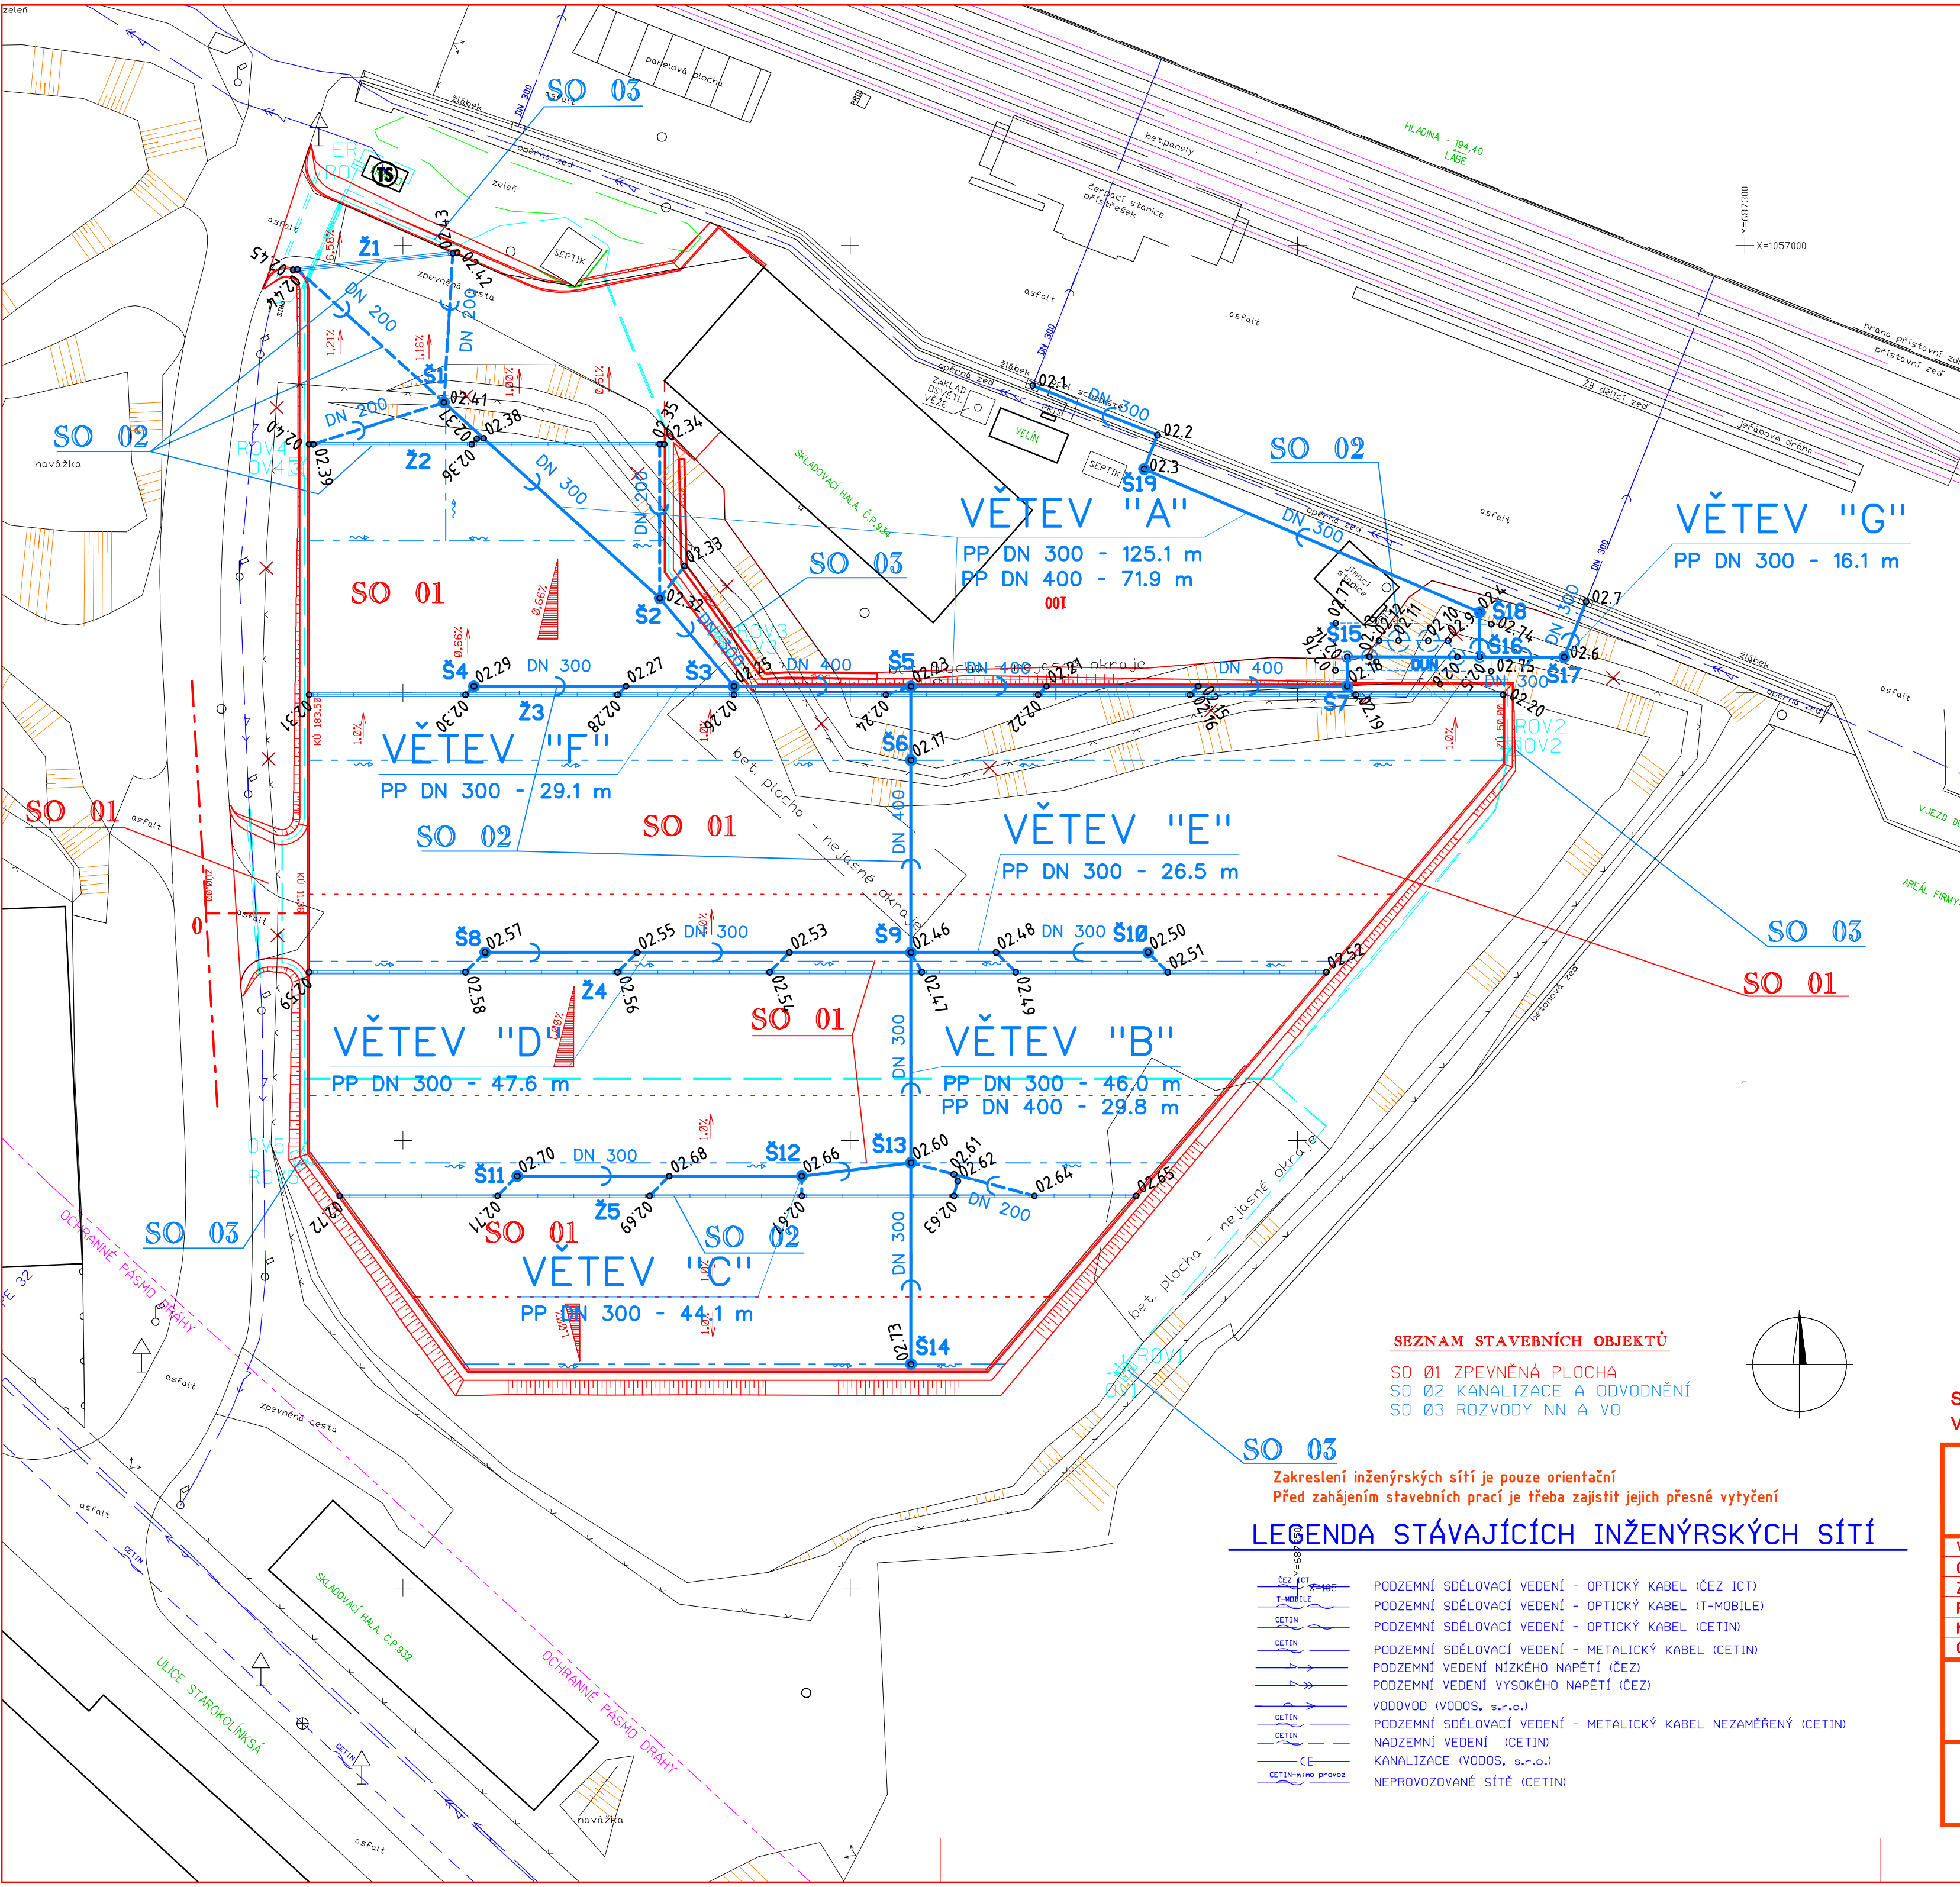

SO 02 Kanalizace a odvodnění

SEZNAM SOUŘADNIC VYTÝČOVACÍCH BODŮ:
č. bodu Y X

č. bodu	Y	X	Poznámka
02.1	687379.59	1057015.64	stávající horská vpust
02.2	687365.65	1057021.17	lom potrubí
02.3	687367.20	1057025.11	šachta Š19
02.4	687329.68	1057041.11	šachta Š18
02.5	687329.63	1057045.97	šachta Š16
02.6	687320.19	1057045.99	šachta Š17
02.7	687317.74	1057039.80	stávající horská vpust
02.8	687332.13	1057045.97	slučovací šachta
02.9	687333.17	1057044.16	lom potrubí
02.10	687335.38	1057044.16	odlučovač RL
02.11	687338.70	1057044.15	kalová jámka
02.12	687340.90	1057044.15	lom potrubí
02.13	687341.95	1057045.95	obtoková šachta
02.14	687344.45	1057045.94	šachta Š15
02.15	687361.00	1057049.25	napojení vpusti
02.16	687362.00	1057050.20	vpust
02.17	687393.20	1057057.50	šachta Š6
02.18	687344.45	1057049.25	šachta Š7
02.19	687343.50	1057050.20	vpust
02.20	687327.00	1057050.20	konec žlabu Ž3
02.21	687378.05	1057049.25	napojení vpusti
02.22	687379.00	1057050.20	vpust
02.23	687393.20	1057049.25	šachta Š5
02.24	687396.00	1057050.20	vpust
02.25	687413.00	1057049.25	šachta Š3
02.26	687413.00	1057050.20	vpust
02.27	687425.05	1057049.25	napojení vpusti
02.28	687426.00	1057050.20	vpust
02.29	687442.05	1057049.25	šachta Š4
02.30	687443.00	1057050.20	vpust
02.31	687460.50	1057050.20	konec žlabu Ž3
02.32	687421.28	1057039.41	šachta Š2
02.33	687418.51	1057035.82	vpust
02.34	687420.78	1057022.20	konec žlabu Ž2
02.35	687421.28	1057022.20	vpust
02.36	687442.28	1057022.20	vpust
02.37	687441.72	1057021.58	lom potrubí
02.38	687440.97	1057021.55	napojení vpusti
02.39	687460.00	1057022.20	vpust
02.40	687460.50	1057022.20	konec žlabu Ž2
02.41	687445.40	1057017.52	šachta Š1
02.42	687443.92	1057000.81	konec žlabu Ž1
02.43	687444.41	1057000.86	vpust
02.44	687461.77	1057002.66	vpust
02.45	687462.27	1057002.71	konec žlabu Ž1
02.46	687393.20	1057079.00	šachta Š9
02.47	687392.00	1057081.20	vpust
02.48	687383.70	1057079.00	napojení vpusti
02.49	687381.50	1057081.20	vpust
02.50	687366.70	1057079.00	šachta Š10
02.51	687364.50	1057081.20	vpust
02.52	687346.79	1057081.20	konec žlabu Ž4
02.53	687406.80	1057079.00	napojení vpusti
02.54	687409.00	1057081.20	vpust
02.55	687423.80	1057079.00	napojení vpusti
02.56	687426.00	1057081.20	vpust
02.57	687440.80	1057079.00	šachta Š8
02.58	687443.00	1057081.20	vpust
02.59	687460.50	1057081.20	konec žlabu Ž4
02.60	687393.20	1057102.50	šachta Š13
02.61	687388.41	1057103.79	napojení vpusti
02.62	687387.97	1057104.55	lom potrubí
02.63	687388.41	1057106.20	vpust
02.64	687379.41	1057106.20	vpust
02.65	687368.03	1057106.20	konec žlabu Ž5
02.66	687405.41	1057104.00	šachta Š12
02.67	687405.41	1057106.20	vpust
02.68	687420.21	1057104.00	napojení vpusti
02.69	687422.41	1057106.20	vpust
02.70	687437.21	1057104.00	šachta Š11
02.71	687439.41	1057106.20	vpust
02.72	687457.06	1057106.20	konec žlabu Ž5
02.73	687393.20	1057125.00	šachta Š14
02.74	687328.34	1057042.31	jáma pro DUN
02.75	687328.37	1057047.58	jáma pro DUN
02.76	687345.76	1057047.47	jáma pro DUN
02.77	687345.73	1057042.20	jáma pro DUN

SEZNAM STAVEBNÍCH OBJEKTŮ

SO 01 ZPEVNĚNÁ PLOCHA
SO 02 KANALIZACE A ODVODNĚNÍ
SO 03 ROZVODY NN A VO

SO 03

Zakreslení inženýrských sítí je pouze orientační
Před zahájením stavebních prací je třeba zajistit jejich přesné vytyčení

LEGENDA STÁVAJÍCÍCH INŽENÝRSKÝCH SÍTÍ

	PODZEMNÍ SDĚLOVACÍ VEDENÍ - OPTICKÝ KABEL (ČEZ ICT)
	PODZEMNÍ SDĚLOVACÍ VEDENÍ - OPTICKÝ KABEL (T-MOBILE)
	PODZEMNÍ SDĚLOVACÍ VEDENÍ - OPTICKÝ KABEL (CETIN)
	PODZEMNÍ SDĚLOVACÍ VEDENÍ - METALICKÝ KABEL (CETIN)
	PODZEMNÍ VEDENÍ NÍZKÉHO NAPĚTÍ (ČEZ)
	PODZEMNÍ VEDENÍ VYSOKÉHO NAPĚTÍ (ČEZ)
	VODOVOD (VODOS, s.r.o.)
	PODZEMNÍ SDĚLOVACÍ VEDENÍ - METALICKÝ KABEL NEZAMĚŘENÝ (CETIN)
	NADZEMNÍ VEDENÍ (CETIN)
	KANALIZACE (VODOS, s.r.o.)
	NEPROVOZOVANÉ SÍTĚ (CETIN)

SOUŘADNICOVÝ SYSTÉM S-JTSK
VÝŠKOVÝ SYSTÉM Bpv

Přesnost vytyčení musí odpovídat povoleným odchylkám dle:
ČSN 73 0420-1 Základní požadavky
ČSN 73 0420-2 Vytyčovací odchylky

		TRANSCONSULT s.r.o.	
Nerudova 37, 500 02 Hradec Králové			
Vedoucí projektu	Ing. Shejbal	Středisko:	3
Odpovědný projektant	Ing. Vrabcová	Vedoucí:	Ing. Shejbal
Zpracovatel	Ing. Vrabcová	Zak. číslo	182830001
Přezkoušel	Ing. Shejbal	Arch. č.: 03418	Formát: 6 A4
Kontroloval	Ing. Pravda	Datum:	11/2018
Objednatel:	T-PORT spol. s r.o., Praha	Účel:	změna DSP+PDPS
SO.01 - PLOCHA PRO KOMBINOVANOU DOPRAVU V PROSTORU VEŘEJNÉHO PŘÍSTAVU KOLÍN STAVEBNÍ ČÁST SO 02 KANALIZACE A ODVODNĚNÍ			Část dok. C.2
SITUACE A VYTÝČOVACÍ VÝKRES			Měřítko 1:500 Č. výkresu 2