




VÝKOPY
PŮDORYS 1:100

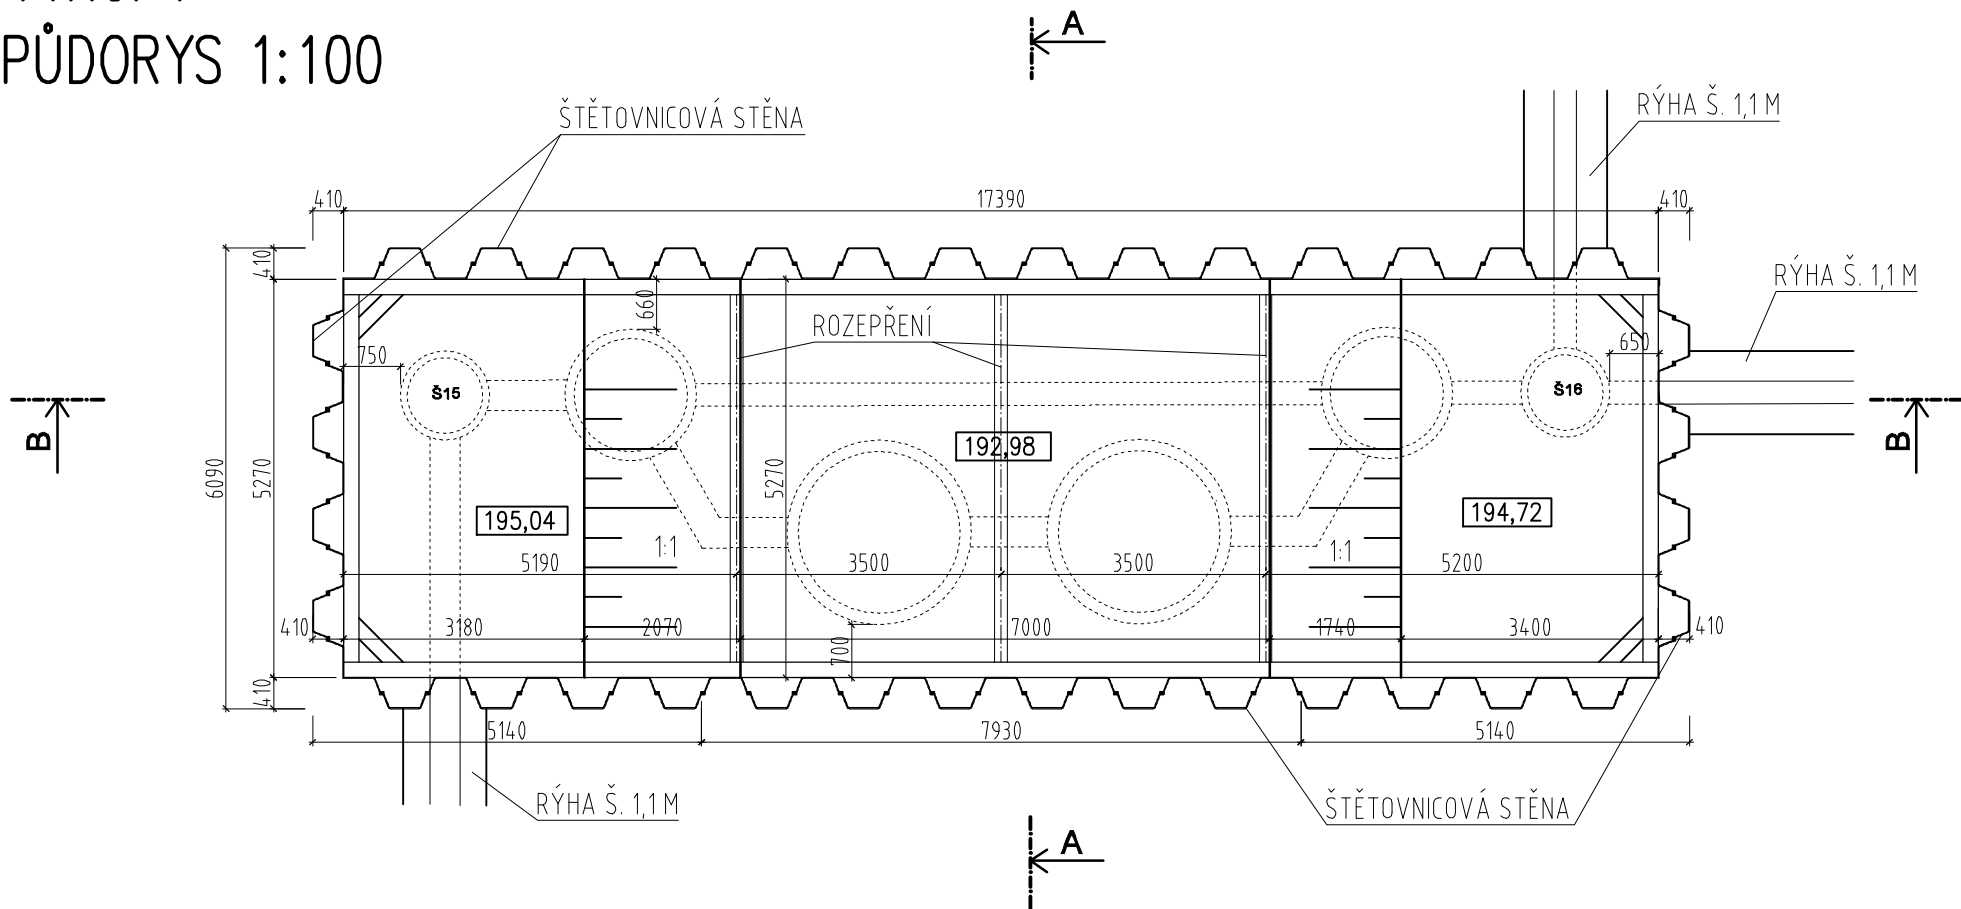


 
ŘEZ B-B 1:100

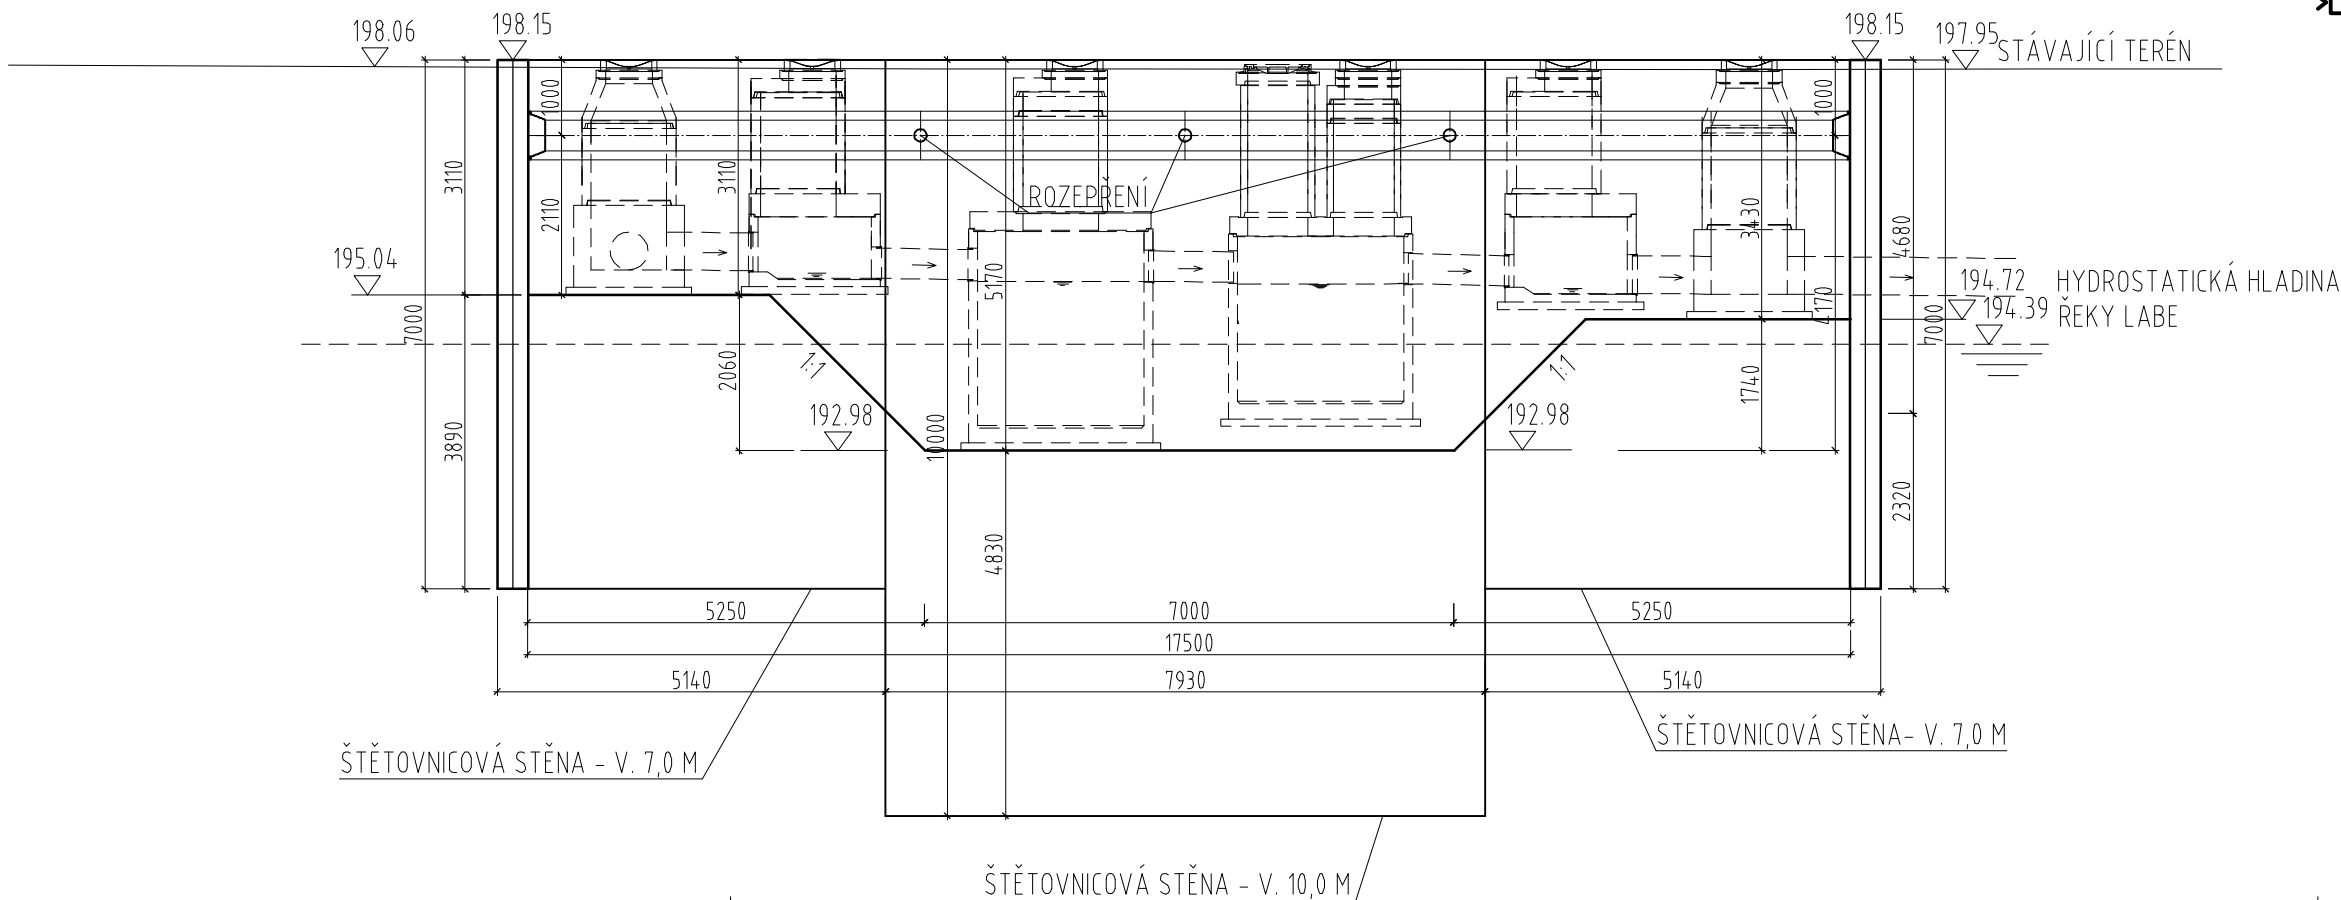

ŘEZ A-A 1:100

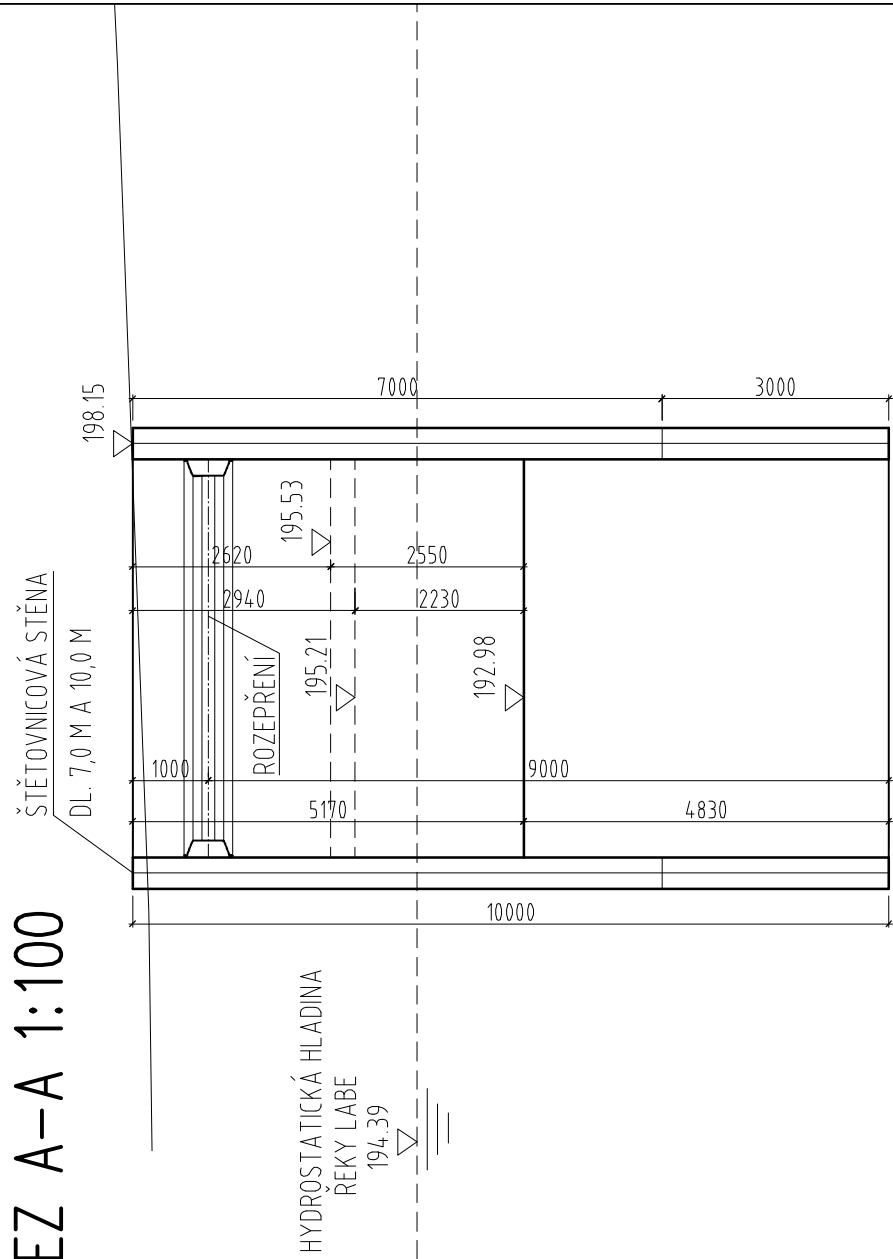

SOUŘADNICOVÝ SYSTÉM S-JTSK
VÝŠKOVÝ SYSTÉM BpV

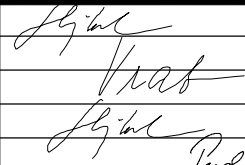 TRANSCONSULT s.r.o. Nerudova 37, 500 02 Hradec Králové			
Vedoucí projektu	Ing. Shejbal		Středisko 3
Odpovědný projektant	Ing. Vrabcová		Vedoucí: Ing. Shejbal
Zpracovatel	Ing. Vrabcová		Zak. číslo 1 8 2 8 3 0 0 1
Přezkoušel	Ing. Shejbal		Arch.č.: 03418 Formát: 3 A4
Kontroloval	Ing. Pravda		Datum: 11/2018
Investor	T-PORT spol. s r.o. Praha	Účel: změna DSP + PDPS	
SO.01 - PLOCHA PRO KOMBINOVANOU DOPRAVU V PROSTORU VEŘEJNÉHO PŘÍSTAVU KOLÍN			Část dok.
STAVEBNÍ ČÁST			C.2
SO 02 KANALIZACE A ODVODNĚNÍ			
VÝKOPY PRO DUN			Č.výkresu 7
			Měřítko 1:100