

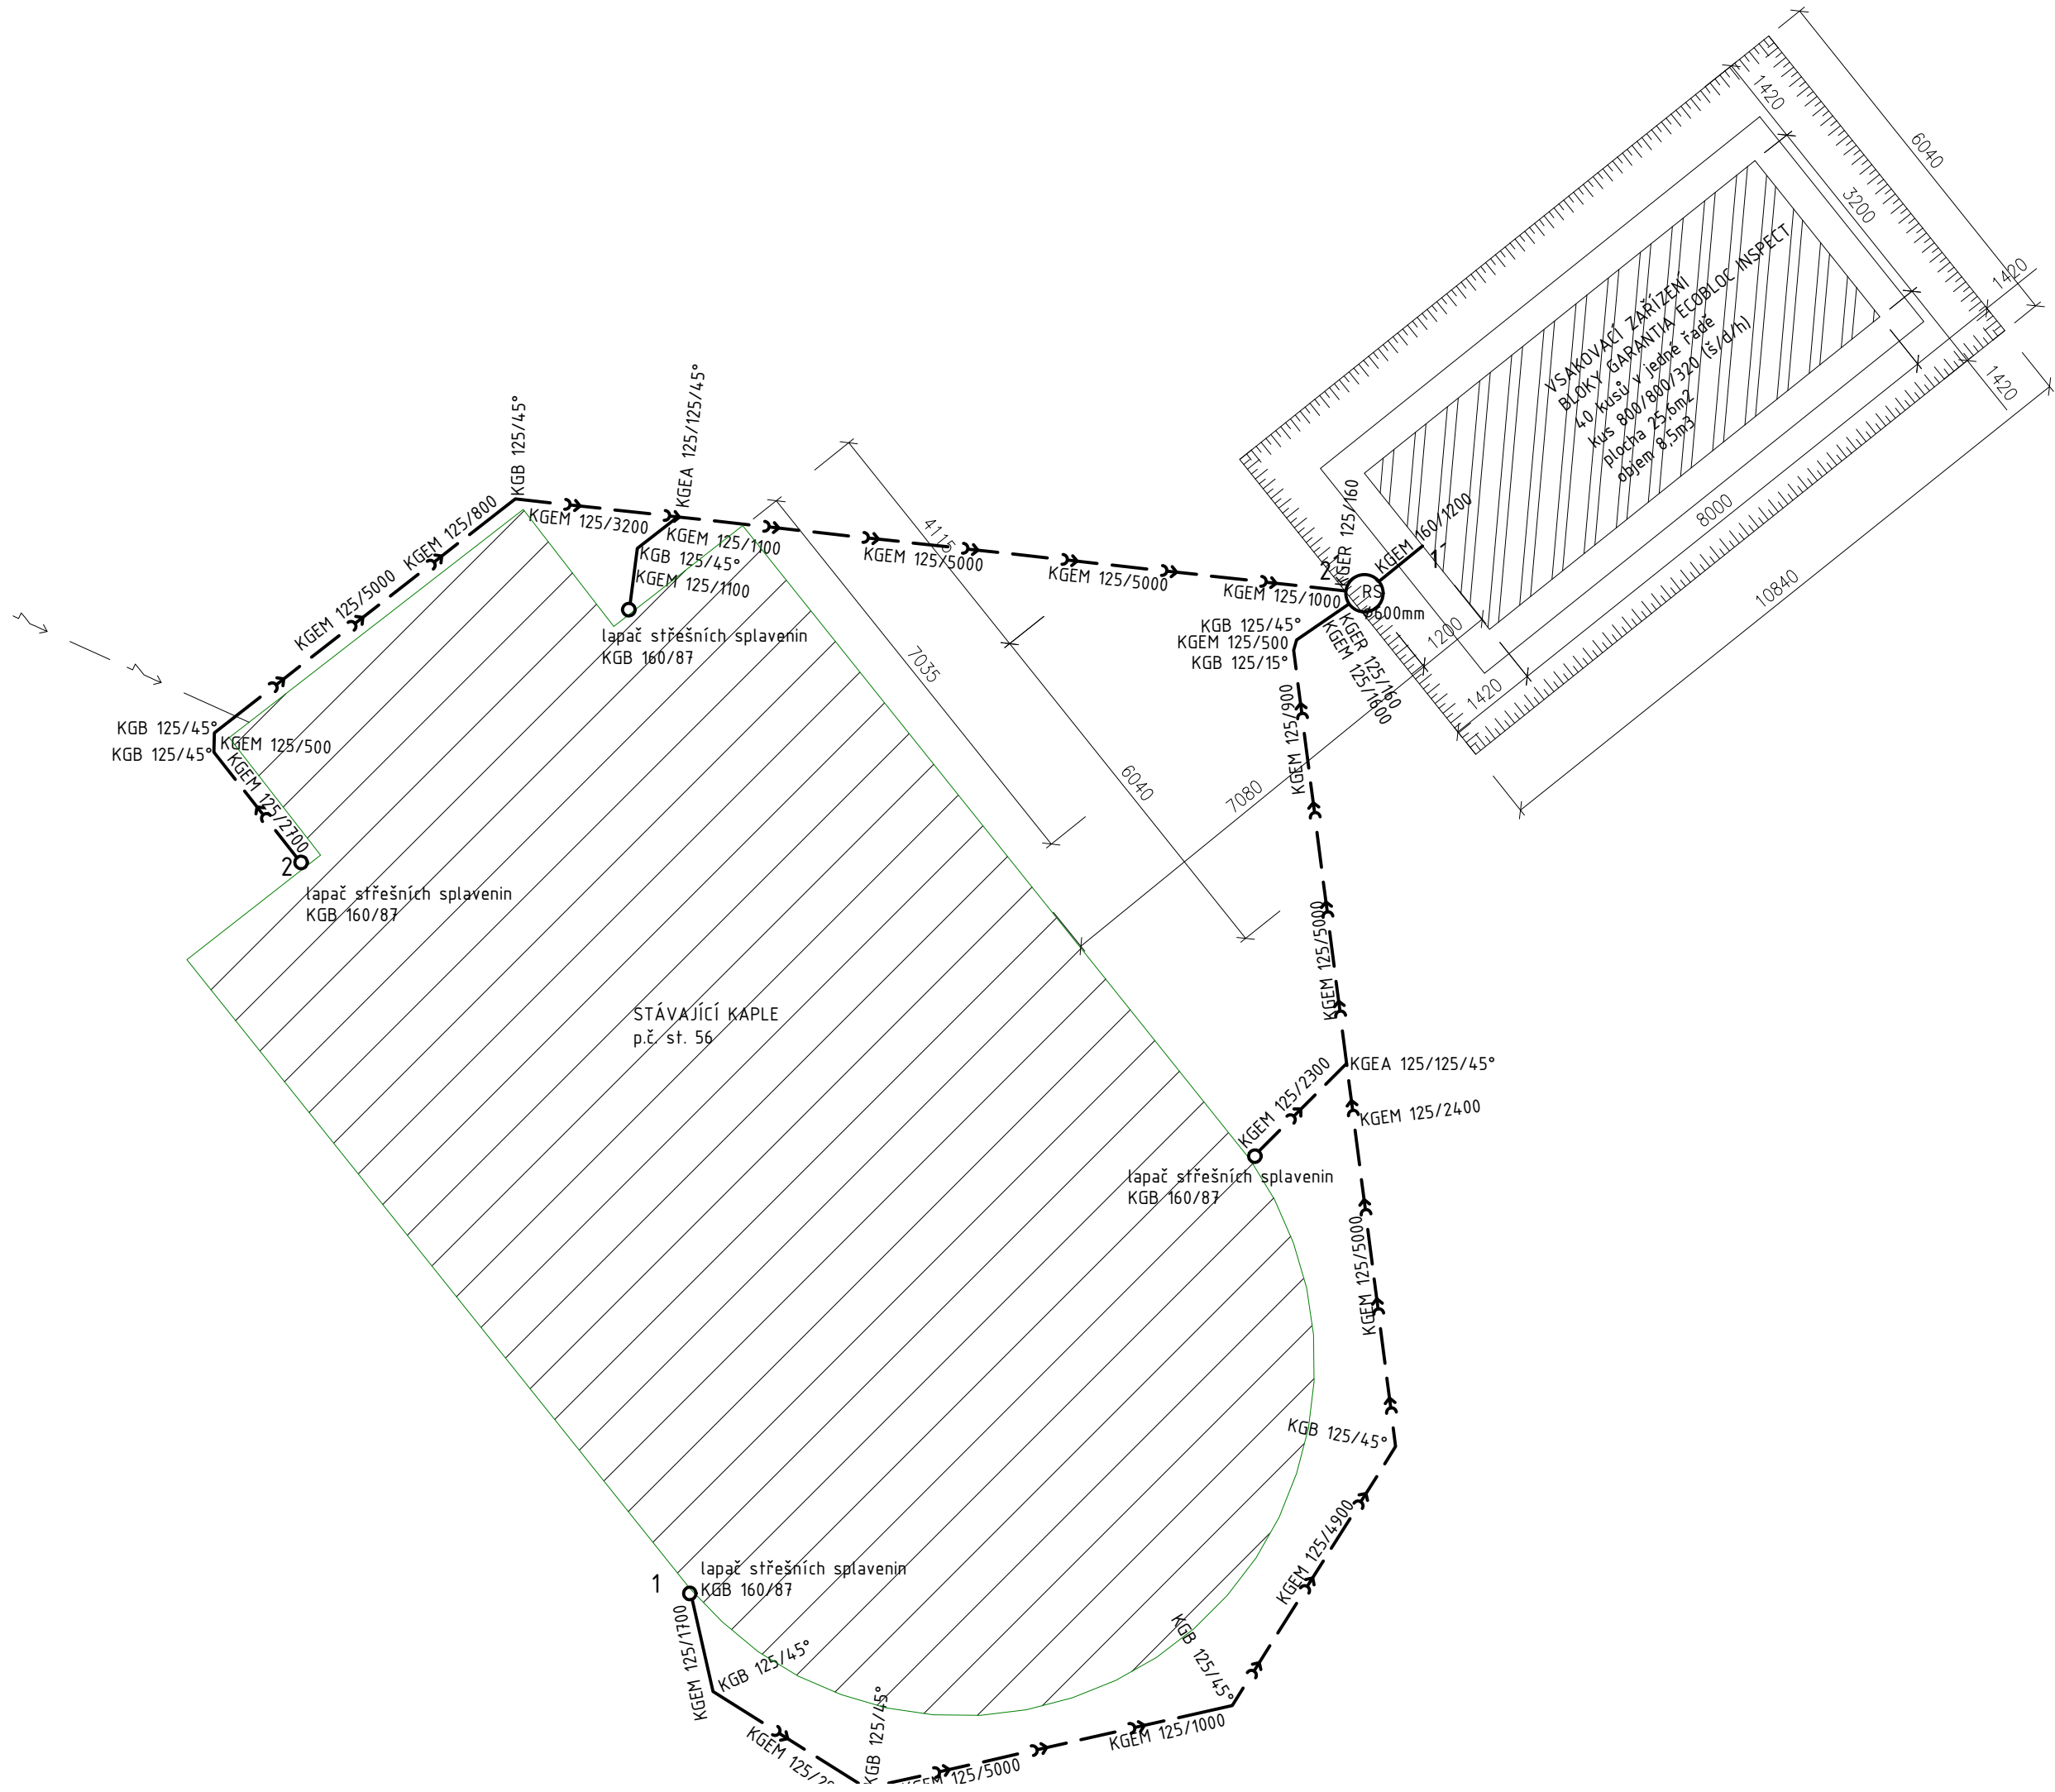
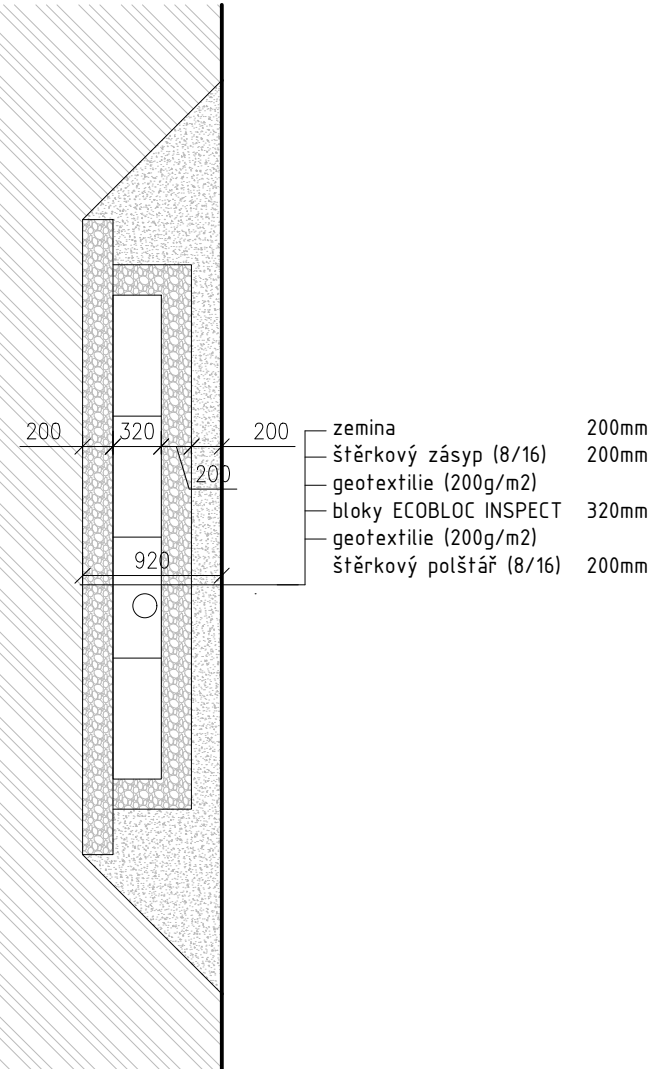
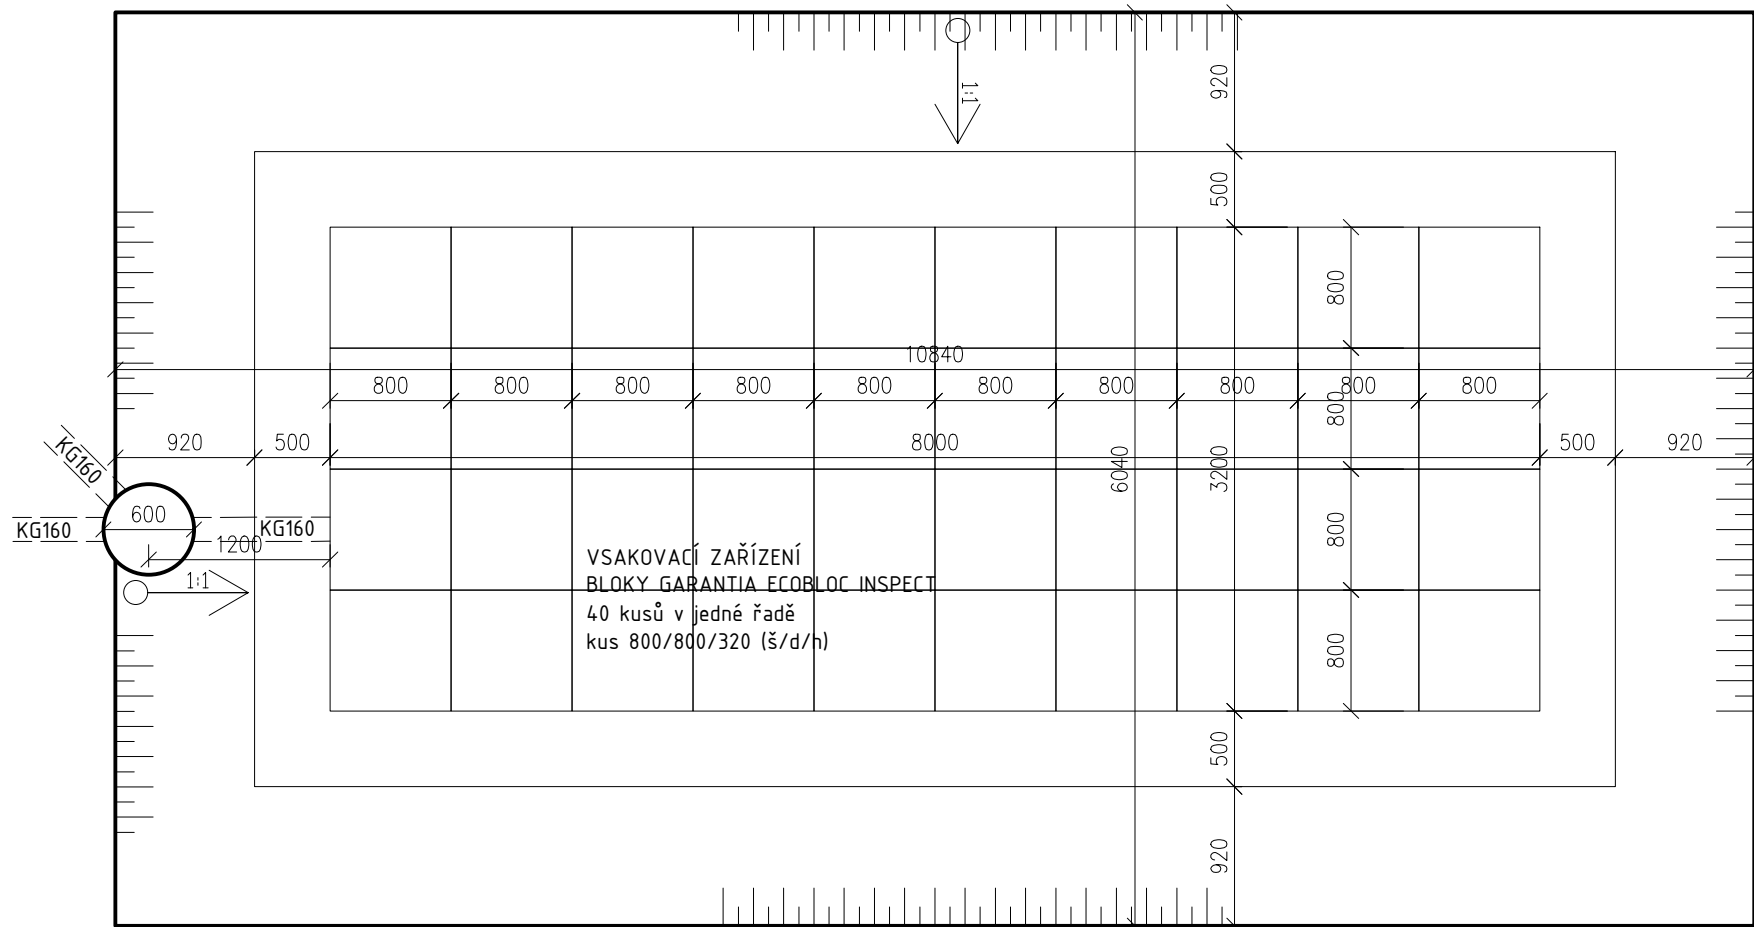


- LEGENDA:
- Navržená přípojka NN (řešeno samostatně)
 - Navržené rozvody dešťové kanalizace KG DN125 - 160, SN4
 - VO Vsakovací objekt - 8000x3200x320mm - viz výkres
Tvořeno vsakovacími kloty Garantia Ecobloc
Plocha 25,6m2, objem 8,2m3
 - RŠ Navrhovaná revizní šachta Ø600mm
 - Navrhovaný vsakovací objekt
 - Stávající objekt Kaple sv. Ducha a Božího Hrobu v Liběchově


- POZNÁMKA:
- před započítáním výkopových prací budou provedeny sondy v trase budoucí kanalizace z důvodu zjištění přesné hloubky skalního podkladu
 - v případě zjištění skalního podkladu v trase nebo v místě vsakovacího zařízení, bude návrh změněn
 - k sondážním pracem bude přivolán archeologický dozor

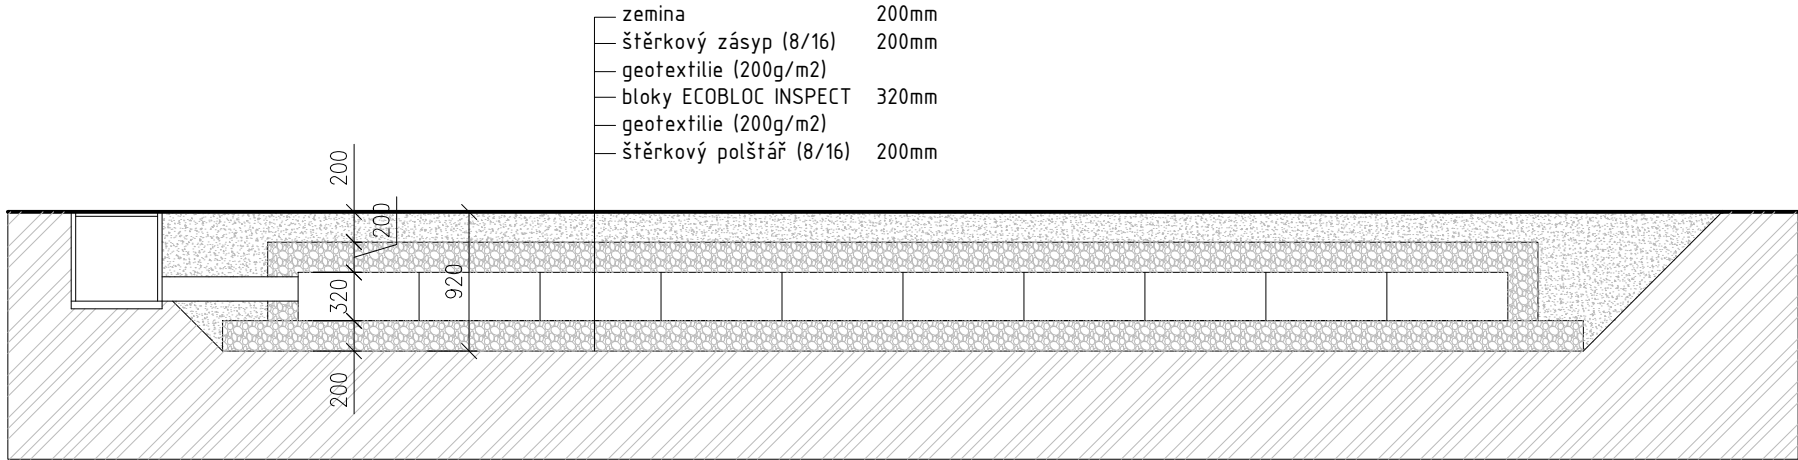

NEJMENŠÍ DOVOLENÉ VZDÁLENOSTI PŘI SOUBĚHU A KŘÍŽENÍ KANALIZACE

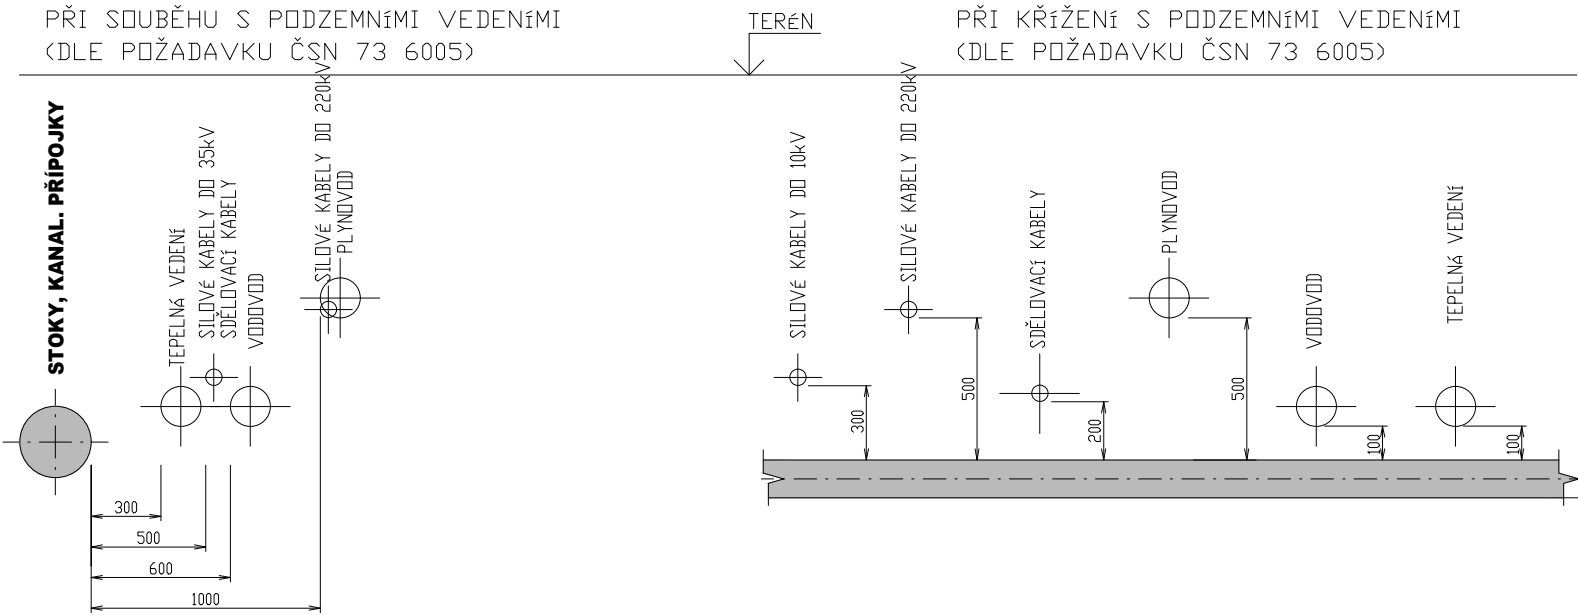

ŘEZ ULOŽENÍM KANALIZAČNÍHO POTRUBÍ

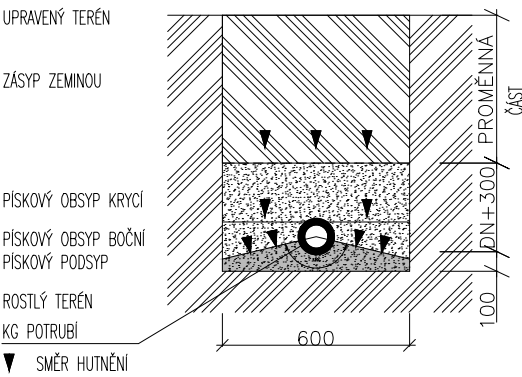

OZN.	POPIS REVIZE	AUTOR	DATUM

+ 0,000 = 123,300 m n. m.		Souřadný systém: S-JTSK Výškový systém: Bpv	
NÁZEV AKCE: Rekonstrukce kaple sv. Ducha a Božího Hrobu v Liběchově		ADRESA STAVBY: Liběchov SO 01 - Rekonstrukce objektu	
INVESTOR:  Město Liběchov Rumburská 53, 277 21 Liběchov IČ: 00237019, DIČ: CZ00237019	Č. ZAKÁZKY: 2019-005		PARÉ: DATUM: 12/2019
GENERÁLNÍ PROJEKTANT:  DigiTry Ar Technologies s.r.o. V Jámě 1/699, 110 00 Praha 1 - Nové Město IČ: 01930249		HLAVNÍ PROJEKTANT: Ing. Martin Hulan	
PROJEKTANT ČÁSTI:  TZB PROJEKT Anenská 121, 735 52 Bohumín-Záblatí IČO: 73744255 DIČ: CZ7609235150		ZODPOVĚDNÝ PROJEKTANT ČÁSTI: Jiří Kolář VYPRACOVAL: Tomáš Keppert	
STUPEŇ: Dokumentace pro provádění stavby		DPS	ČÁST: E10 - dešťová kanalizace
NÁZEV PŘÍLOHY: Dešťová kanalizace - půdorys		INDEX ČÁSTI: D.1.4.2 FORMÁT: 8xA4	REVIZE: MĚŘÍTKO: 1:50
		Č. PŘÍLOHY: 01	