


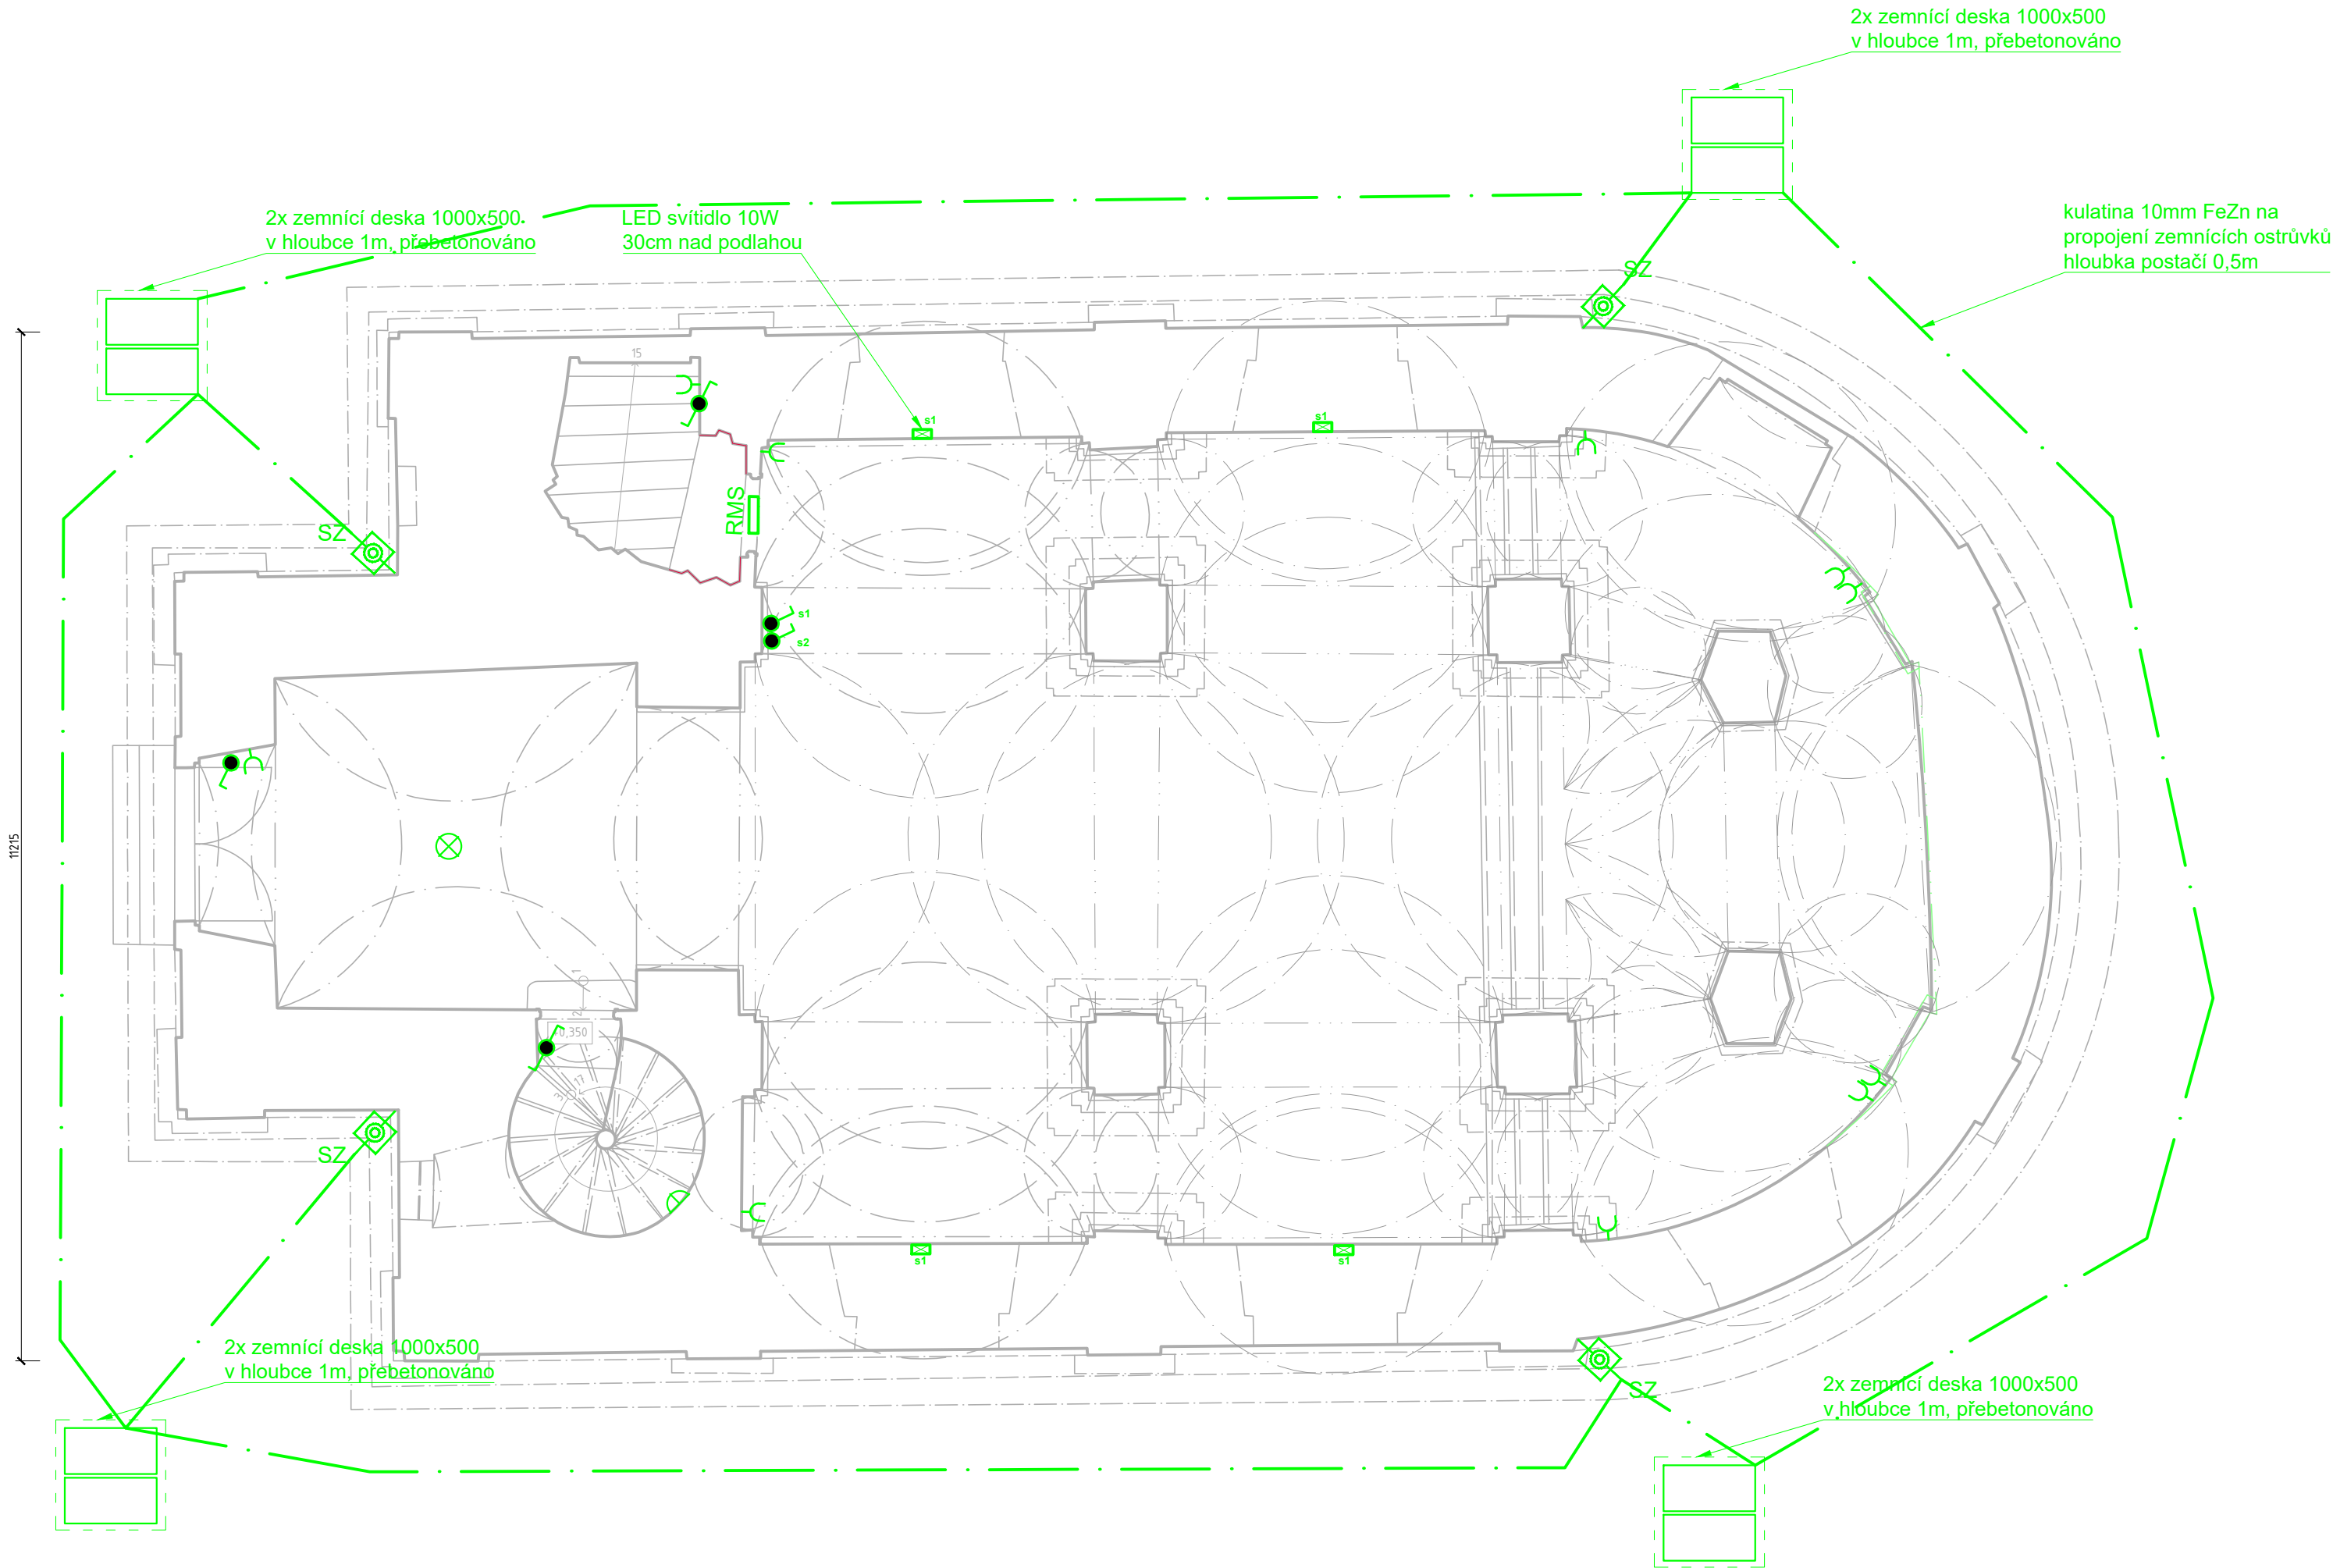

LEGENDA ZNAČEK SILNOPROUDU

- Rozvaděč modulový, zapuštěný
- Jednonásobná zásuvka 230V/16A 50Hz, krytí IP20
- Vypínač řazení č.1 230V/10A 50Hz, krytí IP20
- Vypínač řazení č.6 230V/10A 50Hz, krytí IP20
- Vypínač řazení č.5 230V/10A 50Hz, krytí IP20
- Optickokouřový hlásič, napojený na EZS
- Lineární hlásič kouře
- Držák s odrazkou do 50m

OZN.	POPIS REVIZE	AUTOR	DATUM



± 0,000 = 123,300 m n. m.

Souřadný systém: S-JTSK
Výškový systém: Bpv

NÁZEV AKCE: Rekonstrukce kaple sv. Ducha a Božího hrobu v Liběchově		ADRESA STAVBY: Liběchov	
		S0 01 – Rekonstrukce objektu	
INVESTOR: Město Liběchov Rumburská 53, 277 21 Liběchov IČ: 00237019, DIČ: CZ00237019	Č. ZAKÁZKY: 2019-005		PARÉ:
	DATUM: 01/2020		
GENERÁLNÍ PROJEKTANT:  DigiTry Art Technologies s.r.o. V Jámě 1/699, 110 00 Praha 1 – Nové Město IČ: 01930249	HLAVNÍ PROJEKTANT: Ing. Martin Hulan		
PROJEKTANT ČÁSTI:  Projekční a dodavatelská společnost Ječmínkova 7, 628 00 Brno mob. 602564661 EMART plus, s.r.o. Ječmínkova 2925/7, 628 00 Brno IČ: 26924889	ZODPOVĚDNÝ PROJEKTANT ČÁSTI: Ing. Miroslav Semerád VYPRACOVAL: Alois Vágner		
STUPEŇ: Dokumentace pro provedení stavby	DPS	ČÁST: D10 – elektroinstalace	
NÁZEV PŘÍLOHY:	INDEX ČÁSTI: D.A.1.4.1 FORMÁT: 3x A4	REVIZE: 0 MĚŘÍTKO: 1:50	Č. PŘÍLOHY: 4.3
PŮDORYS 1NP			