


C.2.1. KOORDINAČNÍ SITUACE

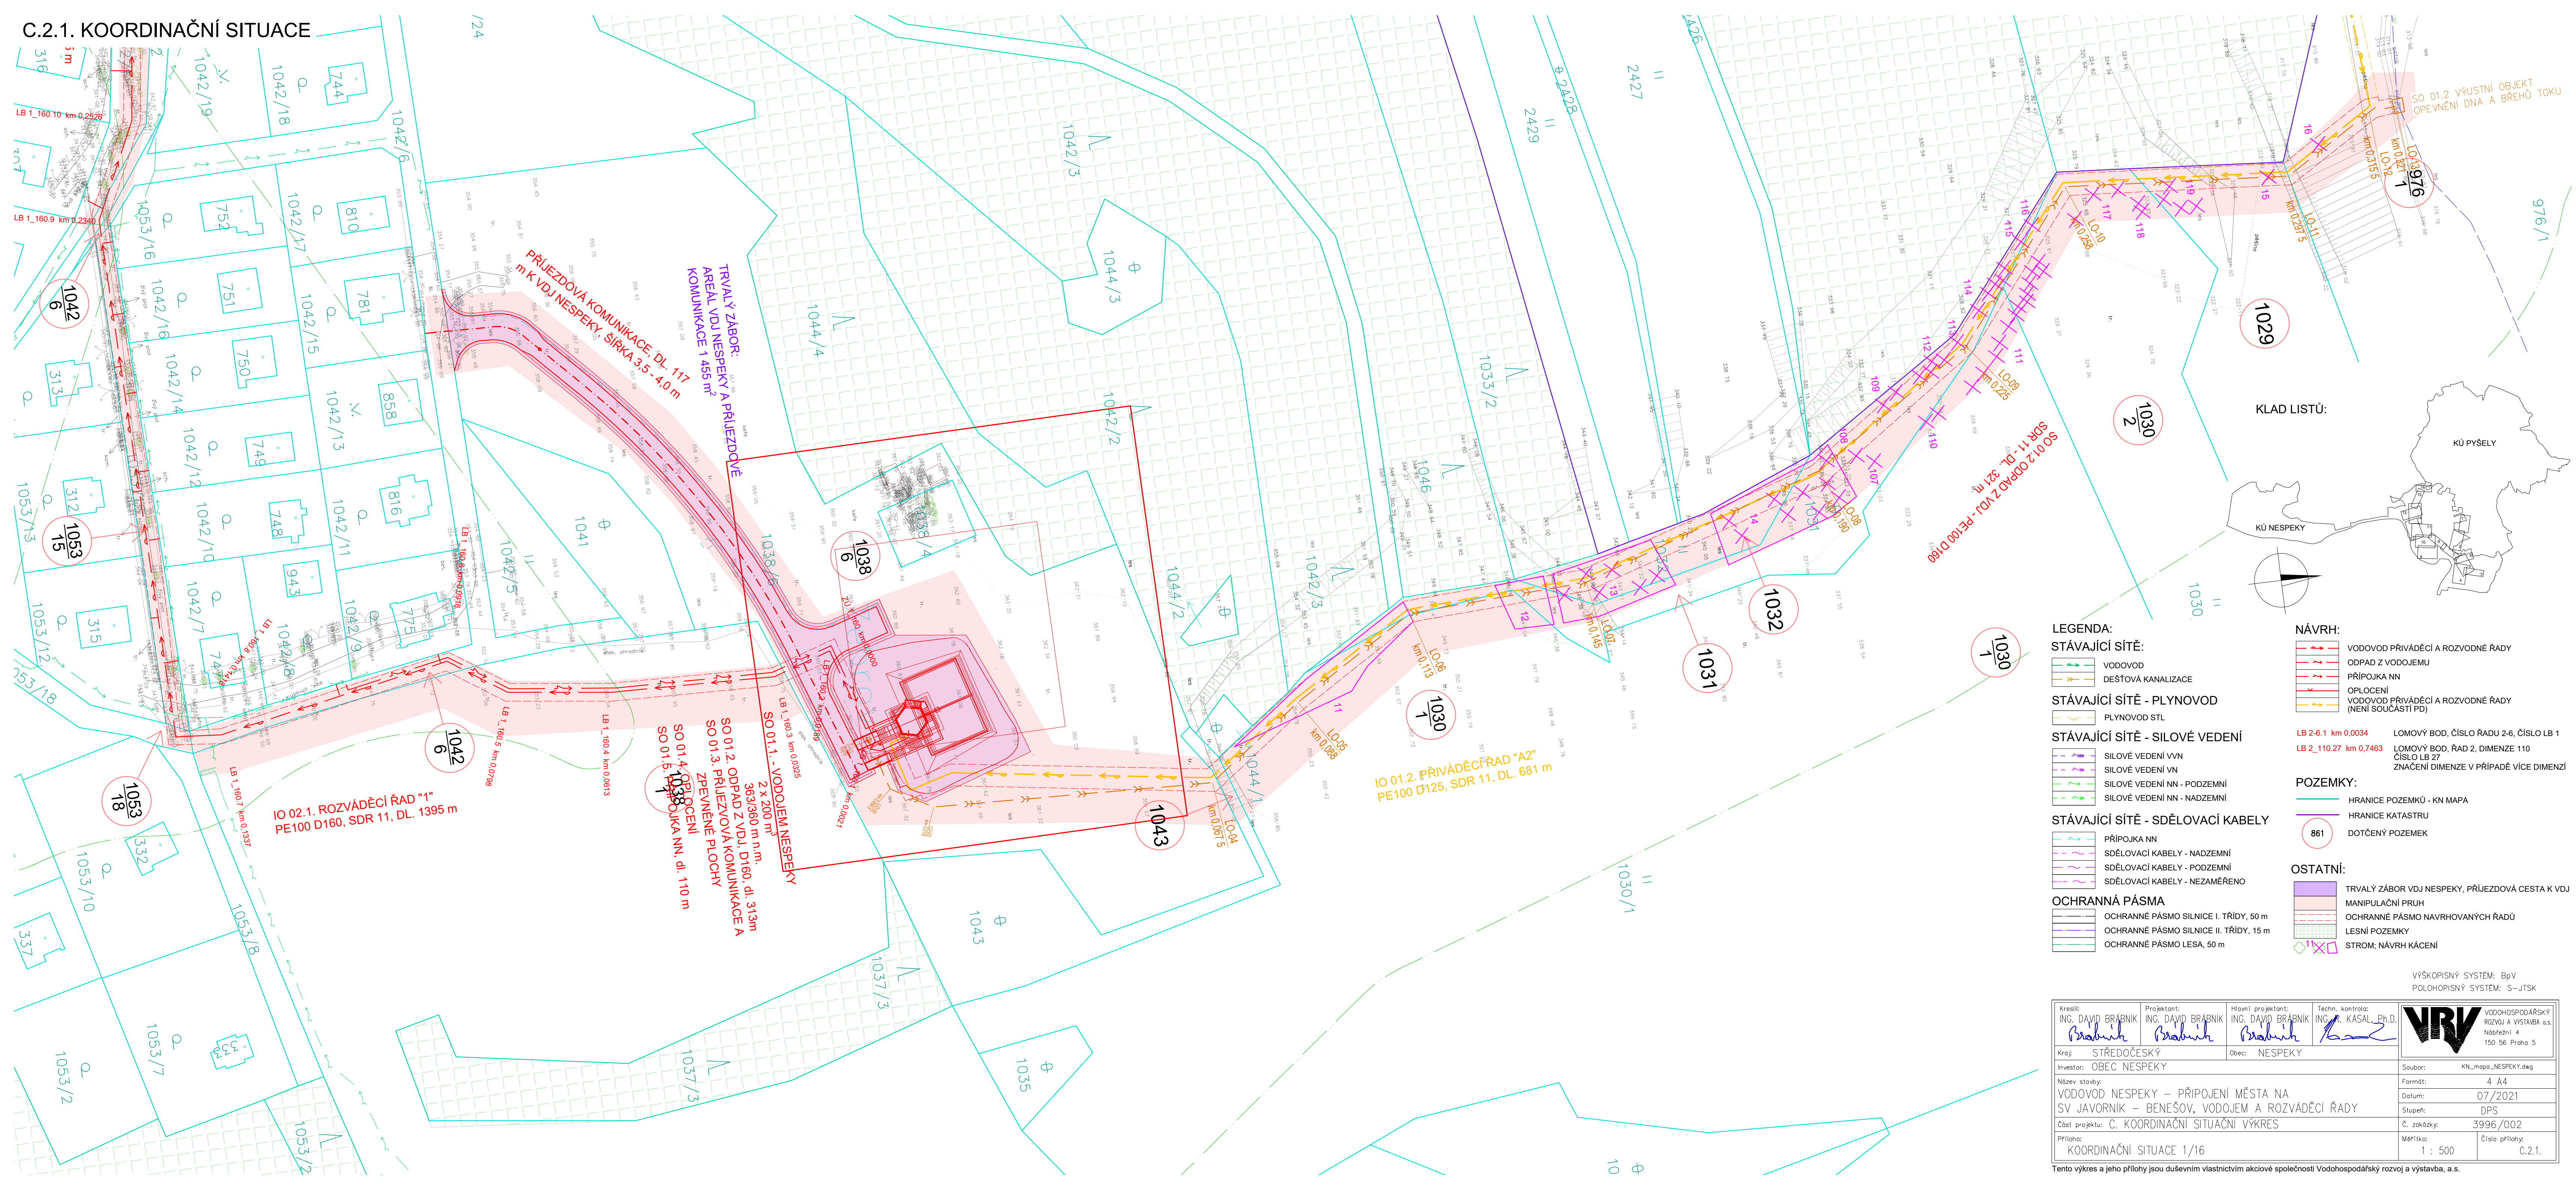

VÝŠKOPISNÝ SYSTÉM: BpV
POLOHOVISNÝ SYSTÉM: S-JTSK

Kreslí: ING. DAVID BRÁBNÍK <i>Brabník</i>	Projektant: ING. DAVID BRÁBNÍK <i>Brabník</i>	Hlavní projektant: ING. DAVID BRÁBNÍK <i>Brabník</i>	Techn. kontrola: ING. R. KASAL_Ph.D. <i>Kasal</i>	 VODOHOSPODÁŘSKÝ ROZVOJ A VÝSTAVBA a.s. Nábožní 4 150 56 Praha 5
Kraj: STŘEDOČESKÝ	Investor: OBEC NESPEKY	Obec: NESPEKY		
Název stavby: VODOVOD NESPEKY – PŘIPOJENÍ MĚSTA NA SV JAVORNÍK – BENEŠOV, VODOJEM A ROZVADĚČÍ ŘÁDY Část projektu: C. KOORDINAČNÍ SITUAČNÍ VÝKRES				Soubor: KN_mapa_NESPEKY.dwg Formát: A 4 Datum: 07/2021 Stupeň: DPS Č. zakázky: 3996/002
Příloha: KOORDINAČNÍ SITUACE 1/16				Měřítko: 1 : 500 Číslo přílohy: C.2.1.

Tento výkres a jeho přílohy jsou duševním vlastnictvím akciové společnosti Vodohospodářský rozvoj a výstavba, a.s.