


LEGENDA:

- NOVÝ VODOJEM, OPLOCENÍ
- NOVÉ VODOVODNÍ POTRUBÍ
- NOVÝ ODPAD Z VDJ
- NOVÁ PŘÍJEZDOVÁ KOMUNIKACE A ZPEVNĚNÉ PLOCHY
- PŘÍPOJKA NN
- MANIPULAČNÍ PRUH
- OCHRANNÉ PÁSMO LESA

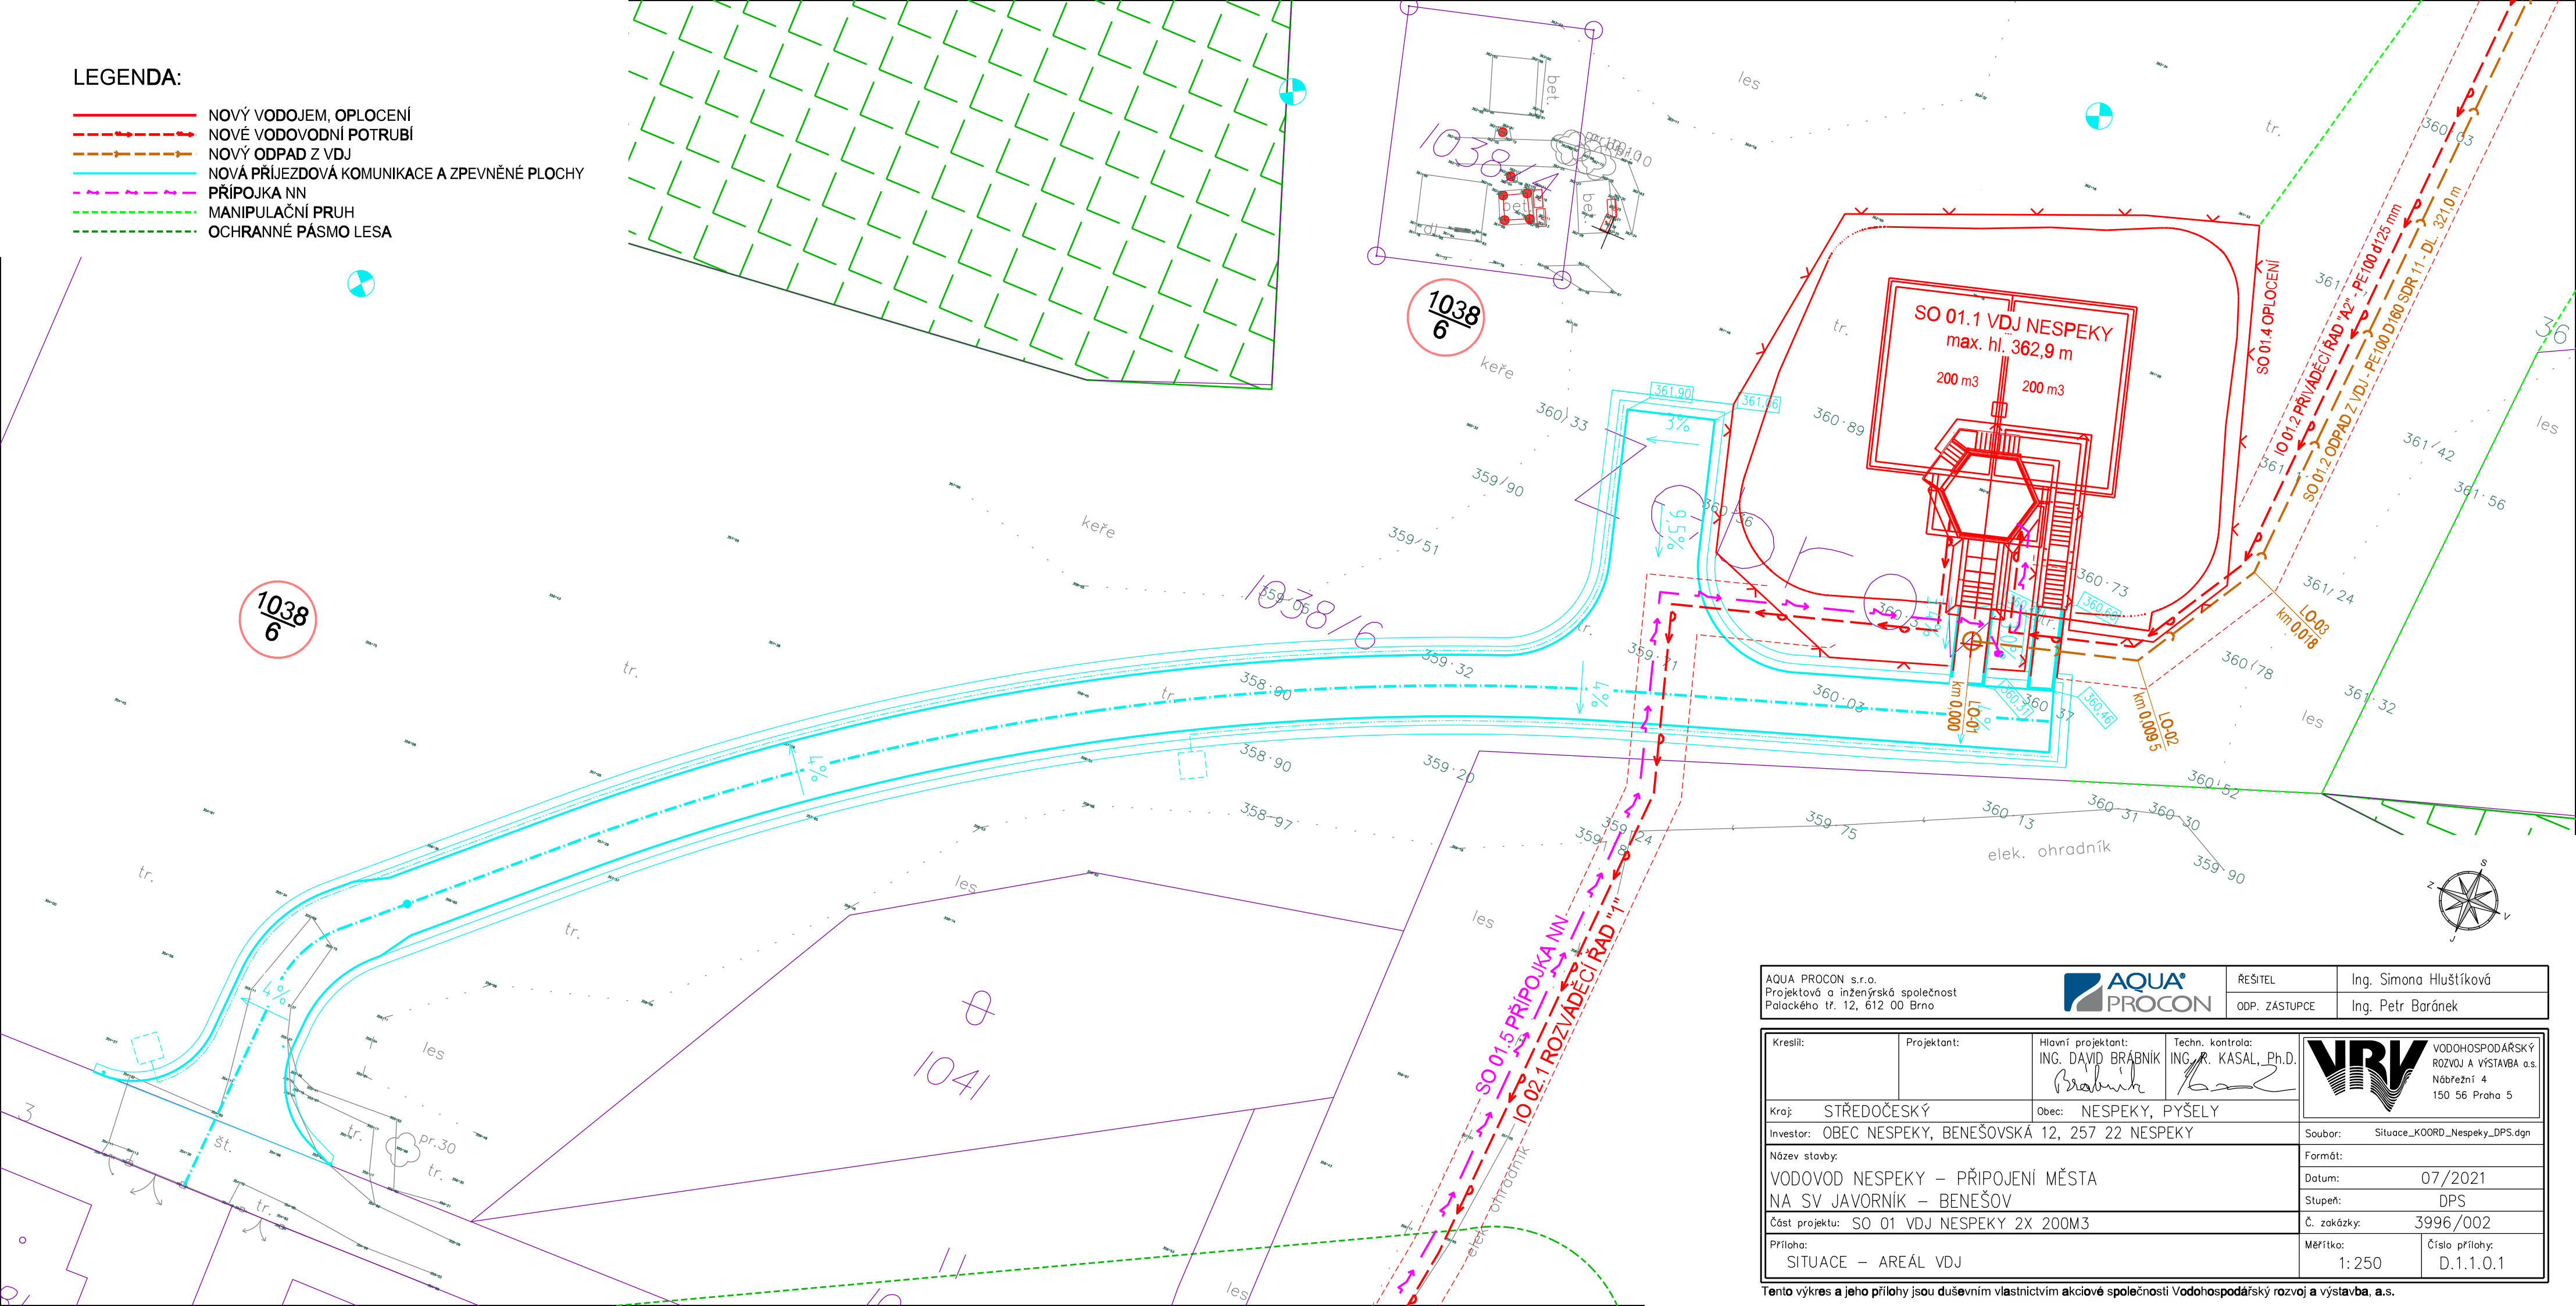

AQUA PROCON s.r.o.
Projektová a inženýrská společnost
Palackého tř. 12, 612 00 Brno



ŘEŠITEL

Ing. Simona Hlušítková

ODP. ZÁSTUPCE

Ing. Petr Baránek

Kreslil:

Projektant:

Hlavní projektant:

Techn. kontrola:

ING. DAVID BRÁBNÍK

ING. R. KASAL, Ph.D.

Brabník

Kasal



VODOHOSPODÁŘSKÝ
ROZVOJ A VÝSTAVBA a.s.
Nábřeží 4
150 56 Praha 5

Kraj: STŘEDOČESKÝ

Obec: NESPEKY, PYŠELÝ

Investor: OBEC NESPEKY, BENEŠOVSKÁ 12, 257 22 NESPEKY

Soubor: Situace_KOORD_Nespeky_DPS.dgn

Název stavby:

Formát:

VODOVOD NESPEKY – PŘÍPOJENÍ MĚSTA
NA SV JAVORNÍK – BENEŠOV

Datum: 07/2021

Stupeň: DPS

Část projektu: SO 01 VDJ NESPEKY 2X 200M3

Č. zakázky: 3996/002

Příloha:

SITUACE – AREÁL VDJ

Měřítko:

1:250

Číslo přílohy:

D.1.1.0.1

Tento výkres a jeho přílohy jsou duševním vlastnictvím akciové společnosti Vodohospodářský rozvoj a výstavba, a.s.