


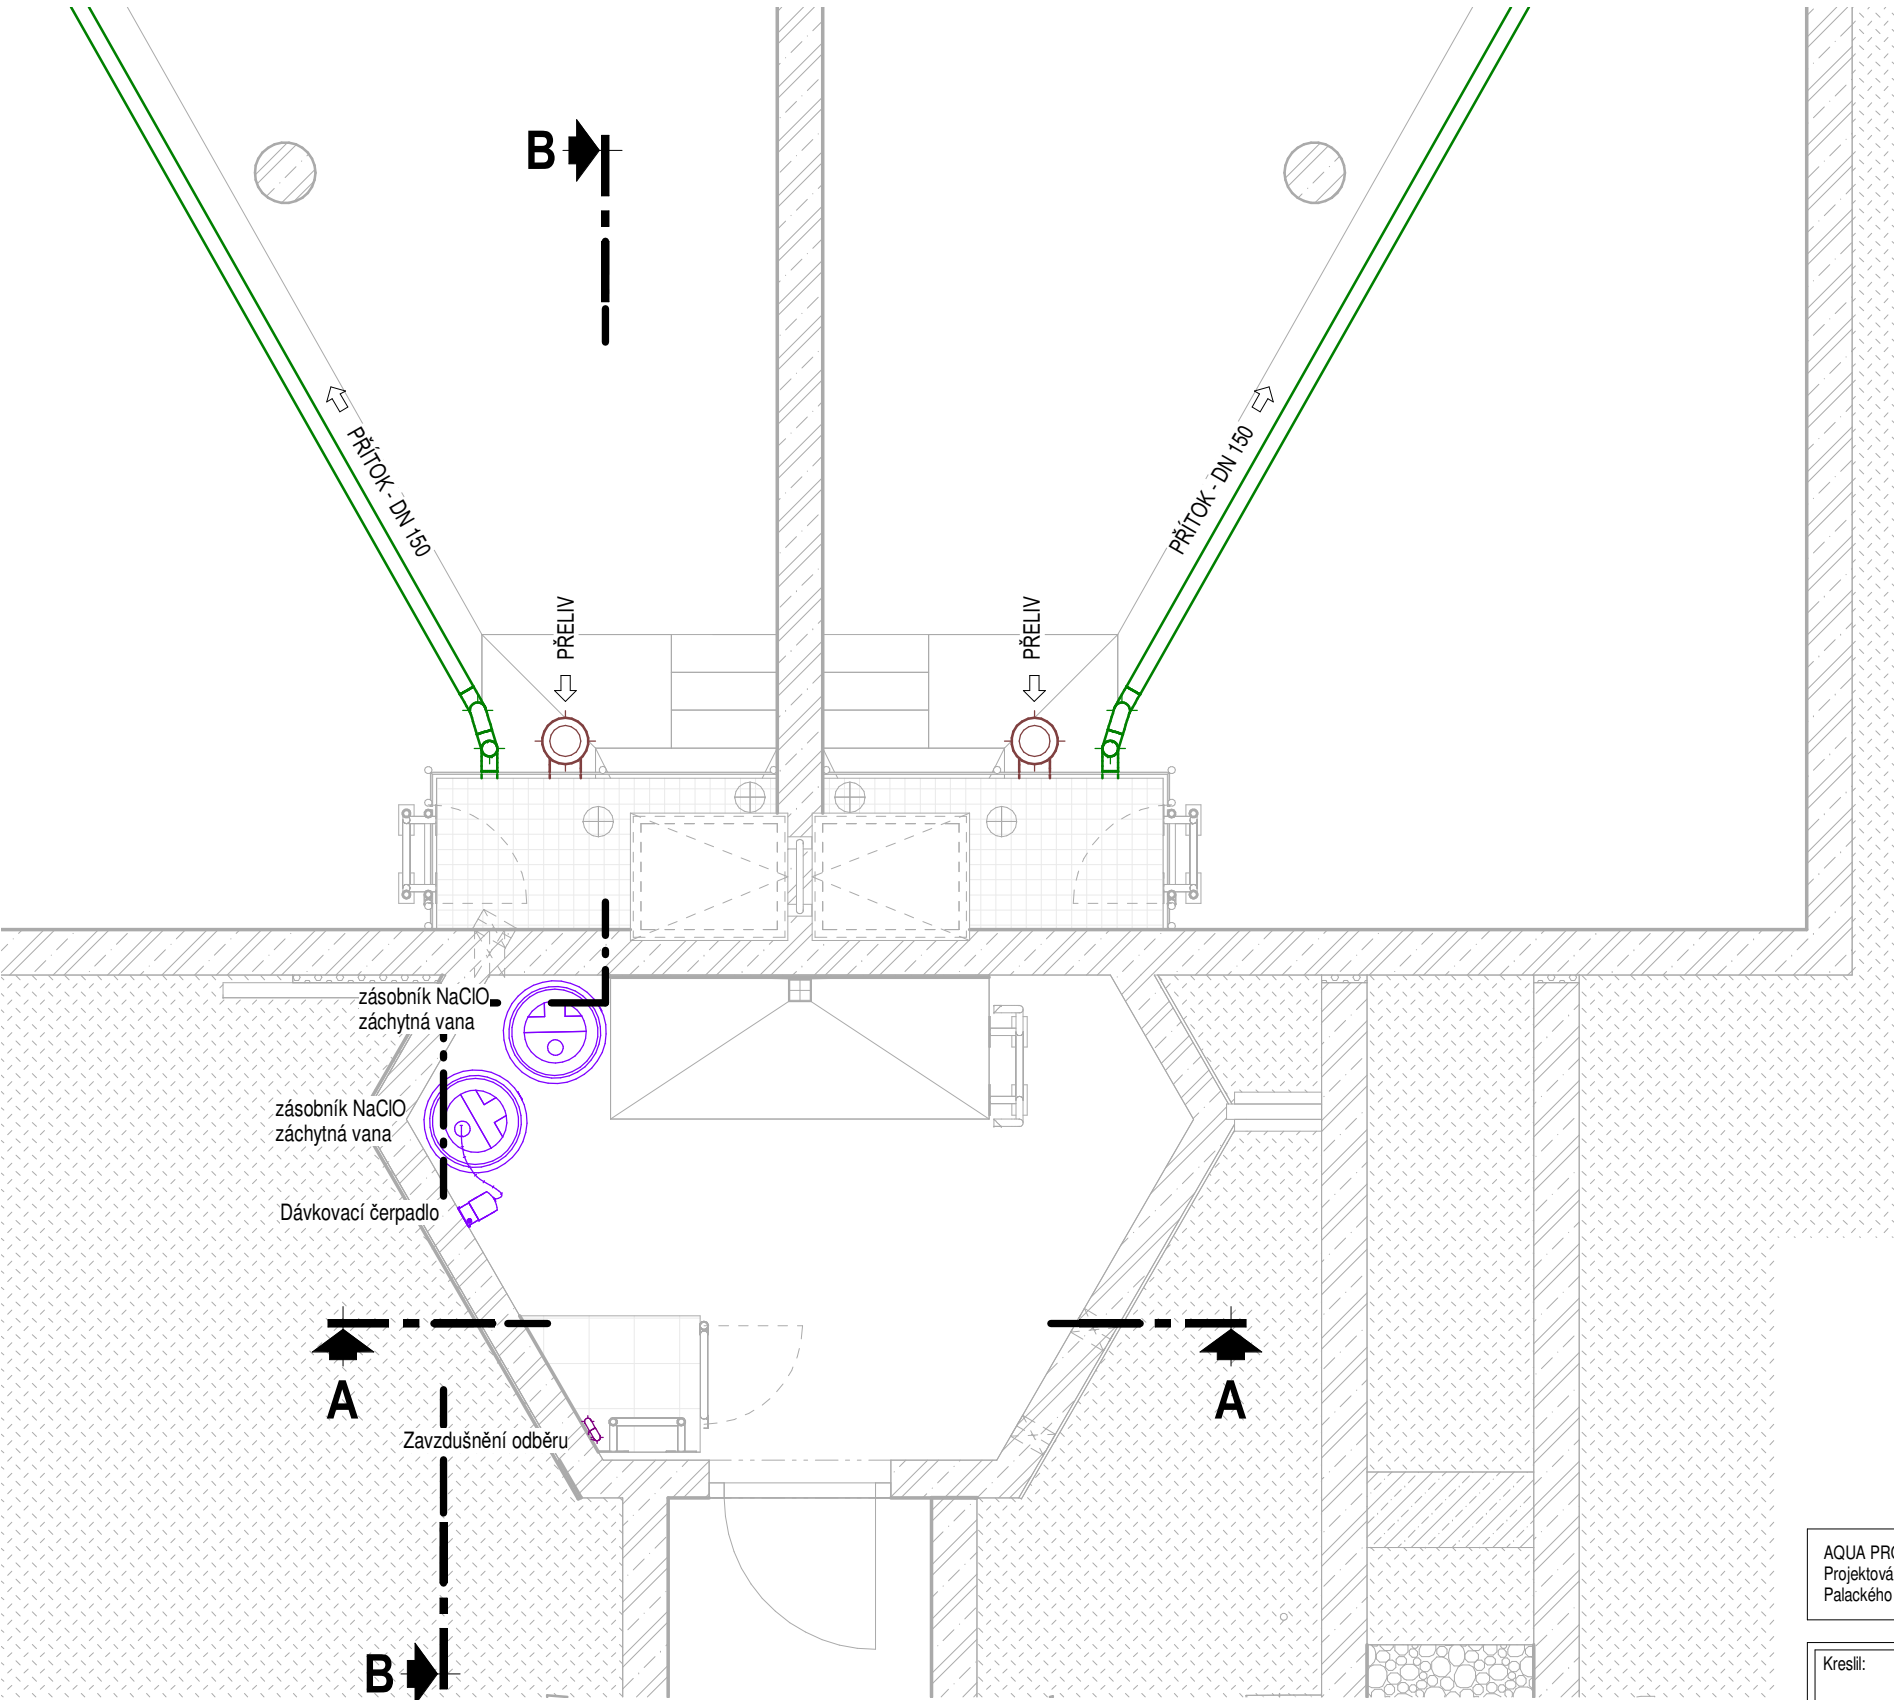

- LEGENDA:
- PŘÍTOK
 - ODBĚR
 - PŘELIV, VYPOUŠTĚNÍ
 - OBSLUŽNÉ
 - ZDRAVOTNÍ ZABEZPEČENÍ
 - VENKOVNÍ ŘADY

AQUA PROCON s.r.o. Projektová a inženýrská společnost Palackého tř. 12, 612 00 Brno		ŘEŠITEL:	Ing. Milena Reitoralová
		ODP. ZÁSTUPCE:	Ing. Petr Baránek

Kreslil:	Navrhl:	Odp. projektant: ING. DAVID BRÁBNÍK	Techn. kontrola: ING. R. KASAL, Ph.D.	 VODOHOSPODÁŘSKÝ ROZVOJ A VÝSTAVBA a.s. Nábřeží 4 150 56 Praha 5	
Kraj: Středočeský	Obec: Nespeky, Pyšely				
Investor: Obec Nespeky, Benešovská 12, 257 22 Nespeky			Soubor:		
Název stavby: VODOVOD NESPEKY - PŘIPOJENÍ MĚSTA NA SV JAVORNÍK				Formát: 2 A4	
D.2 - Dokumentace technických a technologických zařízení				Datum: 03/2021	
D.2.1 PS 01 VDJ NESPEKY				Stupeň: DSP/DPS	
Příloha:				Č. zakázky 3996/002	
VDJ NESPEKY - PŮDORYS 1NP				Měřítko: 1 : 50	Č. výkresu: D.2.1.1.3