


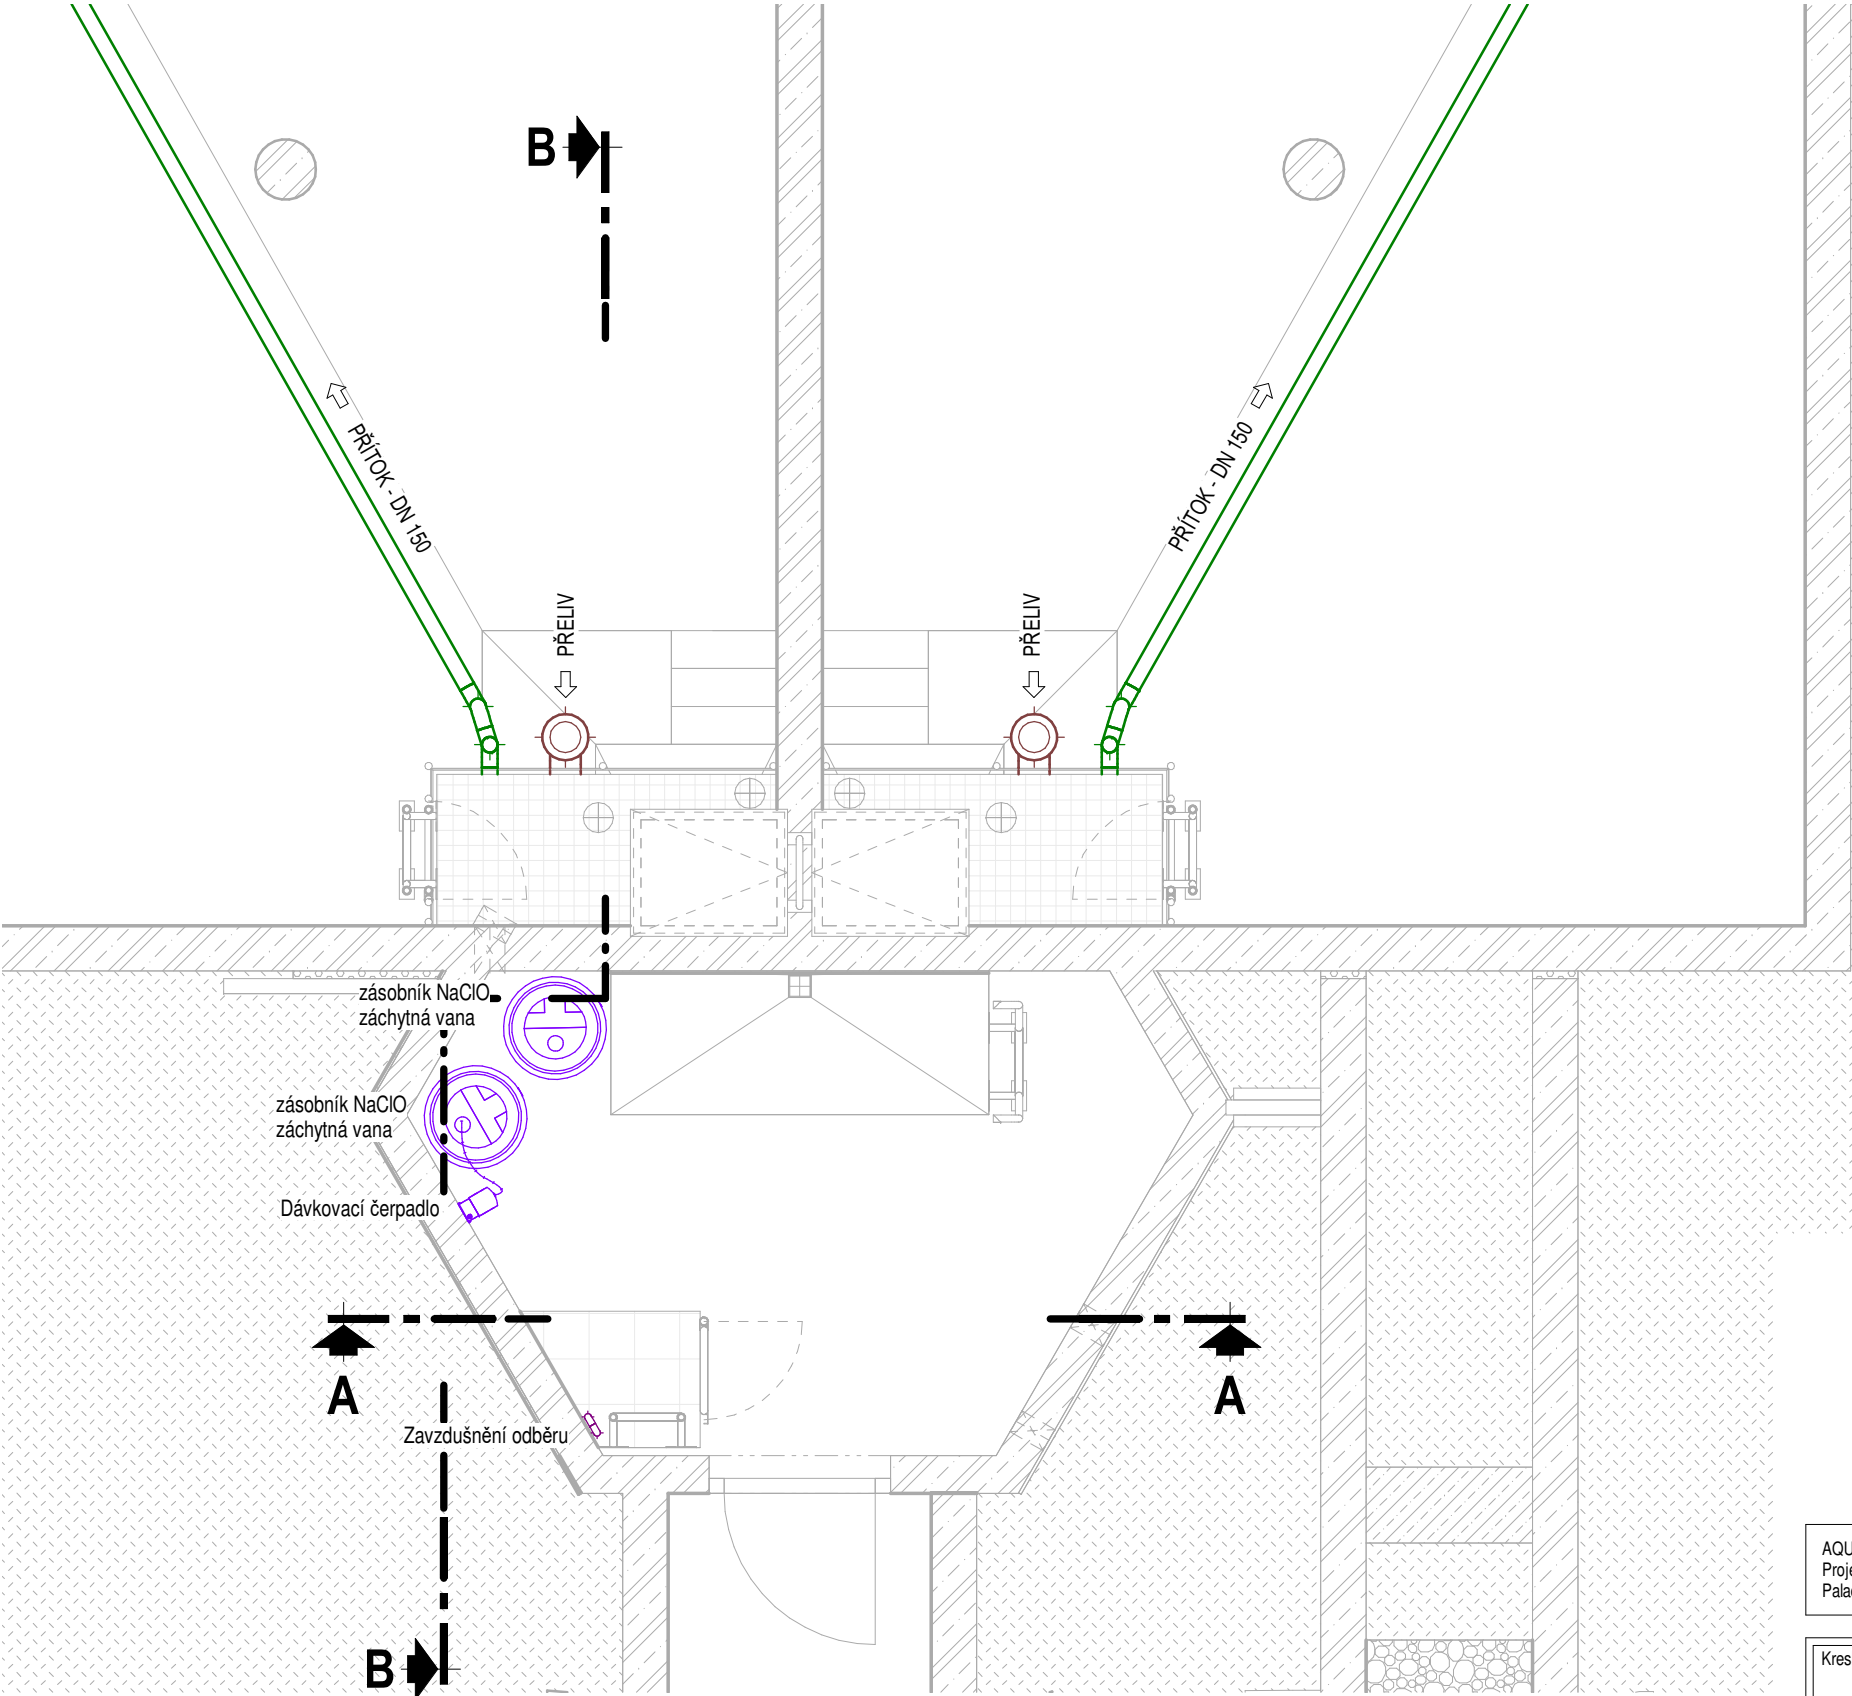

- LEGENDA:
- PŘÍTOK
 - ODBĚR
 - PŘELIV, VYPOUŠTĚNÍ
 - OBSLUŽNÉ
 - ZDRAVOTNÍ ZABEZPEČENÍ
 - VENKOVNÍ ŘADY

AQUA PROCON s.r.o. Projektová a inženýrská společnost Palackého tř. 12, 612 00 Brno				ŘEŠITEL: Ing. Milena Reitorialová
				ODP. ZÁSTUPCE: Ing. Petr Baránek

Kreslil:	Navrhl:	Odp. projektant: ING. DAVID BRÁBNÍK	Techn. kontrola: ING. R. KASAL, Ph.D.	 VODOHOSPODÁŘSKÝ ROZVOJ A VÝSTAVBA a.s. Nábřeží 4 150 56 Praha 5
Kraj:	Středočeský	Obec: Nespeky, Pyšely		
Investor:	Obec Nespeky, Benešovská 12, 257 22 Nespeky			
Název stavby: VODOVOD NESPEKY - PŘIPOJENÍ MĚSTA NA SV JAVORNÍK				Soubor:
D.2 - Dokumentace technických a technologických zařízení				Formát: 2 A4
D.2.1 PS 01 VDJ NESPEKY				Datum: 07/2021
Příloha:				Stupeň: DPS
VDJ NESPEKY - PŮDORYS 1NP				Č. zakázky 3996/002
				Měřítko: 1 : 50
				Č. výkresu: D.2.1.1.3