


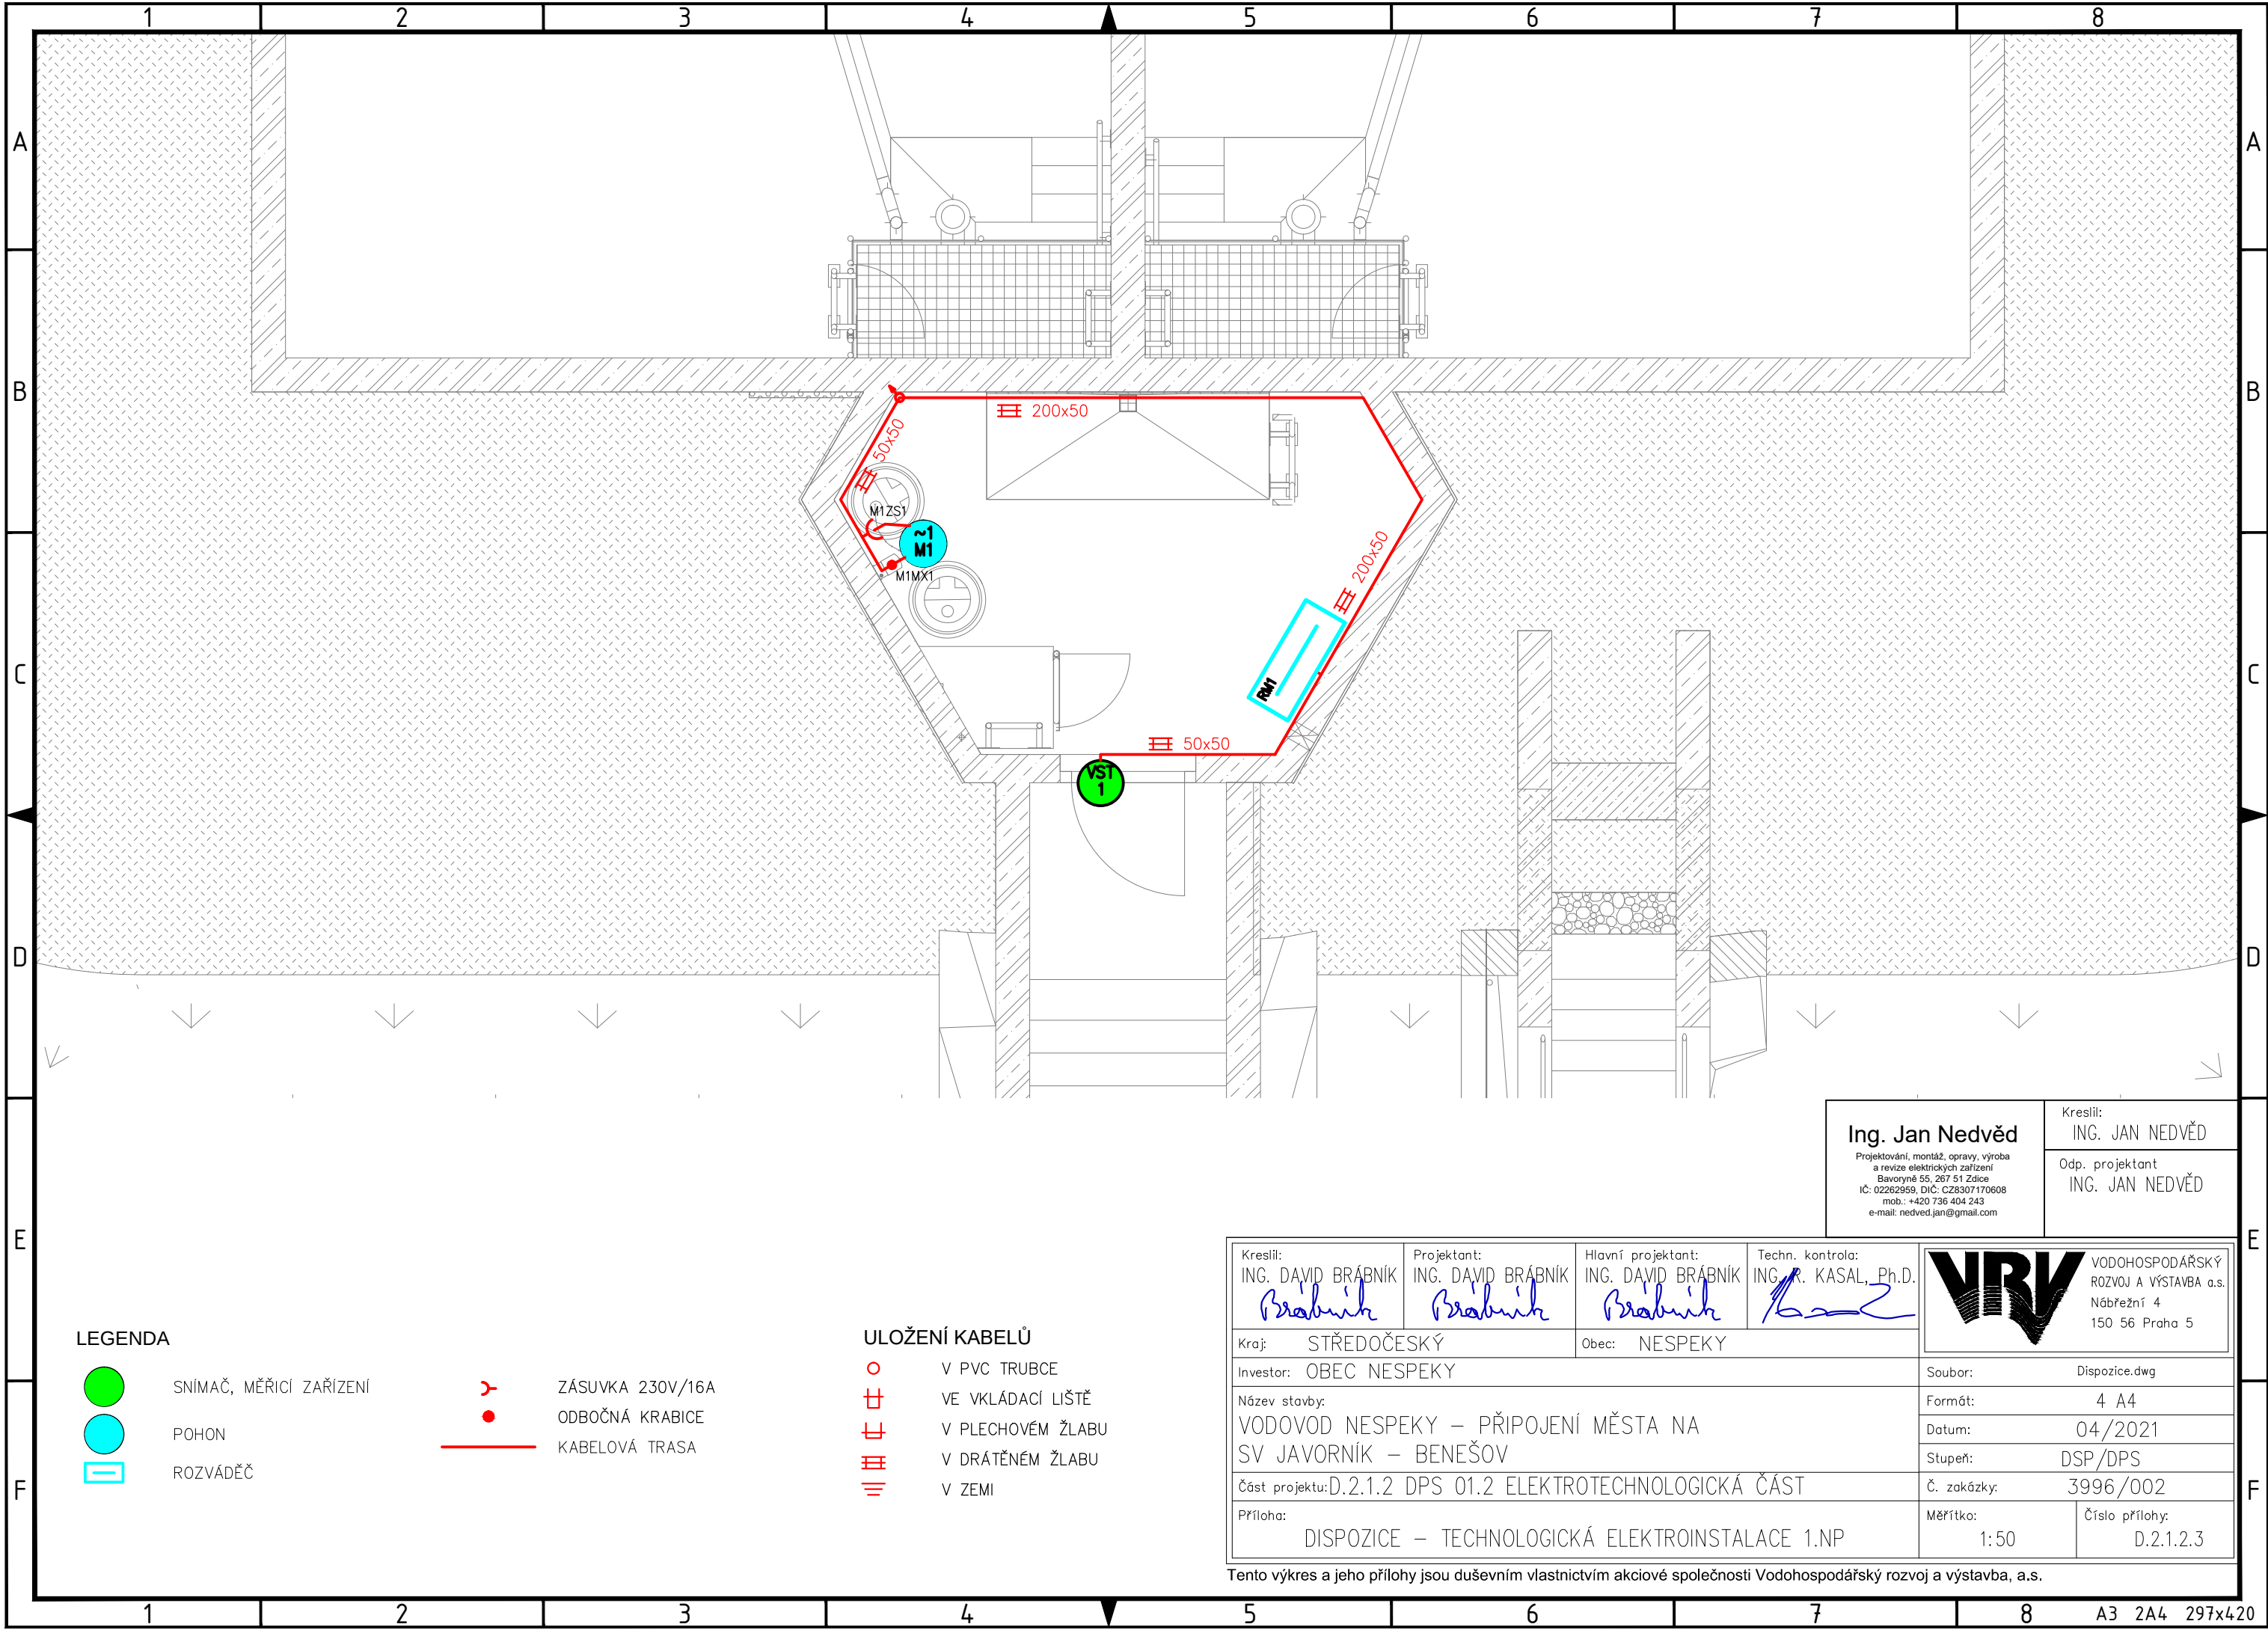

LEGENDA

-  SNÍMAČ, MĚŘICÍ ZAŘÍZENÍ
-  POHON
-  ROZVÁDĚČ

-  ZÁSUVKA 230V/16A
-  ODBOČNÁ KRABICE
-  KABELOVÁ TRASA

ULOŽENÍ KABELŮ

-  V PVC TRUBCE
-  VE VKLÁDACÍ LIŠTĚ
-  V PLECHOVÉM ŽLABU
-  V DRÁTĚNÉM ŽLABU
-  V ZEMI

Ing. Jan Nedvěď

Projektování, montáž, opravy, výroba
a revize elektrických zařízení
Bavoryně 55, 267 51 Zdice
IČ: 02262959, DIČ: CZ8307170608
mob.: +420 736 404 243
e-mail: nedved.jan@gmail.com

Kreslil:
ING. JAN NEDVĚď

Odp. projektant
ING. JAN NEDVĚď

Kreslil: ING. DAVID BRÁBNÍK <i>Brabník</i>	Projektant: ING. DAVID BRÁBNÍK <i>Brabník</i>	Hlavní projektant: ING. DAVID BRÁBNÍK <i>Brabník</i>	Techn. kontrola: ING. R. KASAL, Ph.D. <i>Kasal</i>
--	---	--	--

Kraj: STŘEDOČESKÝ Obec: NESPEKY

Investor: OBEC NESPEKY

Název stavby:
VODOVOD NESPEKY – PŘIPOJENÍ MĚSTA NA
SV JAVORNÍK – BENEŠOV

Část projektu: D.2.1.2 DPS 01.2 ELEKTROTECHNOLOGICKÁ ČÁST

Příloha:
DISPOZICE – TECHNOLOGICKÁ ELEKTROINSTALACE 1.NP



VODOHOSPODÁŘSKÝ
ROZVOJ A VÝSTAVBA a.s.
Nábřeží 4
150 56 Praha 5

Soubor: Dispozice.dwg

Formát: 4 A4

Datum: 04/2021

Stupeň: DSP/DPS

Č. zakázky: 3996/002

Měřítko:
1:50

Číslo přílohy:
D.2.1.2.3

Tento výkres a jeho přílohy jsou duševním vlastnictvím akciové společnosti Vodohospodářský rozvoj a výstavba, a.s.