

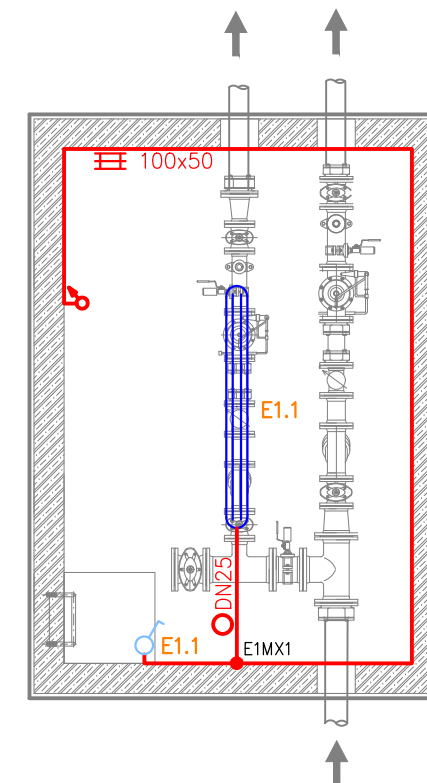
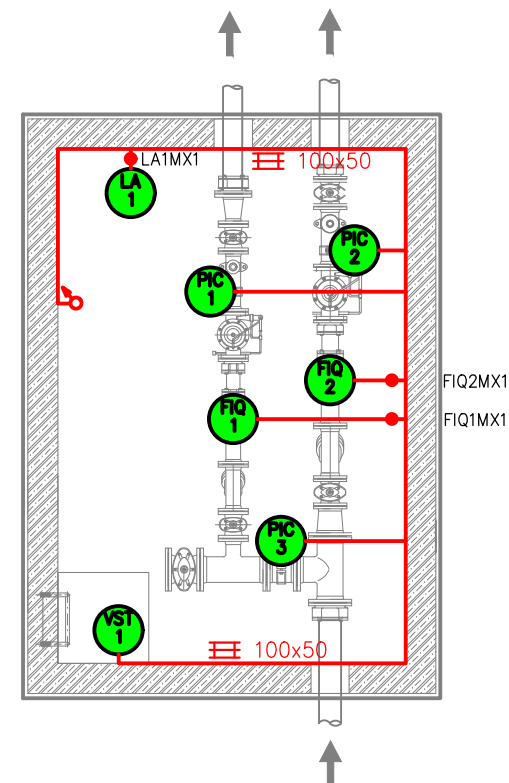




PODZEMNÍ ČÁST STAVEBNÍ ELEKTROINSTALACE

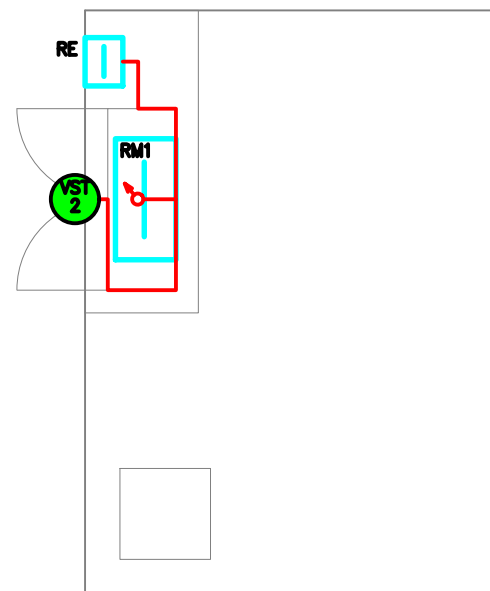

ZDĚNÝ PILÍŘ

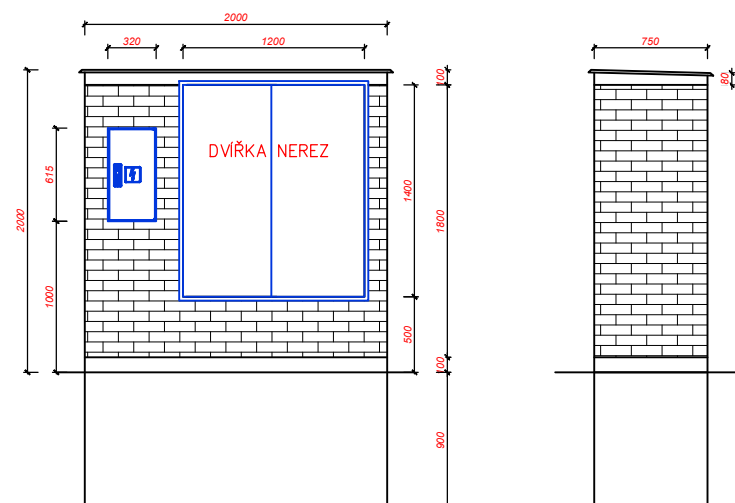

ULOŽENÍ KABELŮ

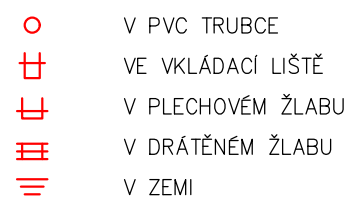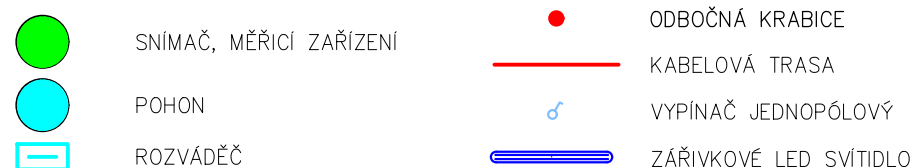

Kreslil:
ING. JAN NEDVĚD

Projektování, montáž, opravy, výroba
a revize elektrických zařízení
Bavoryně 55, 267 51 Zdice
IČ: 02262959, DIČ: CZ8307170608
mob.: +420 736 404 243
e-mail: nedved.jan@gmail.com

Odp. projektant
ING. JAN NEDVĚD

Kreslil: ING. DAVID BRÁBNÍK 		Projektant: ING. DAVID BRÁBNÍK 		Hlavní projektant: ING. DAVID BRÁBNÍK 		Techn. kontrola: ING. R. KASAL, Ph.D. 		 VODOHOSPODAŘSKÝ ROZVOJ A VÝSTAVBA a.s. Nábřeží 4 150 56 Praha 5			
Kraj: STŘEDOČESKÝ				Obec: NESPEKY							
Investor: OBEC NESPEKY								Soubor: Dispozice.dwg			
Název stavby: VODOVOD NESPEKY – PŘIPOJENÍ MĚSTA NA SV JAVORNÍK – BENEŠOV, VODOJEM A ROZVÁDĚCÍ ŘADY								Formát: 4 A4			
								Datum: 07/2021			
								Stupeň: DPS			
Část projektu: D.2.2.2 ELEKTROTECHNOLOGICKÉ VYSTROJENÍ								Č. zakázky: 3996/002			
Příloha: DISPOZICE								Měřítko: 1:50		Číslo přílohy: D.2.2.2.2	

Tento výkres a jeho přílohy jsou duševním vlastnictvím akciové společnosti Vodohospodářský rozvoj a výstavba, a.s.