


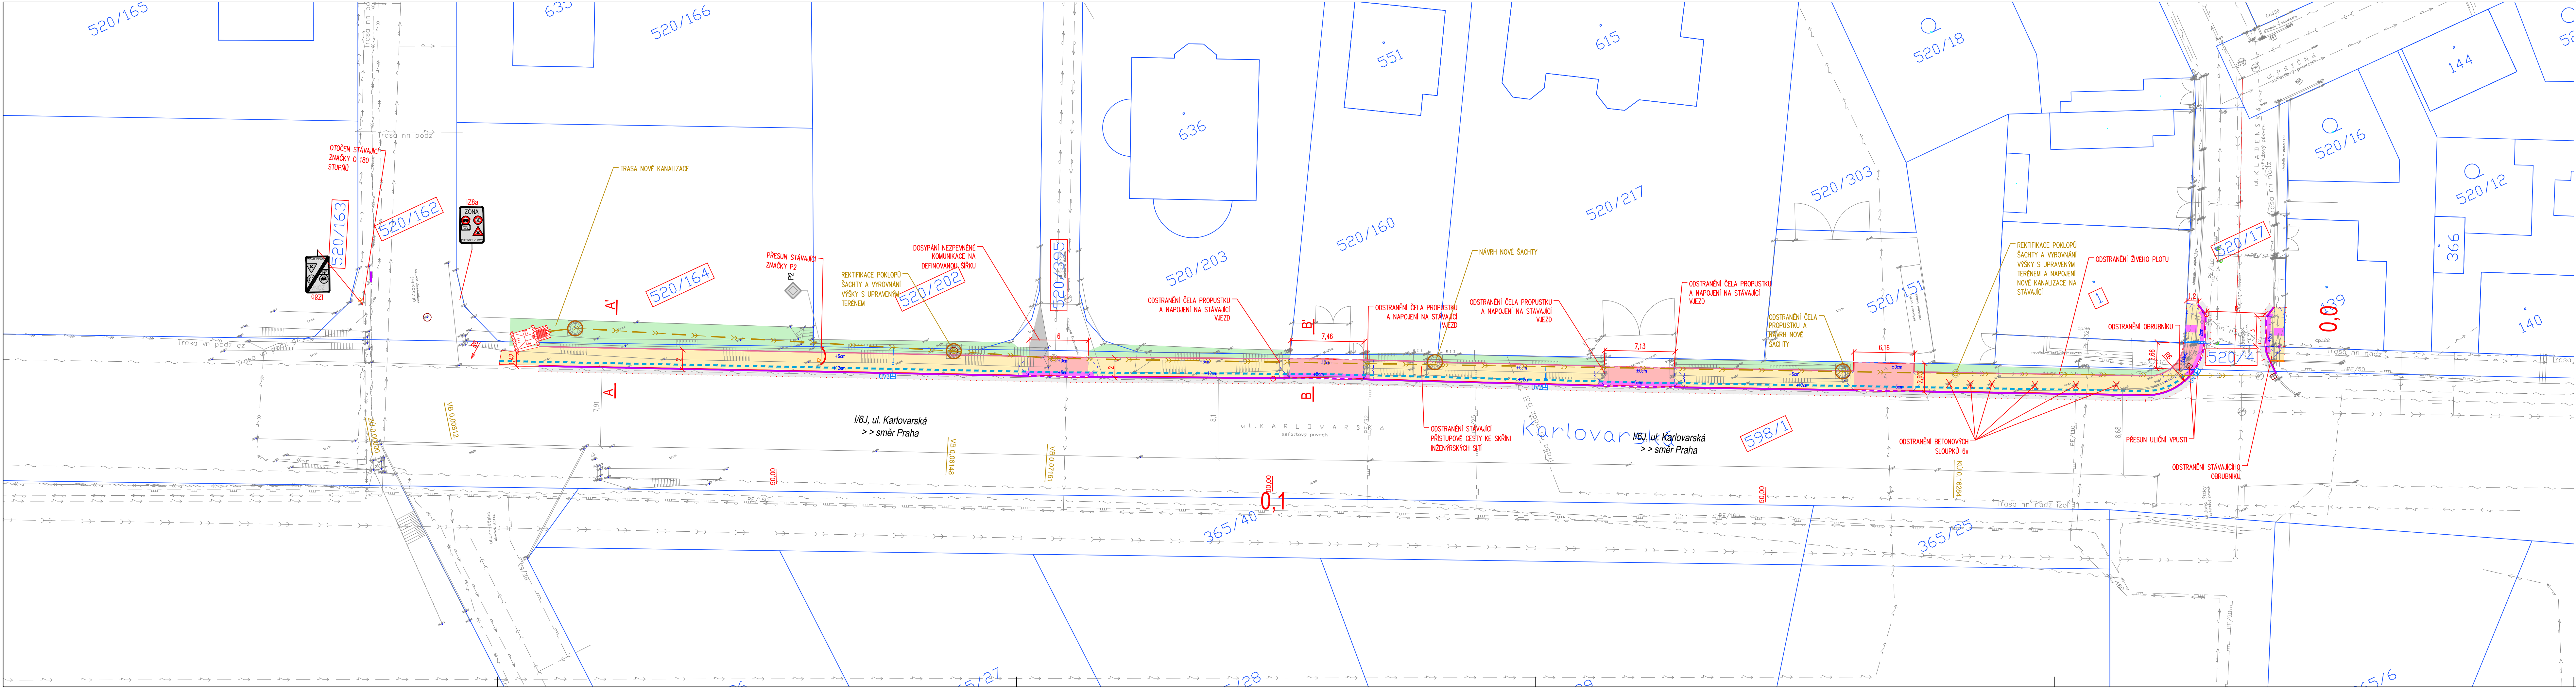

LEGENDA	
	BETONOVÁ OBRUBA Š. 15 cm; SNÍŽENÁ PODSÁDKA
	BETONOVÁ OBRUBA Š. 10 cm; SNÍŽENÁ PODSÁDKA
	BETONOVÁ OBRUBA Š. 8 cm; SNÍŽENÁ PODSÁDKA
	VÝŠKA PODSÁDKY JEDNOTLIVÝCH OBRUB
	RAMPY
	VODOROVNÉ DOPRAVNÍ ZNAČENÍ – BÍLÉ
	VOZOVKA – ASFALTOBETON, REKONSTRUKCE
	NEZPEVNĚNÝ POVRCH
	CHODNÍK – BETONOVÁ DLAŽBA TL. 60 mm
	VJEZD – BETONOVÁ DLAŽBA TL. 80 mm
	ZELEŇ
	OPATŘENÍ PRO NEVIDOMÉ
	RUŠENÝ PRVEK
	PODÉLNÝ TRATIVOD DN 160

INŽENÝRSKÉ SÍTĚ – STÁVAJÍCÍ	
	PLYNOVODNÍ ŘÁD STL (GasNet)
	SDĚLOVACÍ KABEL – PODZEMNÍ (CETIN)
	SDĚLOVACÍ KABEL – OPTICKÝ, PODZEMNÍ (CETIN)
	SDĚLOVACÍ KABEL – PODZEMNÍ NEPROVOZOVANÝ (CETIN)
	SDĚLOVACÍ KABEL – PODZEMNÍ (T-Mobile)
	SDĚLOVACÍ KABEL – PODZEMNÍ (SITEL)
	ELEKTRO NN – NADZEMNÍ (ČEZ DSO)
	ELEKTRO NN – PODZEMNÍ (ČEZ DSO)
	ELEKTRO VN – PODZEMNÍ (ČEZ DSO)
	VODOVOD (SVAS)
	VODOVOD NEPROVOZOVANÝ (SVAS)
	KANALIZACE DEŠŤOVÁ
	KANALIZACE SPLAŠKOVÁ (VHS Benešov)

INŽENÝRSKÉ SÍTĚ – NOVÉ	
	KANALIZACE DEŠŤOVÁ DN 300 NOVÁ
	KANALIZACE DEŠŤOVÁ REKONSTRUKCE
	PŘÍPOJKA ULIČNÍ VPUSTI DN 150 NOVÁ
	ŠACHTA - NOVÁ

Souřadnicový systém JTSK		Výškový systém Bpv																					
<table><tr><td colspan="2"></td><td>FanIT s.r.o., Kublov 210, 267 41 Kublov tel. 605 127 051, e-mail: info@fanit.cz</td></tr><tr><td colspan="2"></td><td>NOZA, s.r.o. Huťská 229, 272 01 Kladno tel. 777 120 939, e-mail: info@nozasro.cz www.nozasro.cz</td></tr><tr><td>hlavní inženýr projektu:</td><td>odpovědný projektant:</td><td>vypracoval:</td></tr><tr><td>Ing. Tomáš Kapal</td><td>Ing. Tomáš Kapal</td><td>Ing. Petr Košut</td></tr><tr><td>Místo stavby:</td><td colspan="2">Jeneč</td></tr><tr><td>Katastr:</td><td colspan="2">K.Ú. Jeneč u Prahy, 658260</td></tr><tr><td>Stavebník:</td><td colspan="2">Obec Jeneč, Lidická 82, 252 61 Jeneč</td></tr></table>					FanIT s.r.o., Kublov 210, 267 41 Kublov tel. 605 127 051, e-mail: info@fanit.cz			NOZA, s.r.o. Huťská 229, 272 01 Kladno tel. 777 120 939, e-mail: info@nozasro.cz www.nozasro.cz	hlavní inženýr projektu:	odpovědný projektant:	vypracoval:	Ing. Tomáš Kapal	Ing. Tomáš Kapal	Ing. Petr Košut	Místo stavby:	Jeneč		Katastr:	K.Ú. Jeneč u Prahy, 658260		Stavebník:	Obec Jeneč, Lidická 82, 252 61 Jeneč	
		FanIT s.r.o., Kublov 210, 267 41 Kublov tel. 605 127 051, e-mail: info@fanit.cz																					
		NOZA, s.r.o. Huťská 229, 272 01 Kladno tel. 777 120 939, e-mail: info@nozasro.cz www.nozasro.cz																					
hlavní inženýr projektu:	odpovědný projektant:	vypracoval:																					
Ing. Tomáš Kapal	Ing. Tomáš Kapal	Ing. Petr Košut																					
Místo stavby:	Jeneč																						
Katastr:	K.Ú. Jeneč u Prahy, 658260																						
Stavebník:	Obec Jeneč, Lidická 82, 252 61 Jeneč																						

Akce:	STAVBA CHODNÍKU V ULICI KARLOVARSKÁ V K.Ú. JENEČ U PRAHY	Stupeň: DÚR+DSP
		Datum: LEDEN 2019
		Měřítko: 1:250
		Formát: 6 x A4
Část:	D. DOKUMENTACE OBJEKTŮ A TECHNICKÝCH ZAŘÍZENÍ	Číslo paré:
SO:	SO 301 - ODVODNĚNÍ KOMUNIKACE	
Příloha:	SITUACE ODVODNĚNÍ	
		Číslo přílohy: D.1.3.2