


KOORDINAČNÍ SITUACE STAVBY - ČÁST 1/5


M1:500

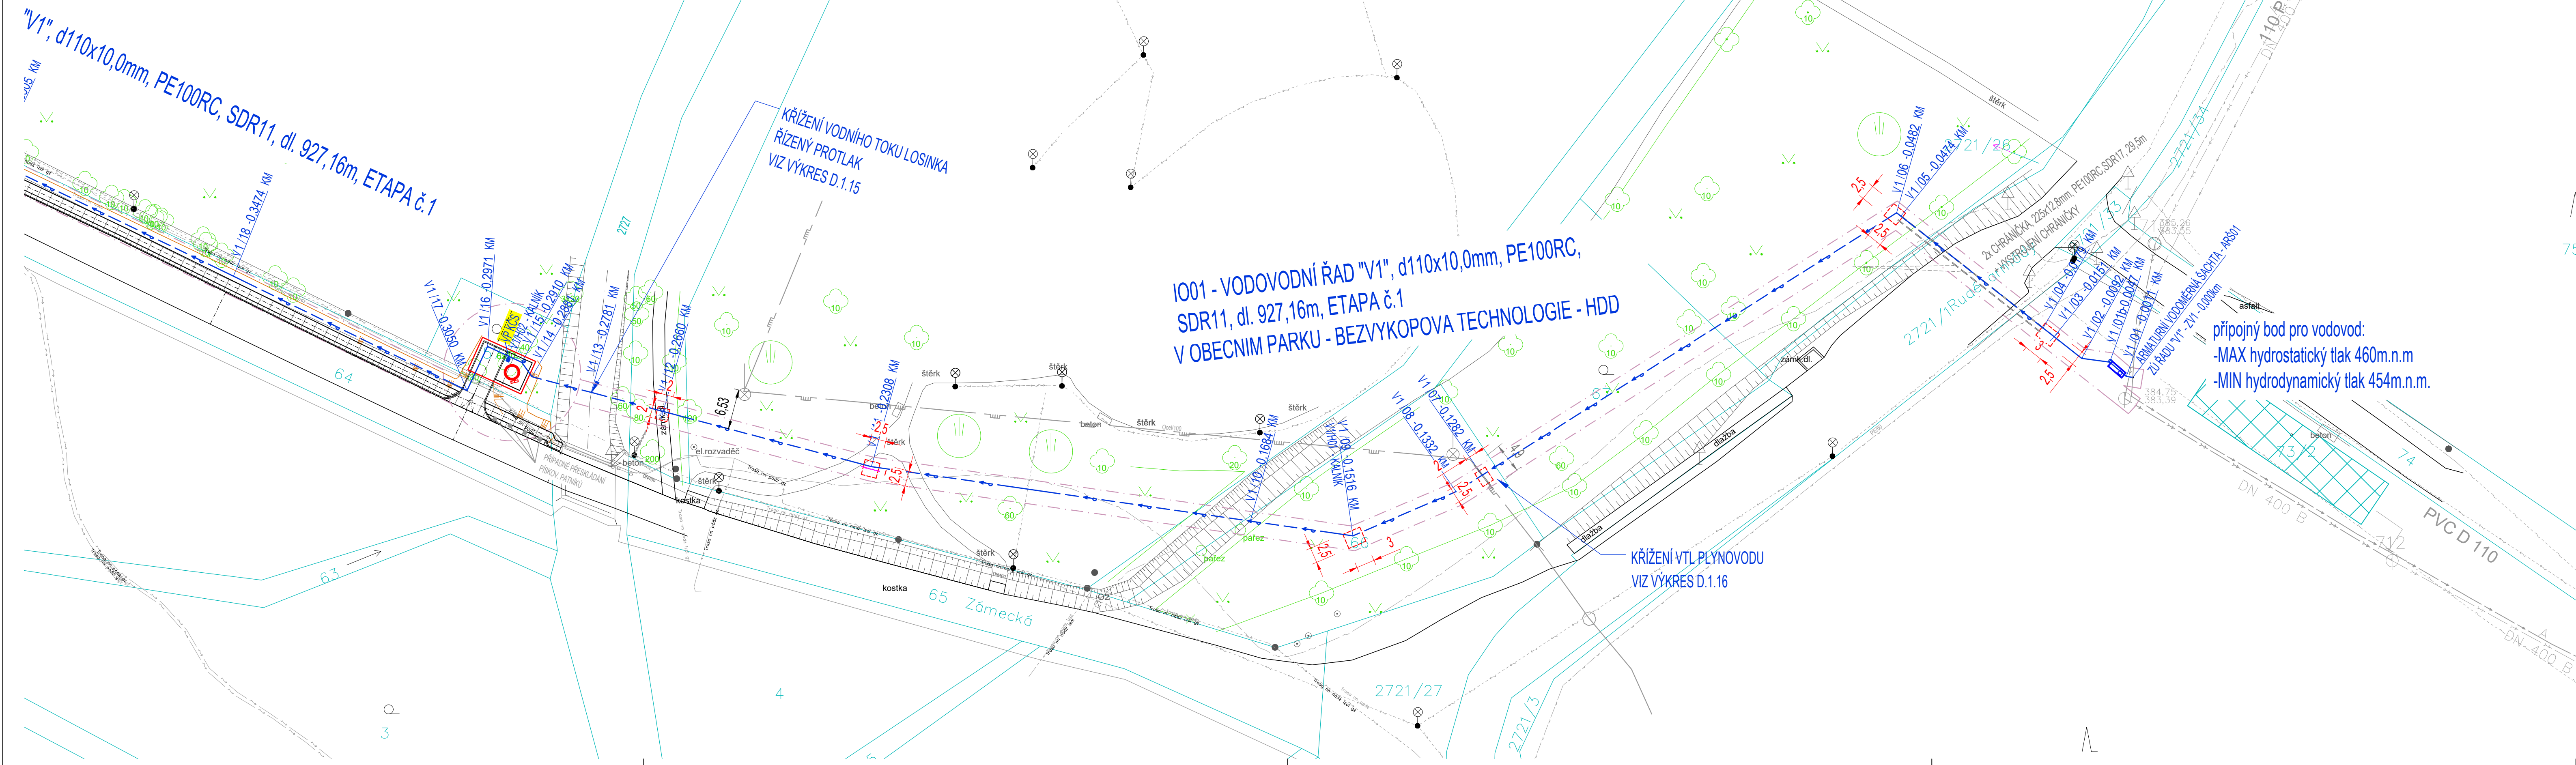

- SEZNAM INŽENÝRSKÝCH OBJEKTŮ:
- IO01 - VODOVOD
 - IO02 - KANALIZACE SPLAŠKOVÁ
 - IO03 - KANALIZAČNÍ VÝTLAK
 - IO04 - SPLAŠKOVÁ ČERPACÍ STANICE - KČS01
 - IO05 - DEŠŤOVÁ KANALIZACE
 - IO06 - CHODNÍK A SJEZD K KČS01
 - IO07 - CHRANÍČKY PRO SDELOVACÍ VEDENÍ
 - IO08 - OBNOVA POVRCHU
 - IO09 - PŘÍPOJKA NN
- ETAPIZACE:
- 1. ETAPA: IO01, IO02, IO03, IO04, IO05, IO08, IO09
 - 2. ETAPA: IO01, IO02, IO07, IO08
- ROZDĚLENÍ ETAP V ŠACHTĚ ŠA30 (IO02) A LOMOVÉM BODĚ V1/48 (IO01)

- LEGENDA ČAR:
- NAVŘZENÉ:
- VEREJNÝ VODOVOD (IO01)
 - VODOVODNÍ PŘÍPOJKY
 - HYDRANT (VZDUŠNÍK/KALNÍK)
 - DEŠŤOVÁ KANALIZACE (IO05)
 - SDRUŽENÉ OCHRANNE PÁSMO NAVŘZENÝCH SÍTÍ
 - CHRANÍČKA PRO SDELOVACÍ VEDENÍ (IO07)

- STÁVAJÍCÍ SÍTĚ:
- STÁVAJÍCÍ VODOVOD (ŠPVS) - PODZEMNÍ
 - STÁVAJÍCÍ GRAV. KAN. (SmVAK) - PODZEMNÍ
 - SDELOVACÍ VEDENÍ (CETIN) - PODZEMNÍ
 - SDELOVACÍ VEDENÍ (CETIN) - NADZEMNÍ
 - ELEKTRINA - NN (ČEZ) - PODZEMNÍ
 - ELEKTRINA - NN (ČEZ) - NADZEMNÍ
 - ELEKTRINA - VN (ČEZ) - NADZEMNÍ
 - VEREJNÉ OSVĚTLENÍ - NN - NADZEMNÍ
 - NAPÁJECÍ KABEL - EL. - (-)
 - PLYNOVOD - VTL (GasNet) - PODZEMNÍ
 - PLYNOVOD - STL (GasNet) - PODZEMNÍ
 - TRAFOSTANICE (ČEZ)
 - KATASTR NEMOVITOSTÍ

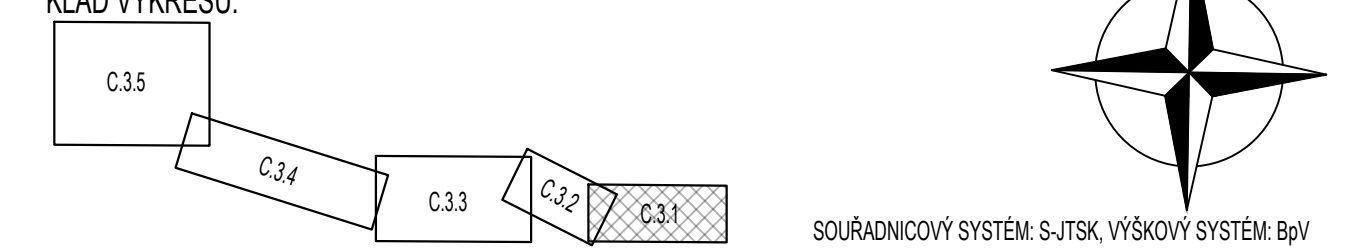

POZNÁMKA:
PRŮBĚH STÁVAJÍCÍCH SÍTÍ JE V PROJEKTOVÉ DOKUMENTACI ZAKRESLENÝ POUZE INFORMATIVNĚ PODLE ZÍSKANÝCH PODKLADŮ OD JEJICH SPRÁVCŮ. STAVBYVEDOUČÍ JE POVINEN PŘED ZAHÁJENÍM VÝKOPOVÝCH PRACÍ ZAJISTIT JEJICH PŘESNÉ VYTÝČENÍ.

KRAJ: Olomoucký	OBEC: Velké Losiny - Ludvíkov	K.Ú.: Velké Losiny [779083]	 Igea s.r.o. Na Vašše 47/3 702 00 Ostrava igea@igea.cz www.igea.cz
VYPRACOVAL: Ing. Dominik Naiser	ODPOVĚDNÝ PROJEKTANT: Ing. Petr Charamza	VEDOUČÍ ODDĚLENÍ: Ing. Petr Zima	
INVESTOR: Obec Velké Losiny Rudé armády 321; 78815 Velké Losiny			JEDNATELKA: Ing. Alena Chválková, MBA
STAVBA: Prodloužení splaškové kanalizace a vodovodu Ludvíkov – Velké Losiny			STUPEŇ: DUSP MĚŘÍTKO: 1:500
VÝKRES: Koordinační situace stavby - část 1/5			formát: 5x44 DATUM: 04/2021 VÝKRES Č.: C.3.1-V
			Arch.č. – zák.č.: 3046