


SITUACE SJEZDU, DOPRAVNÍ ŘEŠENÍ

M1:250

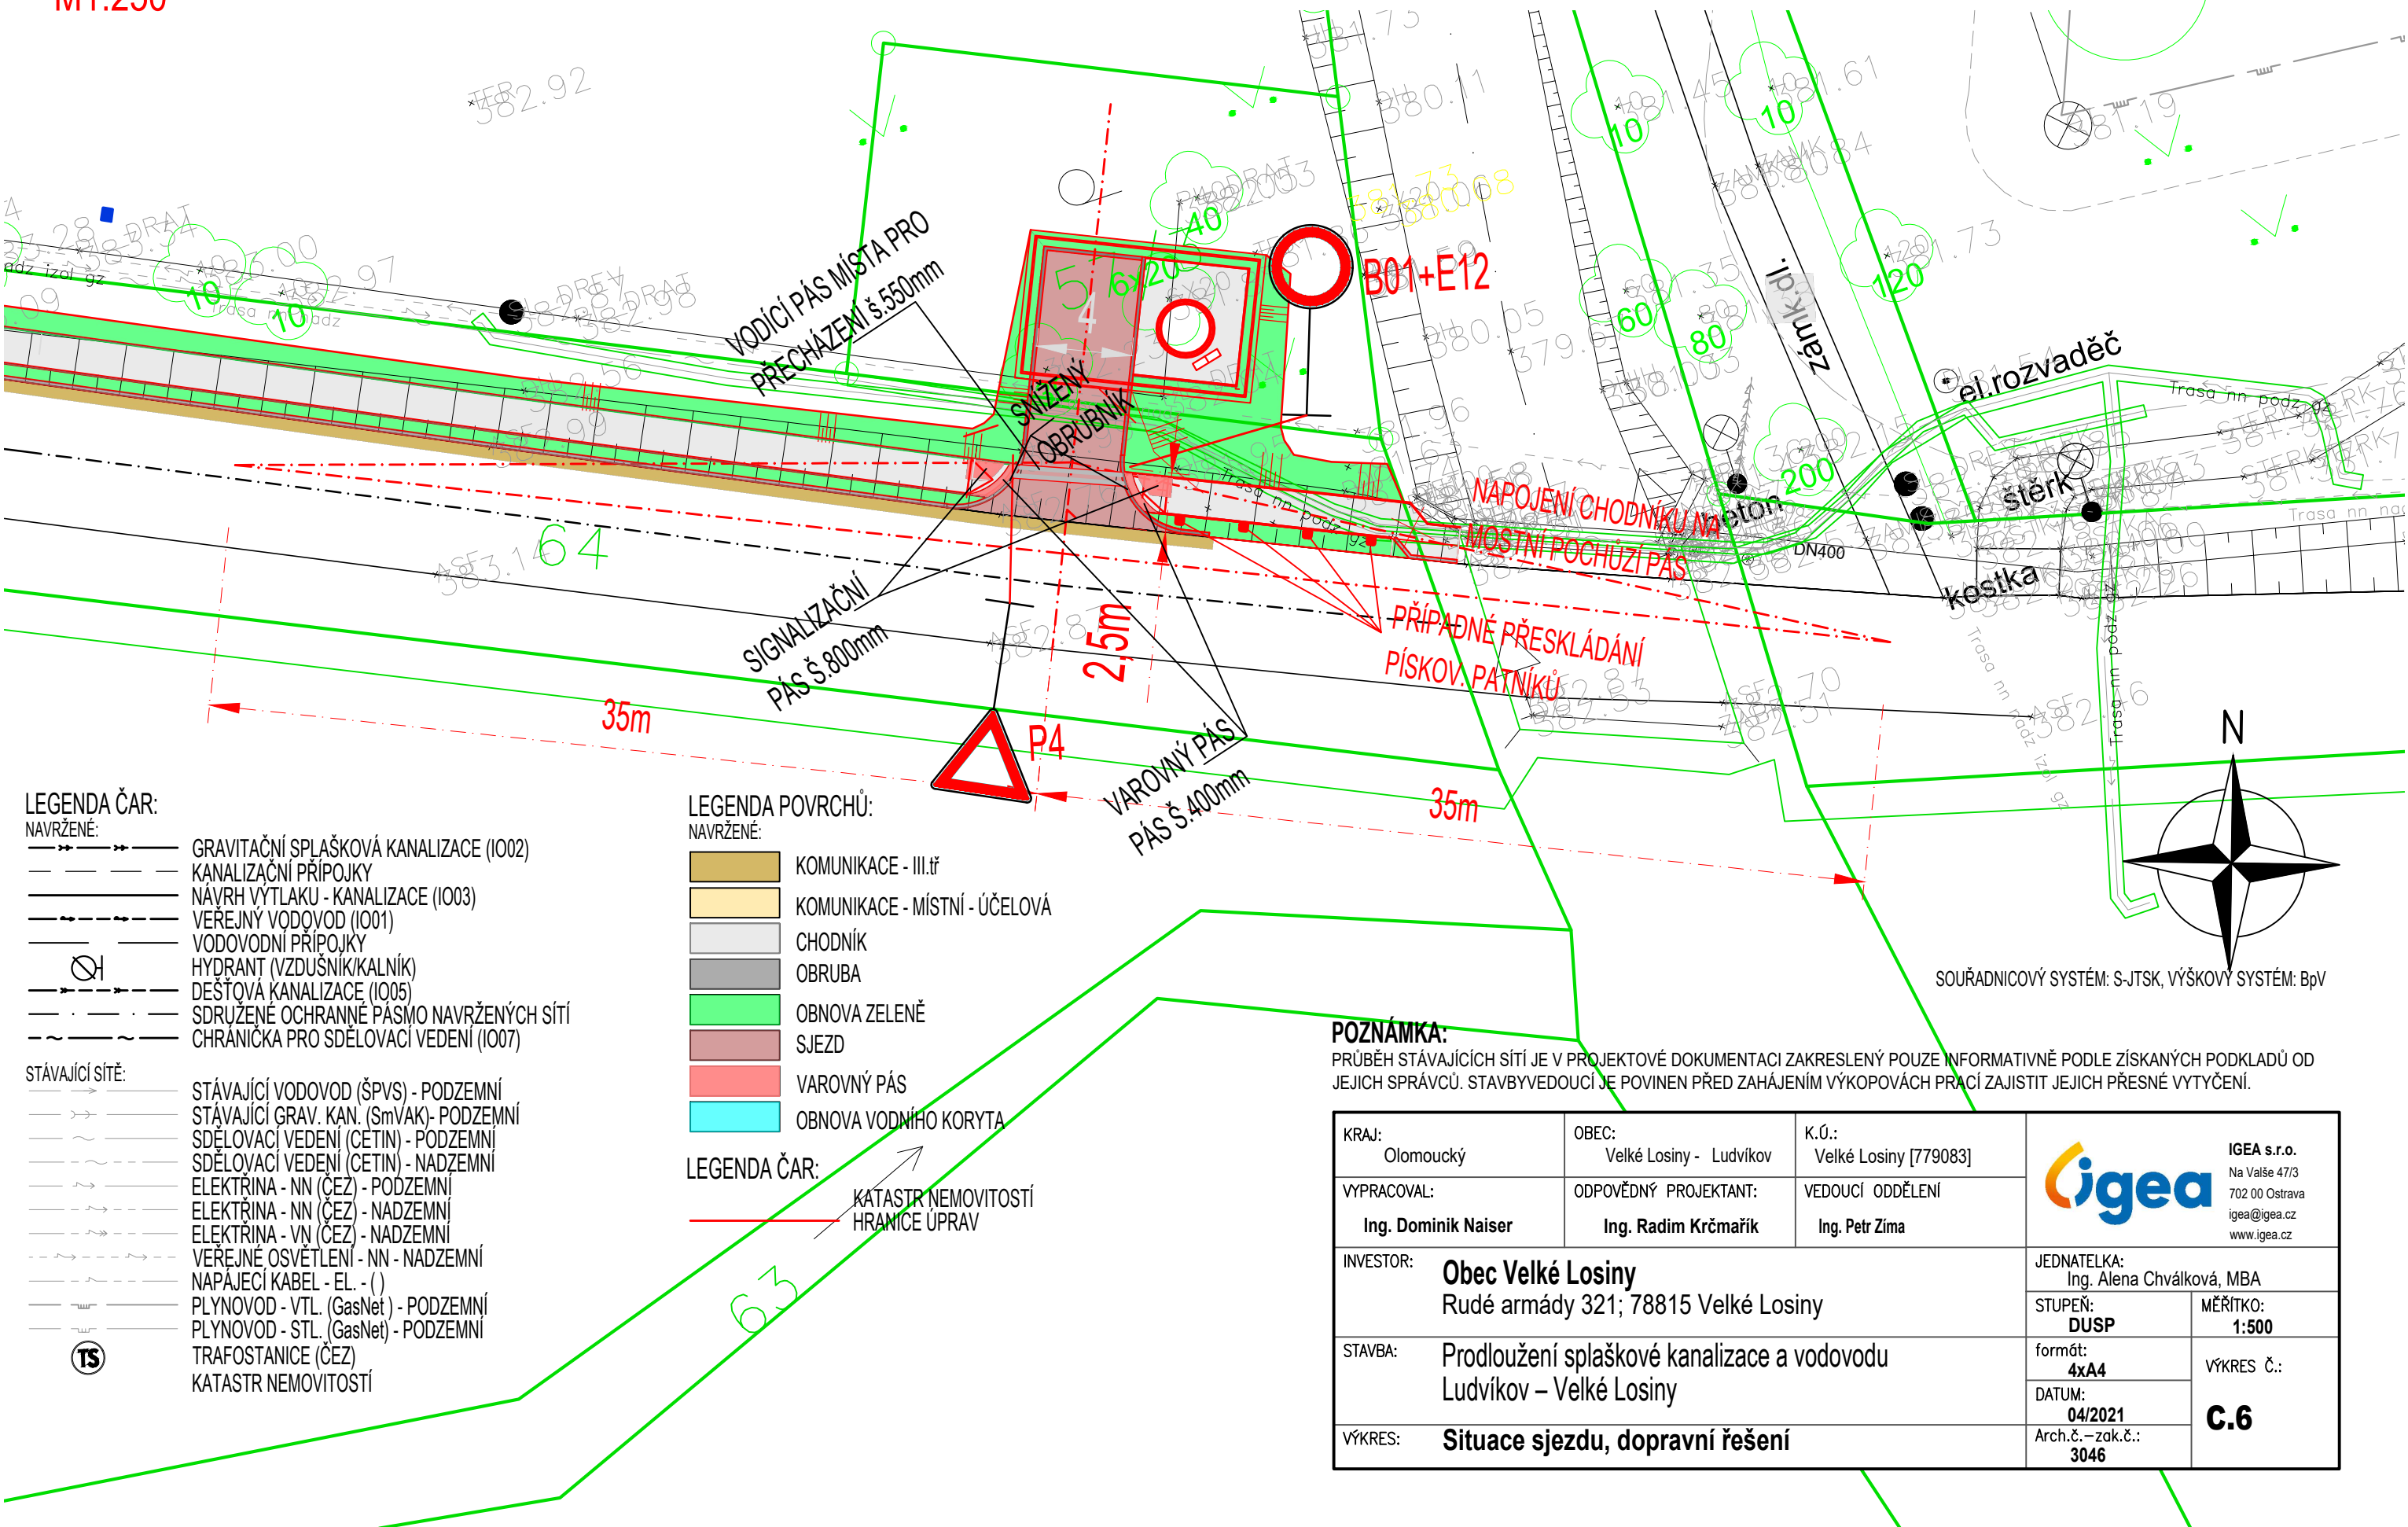

LEGENDA ČAR:
NAVRŽENÉ:
GRAVITAČNÍ SPLAŠKOVÁ KANALIZACE (IO02)
KANALIZAČNÍ PŘÍPOJKY
NÁVRH VYTĚLUKU - KANALIZACE (IO03)
VEŘEJNÝ VODOVOD (IO01)
VODOVODNÍ PŘÍPOJKY
HYDRANT (VZDUŠNÍK/KALNÍK)
DEŠŤOVÁ KANALIZACE (IO05)
SDRUŽENÉ OCHRANNÉ PÁSMA NAVRŽENÝCH SÍTÍ
CHRAŇKA PRO SDELOVACÍ VEDENÍ (IO07)

STÁVAJÍCÍ SÍTĚ:
STÁVAJÍCÍ VODOVOD (ŠPVS) - PODZEMNÍ
STÁVAJÍCÍ GRAV. KAN. (SmVAK) - PODZEMNÍ
SDELOVACÍ VEDENÍ (ČETIN) - PODZEMNÍ
SDELOVACÍ VEDENÍ (ČETIN) - NADZEMNÍ
ELEKTRINA - NN (ČEZ) - PODZEMNÍ
ELEKTRINA - NN (ČEZ) - NADZEMNÍ
ELEKTRINA - VN (ČEZ) - NADZEMNÍ
VEŘEJNÉ OSVĚTLENÍ - NN - NADZEMNÍ
NAPÁJECÍ KABEL - EL. - ()
PLYNOVOD - VTL. (GasNet) - PODZEMNÍ
PLYNOVOD - STL. (GasNet) - PODZEMNÍ
TRAFOSTANICE (ČEZ)
KATASTR NEMOVITOSTÍ

LEGENDA POVRCHŮ:
NAVRŽENÉ:
KOMUNIKACE - III. tř
KOMUNIKACE - MÍSTNÍ - ÚČELOVÁ
CHODNÍK
OBRUBA
OBNOVA ZELENĚ
SJEZD
VAROVNÝ PÁS
OBNOVA VODNÍHO KORYTA

LEGENDA ČAR:
KATASTR NEMOVITOSTÍ
HRANICE ÚPRAV

POZNÁMKA:
PRŮBĚH STÁVAJÍCÍCH SÍTÍ JE V PROJEKTOVÉ DOKUMENTACI ZAKRESLENÝ POUZE INFORMATIVNĚ PODLE ZÍSKANÝCH PODKLADŮ OD JEJICH SPRÁVCŮ. STAVBYVEDOUČÍ JE POVINEN PŘED ZAHÁJENÍM VÝKOPOVÝCH PRACÍ ZAJISTIT JEJICH PŘESNÉ VYTÝČENÍ.

KRAJ: Olomoucký	OBEC: Velké Losiny - Ludvíkov	K.Ú.: Velké Losiny [779083]	 IGEA s.r.o. Na Valše 47/3 702 00 Ostrava igea@igea.cz www.igea.cz	
VYPRACOVAL: Ing. Dominik Naiser	ODPOVĚDNÝ PROJEKTANT: Ing. Radim Krčmařík	VEDOUČÍ ODDĚLENÍ: Ing. Petr Zima	JEDNATELKA: Ing. Alena Chválková, MBA	
INVESTOR: Obec Velké Losiny Rudé armády 321; 78815 Velké Losiny			STUPEŇ: DUSP	MĚŘÍTKO: 1:500
STAVBA: Prodloužení splaškové kanalizace a vodovodu Ludvíkov – Velké Losiny			formát: 4xA4	VÝKRES Č.: C.6
VÝKRES: Situace sjezdu, dopravní řešení			DATUM: 04/2021	Arch.č. – zak.č.: 3046