



DETAIL ŠACHTY ŠA01

M1:20

ŘEZ A-A'

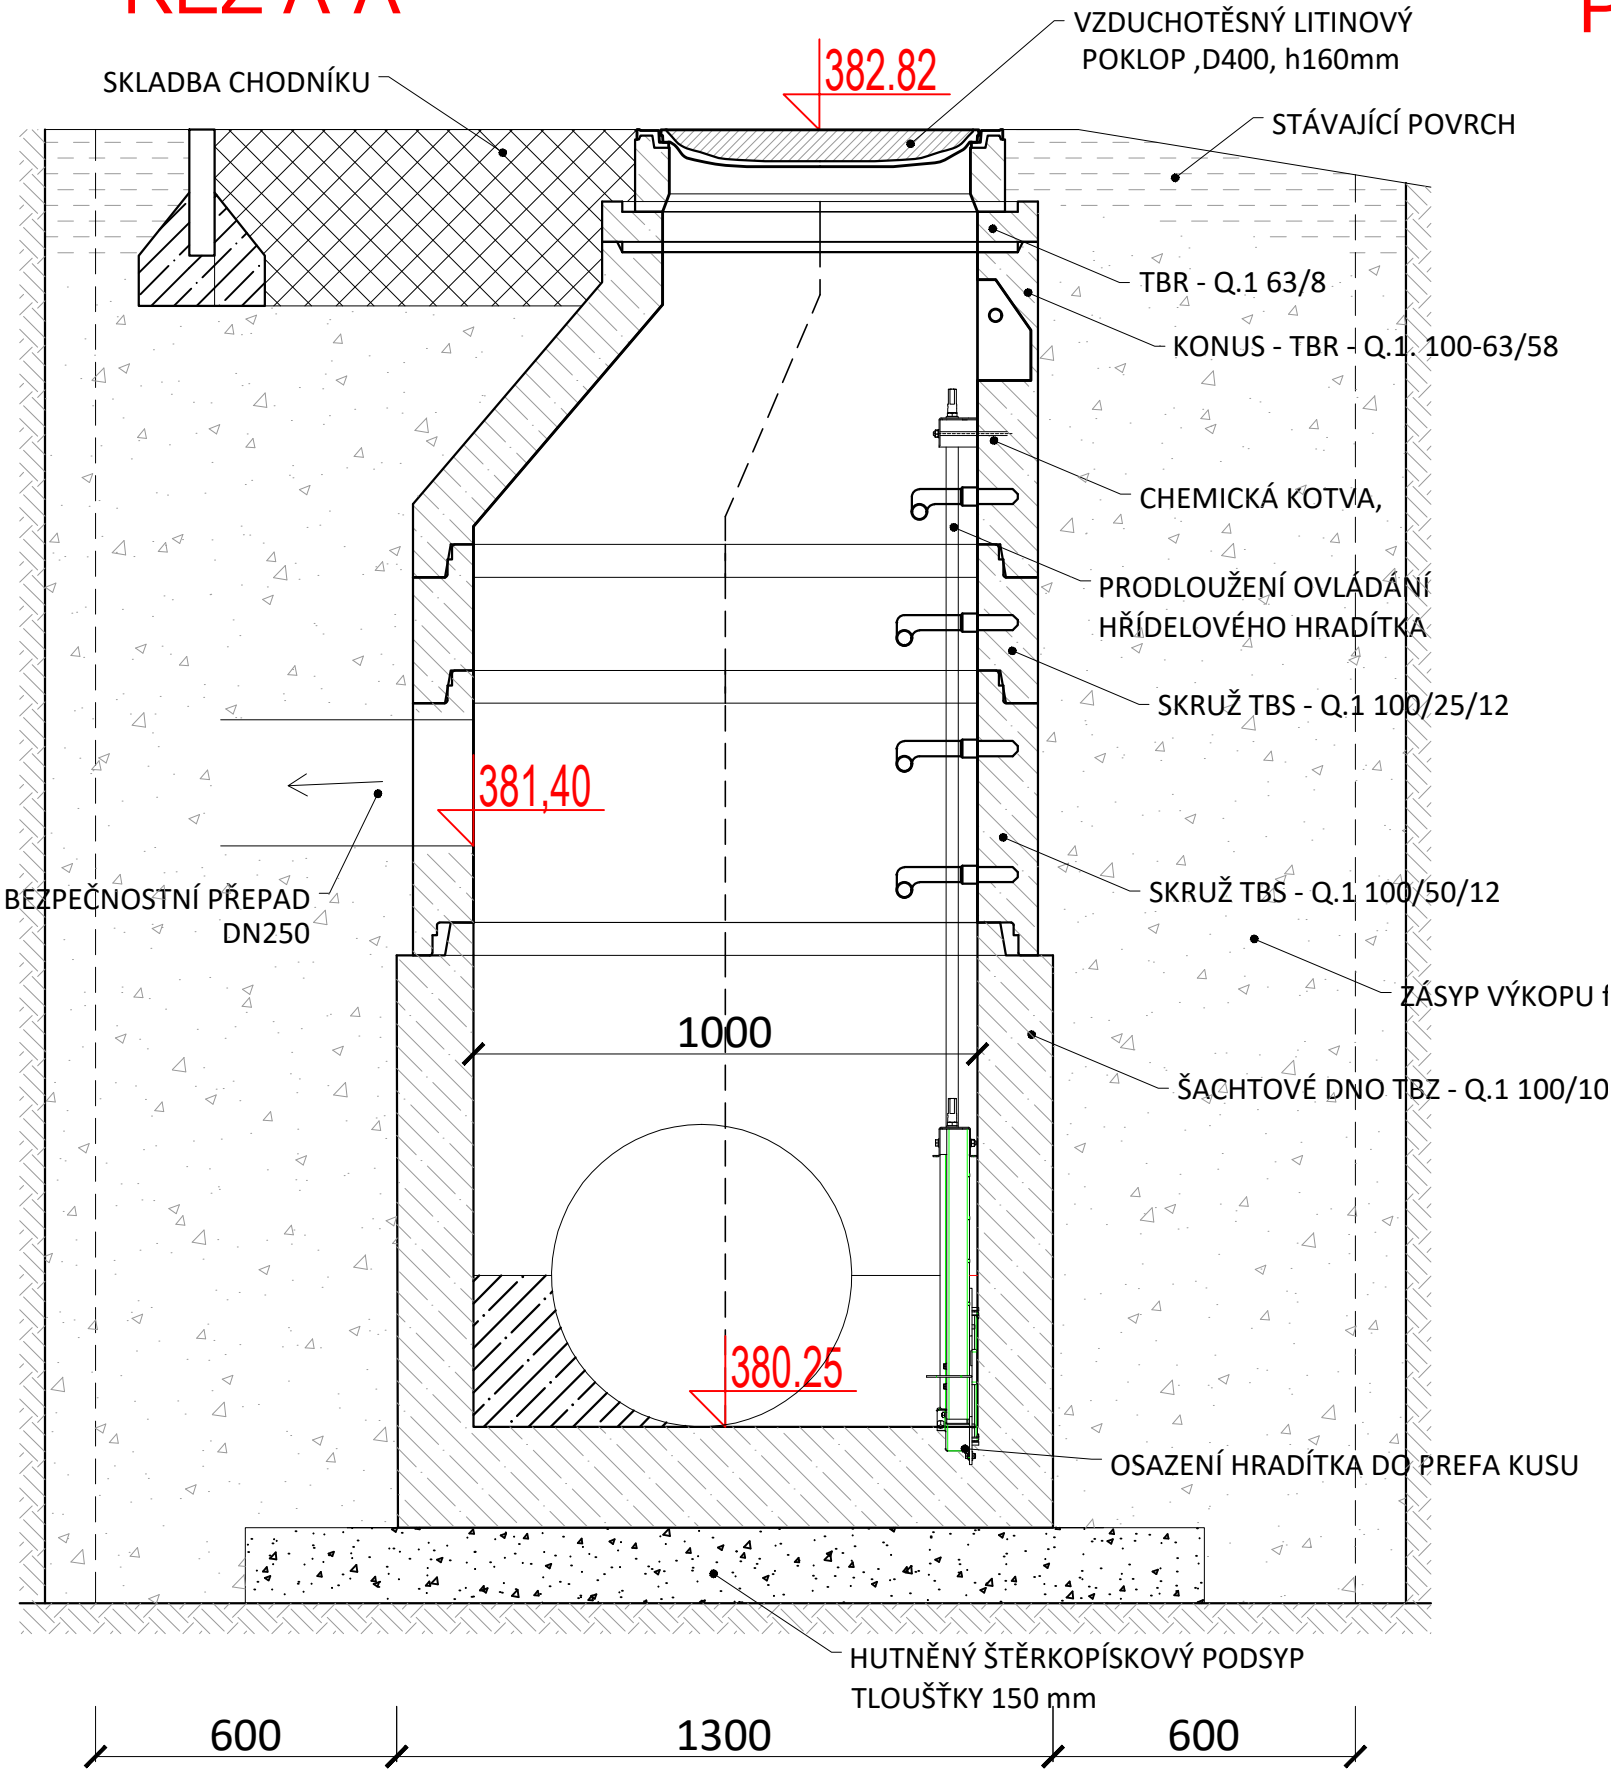

PŮDORYS

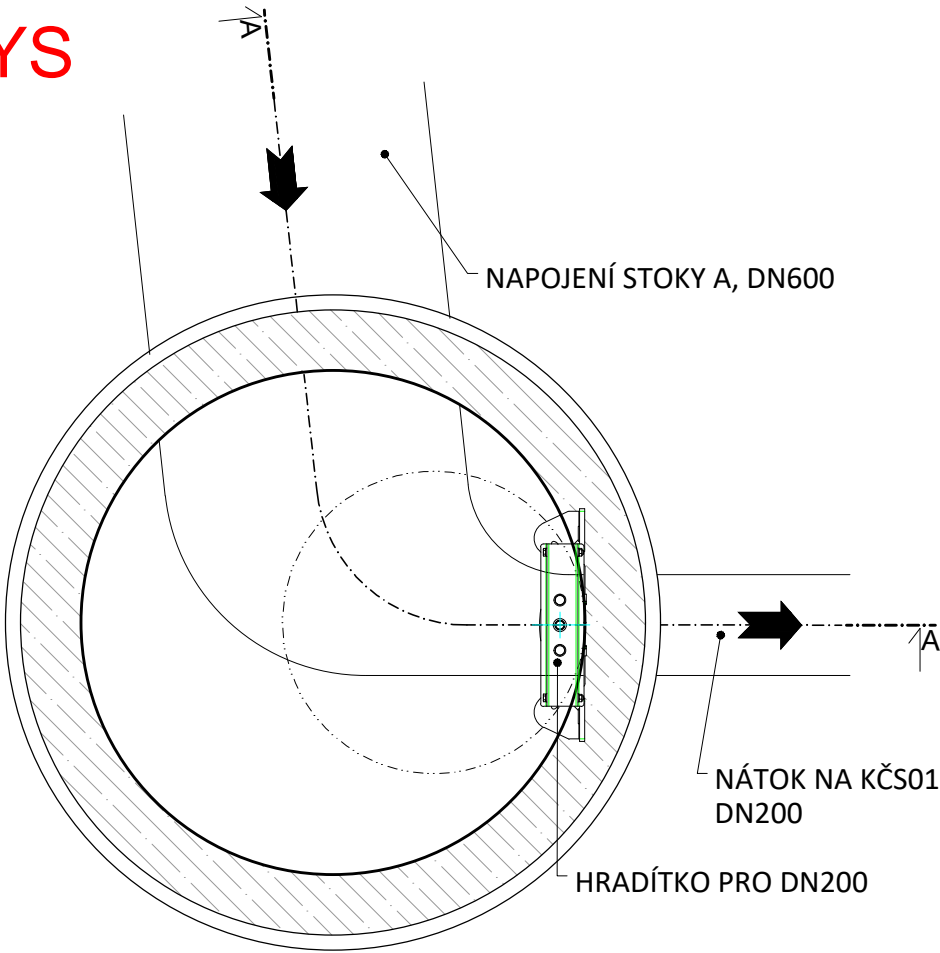

KRAJ: Olomoucký	OBEC: Velké Losiny - Ludvíkov	K.Ú.: Velké Losiny [779083]	 IGEA s.r.o. Na Valše 47/3 702 00 Ostrava igea@igea.cz www.igea.cz	
VYPRACOVAL: Ing. Dominik Naiser	ODPOVĚDNÝ PROJEKTANT: Ing. Petr Charamza	VEDOUcí ODDĚLENÍ: Ing. Petr Zima	JEDNATELKA: Ing. Alena Chválková, MBA	
INVESTOR: Obec Velké Losiny Rudé armády 321; 78815 Velké Losiny			STUPEŇ: DPS	MĚŘÍTKO: 1:20
STAVBA: Prodloužení splaškové kanalizace a vodovodu Ludvíkov – Velké Losiny			formát: A3	VÝKRES Č.: D.2.19
VÝKRES: Detail šachty ŠB01			DATUM: 07/2022	
			Arch.č. – zak.č.: 3046	