


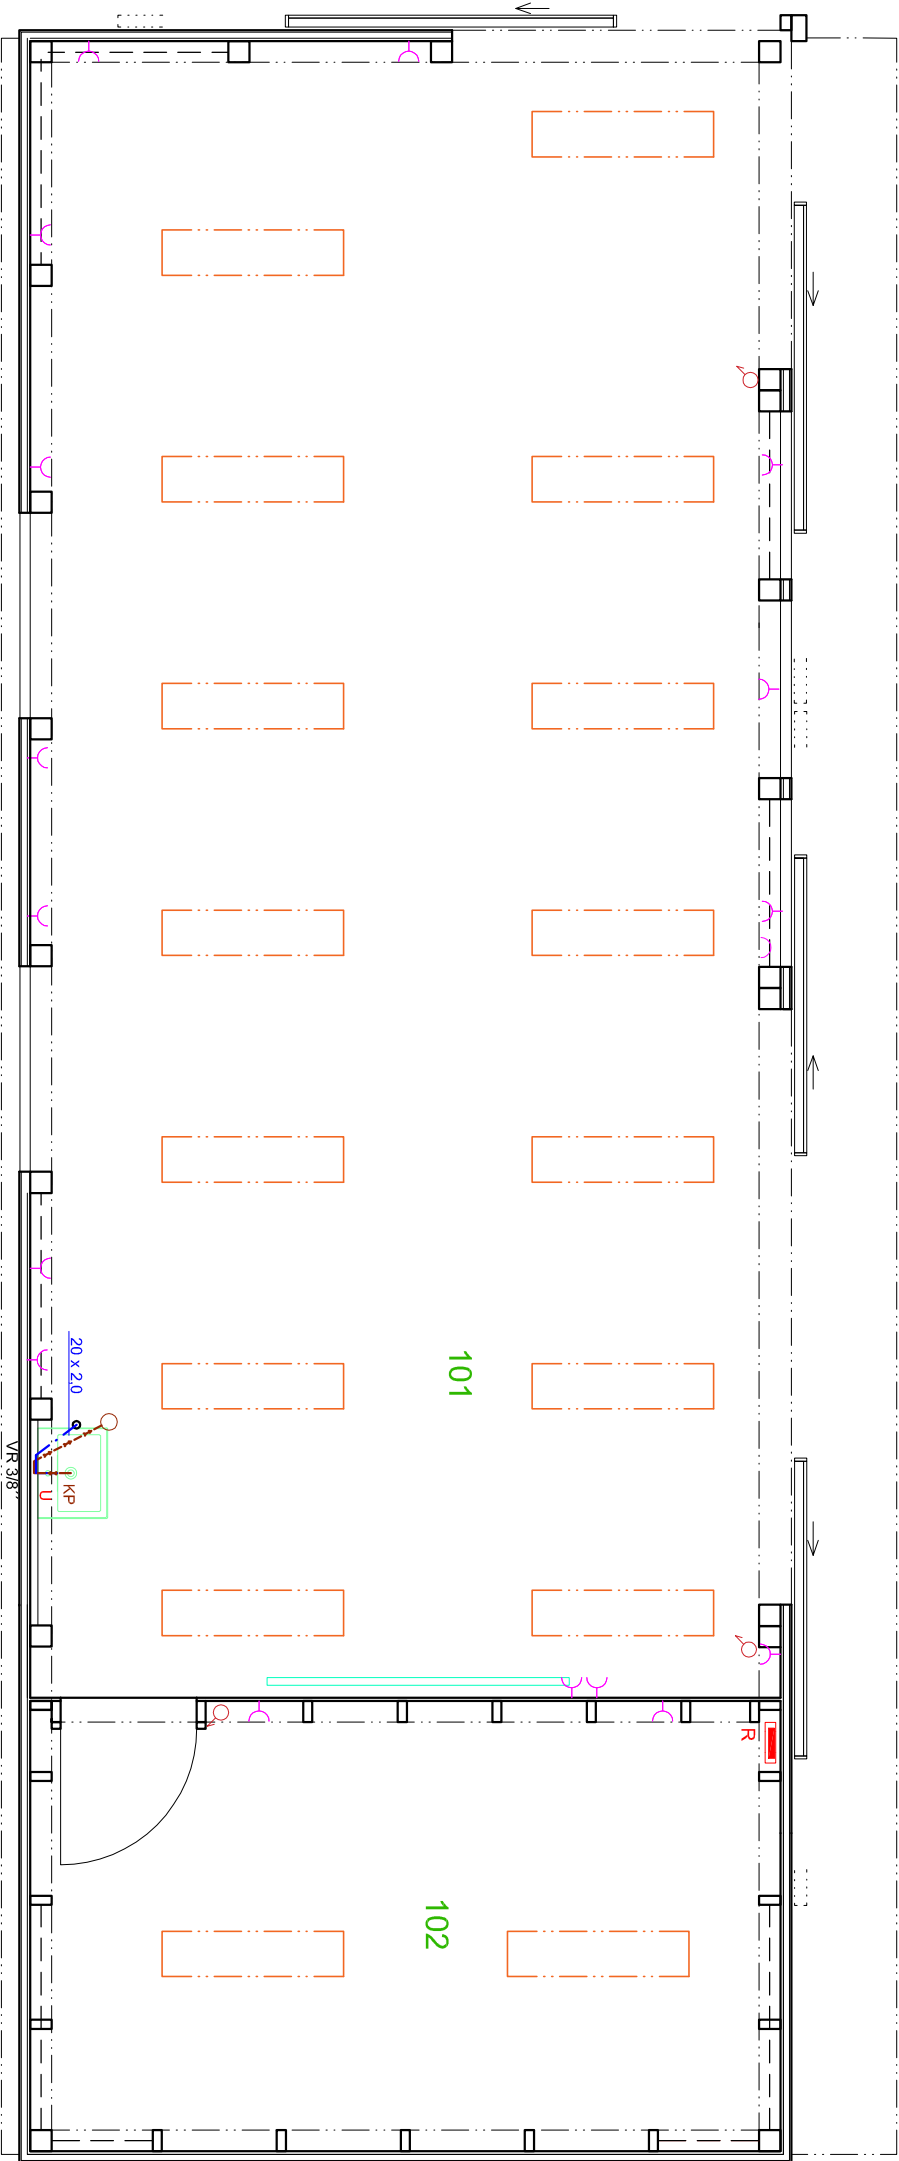

LEGENDA / POZNÁMKY:

elektro:

- R rozvaděč
- spínače, 10A/230V
- zásuvka
- LED panel 36W 30/120 cm svítidla


č.	název místnosti	plocha (m²)
101	letní třída	54,50
102	sklad	14,08

kanalizace:

- potrubí OSMA HT DN 40 - DN 110
- KP ... koleno pro připojení zápachové uzávěrky (umyvadlo)
- Odkanalizování umyvadla PVC 160, dl. 5,6 m napojením na trasu odkanalizování areálu ZŠ. Napojení ve stávající šachtě.

voda:

- přívod vody : vodoinstalace ze ZŠ PE-LD 32x3,0 dl. 9,5 m
- prostupem v základech a dále nad podkladní desku prostupem
- rozvody vody v plast. potrubí Hostalen FN 20
- SV vedená v podlaze LNP
- U ... umyvadelová stojánková baterie páková
- umyvadelová baterie s průtokovým ohřeváčem pro zajištění teplé vody (mytí rukou)
- VR ... ventili rohový
- !!! tato dokumentace je pro stavební řízení, není určena pro provádění stavby !!!

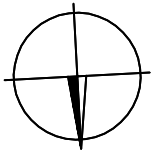

zpracoval: Ing. Petr Franců		Petr Franců, IČ 60260912	
místo stavby: ppčk: 3124/1 k.ú.: Smržovka obec: Smržovka		stavbník: Město Smržovka náměstí T. G. Masaryka 600 468 51 Smržovka	
název stavby: Letní zázemí sportoviště školy		datum: 30.8.2024	měřítko: 1:50
složka: D.1.4. Technika prostředí staveb		st. úřad: Smržovka	rozsah přílohy: 2 x A4
příloha: PŮDORYS TŘÍDY - TZB		D.1.4.b.1.	
		projektování pozemních staveb Vtkoslavická 29/164, 466 01 Jablonec n.N.	
		stupeň: povolení záměru	
		číslo přílohy:	