



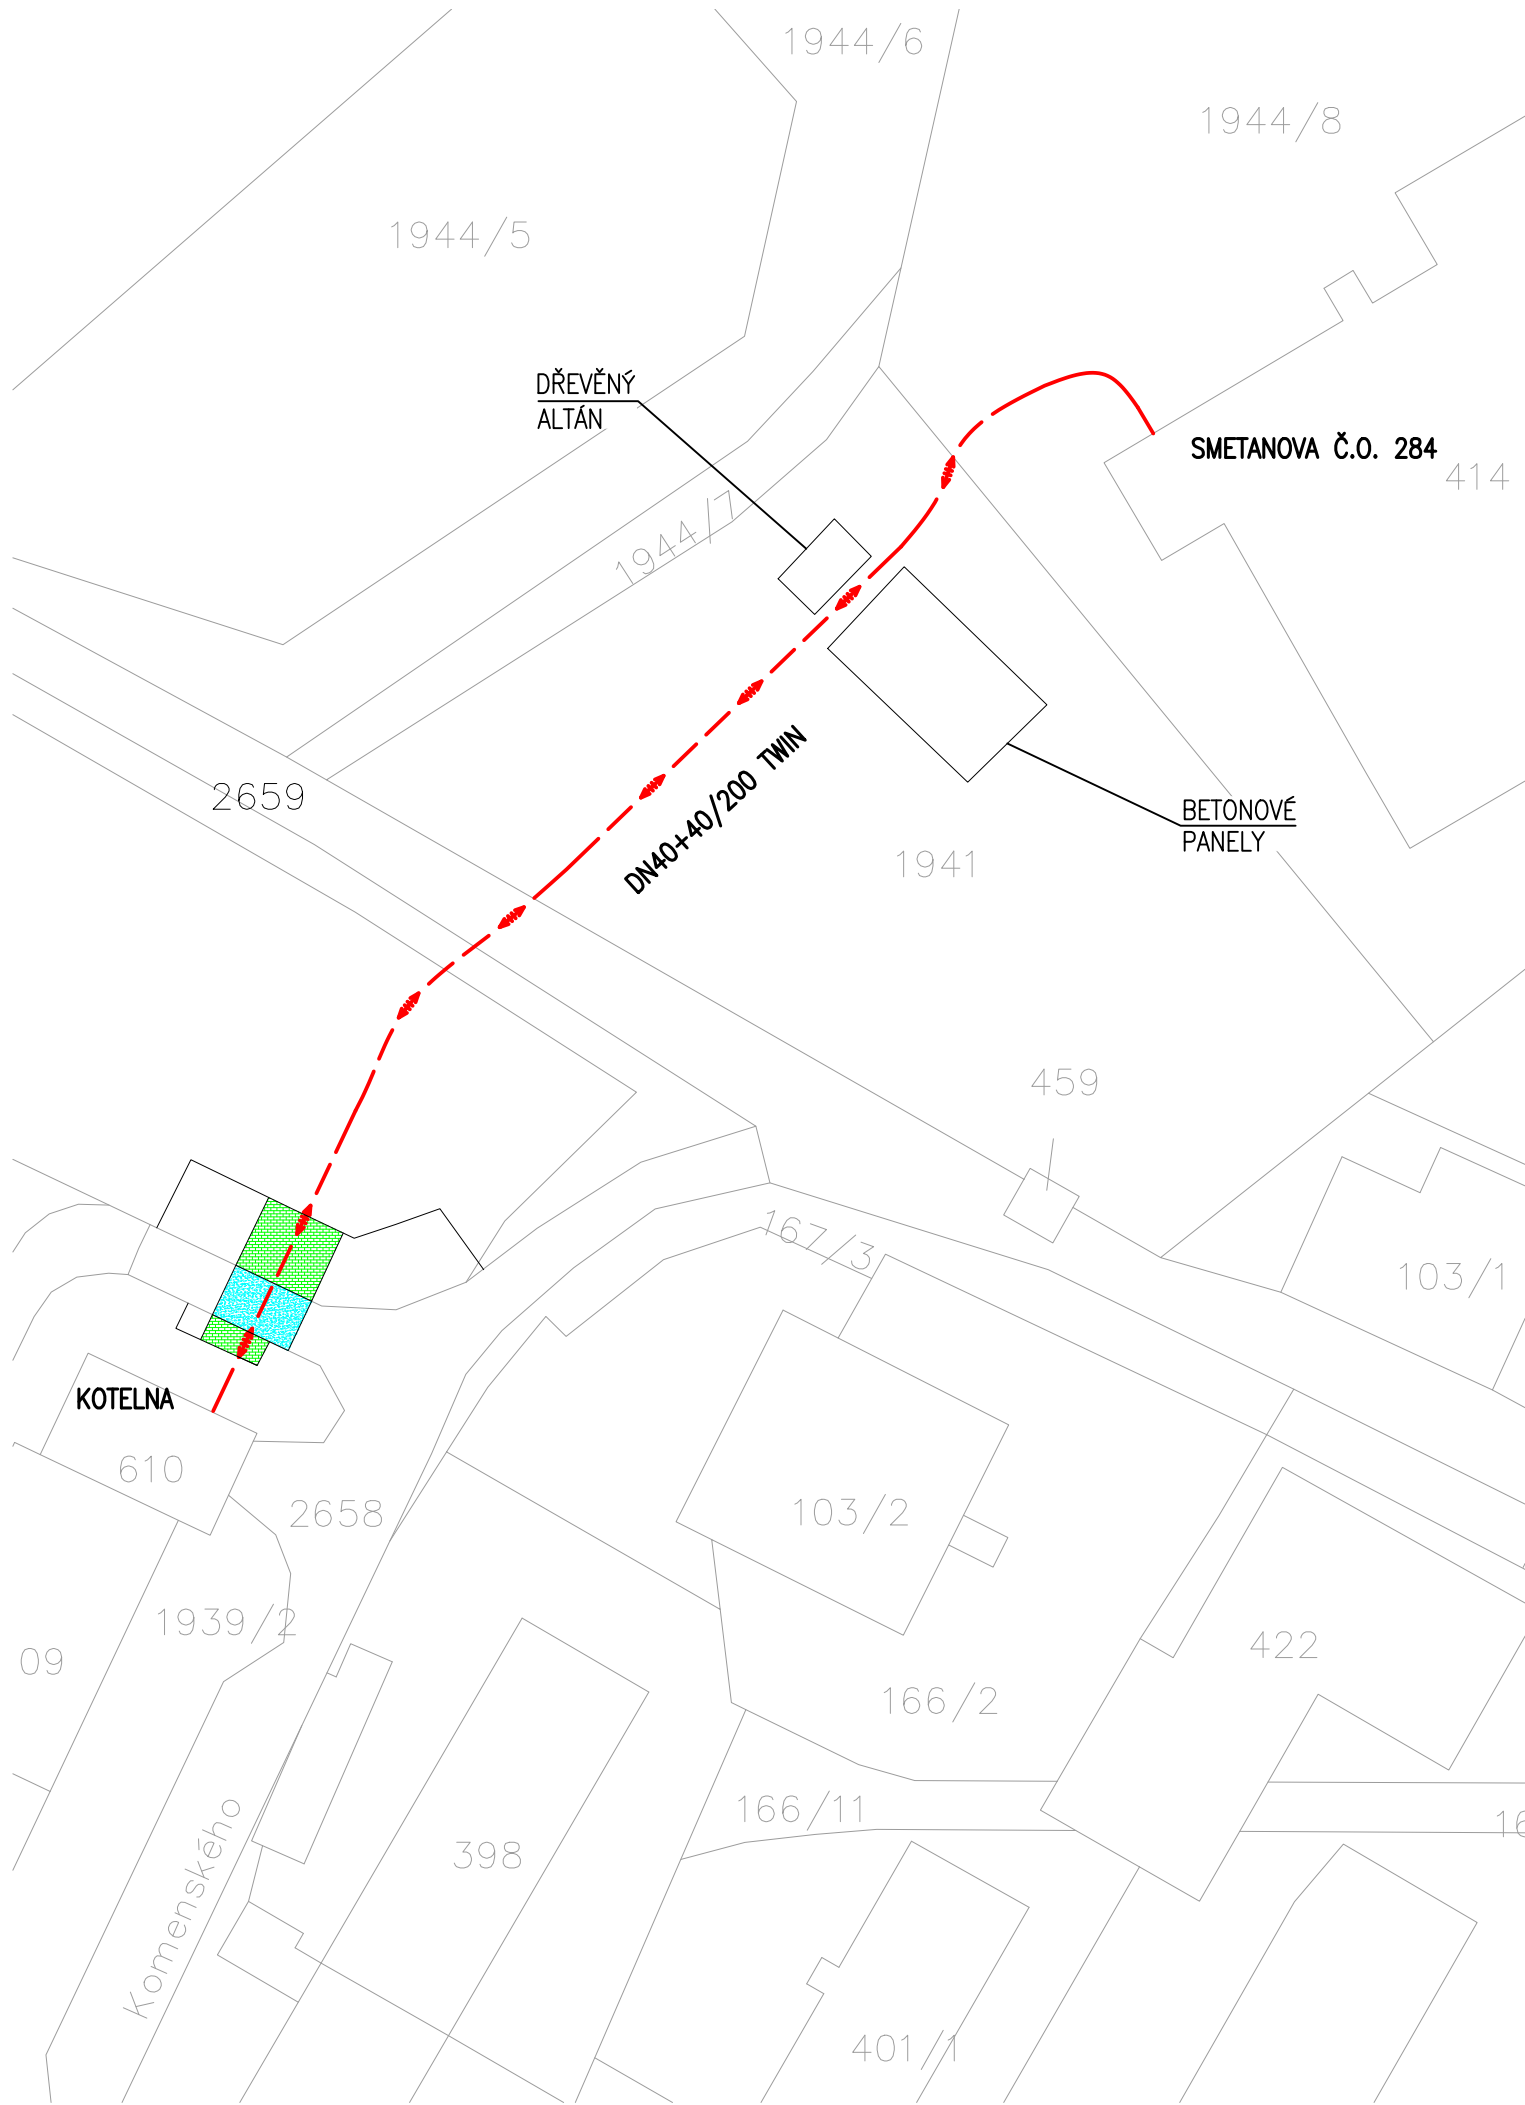


CHODNÍK ZÁMKOVÁ DLAŽBA

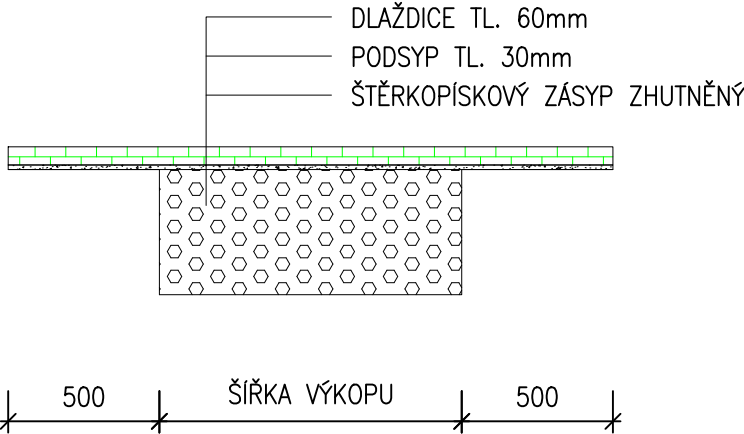

LEGENDA

- OSA NOVÉHO TEPLOVODU POTRUBÍ PEX
- PARKOVIŠTĚ–ZÁMKOVÁ DLAŽBA
- KOMUNIKACE–ASFALT

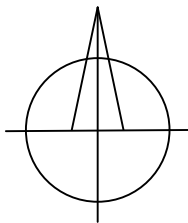

ZODPOV. PROJEKTANT	VYPRACOVAL	KONTROLOVAL	TZ PRO TZ pro, s.r.o. Filipinského 55 615 00 Brno tzpro@tzpro.cz www.tzpro.cz KONCEPCE PROJEKCE INŽENÝRING	
ING. PAVEL BURIAN	ING. MAREK RUŠÍN	PAVEL HERMAN		
INVESTOR: OBEC DVORCE, IČO 00295973 NÁMĚSTÍ 13, 793 68 DVORCE				
AKCE: TEPLOVODNÍ PŘÍPOJKA PRO OBJEKT TURISTCENTRA, DVORCE			DATUM	09/2022
			STUPEŇ	DPS
			FORMÁT	4xA4
			Č. ZAKÁZKY	012c/2022
PROFESE: ZÁSADY ORGANIZACE VÝSTAVBY			MĚŘÍTKO: 1:500	Č.VÝKRESU: E1
OBSAH: SITUACE OBNOVENÍ KOMUNIKACÍ				