
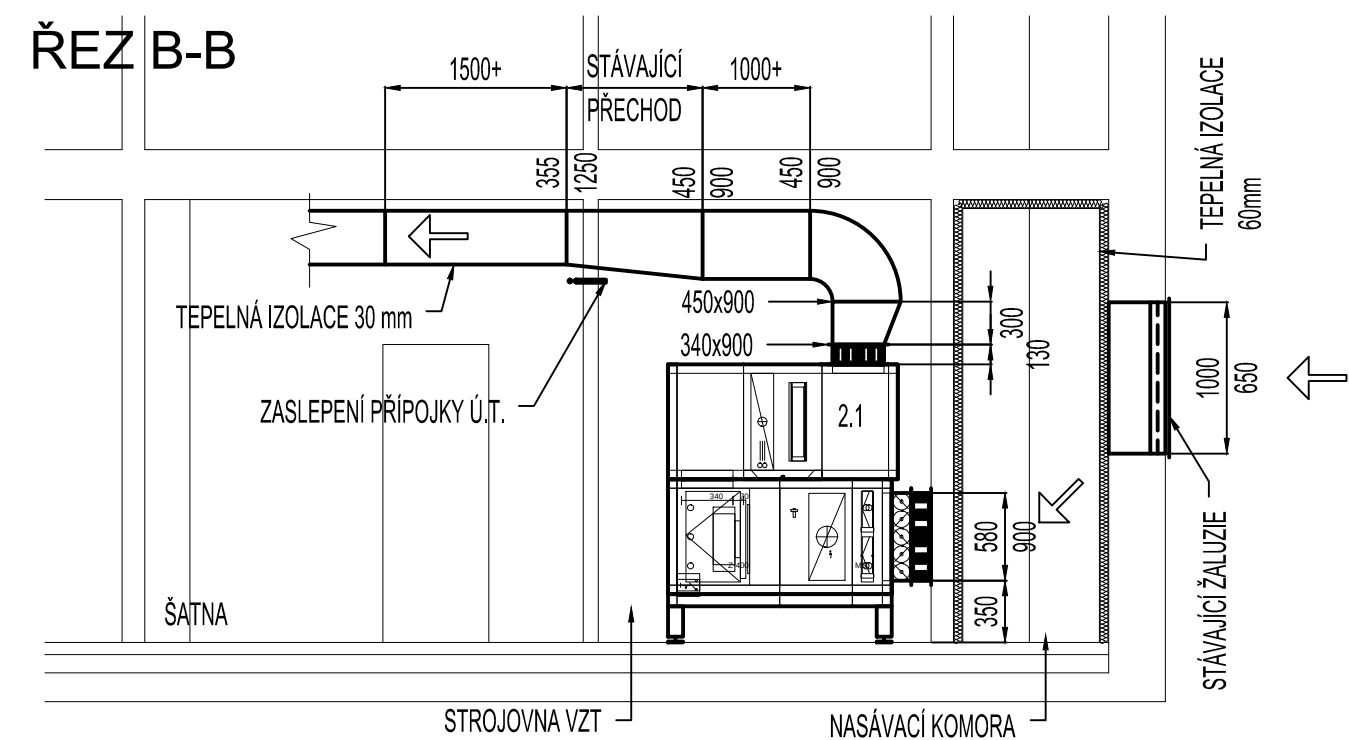
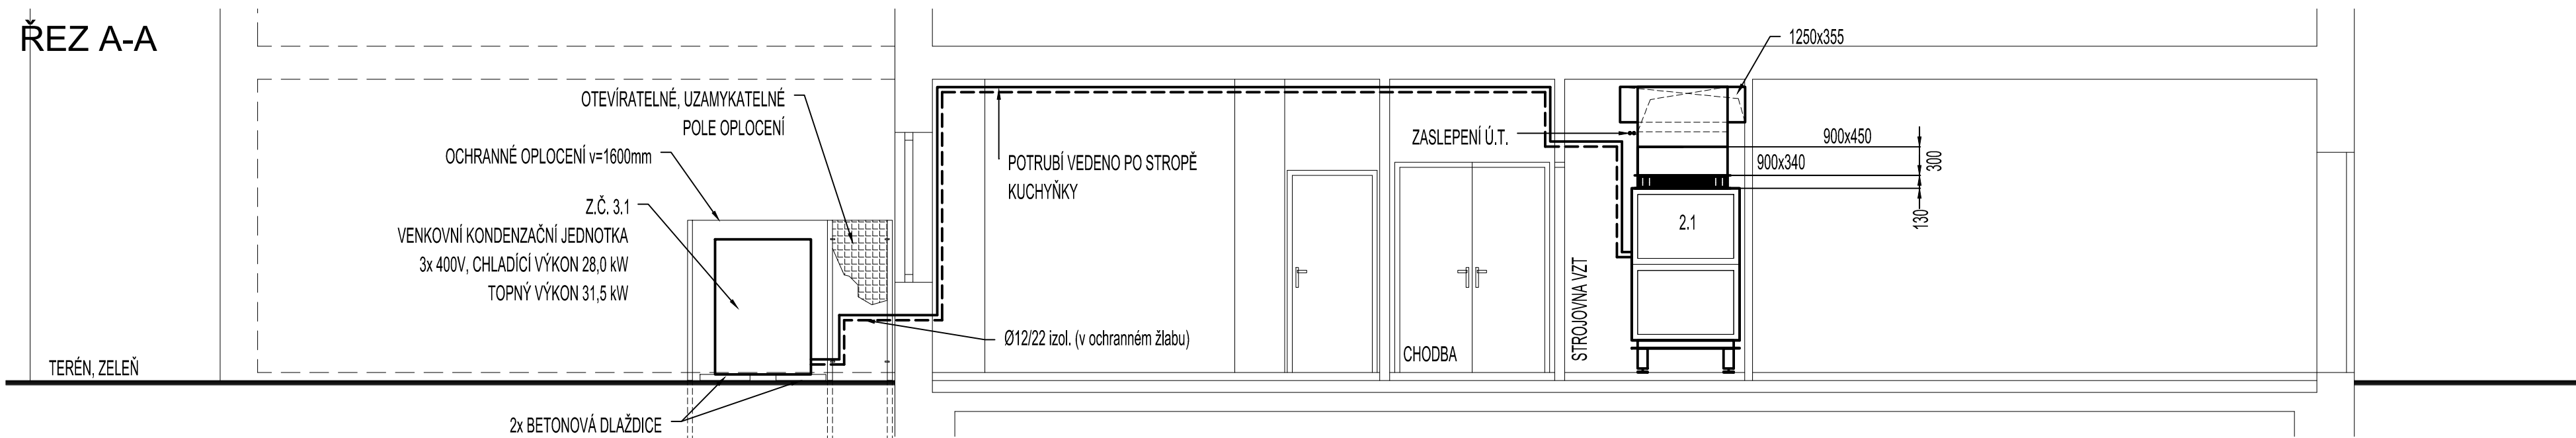


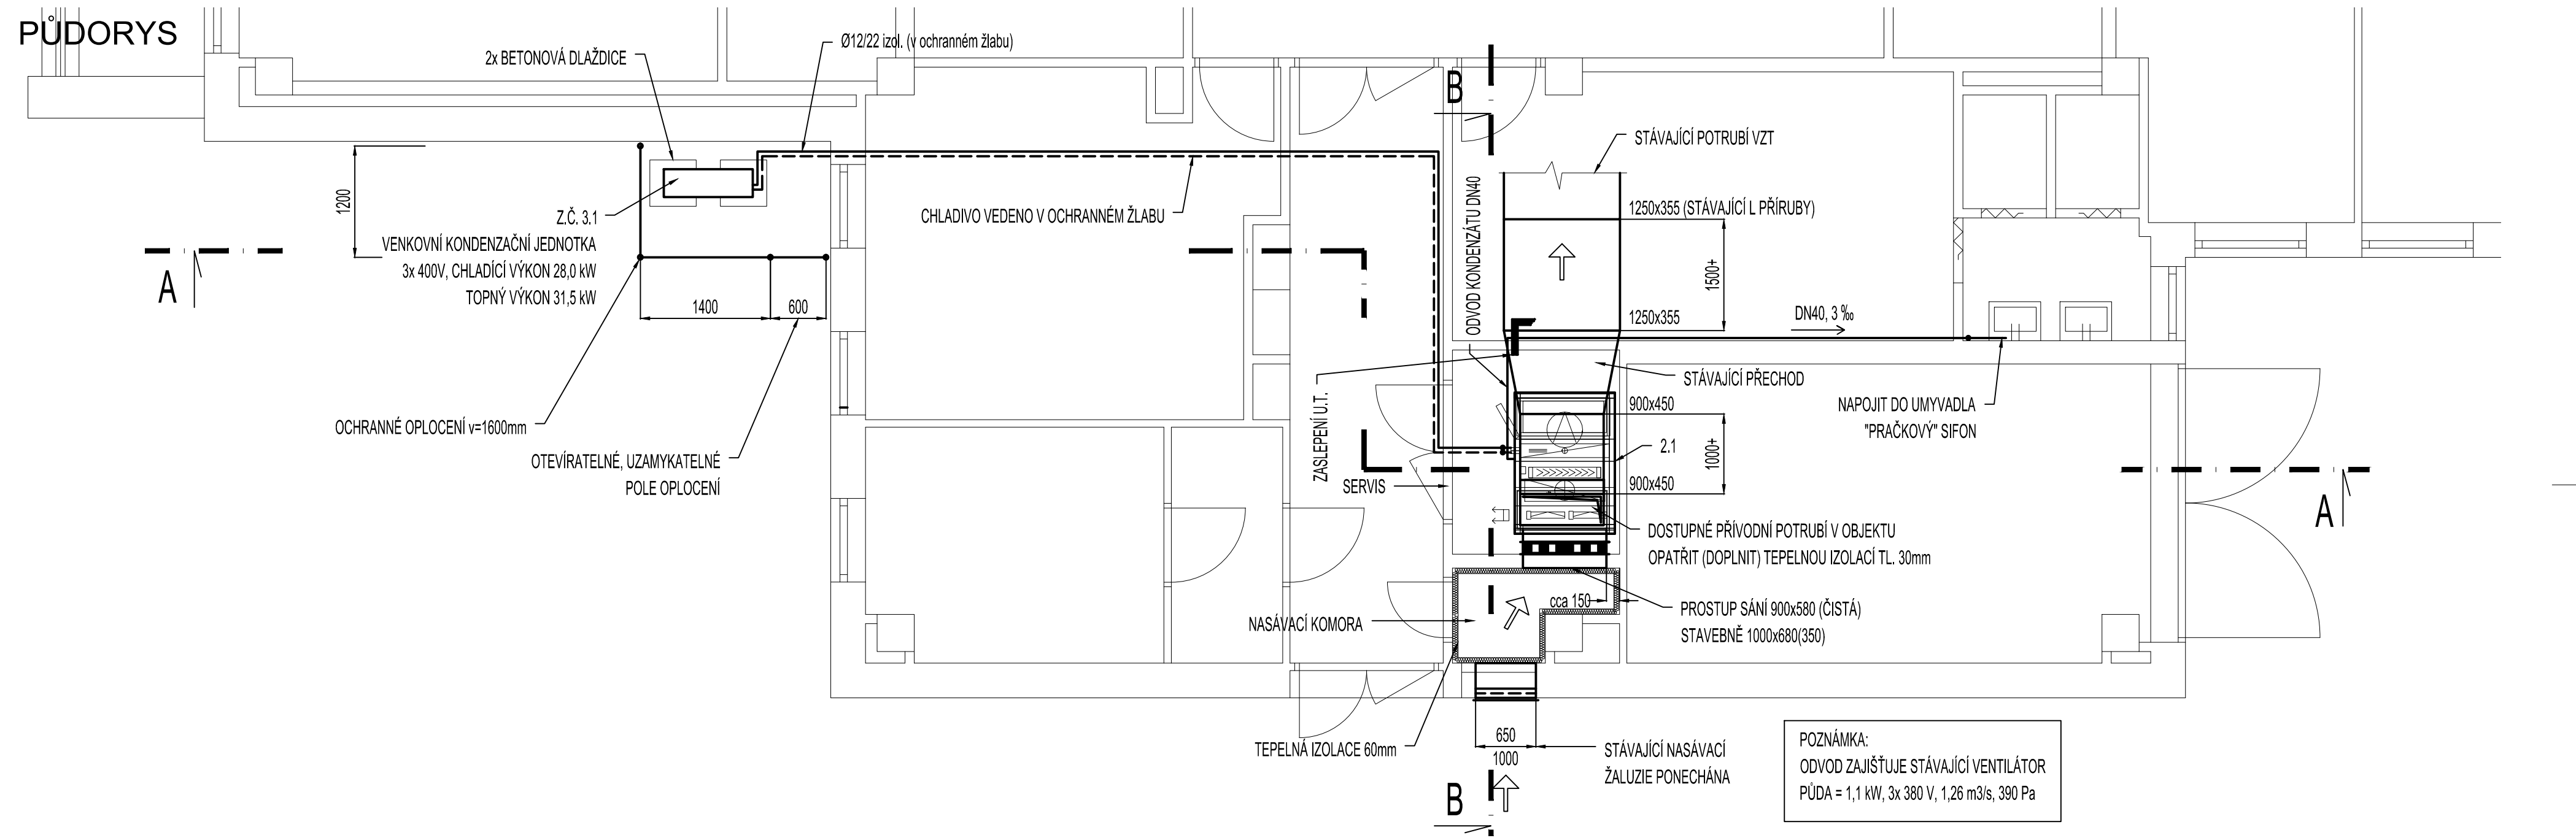

Veškerá práva vyhrazena. Šíření nebo reprodukování díla v tištěné či audiovizuální podobě a uveřejňování díla prostřednictvím internetové sítě bez písemného souhlasu autora je dle platných zákonů zakázáno.

INVESTOR Městská část Praha 18 Odbor hospodářské správy a investic Bechyňská 639,199 00 Praha 9 - Letňany		AKCE VÝMĚNA VZT JEDNOTKY - POŠTA Bechyňská 638,199 00 Praha 9 - Letňany			
ZPRACOVATEL ČÁSTI DOKUMENTACE František Vajík Ciolkovského 851/3 161 00 Praha 6 mob: 734 899 486 e-mail: vajikf@seznam.cz IČO: 888 81 484	ARCHITEKT	STUPEŇ DOKUMENTACE DVZ		PARÉ	
	ZODPOVÍDÁ František Vajík	ČÁST DOKUMENTACE VZDUCHOTECHNIKA, CHLAZENÍ			
	VYPRACOVAL František Vajík				
MĚŘÍTKO 1:50	ČÁST D	SO/PO 1.4	PROFESE 04	ČÍSLO VÝKRESU 04	DATUM listopad 2014
OBSAH PŮDORYS, ŘEZY					