

Zodp. projektant:	Ing. HRAD	Vypracoval:	Ing. ŽENÍŠEK	Schválil:	Ing. KOMŇEK	BUILDINGcentrum - HSV, s.r.o. úsek projekce KarloV 169/88 594 01 Velké Meziříčí tel.: (+420) 566 686 211 fax.: (+420) 566 686 299 info@bc-hsv.cz www.bc-hsv.cz			
Investor:	NOVÉ VINAŘSTVÍ, a.s., Výsluní 613, 691 83 Dmholc								
Místo stavby:	k.ú. Dmholc parc.č. 1643/2, 1285/36, 1643/302								
Název akce - objekt:						Stupeň PD: DPS			
SKLAD VÍNA SO 02 - DEŠŤOVÁ KANALIZACE						Číslo zakázky:	6 024 17	Datum:	9/ 2018
						Formát:	2 x A4	Číslo výkresu:	401
						Měřítko:	1:500		
Název výkresu - profese:						Číslo paré:			
DEŠŤOVÁ KANALIZACE									
SITUACE DK									

KATASTRY
PARCELNÍ ČÍSLA
DRUH POVRCHU

MĚŘÍTKA 1:250/100

LEGENDA TYPŮ ČAR
PŮVODNÍ TERÉN
UPRAVENÝ TERÉN

STOKA S1


KÓTA UPRAVENÉHO TERÉNU

HLOUBKA DNA POTRUBÍ

KÓTA DNA POTRUBÍ

SROVNÁVACÍ ROVINA

STANIČENÍ [km/m]
PROFIL[mm]–MATERIÁL–DĚLKA[m]
SKLON[promile]–DĚLKA[m]
KAPACITNÍ PRŮTOK[l/s]–RYCHLOST[m/s]

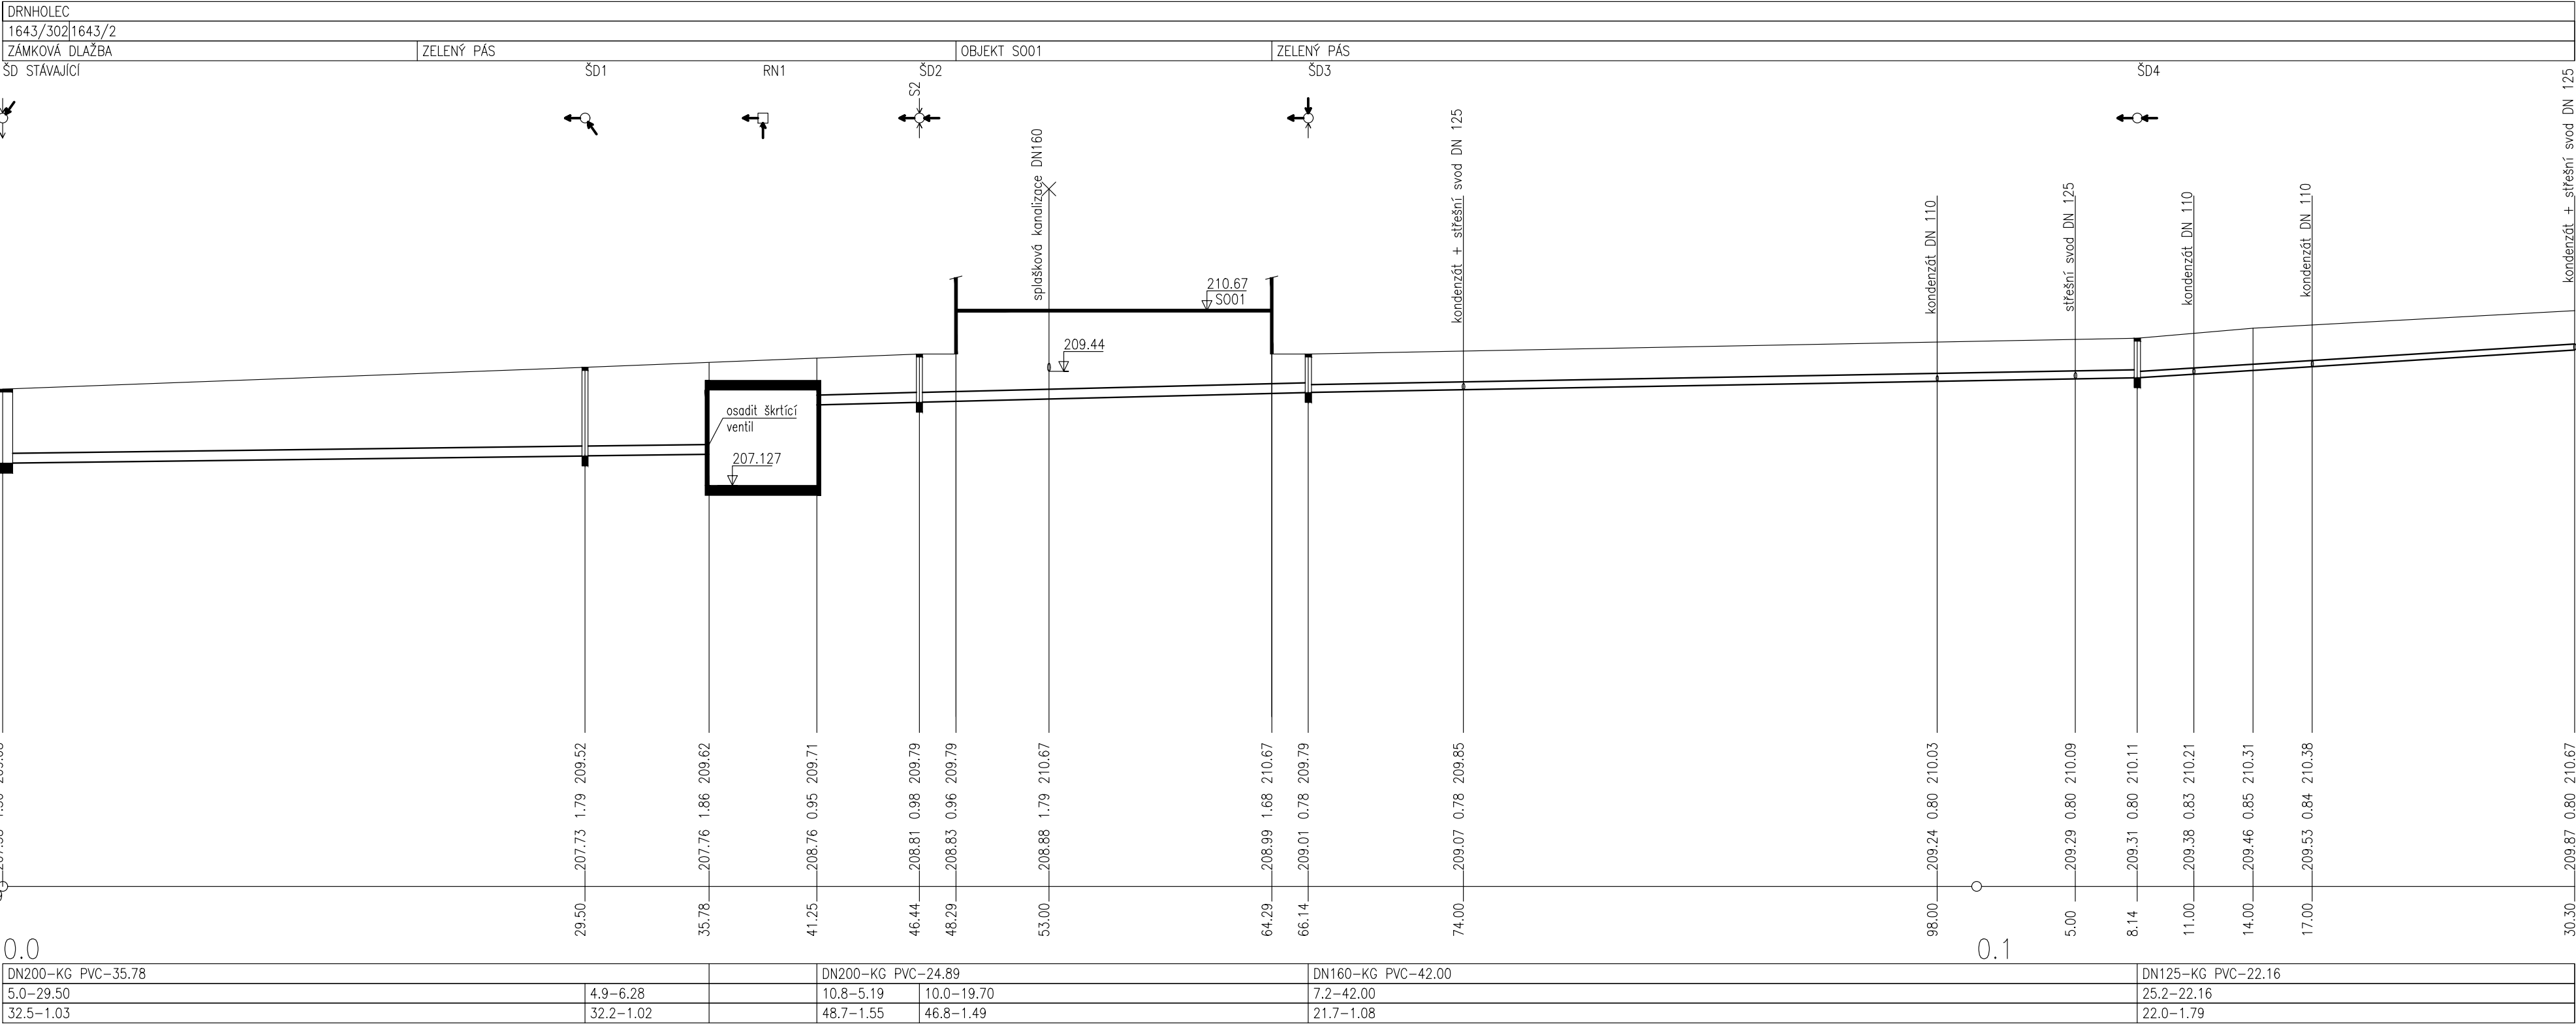

Zodp. projektant:	Ing. HRAD	Vypracoval:	Ing. ŽENIŠEK	Schválil:	Ing. KOMÍNEK
Investor: NOVÉ VINAŘSTVÍ, a.s., Výskuní 613, 691 83 Drnholec Místo stavby: k.ú. Drnholec parc.č. 1643/2, 1285/36, 1643/302					
Název akce - objekt: SKLAD VÍNA SO 02 - DEŠŤOVÁ KANALIZACE					
Název výkresu - profese: DEŠŤOVÁ KANALIZACE PODELNÝ PROFIL - STOKA S1					
Stupeň PD: DPS Číslo zakázky: 6 024 17 Formát: 3 x A4 Měřítko: 1:250/100 Datum: 9/ 2018 Číslo výkresu: 402 Číslo paré:					
BUILDINGcentrum - HSV, s.r.o. úsek projekce info@bc-hsv.cz www.bc-hsv.cz Karlov 169/88 594 01 Velké Meziříčí tel.: (+420) 566 686 211 fax.: (+420) 566 686 299					

DRNHOLEC		
1643/2		1284/3
ZELENÝ PÁS		KONSTRUKCE PRO KONDENZÁTORY
ŠD2	ŠD5	ŠD


M 1:200/100

0.0


DN160-KG PVC-42.00	DN125-KG PVC-21.90
11.9-42.00	16.4-21.90
28.4-1.41	17.5-1.43

Zodp. projektant: Ing. HRAD		Vypracoval: Ing. ŽENÍŠEK		Schválil: Ing. KOMŇEK	
					
Investor: NOVÉ VINAŘSTVÍ, a.s., Výsluní 613, 691 83 Dřmohlec					
Místo stavby: k.ú. Dřmohlec parc.č. 1643/2, 1285/36, 1643/302					
Název akce - objekt:					
SKLAD VÍNA SO 02 - DEŠŤOVÁ KANALIZACE					
Název výkresu - profese:					
DEŠŤOVÁ KANALIZACE PODELNÝ PROFIL - STOKA S2					


ZÁKLADOVÁ DESKA + STĚNY

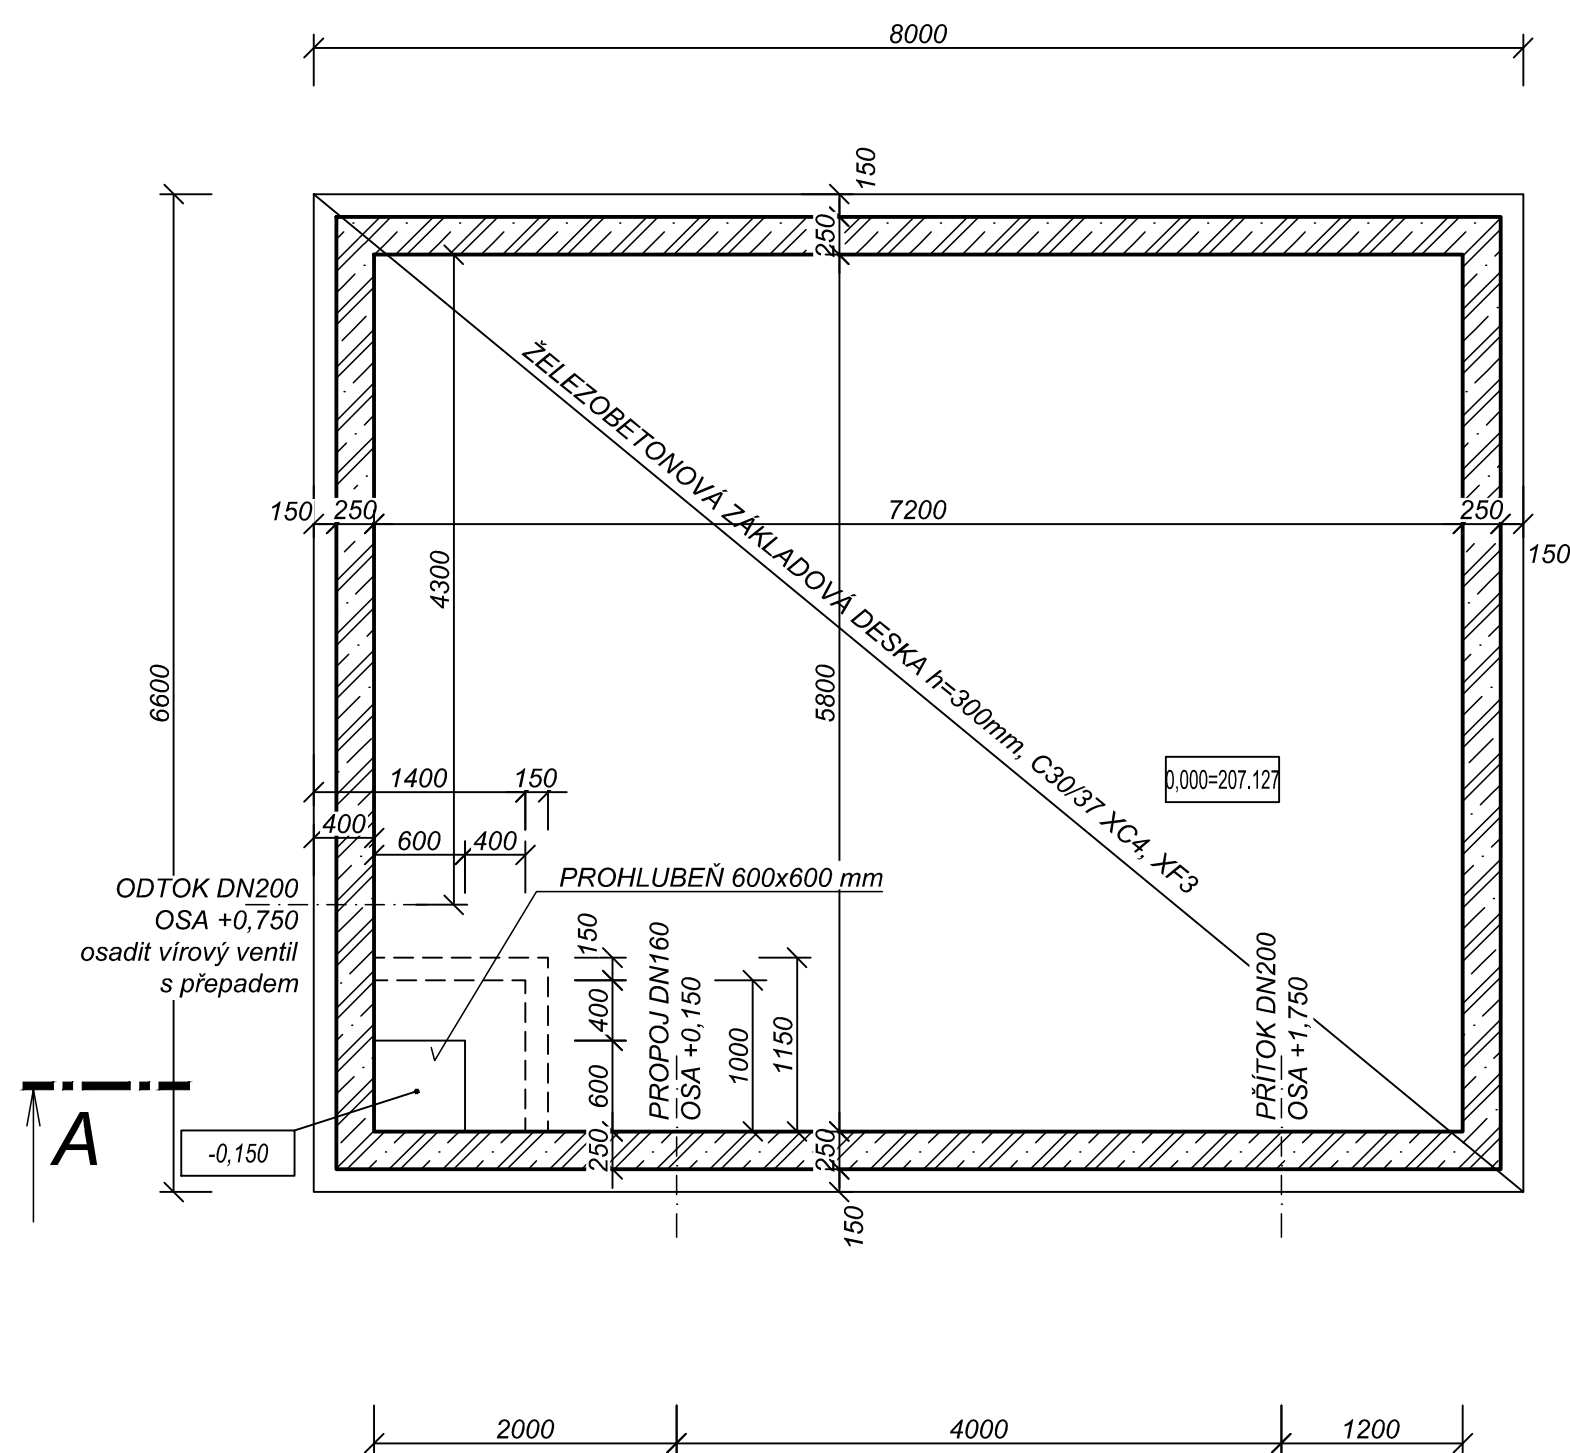

ŘEZ A-A

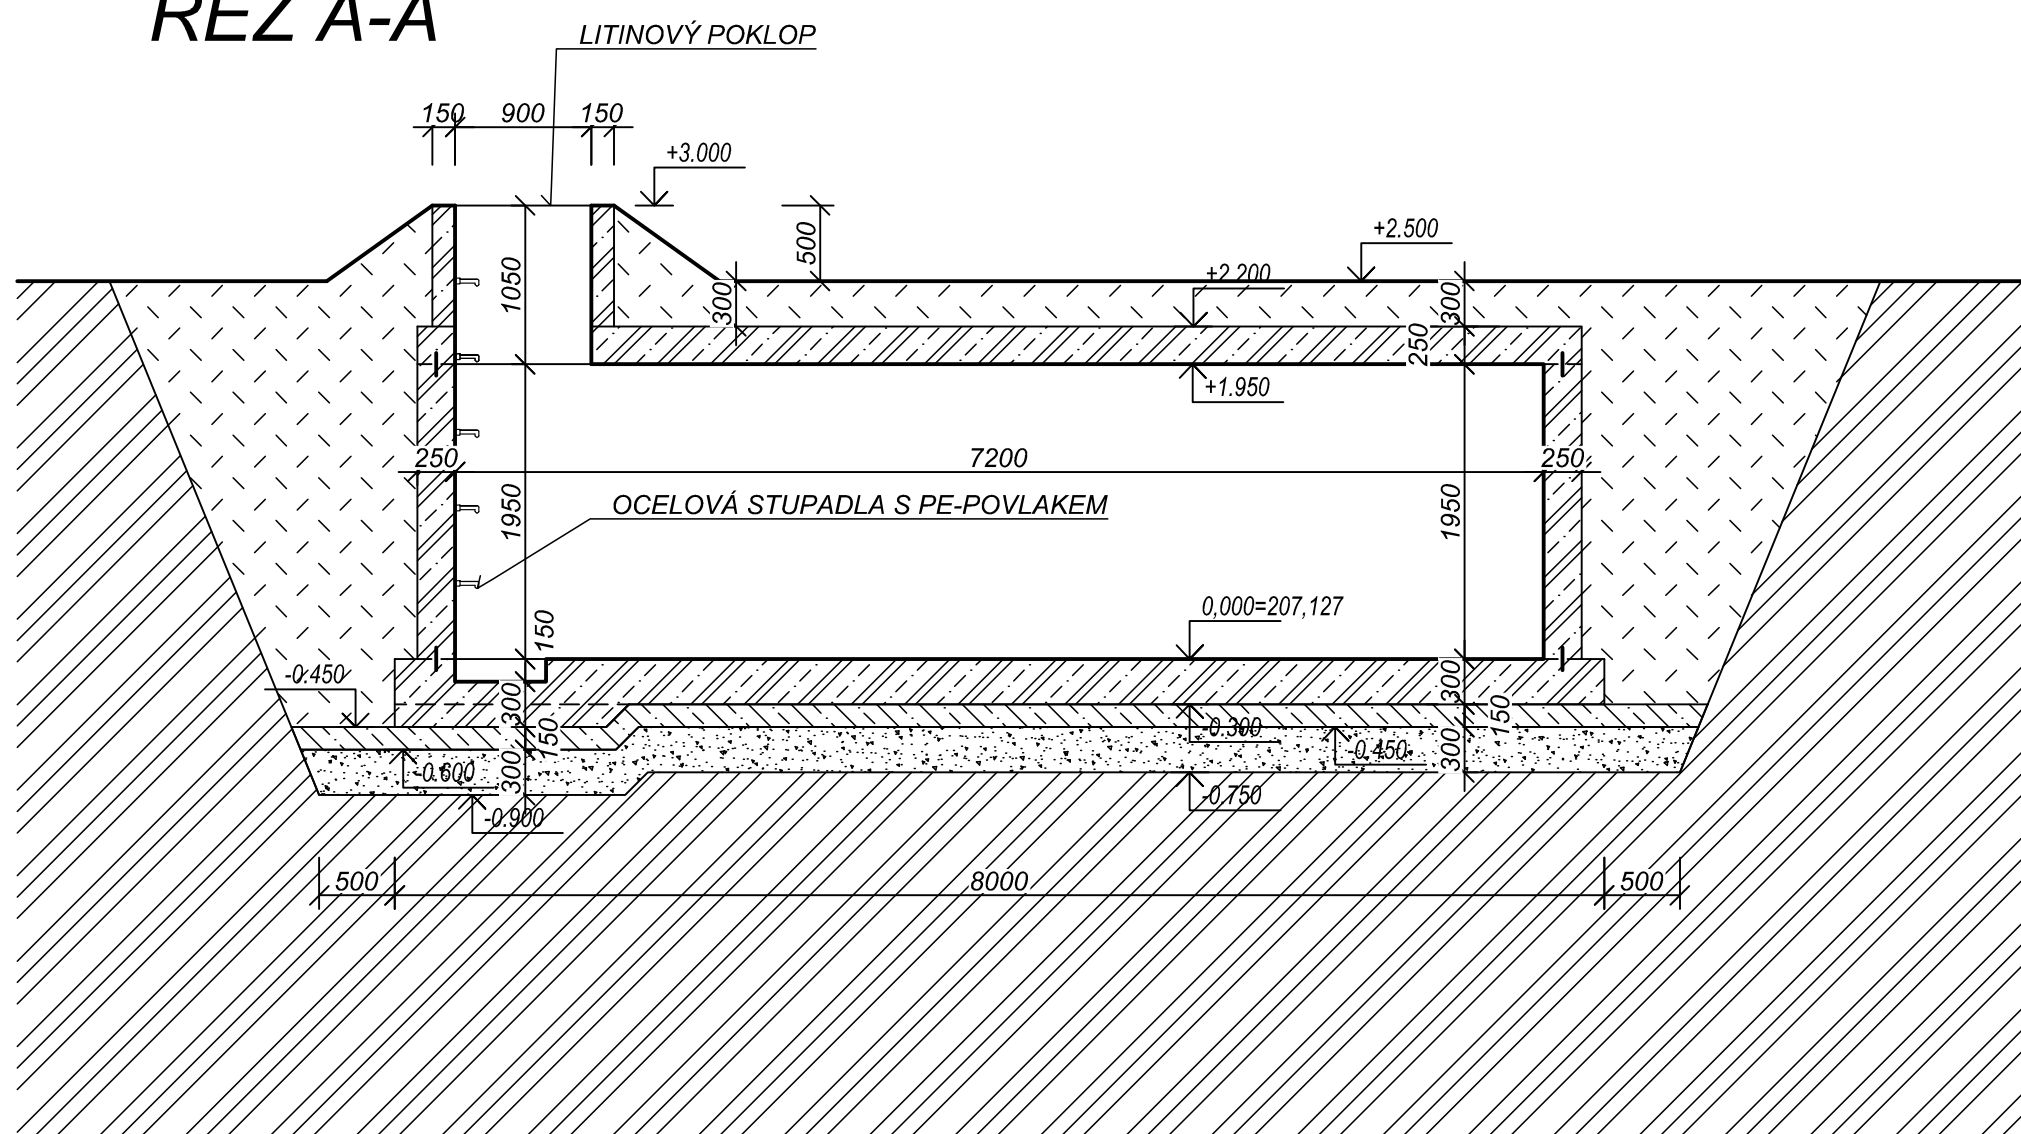

STROPNÍ DESKA

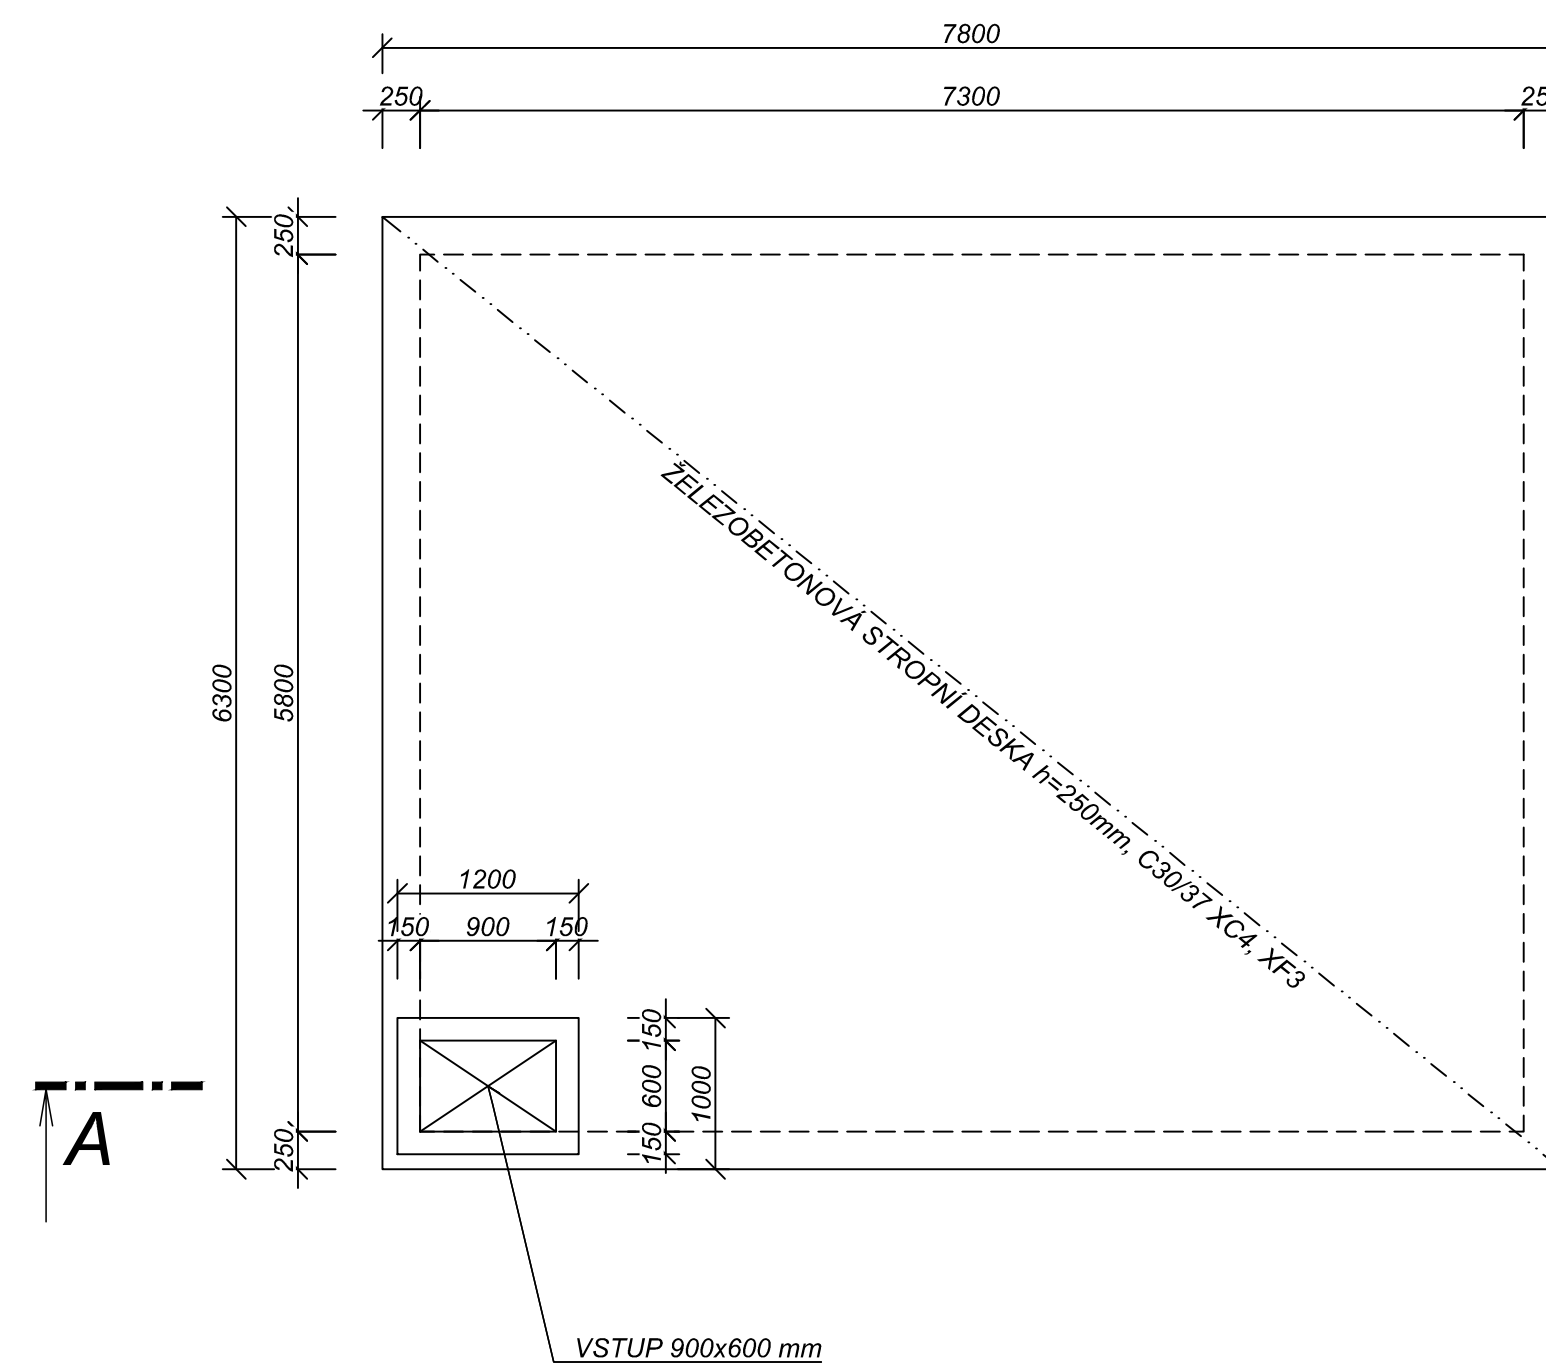


LEGENDA MATERIÁLŮ

	ZEMINA PŮVODNÍ
	HUTNĚNÝ PODSYP - KAMENIVO 16-32
	BETON PROSTÝ C16/20 + KARISÍŤ R8/100/100
	HUTNĚNÝ ZEMINOVÝ NASYP
	VODOSTAVEBNÍ ŽELEZOBETON C30/37 XC4, XF3 + VÁZANÁ VÝTUŽ


POZNÁMKA

- DO PRACOVNÍCH SPÁR BUDE PŘI BETONÁŽI VKLÁDÁNO TĚSNĚNÍ
- VÝZTUŽ ŽB KONSTRUKCE BUDE NAVRŽENA DODAVATELSKOU FIRMOU
PŘEDBĚŽNĚ LZE UVAŽOVAT S VÝZTUŽENÍM MINIMÁLNĚ 180 kg/m3 BETONU

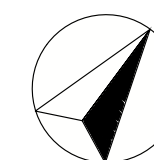 $\pm 0,000 = 207,127 \text{ m n.m.}$

Zodp. projektant:	Ing. HRAD	Vypracoval:	Ing. ŽENISEK	Schválil:	Ing. KOMINEK
Investor:	NOVÉ VINAŘSTVÍ, a.s., Výsuvní 613, 991 83 Dřiholec				
Místo stavby:	k.ú. Dřiholec parc.č. 1643/2, 1285/36, 1643/302				
Název díla - objekt: SKLAD VÍNA SO 02 - DEŠŤOVÁ KANALIZACE Název výkresu - profese: DEŠŤOVÁ KANALIZACE RETENČNÍ NÁDRŽ					
BUILDINGcentrum - HSV, s.r.o. usluz projekce info@bc-hsv.cz www.bc-hsv.cz Karlovy Vary 1649/88 594 01 Vělné Masčův tel.: (+420) 566 686 211 fax.: (+420) 566 686 299					
Šuplet PD: DPS Číslo zakázky: 6 024 17 Formát: 6 x A4 Měřítko: 1:50 Datum: 9/2018 Číslo výkresu: 404					
Číslo paré:					

ŘEZ VZOROVOU ČERPACÍ ŠACHTOU

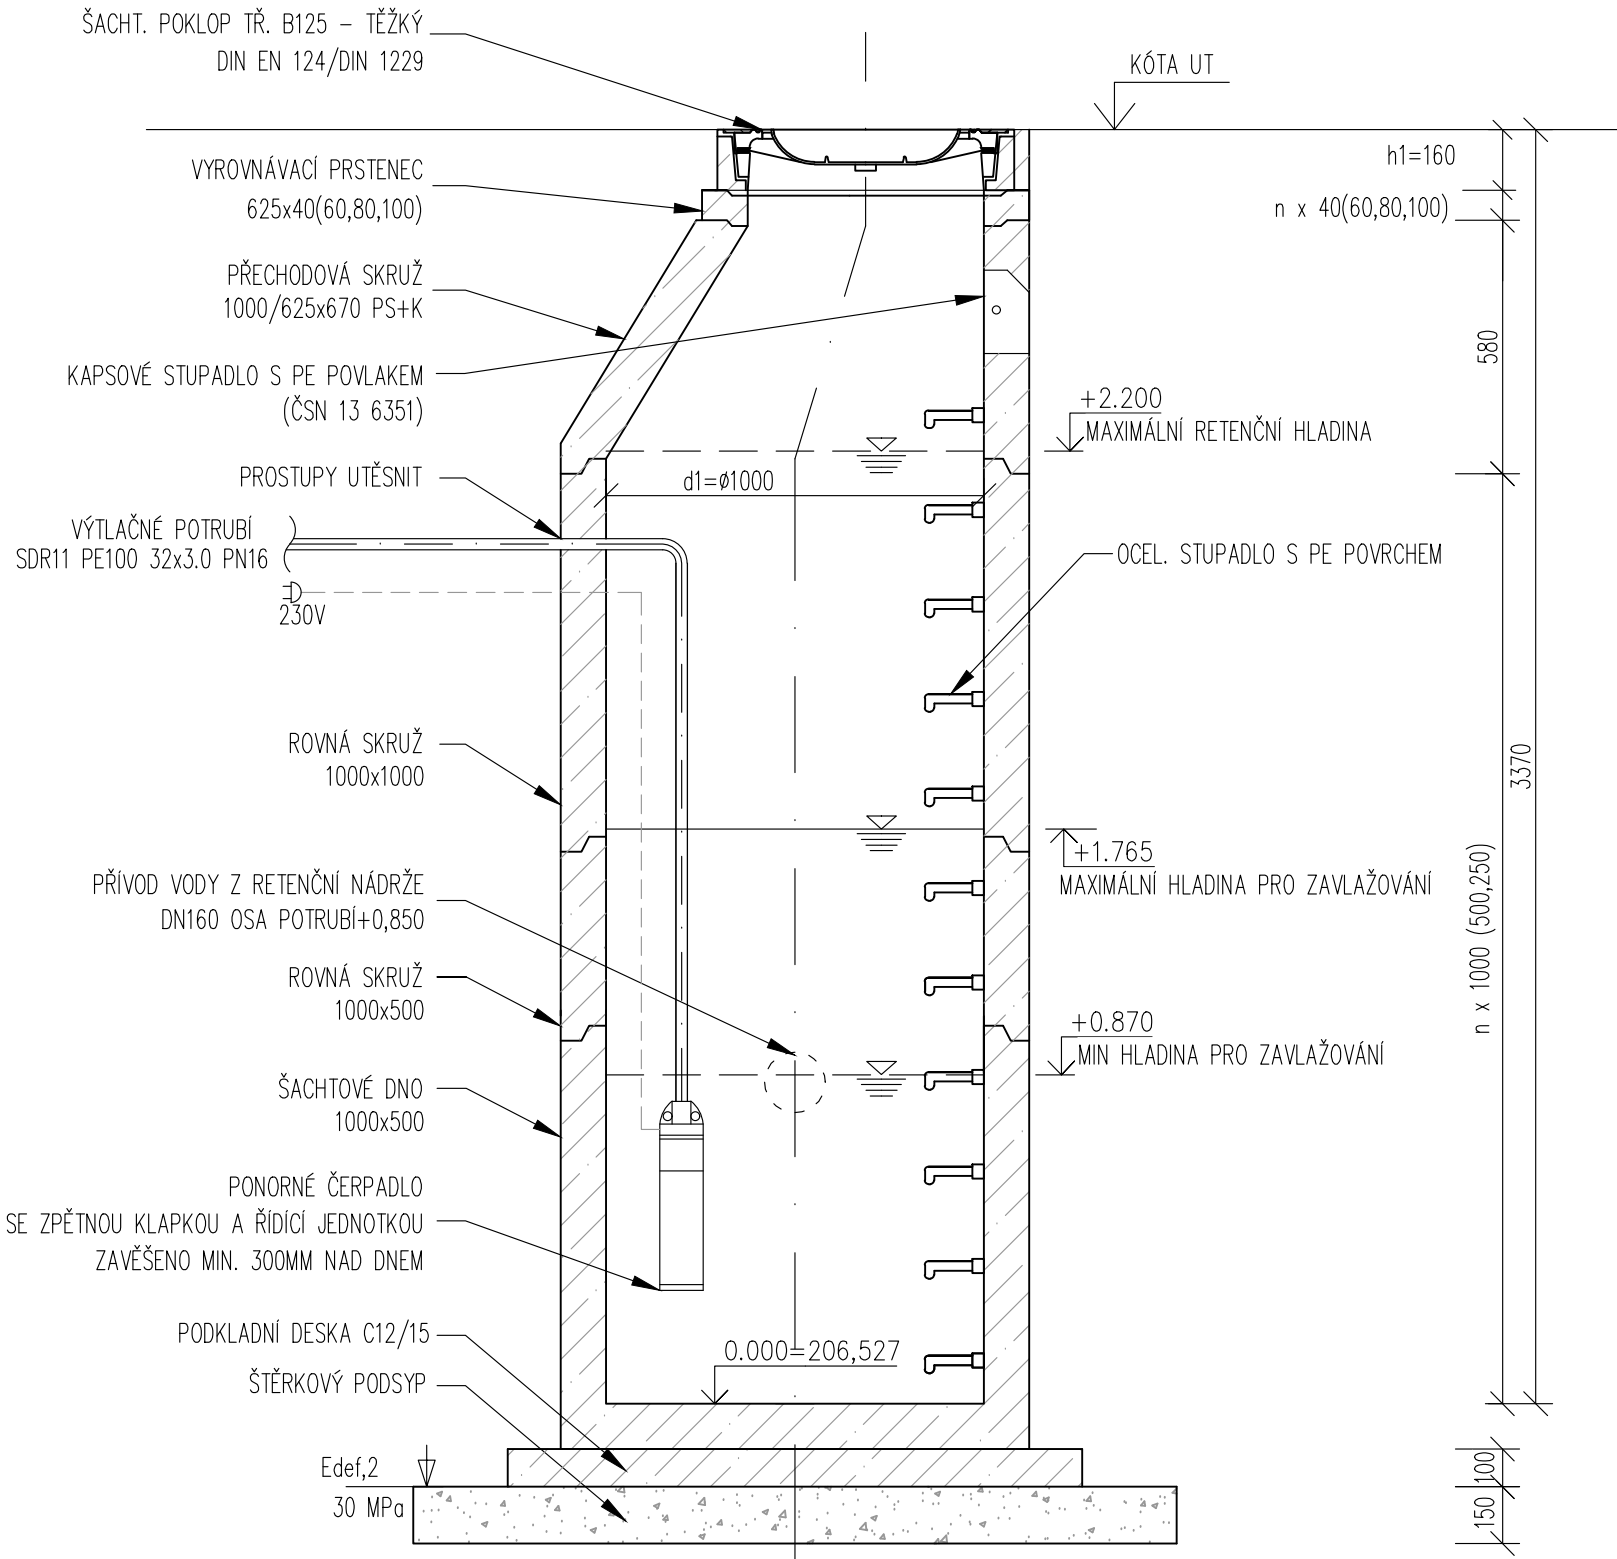

LEGENDA

- PREFABRIKOVANÁ ŠACHTICE – TL. STĚNY 120mm
– ČERPADLO AUTOMATICKY ŘÍZENO DLE TLAKU V SYSTÉMU S OCHRANOU PROTI CHODU NA SUCHO
Hmax: 48m; Qmax=95l/min


POZNÁMKA

- ŠACHTA JE OSAZENA OCELOVÝMI STUPADLY S PE-POVLAKEM (NAD SEBOU), PRVNÍ KAPSOVÉ POPLASTOVANÉ STUPADLO V ŠACHTĚ JE OSAZENO VE VZDÁLENOSTI max.60cm OD HORNÍ HRANY ŠACHTOVÉHO POKLOPU A ODE DNA
- MEZI JEDNOTLIVÉ BLOKY BUDE VLOŽENO PRYŽOVÉ TĚSNĚNÍ DLE ČSN EN 681-1
- PO REALIZACI BUDE PROVEDENA ZKOUŠKA TĚSNOSTI ŠACHTY VODOU

 $\pm 0,000 = 206.257 \text{ m n.m.}$

Zodp. projektant:	Ing. HRAD	Vypracoval:	Ing. ŽENÍŠEK	Schválil:	Ing. KOMÍNEK	BUILDINGcentrum - HSV, s.r.o.			
						úsek projekce	Karlovy Vary 169/188		
Investor:	NOVÉ VINAŘSTVÍ, a.s., Výsluní 613, 691 83 Drnholec					594 01 Velké Meziříčí	tel.: (+420) 566 686 211		
Místo stavby:	k.ú. Drnholec parc.č. 1643/2, 1285/36, 1643/302					info@bc-hsv.cz	fax.: (+420) 566 686 299		
Název akce - objekt: SKLAD VÍNA SO 02 - DEŠŤOVÁ KANALIZACE						Stupeň PD: DPS			
						Číslo zakázky:	6 024 17	Datum:	9/2018
						Formát:	2 x A4	Číslo výkresu:	405
						Měřítko:	1:20		
						Název výkresu - profese: DEŠŤOVÁ KANALIZACE VZOROVÁ ČERPAČÍ ŠACHTA			

ULOŽENÍ KANALIZAČNÍHO POTRUBÍ

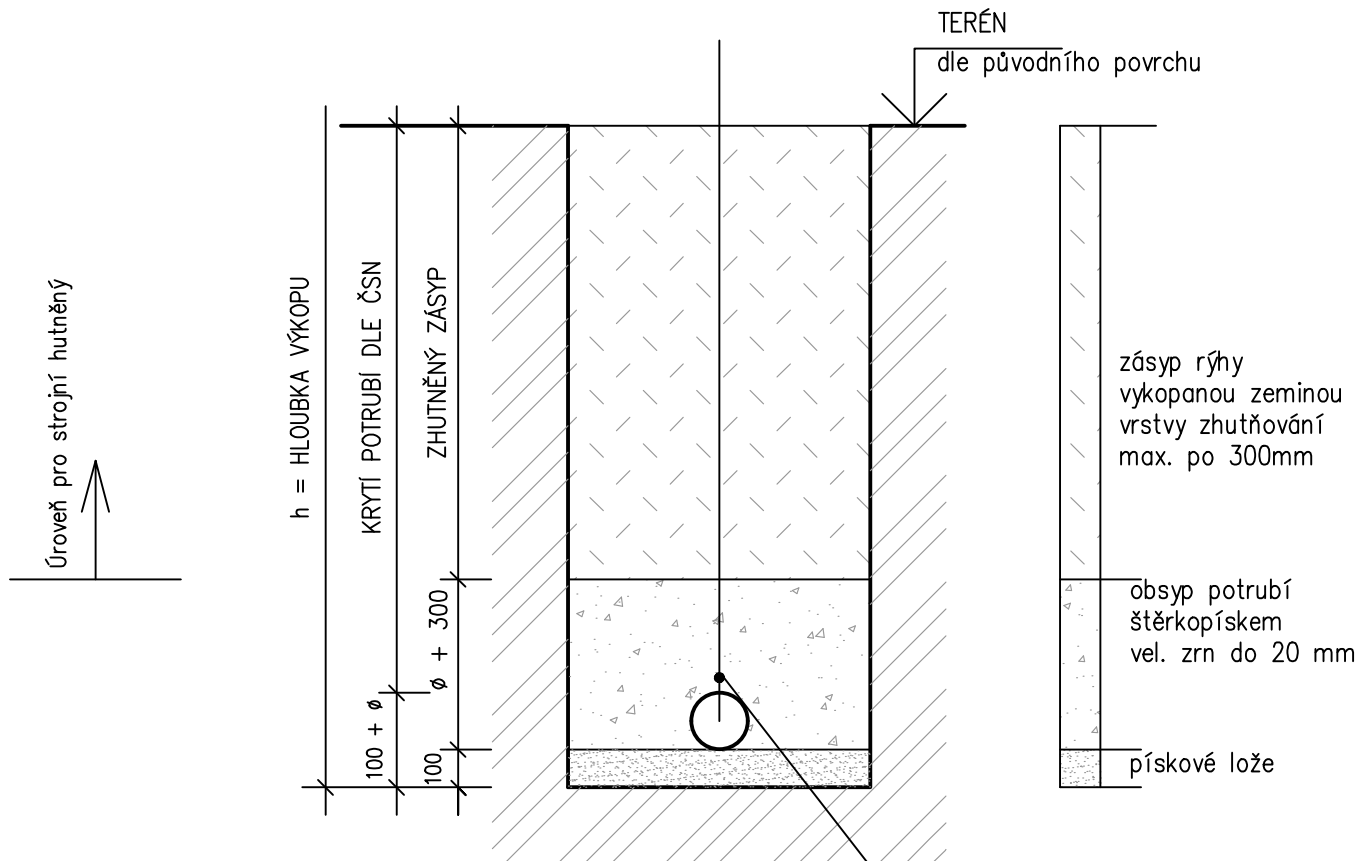

MINIMÁLNÍ ŠÍŘKA VÝKOPU:

Výkop od 1,2m hloubky pažit
u nesoudržných zemin pažení od 0,7m

Šířka výkopu ve kterých se pohybují osoby min. 800mm.

Nejmenší šířka paženého výkopu:

- Ø150,200 šířka min.Ø+0,4m
- Ø315 šířka min. Ø+0,5m
- Ø400 šířka min. Ø+0,7m

Nejmenší šířka rýhy v závislosti na hloubce:

- Hloubka od 1,00m do 1,75m šířka min. 0,8m
- Hloubka od 1,75m do 4,00m šířka min. 0,9m
- Hloubka nad 4,00 šířka min. 1,0m

NEJMENŠÍ DOVOLENÉ KRYTÍ KANALIZAČNÍHO POTRUBÍ DLE ČSN 73 6005

VOZOVKA	1,8m
CHODNÍK	1,0m
VOLNÝ TERÉN	1,0m

NEJMENŠÍ DOVOLENÉ VODOROVNÉ VZDÁLENOSTI PŘI SOUBĚHU (křížení) PODZEMNÍCH SÍTÍ DLE ČSN 73 6005

KANALIZACE – VODOVOD	0,60m (0,10m)
KANALIZACE – SILOVÝ KABEL	0,40m (0,30m)
KANALIZACE – STL PLYNOVOD	1,00m (0,5m)

Vzdálenosti jsou měřeny od povrchu k povrchu sítí. U souběhu (hodnoty bez závorek) se jedná o vzdálenosti vodorovné.

U křížení (hodnoty v závorkách) se jedná o vzdálenosti svislé.

uložení potrubí musí být provedeno dle ČSN EN 1610

Zodp. projektant:	Ing. HRAD	Vypracoval:	Ing. ŽENÍŠEK	Schválil:	Ing. KOMÍNEK	BUILDINGcentrum - HSV, s.r.o.			
						úsek projekce			
Investor:		NOVÉ VINAŘSTVÍ, a.s., Výsluní 613, 691 83 Drnholec				Karlov 169/88			
Místo stavby:		k.ú. Drnholec parc.č. 1643/2, 1285/36, 1643/302				594 01 Velké Meziříčí			
						info@bc-hsv.cz			
						www.bc-hsv.cz			
Název akce - objekt: SKLAD VÍNA SO 02 - DEŠŤOVÁ KANALIZACE						Stupeň PD: DPS			
						Číslo zakázky:	6 024 17	Datum:	9/ 2018
						Formát:	A4	Číslo výkresu: 406	
						Měřítko:	1:20		
Název výkresu - profese: DEŠŤOVÁ KANALIZACE SCHÉMA ULOŽENÍ POTRUBÍ						Číslo paré:			