


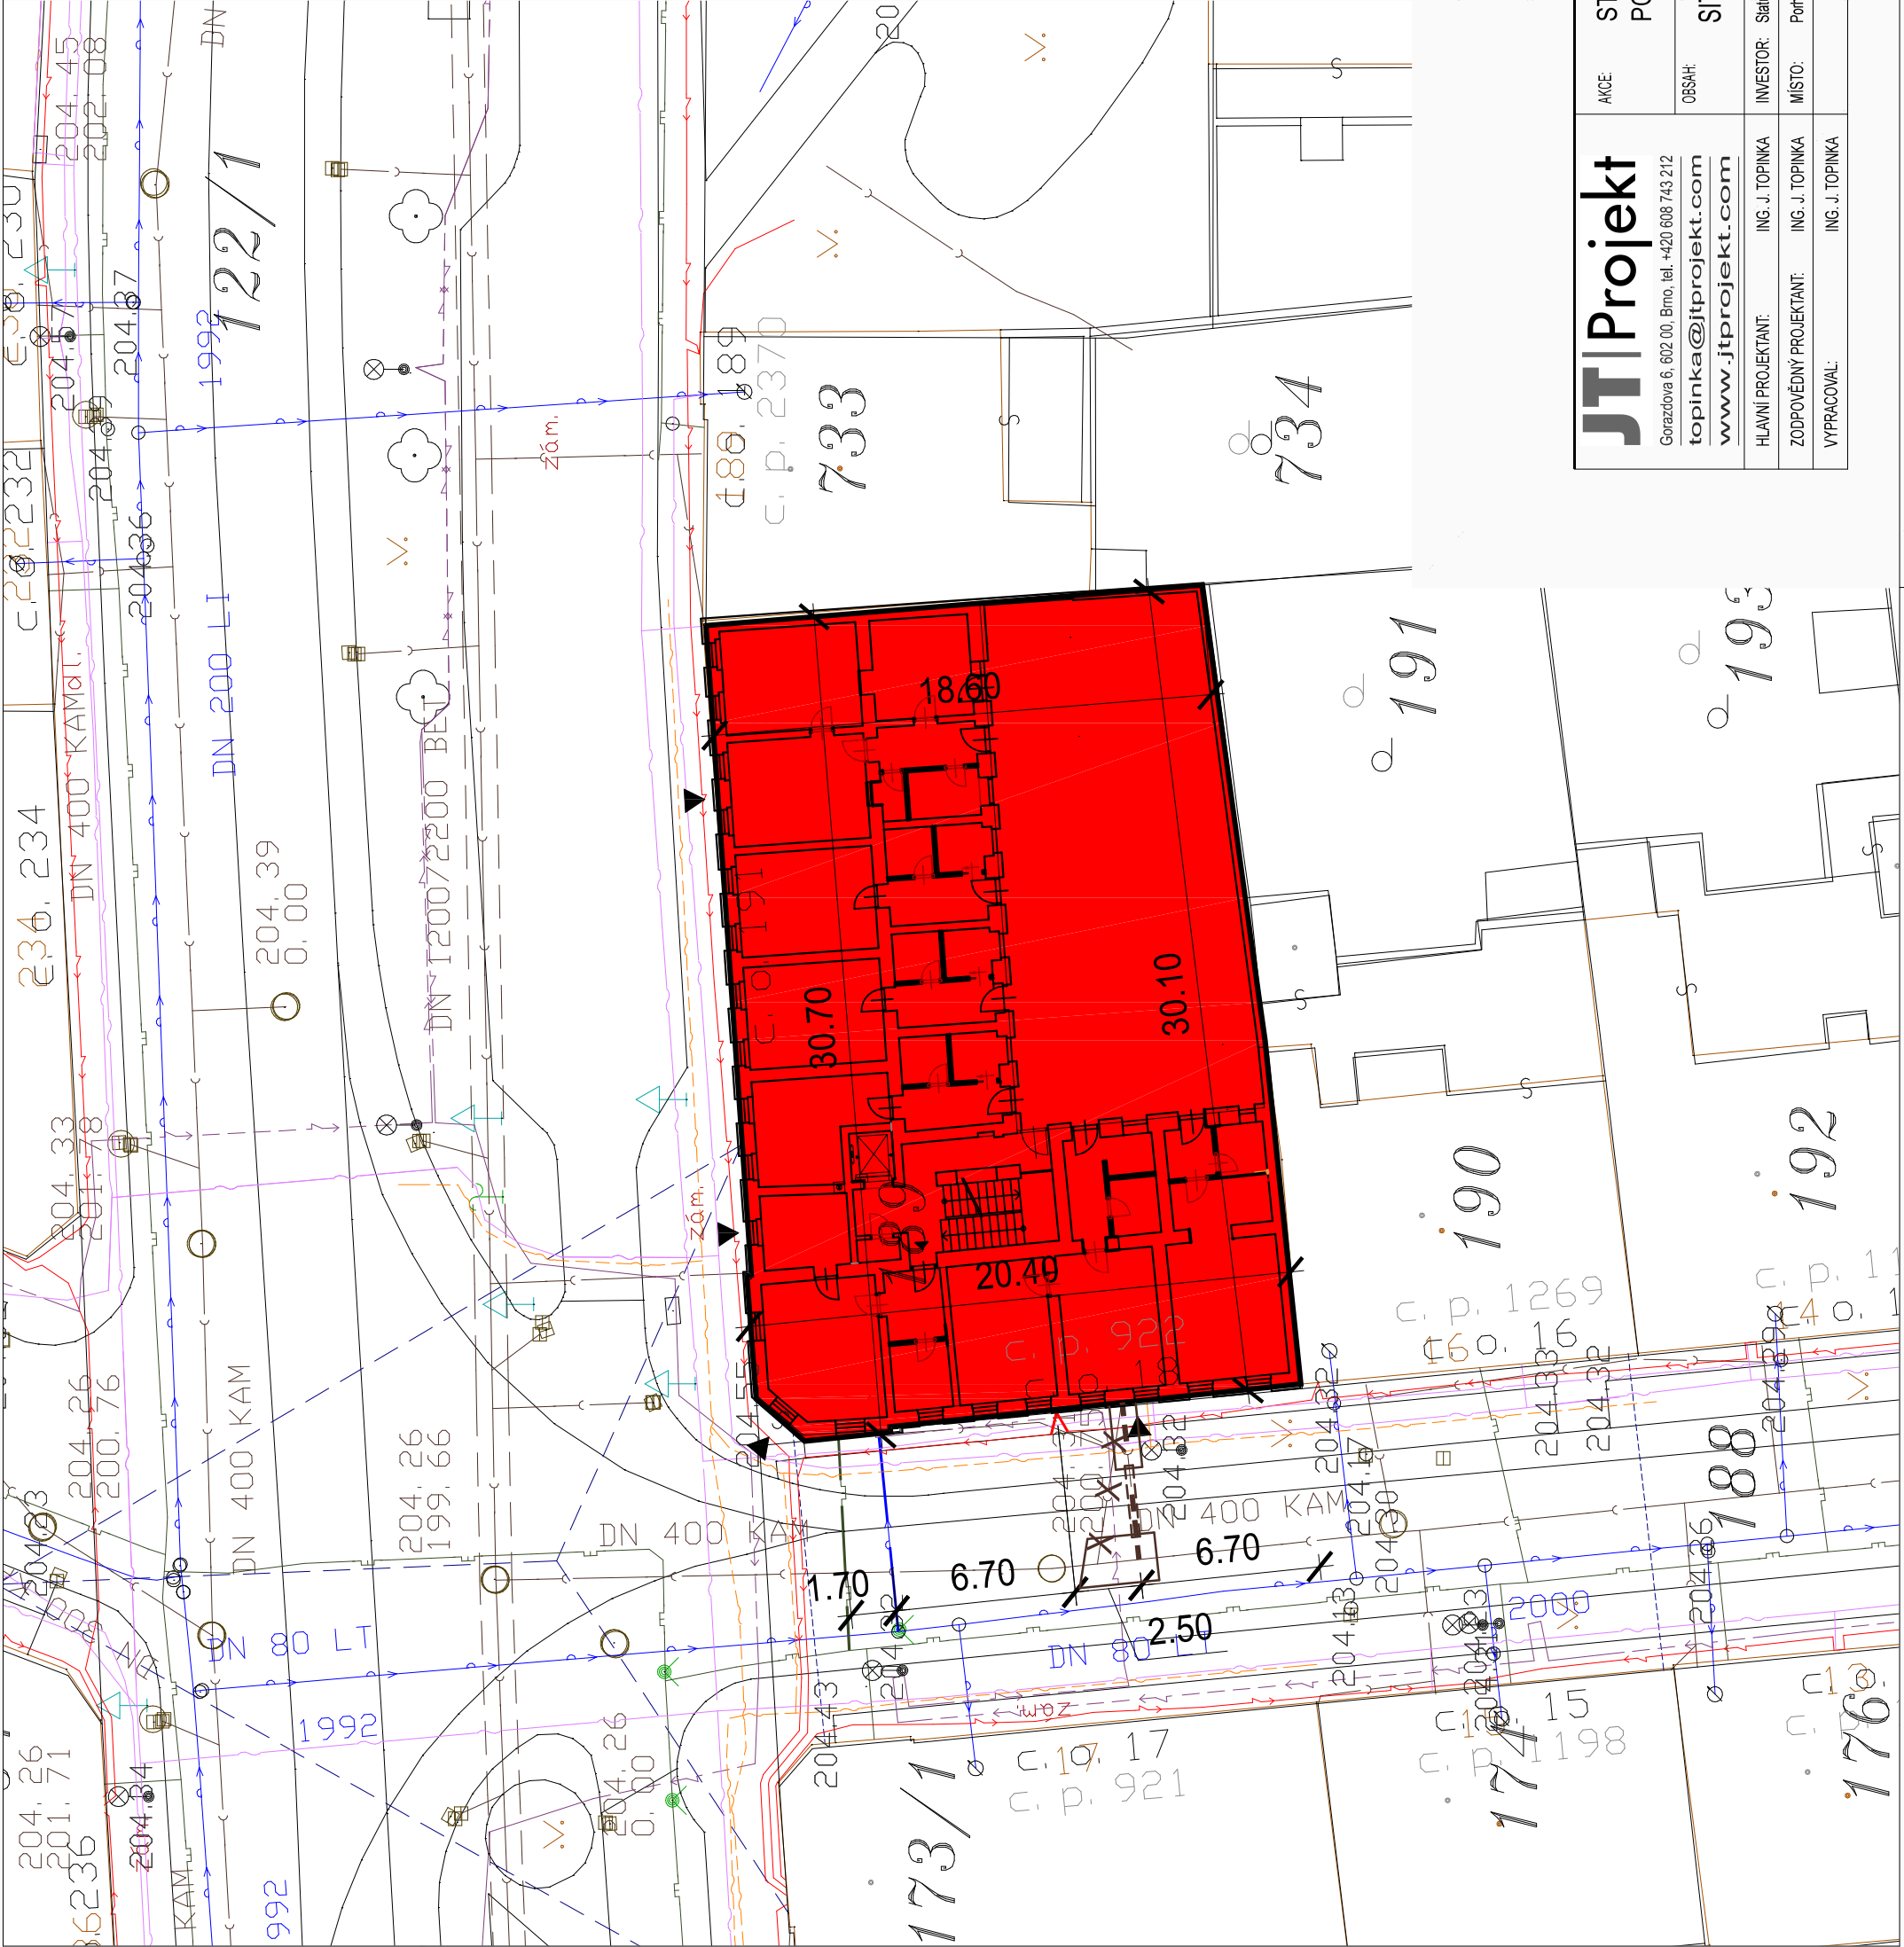

LEGENDA:



ŘEŠENÝ OBJEKT



VSTUP DO OBJEKTU

STÁVAJÍCÍ SÍŤ:

 
- VEDENÍ CETIN
- KANALIZACE
- VODOVOD
- PLYNOVOD
- VEDENÍ NN
- VEDENÍ UPC
- VEDENÍ V.O.

RUŠENÉ SÍŤ:

- PŘÍPOJKA KANALIZACE

NOVÉ SÍŤ:

- PŘÍPOJKA KANALIZACE
- KTR DN150, dl. 7,0 m
- VÝKOP + PROTĚLAK



JT|Projekt

Gorazdova 6, 602 00, Brno, tel. +420 608 743 212
topinka@jtprojekt.com
www.jtprojekt.com

HLAVNÍ PROJEKTANT: ING. J. TOPINKA
ZODPOVĚDNÝ PROJEKTANT: ING. J. TOPINKA
VYPRACOVAL: ING. J. TOPINKA

AKCE: STAVEBNÍ ÚPRAVY DOMU
PORHAJMOVA 18

OBSAH: SITUACE

INVESTOR: Statutární město Brno, Městská část Brno - Židenice, Gajdošova 7, Brno
MÍSTO: Porhajnova 18, Brno

ČÍSLO VÝKRESU: C
MĚŘÍTKO: 1:250
FORMÁT: 2x44
STUPEŇ: DRS
DATUM: 05/2023