


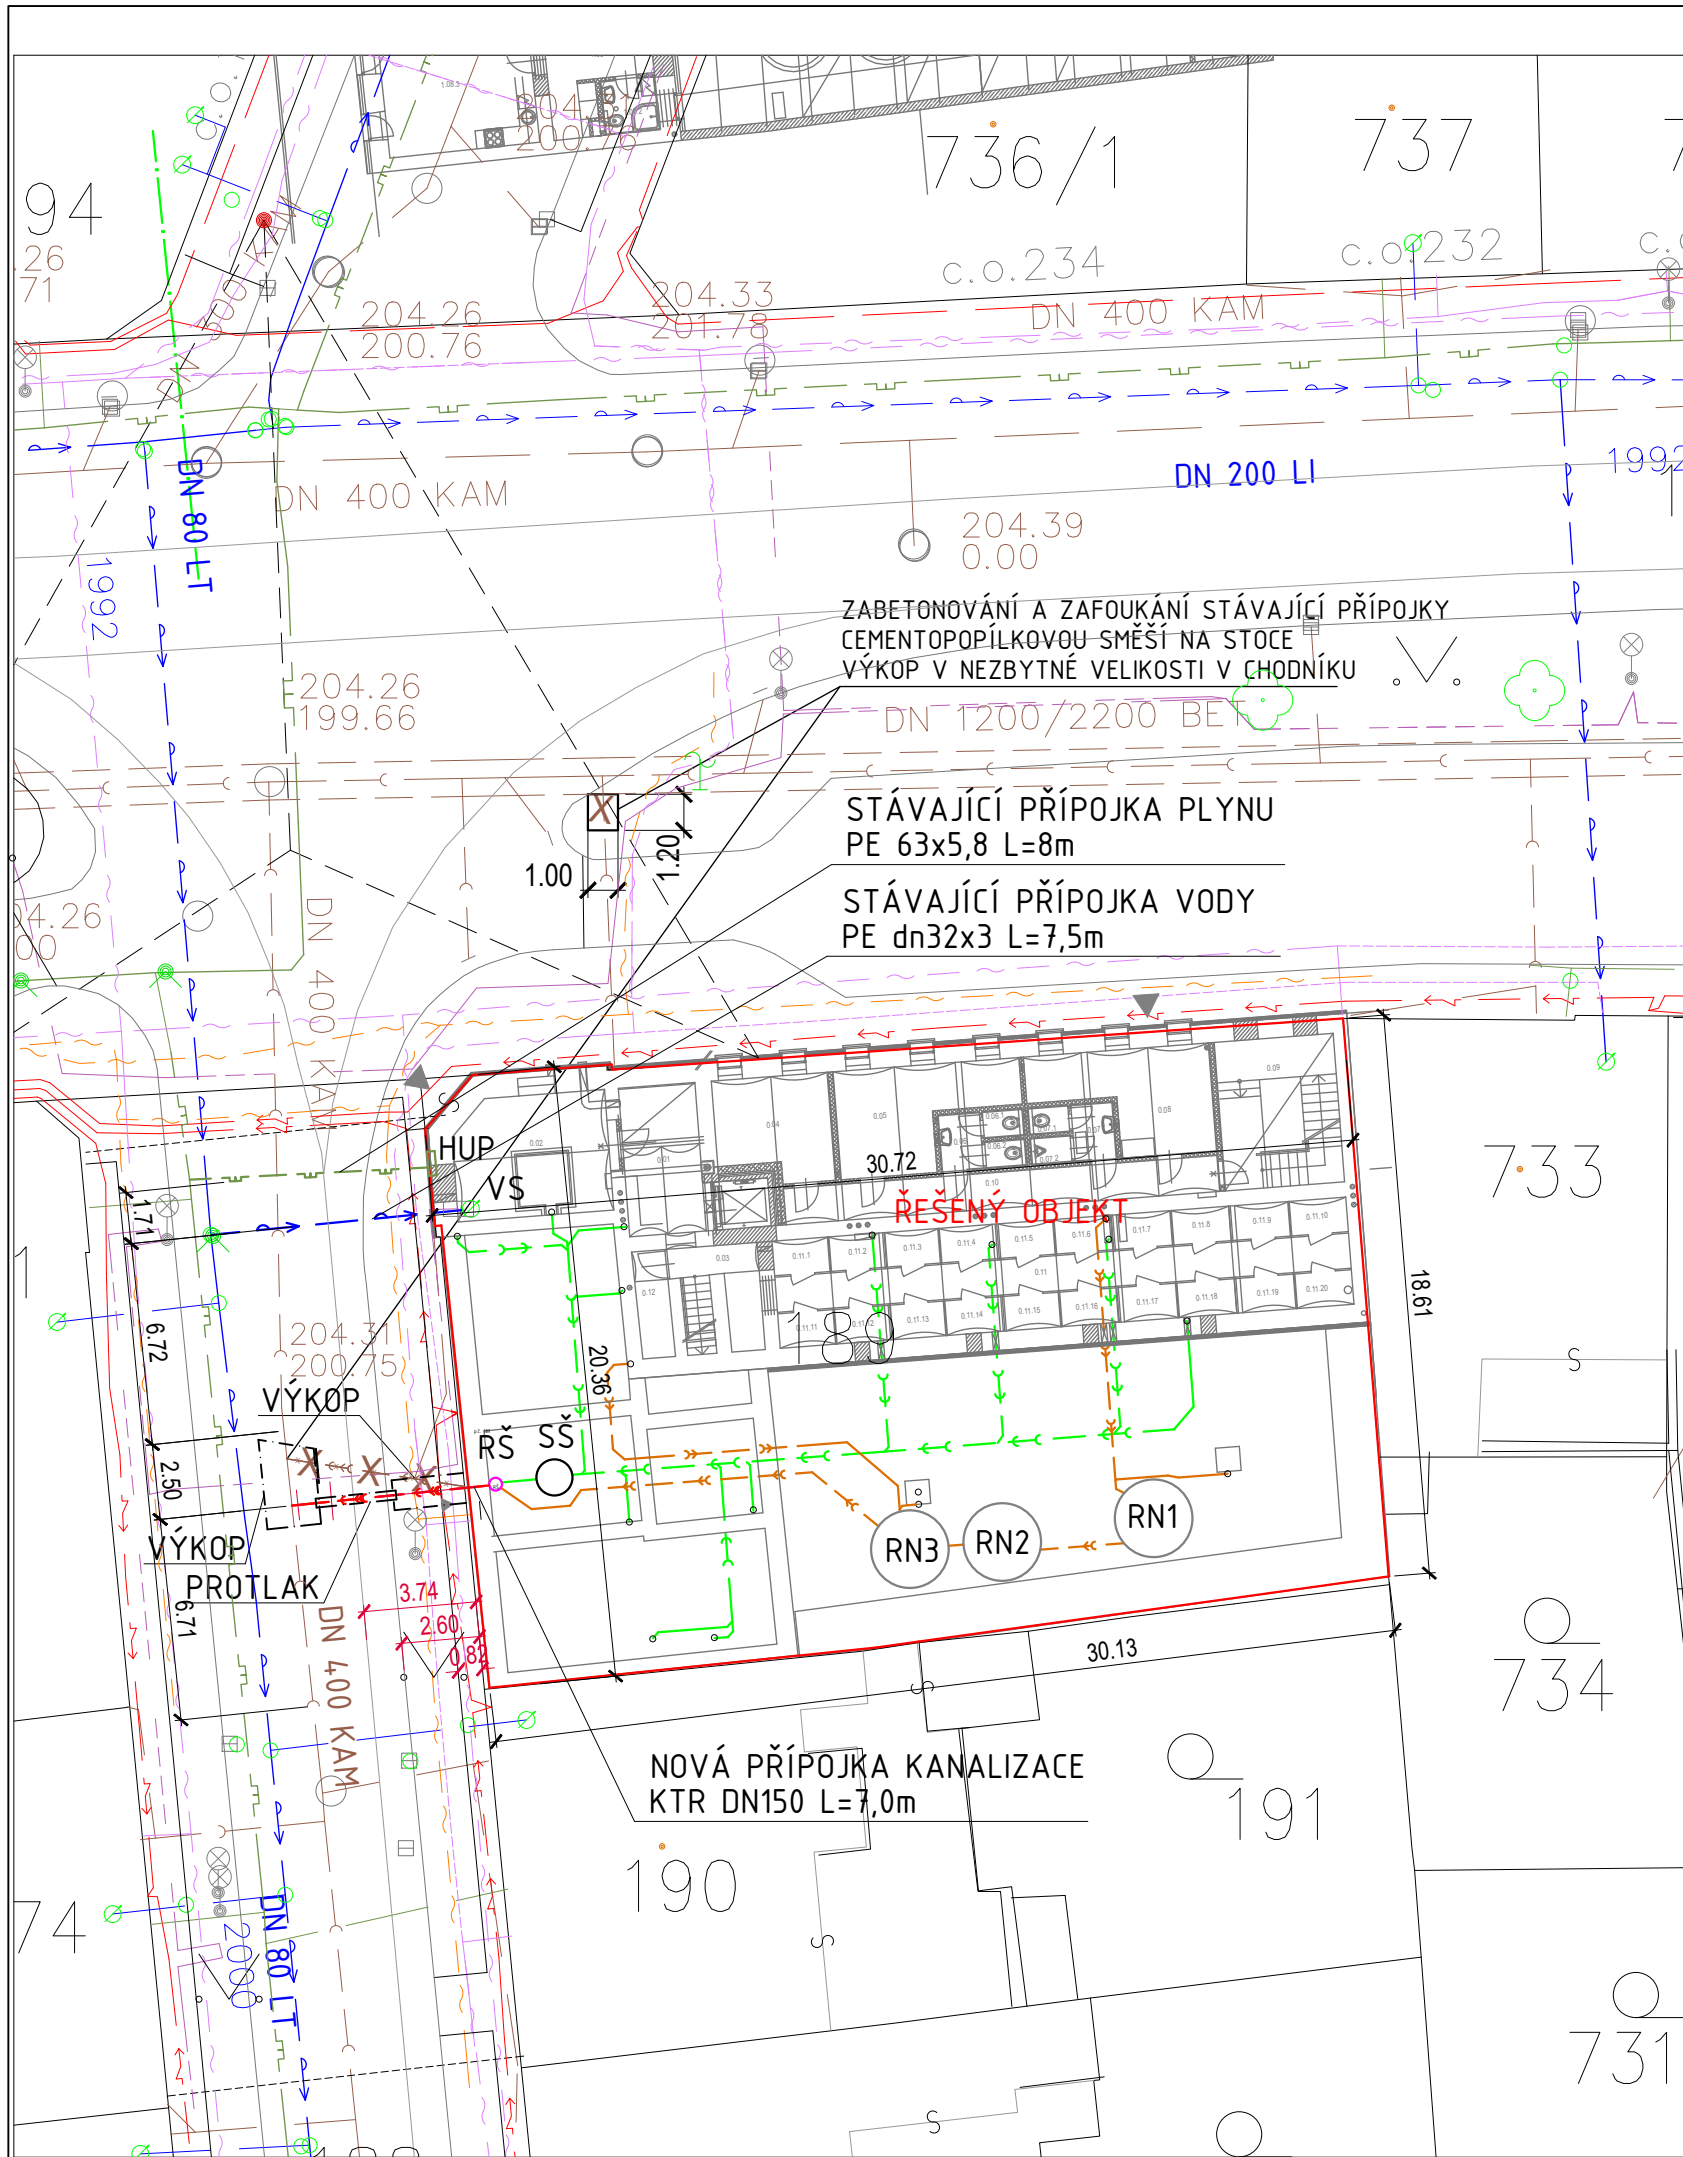


LEGENDA STÁVAJÍCÍCH SÍTÍ

- STÁVAJÍCÍ VODOVODNÍ ŘAD A PŘÍPOJKY VODY
- STÁVAJÍCÍ NTL PLYNOVODNÍ ŘAD A PŘÍPOJKY PLYNU
- STÁVAJÍCÍ KANALIZAČNÍ ŘAD A PŘÍPOJKY
- SDĚLOVACÍ KABELY UPS
- SDĚLOVACÍ KABELY CETIN
- ELEKTRO NN
- VEŘEJNÉ OSVĚTLENÍ

LEGENDA SÍTÍ A ZAŘÍZENÍ ŘEŠENÉHO OBJEKTU

- STÁVAJÍCÍ VODOVODNÍ PŘÍPOJKA PE dn32x3 L=7,5m
- STÁVAJÍCÍ NTL PŘÍPOJKA PLYNU PE 63x5,8, L = 8,0 m
- NOVÁ PŘÍPOJKA JEDNOTNÉ KANALIZACE KTR DN150 L = 7,0 m
- RUŠENÁ PŘÍPOJKA KANALIZACE
- DOMOVNÍ DEŠŤOVÁ KANALIZACE V ZEMI, PVC KG SN8
- DOMOVNÍ SPLAŠKOVÁ KANALIZACE V ZEMI, PVC KG
- RŠ PLASTOVÁ REVIZNÍ ŠACHTA PŘÍPOJKY JEDNOTNÉ KANALIZACE DN425
- RN1, RN2 PLASTOVÁ RETENČNÍ NÁDRŽ DVOUPLÁŠŤOVÁ, Vc = 9,2 m3, Vuž = 8,0 m3
- RN3 PLASTOVÁ RETENČNÍ NÁDRŽ DVOUPLÁŠŤOVÁ, Vc = 9,2 m3, Vuž = 8,0 m3
- OSAZENÍ VÍROVÉHO VENTILU DN40, NASTAVENÍ Qret = 2,387 l/s
- SŠ PLASTOVÁ ŠACHTA DN100 K OBETONOVÁNÍ - Klapka proti zp. vzdutí vod
- HUP HLAVNÍ UZÁVĚR PLYNU, SKŘÍŇ NA FASÁDĚ OBJEKTU
- VS VODOMĚRNÁ SESTAVA V 1.PP OBJEKTU

POZNÁMKA:
PŘED REALIZACÍ ZAJISTÍ ZHOTOVITEL VYTÝČENÍ STÁVAJÍCÍCH INŽENÝRSKÝCH SÍTÍ JEJICH SPRÁVCI.
PŘESNÉ UMÍSTĚNÍ A HLoubKU ULOŽENÍ STÁVAJÍCÍCH SÍTÍ UPŘESNIT PŘI REALIZACI.
SOUBĚH, KŘÍŽENÍ A KRYTÍ SÍTÍ BUDE PROVEDENO V SOULADU S ČSN 73 6005.
PŘI REALIZACI DODRŽET POŽADAVKY SPRÁVCŮ SÍTÍ A DO.
NAVRŽENÝMI STAVEBNÍMI ÚPRAVAMI NEBUDE DOTČENA STÁVAJÍCÍ NTL PLYNOVODNÍ PŘÍPOJKA,
DOJDE POUZE K ÚPRAVĚ SKŘÍŇE HUP, DÉLKA, HLoubKA ULOŽENÍ A UMÍSTĚNÍ HUP BEZE ZMĚNY.

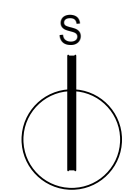

 Gorazdova 6, 602 00, Brno, tel. +420 608 743 212 topinka@jtprojekt.com www.jtprojekt.com	AKCE: STAVEBNÍ ÚPRAVY DOMU PORHAJMOVA 18, BRNO	ČÍSLO VÝKRESU: 01
	OBSAH: D.1.4 PLYNOVÁ ZAŘÍZENÍ - SITUACE	MĚŘÍTKO: 1:250
HLAVNÍ PROJEKTANT: ING. J. TOPINKA	INVESTOR: MČ Brno - Židenice, Gajdošova 7, 615 00, Brno	FORMÁT: 8 x A4
ZODPOVĚDNÝ PROJEKTANT: ING. P. POLÁČEK	MÍSTO: Brno, Porhajmova 922/18, parc. č. 189, k. ú. Židenice	STUPEŇ: DRS
VYPRACOVAL: ING. K. RIESNROVÁ		DATUM: 03/2023