



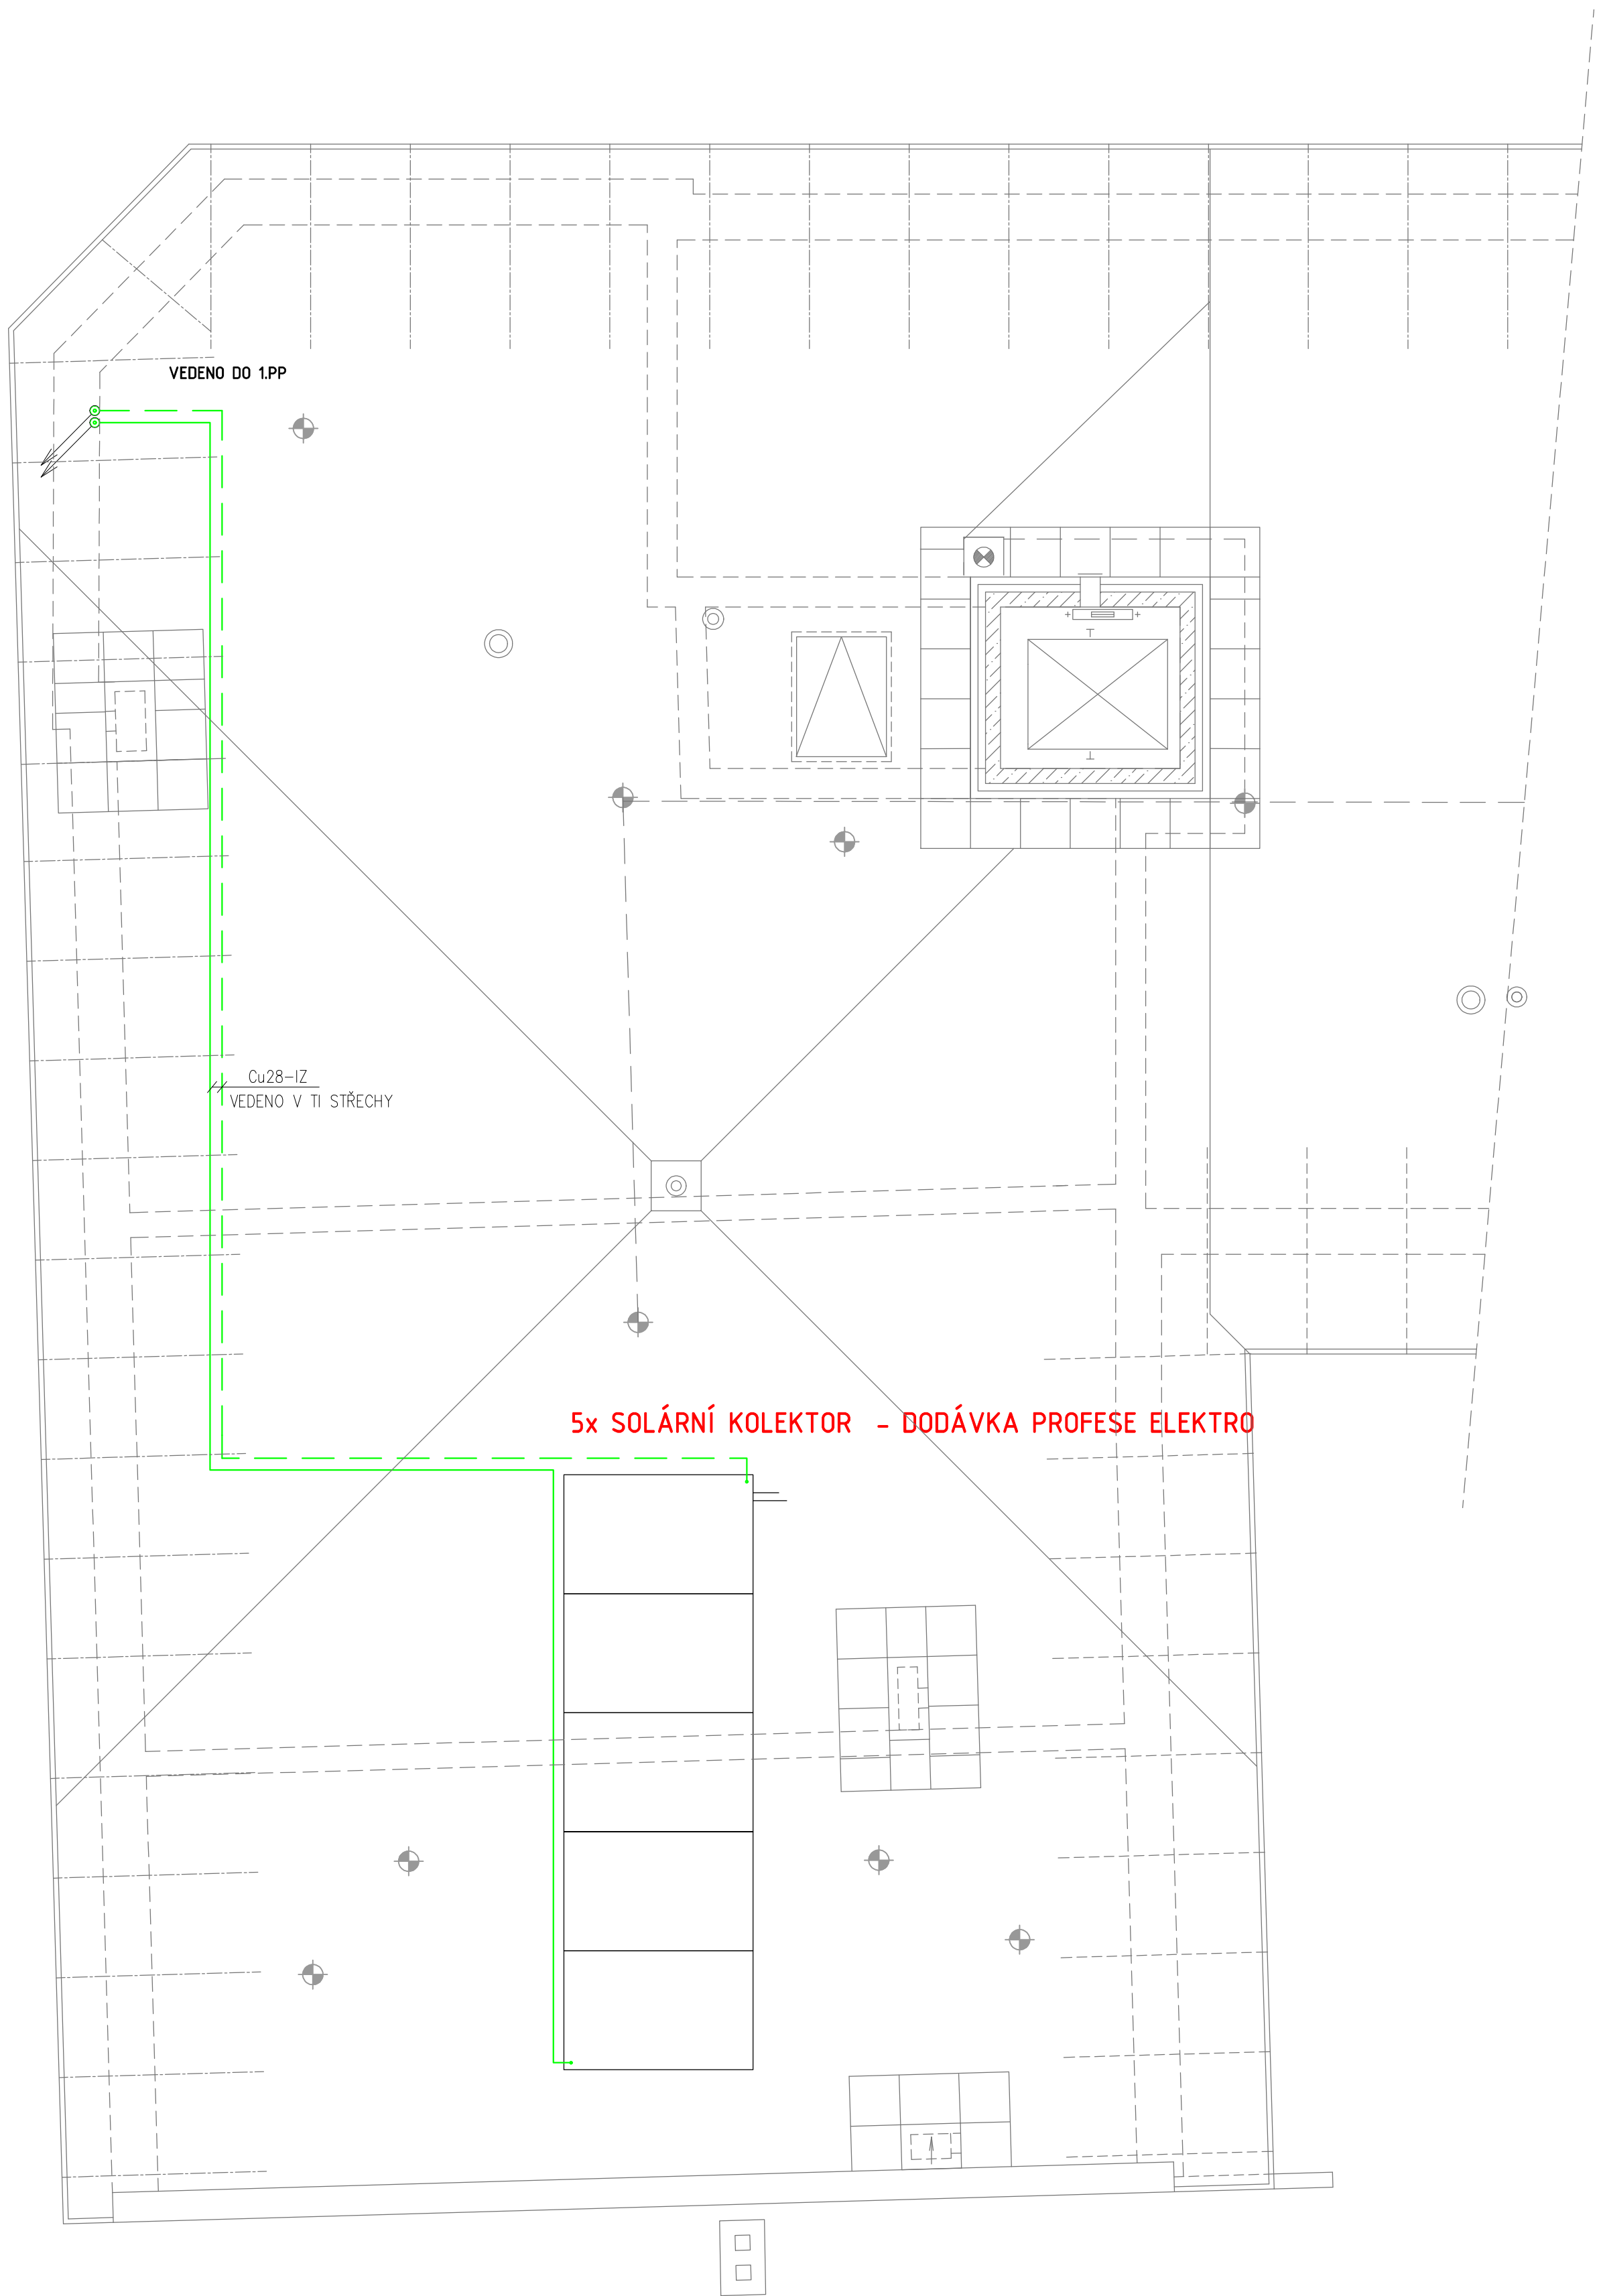


CELKOVÝ PŮDORYS STŘECHY M 1:250

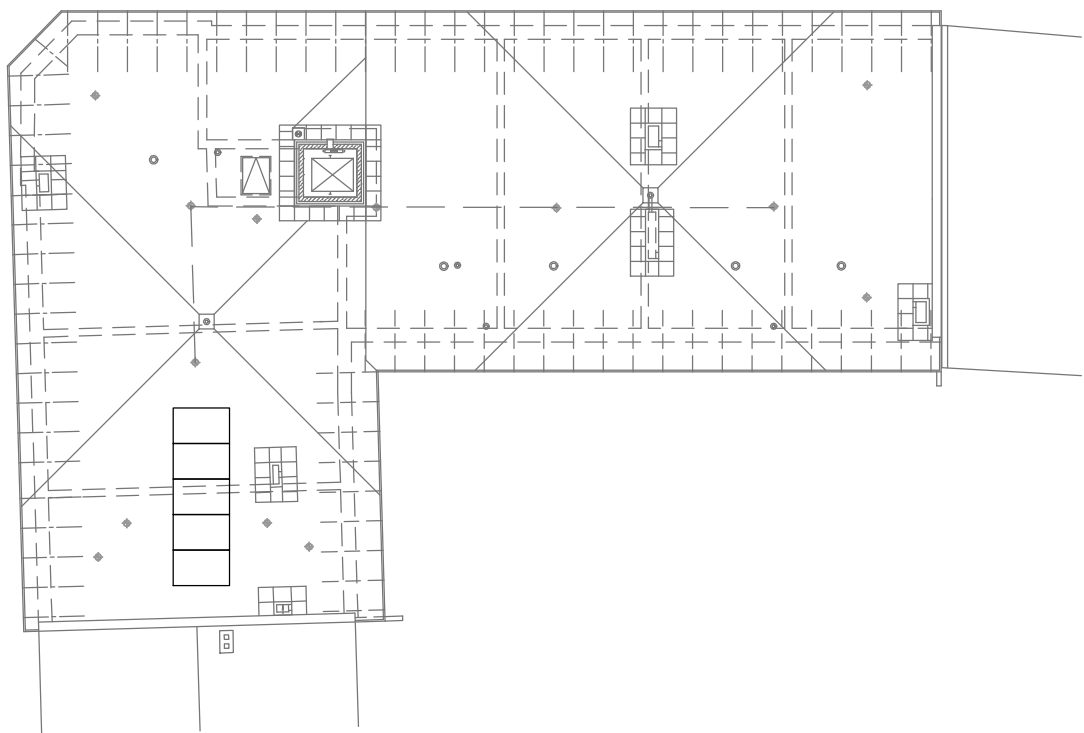

LEGENDA POTRUBÍ

- SOLÁRNÍ OHŘEV TV, PŘÍVOD Z PANELŮ - Cu, IZOLOVANÉ
- SOLÁRNÍ OHŘEV TV, VRAT DO PANELŮ - Cu, IZOLOVANÉ

POZNÁMKA:
TEPELNÝ VÝKON OBJEKTU DLE ČSN EN 12 831 Q = 42 kW, T_e = -12v °C
SPOTŘEBA TEPLA BUDE ODEČTENÁ MĚŘÍCEM TEPLA PRO KAŽDOU JEDNOTKU SAMOSTATNĚ.

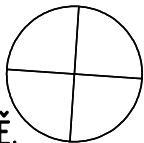

JT Projekt Gorazdova 6, 602 00, Brno, tel. +420 608 743 212 topinka@jtprojekt.com www.jtprojekt.com	AKCE: STAVEBNÍ ÚPRAVY DOMU PORHAJMOVA 18, BRNO	ČÍSLO VÝKRESU: 06
	OBSAH: D.1.4 VYTÁPĚNÍ - PŮDORYS STŘECHY	MĚŘÍTKO: 1:50
HLAVNÍ PROJEKTANT: ING. J. TOPINKA	INVESTOR: MČ Brno - Židenice, Gajdošova 7, 615 00, Brno	FORMÁT: 8 x A4
ZODPOVĚDNÝ PROJEKTANT: ING. P. POLÁČEK	MÍSTO: Brno, Porhajmova 922/18, parc. 6. 189, k. ú. Židenice	STUPEŇ: DRS
VYPRACOVAL: ING. K. RIESNEROVÁ		DATUM: 03/2023