



MĚŘÍTKO 1:50

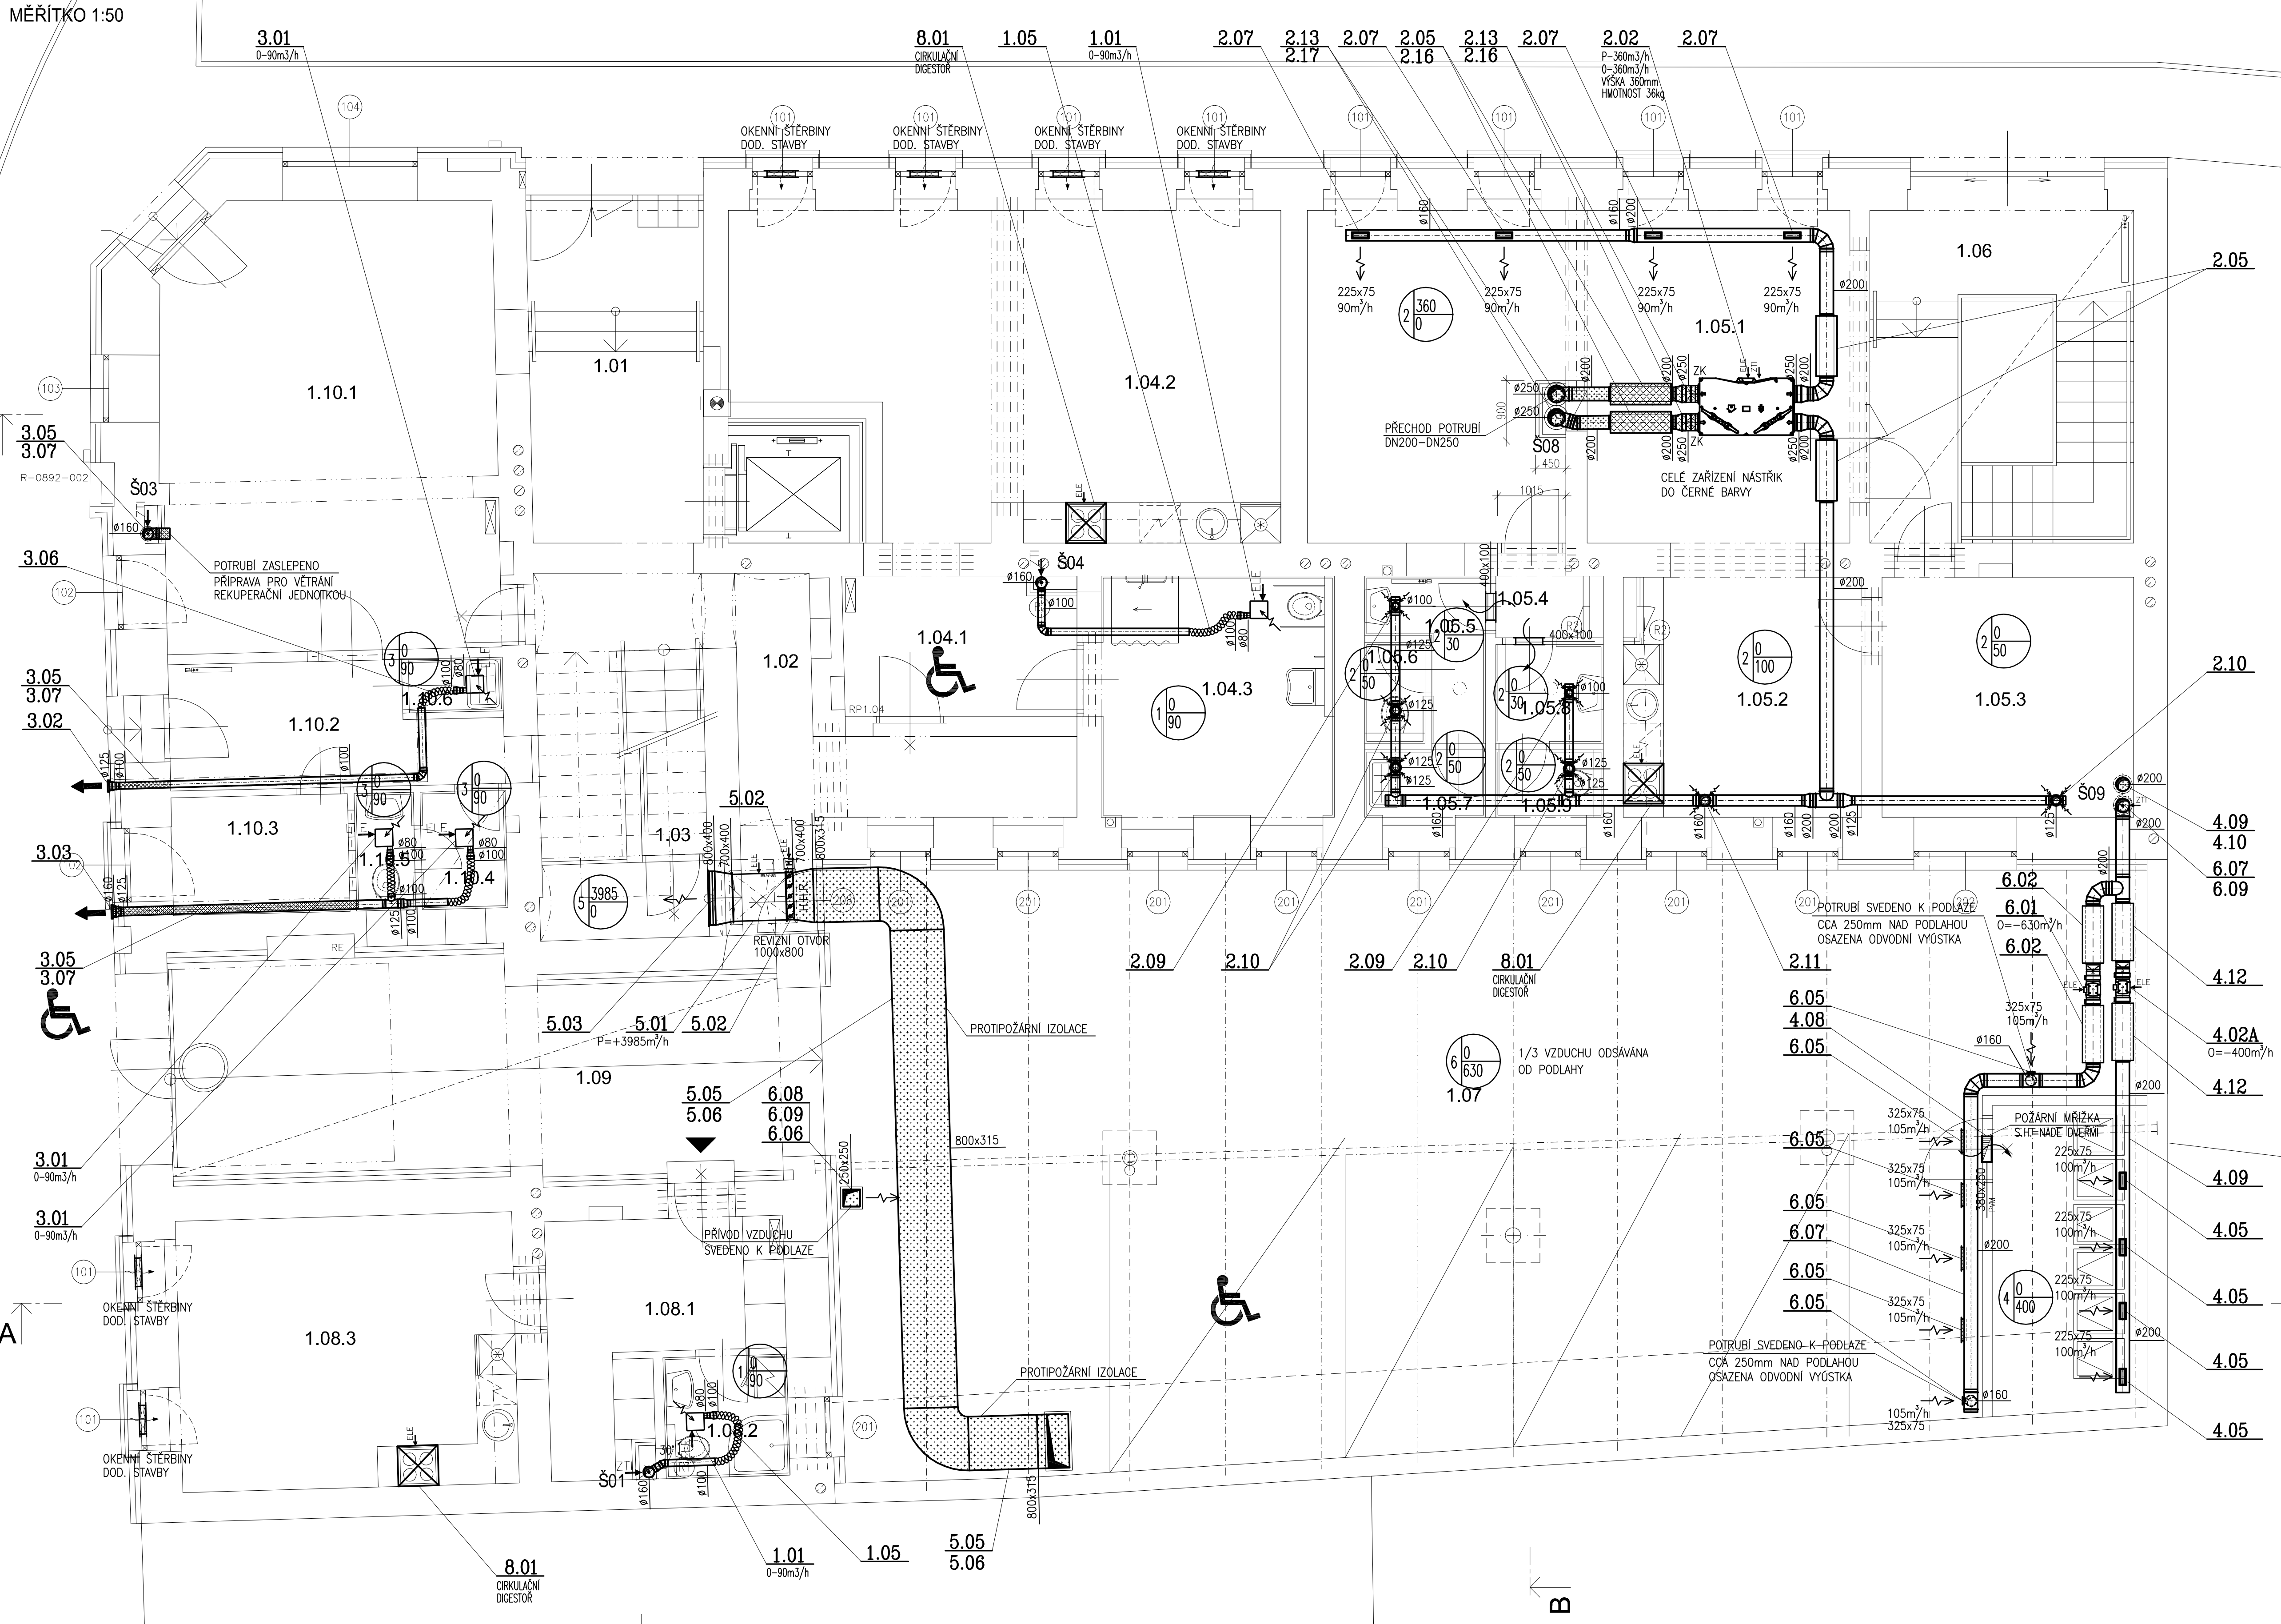

LEGENDA MÍSTNOSTÍ

BYT [m ²]	OZN.MÍST	NÁZEV MÍSTNOSTI	PLOCHA [m ²]
1+kk 55,40	1.01	VSTUPNÍ HALA	13,80
	1.02	CHODBA	21,40
	1.03	SCHODIŠTĚ	3,20
	1.04.1	PŘEDSÍNĚ	7,30
	1.04.2	POKOJ	35,60
	1.04.3	KOUPELNA	12,50
	1.05.1	SPOLEČENSKÉ CENTRUM	39,10
	1.05.2	ČAJOVÁ KUCHYŇKA	12,70
	1.05.3	ŠATNA	12,90
	1.05.4	PŘEDSÍŇKA	1,50
1+kk 33,50	1.05.5	PŘEDSÍŇKA – ŽENY	2,90
	1.05.6	WC	1,40
	1.05.7	ÚKLIDOVÁ KOMORA	1,80
	1.05.8	PŘEDSÍŇKA – MUŽI	2,40
	1.05.9	WC	1,60
	1.06	VSTUPNÍ HALA, SCHODIŠTĚ	19,40
	1.07	ZASTŘEŠENÝ DVŮR	168,10
	1.08.1	PŘEDSÍNĚ	9,80
	1.08.2	KOUPELNA	3,50
	1.08.3	POKOJ	20,20
1+kk 33,50	1.09	PRŮJEZD	30,00
	1.10.1	OBCHODNÍ JEDNOTKA	32,80
	1.10.2	SKLAD	8,00
	1.10.3	KANCELAŘ	4,60
	1.10.4	ŠATNA	2,20
	1.10.5	WC	1,50
	1.10.6	ÚKLIDOVÁ KOMORA	1,10

LEGENDA VZT

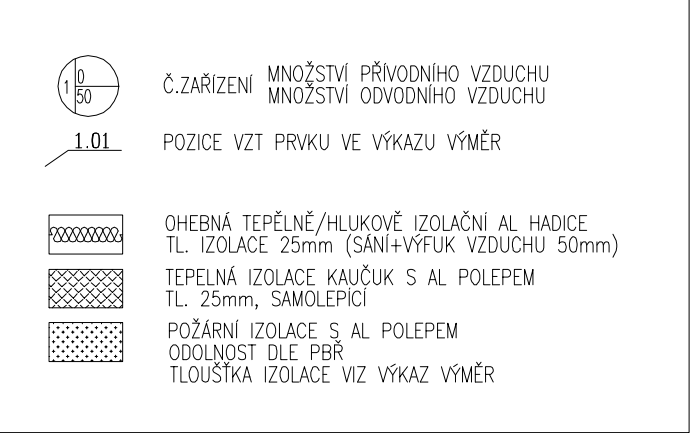

POZN.:
PŘESNÉ UMÍSTĚNÍ VZT KOMPONENTŮ DOPŘESNIT NA STAVBĚ, PO KOORDINACI S OSTATNÍMI PROFESEMI.
ZPRACOVATEL PROJEKTOVÉ DOKUMENTACE ČÁSTI VZDUCHOTECHNIKA:

VYPRACOVAL: Ing. Jiří BOUDNÝ	KONTROLOVAL: Ing. Jiří BOUDNÝ	VEDOUCÍ PROJEKTANT: Ing. PETR MACHYNKA	Ing. Jiří BOUDNÝ Tel.: 725 902 386 Podveská 179/2, 624 00, Brno e-mail: j.boudny@centrum.cz

 Gorazdova 6, 602 00, Brno, tel: +420 608 743 212 topinka@jtprojekt.com www.jtprojekt.com	AKCE:	STAVEBNÍ ÚPRAVY DOMU PORHAJMOVNA 18, BRNO	ČÍSLO PARE
	OBJEKT:	D.1.4c - VZDUCHOTECHNIKA PUDŮRY 1.NP	
	INVESTOR:	MC Brno - Zdeněk, Gajdošova 7, 615 00, Brno	
HLAVNÍ PROJEKTANT:	ING. J. TOPINKA	MÍSTO:	ČÍSLO VÝKRESU: D.1.4c.01
ZODPOVĚDNÝ PROJEKTANT:	ING. J. TOPINKA		STUPEŇ: DRS
VYPRACOVAL:	K. POLÁČKOVÁ		DATUM: 03/2023