


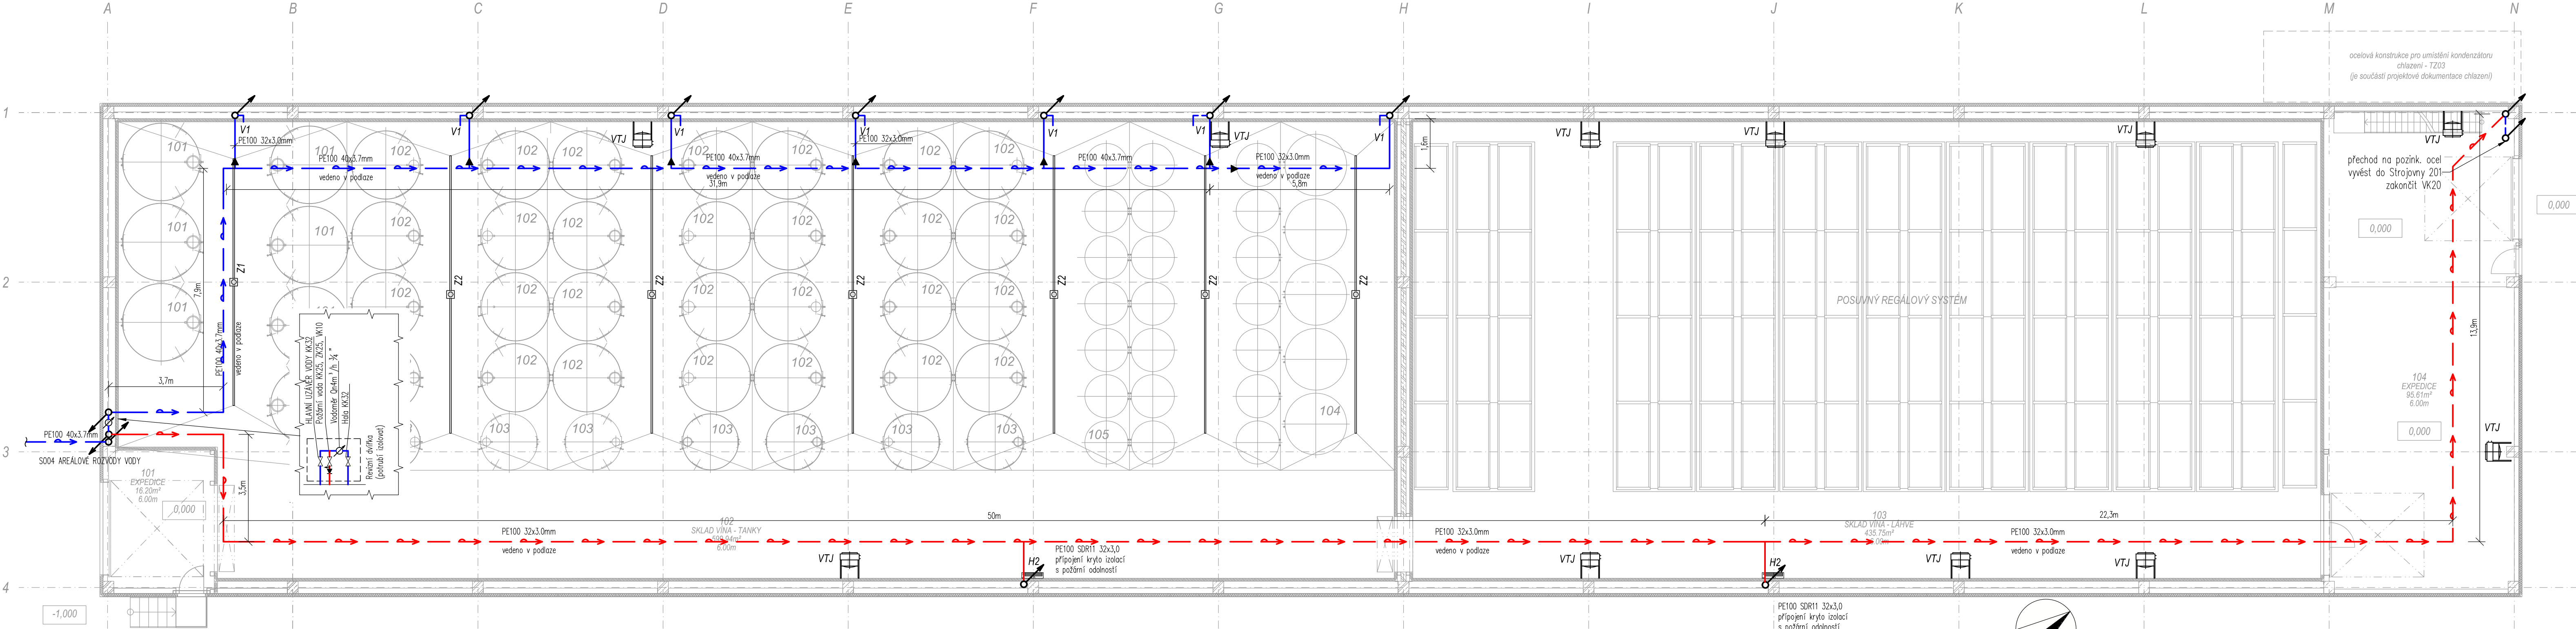

ZAŘIZOVACÍ PŘEDMĚTY

Označ.	Popis sestavy
H1/2	Požární hydrant DN25 se sklotvarovou hadicí délkou 20m(H1) /30m(H2) osa zařízení ve výšce 1,1 –1,3m nad podlahou
V1	Vývod vody zakončen VK20 cca 1m nad zemí – příprava pro technologii
Z1/Z2	Žlab hygienický s vtokovou štrbinou 20mm, odtak ze žlabu s mříží 250x250mm R50, svislý odtak DN110, délka žlabu 8m(Z1) / 9m(Z2)
VP1	Vpust podlahová spodní výtok DN110 suchá zápachová uzavírka
VTJ	Vzduchotechnická jednotka – dodávka technologie napojit na odvod kondenzátu přes zápachovou uzavírku odpad pro kondenzát vyvést 0,5m pod jednotkou

LEGENDA POTRUBÍ


— PE100 elektrotvarovky
— PE100 elektrotvarovky

LEGENDA ZNAČENÍ

KK Kulový kohout
F Filtér
VK Vypouštěcí kohout
ZK Zpětná klapka

POZNÁMKA

Požární vodovod nadzemní uhlíková ocel
Maximální vzdálenost podpory dle DN a doporučení výrobce
Potrubí izolováno
Instalované armatury budou přístupné z revizních otvorů

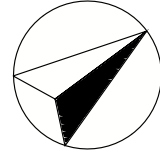

± 0,000 =210,67 m n.m.



Zodp. projektant:	Ing. HRAD	Vypracoval:	Ing. ŽENÍŠEK	Schválil:	Ing. KOMINEK
					
Investor:	NOVÉ VINÁŘSTVÍ, a.s., Vysulní 613, 691 83 Dmholec				
Místo stavby:	k.ú. Dmholec parc.č. 1643/2, 1285/36, 1643/302				
Název akce - objekt:					
SKLAD VÍNA SO 01 - SKLAD VÍNA					
Název výkresu - profese:					
D.1.4.a -TECHNIKA PROSTŘEDÍ STAVEB - ZTI VODOVOD - PŮDORYS					

BUILDINGcentrum - HSV, s.r.o.			
úsek projekce		Karlof 169/88	
		594 01 Velká Meziříčí	
info@bc-hsv.cz		tel.: (+420) 566 686 211	
www.bc-hsv.cz		fax: (+420) 566 686 299	
Stupeň PD:		DPS	
Číslo zakázky:	6 024 17	Datum:	9/ 2018
Formát:	4 x A4	Číslo výkresu:	401
Měřítko:	1:100		
Číslo paré:			

BUILDINGcentrum - HSV, s.r.o.
úsek projekce
info@bc-hsv.cz
www.bc-hsv.cz

Karlov 169/88
594 01 Velká Mezitice
tel.: (+420) 566 688 211
fax.: (+420) 566 688 299

S003 SPLAŠKOVÁ KANALIZACE

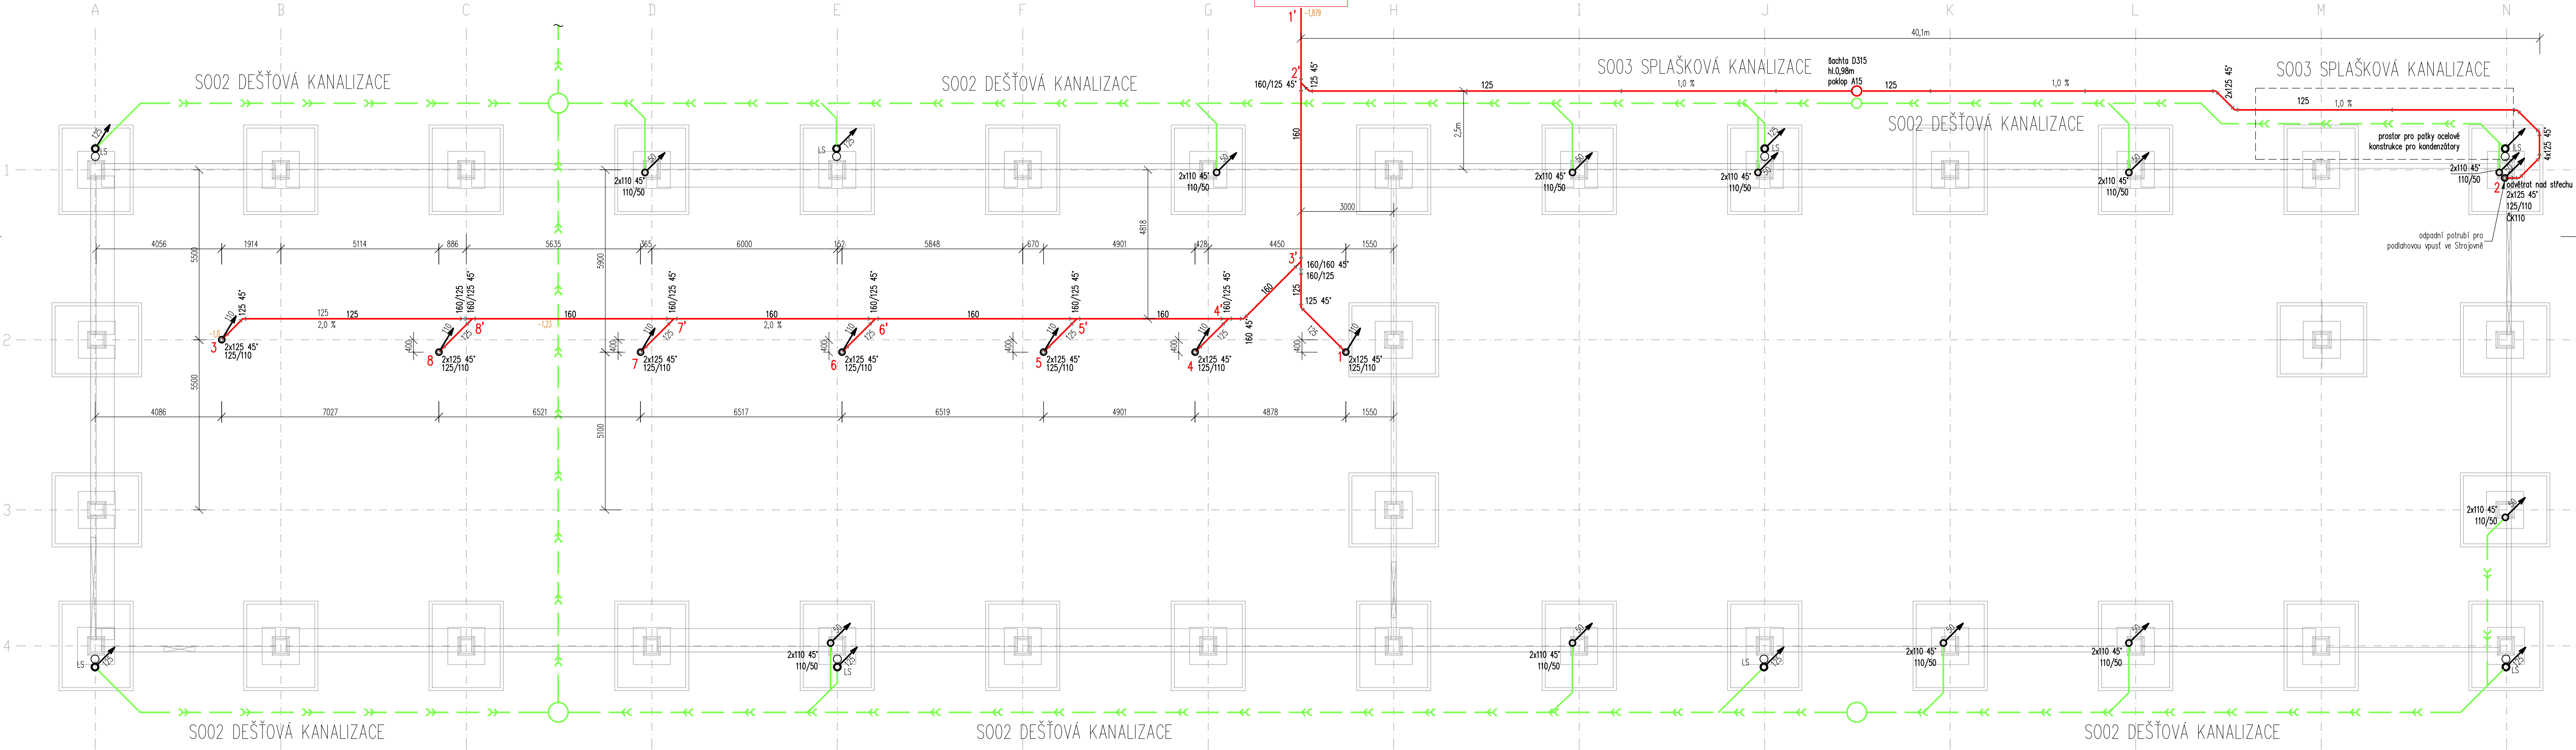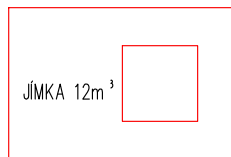

ZAŘIZOVACÍ PŘEDMĚTY

Označ.	Popis sestavy
H1/2	Požární hydrant DN25 se stříkacími hadicemi délky 20m(H1) /30m(H2) osa zařízení ve výšce 1,1 – 1,3m nad podlahou
V1	Vývod vody zakončen VK20 cca 1m nad zemí – příprava pro technologii
Z1/Z2	Žab hygienický s vtokovou šifrbínou 20mm, odtok ze žlabu s mříží 250x250mm R50, svislý odtok DN110, délka žlabu 8m(Z1) / 9m(Z2)
VP1	Vpust podlahová spádání výtok DN110 suchá zápachová uzavírka
VTJ	Vzduchotechnická jednotka – dodávka technologie napojit na odvod kondenzátu přes zápachovou uzavírku odpad pro kondenzát vyvěst 0,5m pod jednotkou

LEGENDA ZNAČENÍ


- OK – čistící kus
- Z – zátko
- AV – přívodní/odvodní ventil
- AV – lapač sítěných splavenin
- LS – dešťové odpadní potrubí
- S4 – splaškové odpadní potrubí

LEGENDA POTRUBÍ

- Splaškové kanalizace – svodné potrubí – KG systém
- odpadní a větrací potrubí – HT systém
- Dešťová kanalizace – KG systém
- potrubí splaškové kanalizace – vedeno pod stropem


POZNÁMKA

Přechod odpadního potrubí na svodné bez změny DN2x45°, mezikus min. 250mm
Osazené armatury přístupné z revizních otvorů

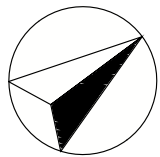

± 0,000 =210,67 m n.m.

Zatv. projektant: Ing. HRAD	Vypracoval: Ing. ŽENISEK	Schválil: Ing. KOMINEK	BUILDINGcentrum - HSV, s.r.o. úsek projekce 594 01 Květné Město info@bc-hsv.cz www.bc-hsv.cz	
Investor: NOVÉ VÍNÁŘSTVÍ, a.s., Vysoká 613, 691 83 Drnholec			Karlovy Vary, 169 88 tel.: (+420) 566 686 211 fax: (+420) 566 686 299	
Místo stavby: k.ú. Drnholec parc.č. 164302, 128508, 1643302			Stupeň PD: DPS	
Název díla - objekt: SKLAD VÍNA			Číslo zakázky: 6 024 17	
SO 01 - SKLAD VÍNA			Datum: 9/ 2018	
Název výkresu - prořez: D.1.4.a -TECHNIKA PROSTŘEDÍ STAVEB - ZTI			Formát: 4 x A4	
KANALIZACE - SVODNÉ POTRUBÍ			Číslo výkresu: 403	
			Měřítko: 1:100	
			Číslo paré:	

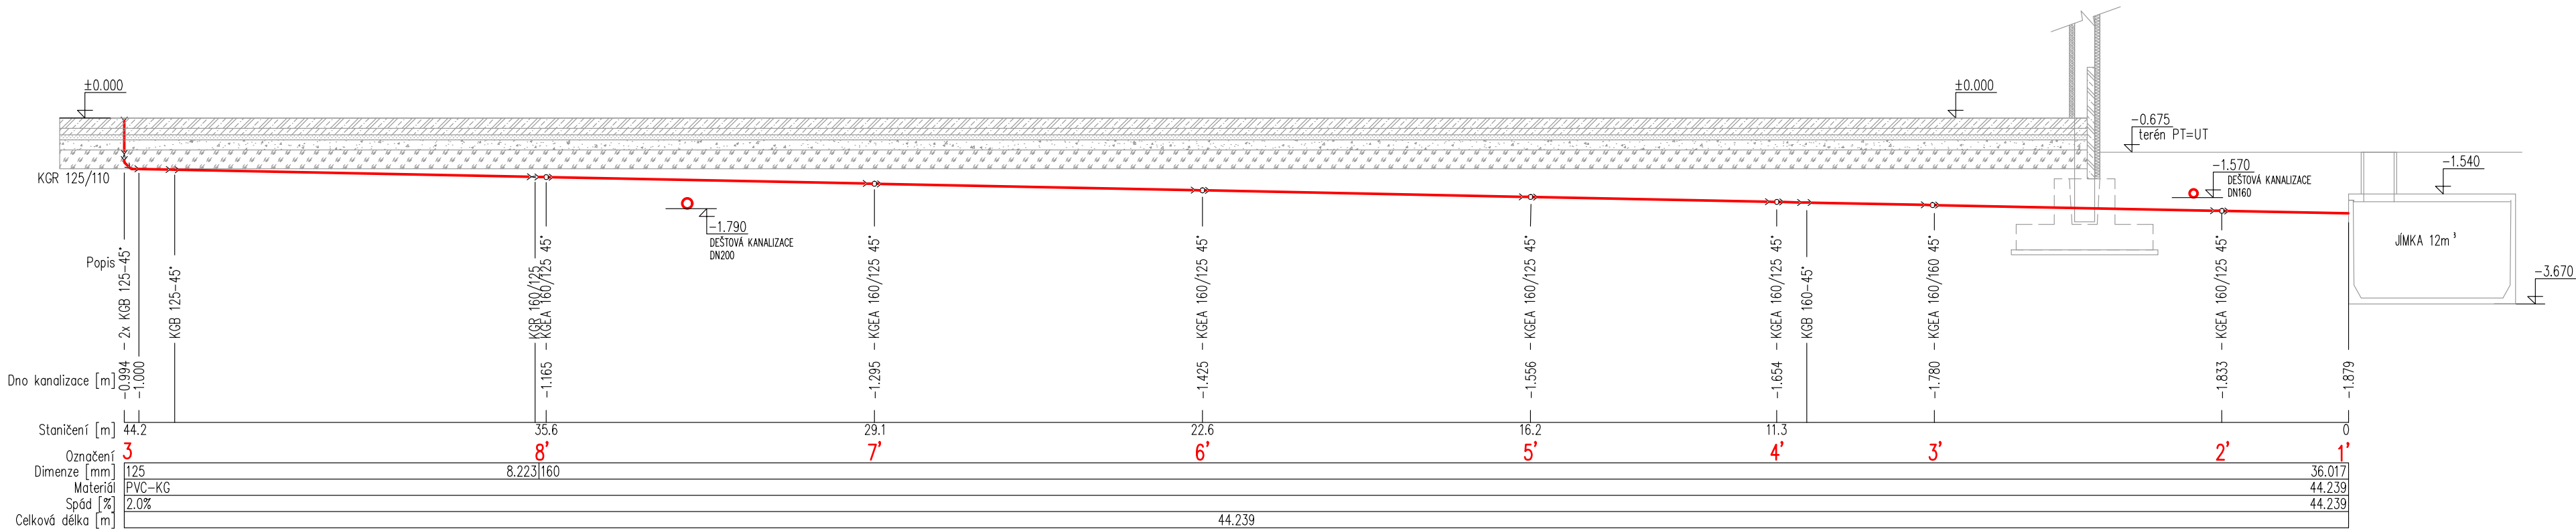

ZAŘIZOVACÍ PŘEDMĚTY

Označ.	Popis sestavy
H1/2	Požární hydrant DN25 se stálotvarovou hadicí délky 20m(H1) /30m(H2) osa zařízení ve výšce 1,1 –1,3m nad podlahou
V1	Vývod vody zakončen VK20 cca 1m nad zemí – příprava pro technologii
Z1/Z2	Žlab hygienický s vtokovou štěrbinou 20mm, odtok ze žlabu s mříží 250x250mm R50, svislý odtok DN110, délka žlabu 8m(Z1) / 9m(Z2)
VP1	Vpust podlahová spodní výtok DN110 suchá zápachová uzavírka
VTJ	Vzduchotechnická jednotka – dodávka technologie napojit na odvod kondenzátu přes zápachovou uzavírku odpad pro kondenzát vyvést 0,5m pod jednotkou

LEGENDA ZNAČENÍ

- ČK – čistící kus
- Z – zátko
- AAV – přívzdušňovací ventil
- LS – lapač střešních splavenin
- D1 – dešťové odpadní potrubí
- S4 – splaškové odpadní potrubí

LEGENDA POTRUBÍ

- Splaškové kanalizace –svodné potrubí – KG systém
- odpadní a větrací potrubí – HT systém
- Dešťová kanalizace – KG systém
- potrubí splaškové kanalizace–vedeno pod stropem


POZNÁMKA

Přechod odpadního potrubí na svodné bez změny DN2x45', mezikus min. 250mm
Osazené armatury přístupné z revizních otvorů



± 0,000 =210,67 m n.m.

Zodp. projektant:	Ing. HRAD	Vypracoval:	Ing. ŽENÍŠEK	Schválil:	Ing. KOMÍNEK	BUILDINGcentrum - HSV, s.r.o. úsek projekce Karlov 169/88 594 01 Velká Meziříčí info@bc-hsv.cz www.bc-hsv.cz	
Investor:	NOVÉ VINAŘSTVÍ, a.s., Výstuní 613, 691 83 Dřholec					tel.: (+420) 566 686 211 fax.: (+420) 566 686 299	
Místo stavby:	k.ú. Dřholec parc.č. 1643/2, 1285/36, 1643/302						
Název akce - objekt:						Stupeň PD:	DPS
SKLAD VÍNA SO 01 - SKLAD VÍNA						Číslo zakázky:	6 024 17
						Formát:	3 x A4
						Měřítko:	1:100
Název výkresu - profese:						Číslo výkresu:	404
D.1.4.a -TECHNIKA PROSTŘEDÍ STAVEB - ZTI KANALIZACE - PODELNÝ ŘEZ SPLAŠKOVÉHO POTRUBÍ						Číslo paré:	


VZOROVÝ NEREZOVÝ ŠTĚRBINOVÝ ŽLAB V HYGIENICKÉM PROVEDENÍ

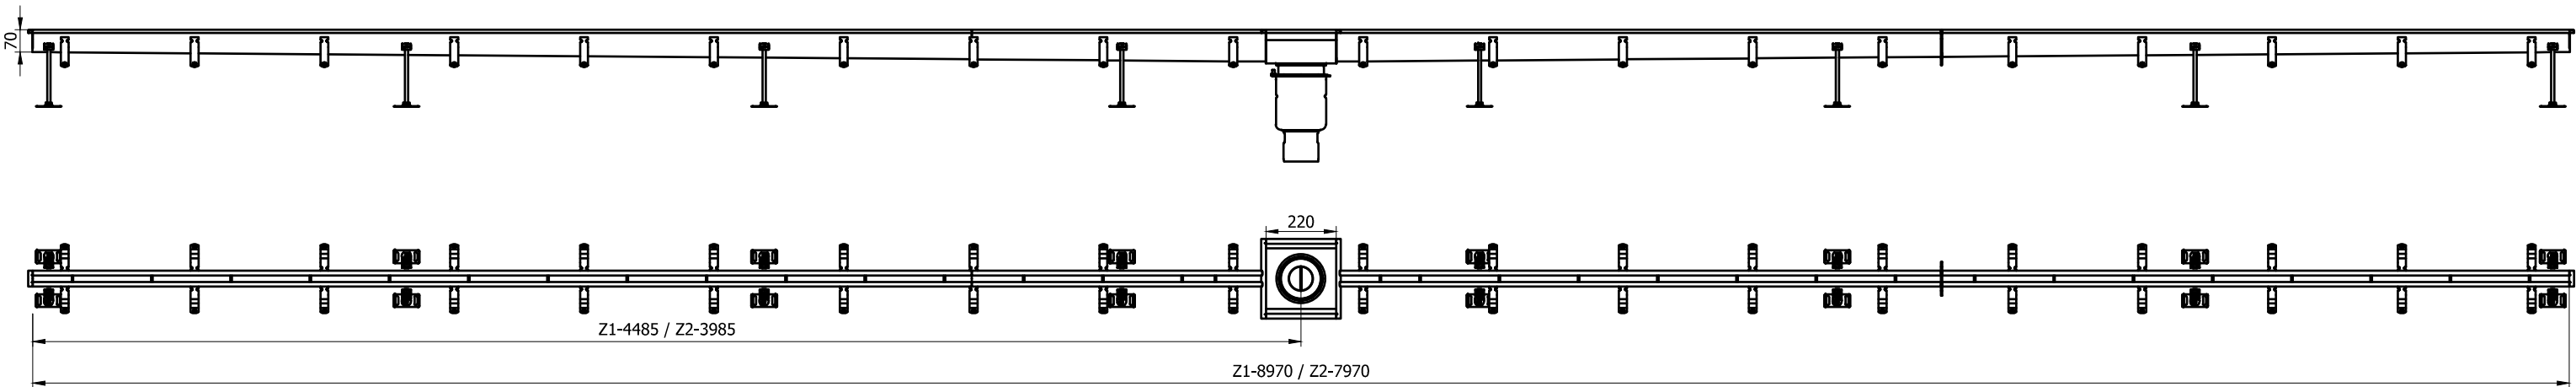

ŘEZ ŠTĚRBINOU 0,44:1

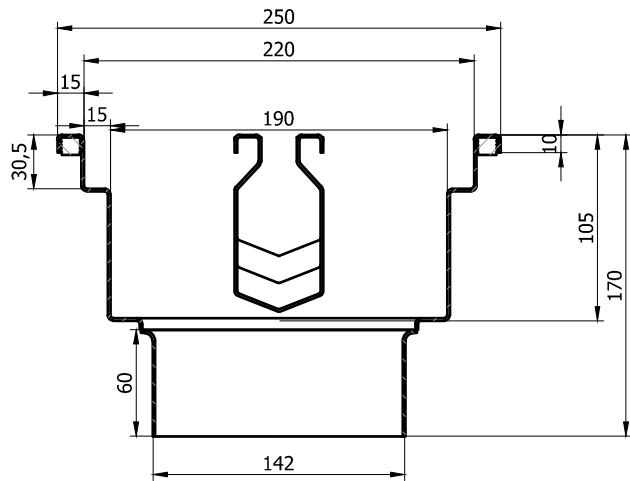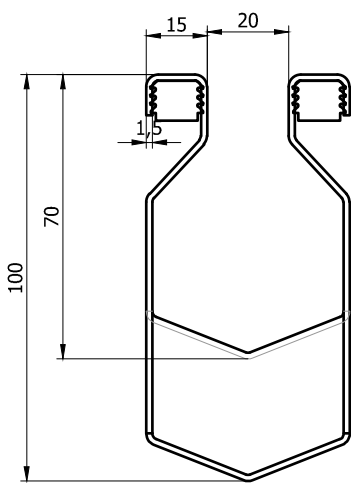

ŘEZ VPUSTÍ 1:5

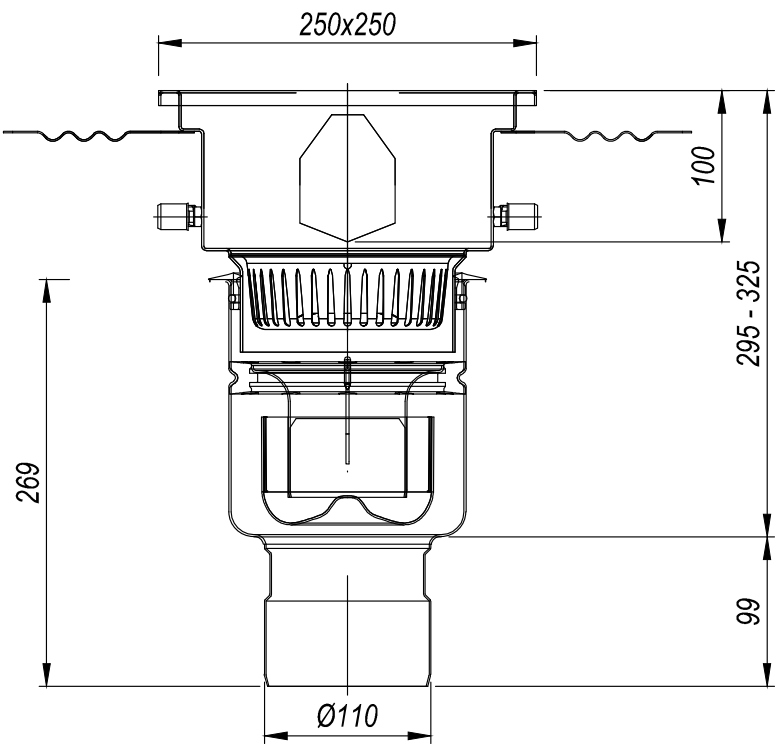

Zodp. projektant:	Ing. HRAD	Vypracoval:	Ing. ŽENÍŠEK	Schválil:	Ing. KOMÍNEK	BUILDINGcentrum - HSV, s.r.o.	
						úsek projekce	Karlov 169/88
Investor:	NOVÉ VINAŘSTVÍ, a.s., Výsluní 613, 691 83 Drnholec					info@bc-hsv.cz	594 01 Velké Meziříčí
Místo stavby:	k.ú. Drnholec parc.č. 1643/2, 1285/36, 1643/302					www.bc-hsv.cz	tel.: (+420) 566 686 211 fax.: (+420) 566 686 299
Název akce - objekt: SKLAD VÍNA SO 01 - SKLAD VÍNA						Stupeň PD: DPS	
						Číslo zakázky: 6 024 17	Datum: 9/ 2018
						Formát: 2 x A4	Číslo výkresu: 405
						Měřítko: 1:20	
						Název výkresu - profese: D.1.4.a - TECHNIKA PROSTŘEDÍ STAVEB - ZTI VZOROVÝ ŠTĚRBINOVÝ ŽLAB	