


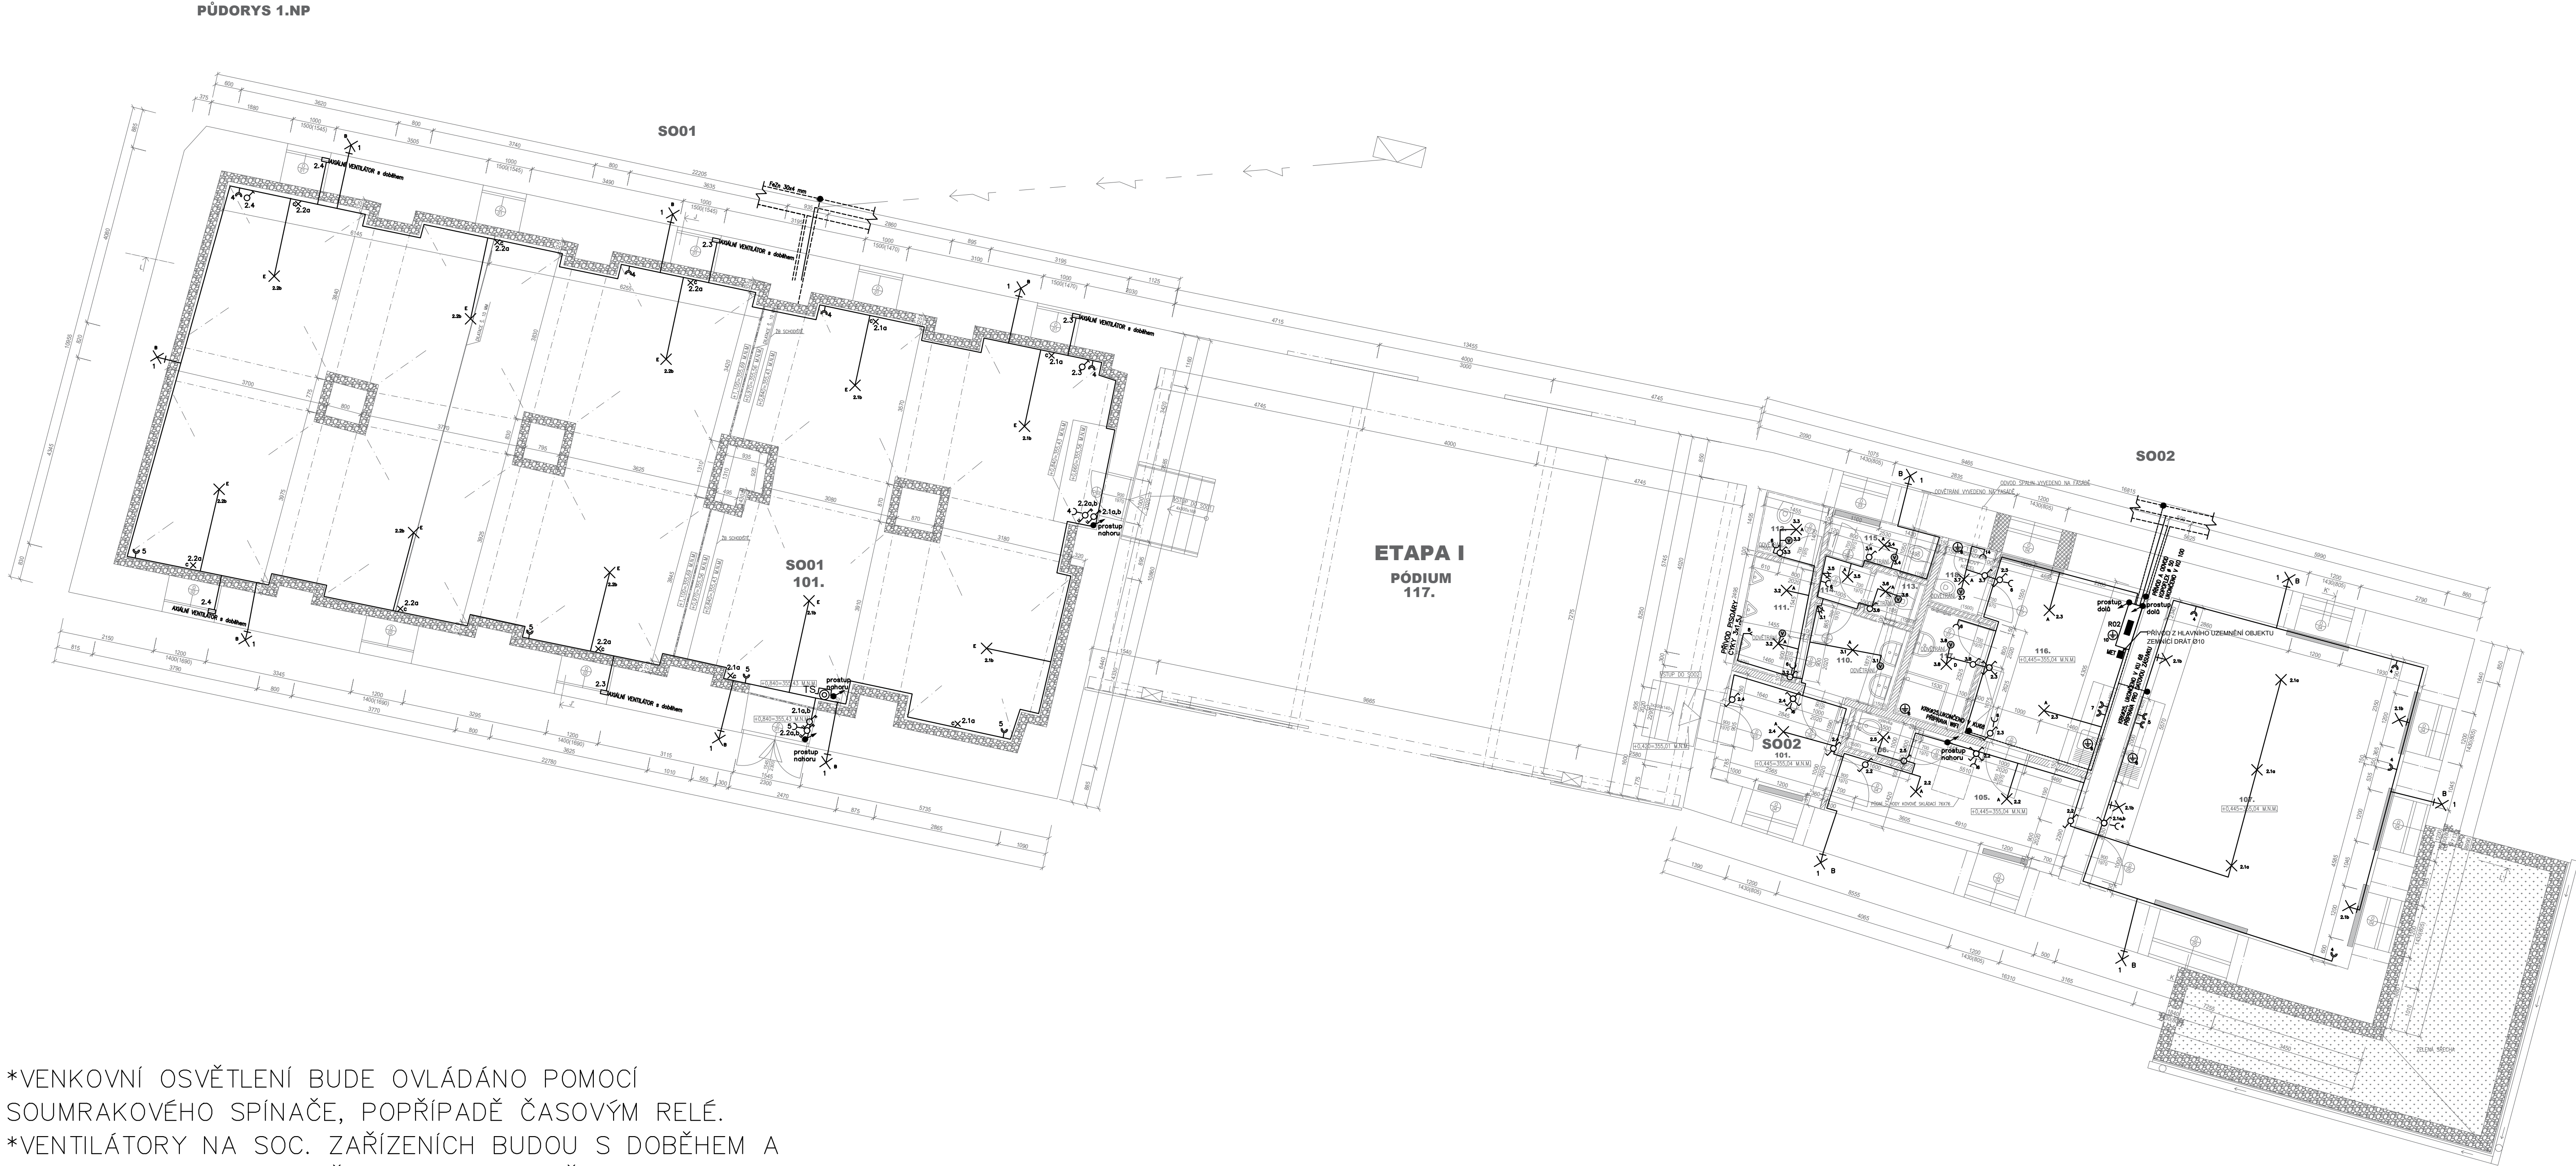

*VENKOVNÍ OSVĚTLENÍ BUDE OVLÁDÁNO POMOCÍ SOUMRAKOVÉHO SPÍNAČE, POPŘÍPADĚ ČASOVÝM RELÉ.
*VENTILÁTORY NA SOC. ZAŘÍZENÍCH BUDOU S DOBĚHEM A JSOU OVLÁDÁNY VYPÍNAČEM(POHYBOVÝM ČIDLEM) SPOLEČNĚ SE SVĚTLY.

LEGENDA ELEKTROINSTALACE:

- POJISTKOVÁ/PŘÍPOJKOVÁ SKŘÍŇ
- ROZVADĚČ
- HLAVNÍ OCHRANNÁ PŘÍPOJNICE - MET
- TLAČÍTKO 250V, 10A, IP20, barva bílá, vč. krabice
- SPÍNAČ 250V, 10A, č.1, IP 20, barva bílá, vč. krabice
- SPÍNAČ 250V, 10A, č.7, IP 20, barva bílá, vč. krabice
- SPÍNAČ 250V, 10A, č.6, IP 20, barva bílá, vč. krabice
- SPÍNAČ 250V, 10A, č.5, IP 20, barva bílá, vč. krabice
- SPÍNAČ 250V, 10A, č.1, IP 54, přisazený, barva bílá
- ZÁSUVKA 16A/250V, IP 20, barva bílá, vč. krabice
- ZÁSUVKA DVOJITÁ 16A/250V, IP 20, barva bílá, vč. krabice
- ZÁSUVKA 16A/250V, IP 54, přisazená, barva bílá
- PŘÍPOJENÍ POSPOJOVÁNÍ, NAPOJENO CYA 4-16mm z MET
- STOUPACÍ VEDENÍ
- KABELOVÝ VÝVOD TECHNOLOGIE 240V (rezerva 2m)

LEGENDA SVÍTIDEL		
A - LED IP20 přisazené		• X
B - LED IP65 přisazené,nástěnné,venkovní		• X
C - LED IP20 orientační, zapuštěnné		• x
D - LED IP65 přisazené, koupelnové		• X
E - LED IP20 závěsné		• X
F - LED IP45 přisazené, průmyslové		• X
G - LED IP45 závěsné, průmyslové (1,2m)		• —

±0,000=354,59 M.N.M.		
UPOZORNĚNÍ: PŘEDKLADANÁ PROJEKTOVÁ DOKUMENTACE JE URČENA POUZE PRO ÚČELY ÚZEMNÍHO A STAVEBNÍHO ŘÍZENÍ. NEVAHRAZUJE REALIZAČNÍ DOKUMENTACI.		
Projektant :	Ing. Ludvík Sláma, Bieblova 22, 613 00 Brno	Ing. Ludvík Sláma Bieblova 22 613 00, Brno ČKAIT: 1001660
Vypracoval:	Ing. Ondřej Fukan, Jaroslava Svobody 22, 664 47 Střelice	
Stavebník:	Obec Račice-Pístovice, Račice 72, 683 05 Račice-Pístovice	
STAVBA:	Stavební úpravy areálu bývalé sladovny, ETAPA II - Račice-Pístovice	Stupeň PD: DSP
Místo stavby: parc.č. 186, 78, 959/1, 959/9 k.ú. Račice-Pístovice, 683 05 Račice-Pístovice		Datum: 01/2024
VÝKRES: S001 A S002 1.NP - ROZVODY ELEKTRO		Formát: A3
		Měřítko: 1:75
		Číslo výkresu: D1.4.24