



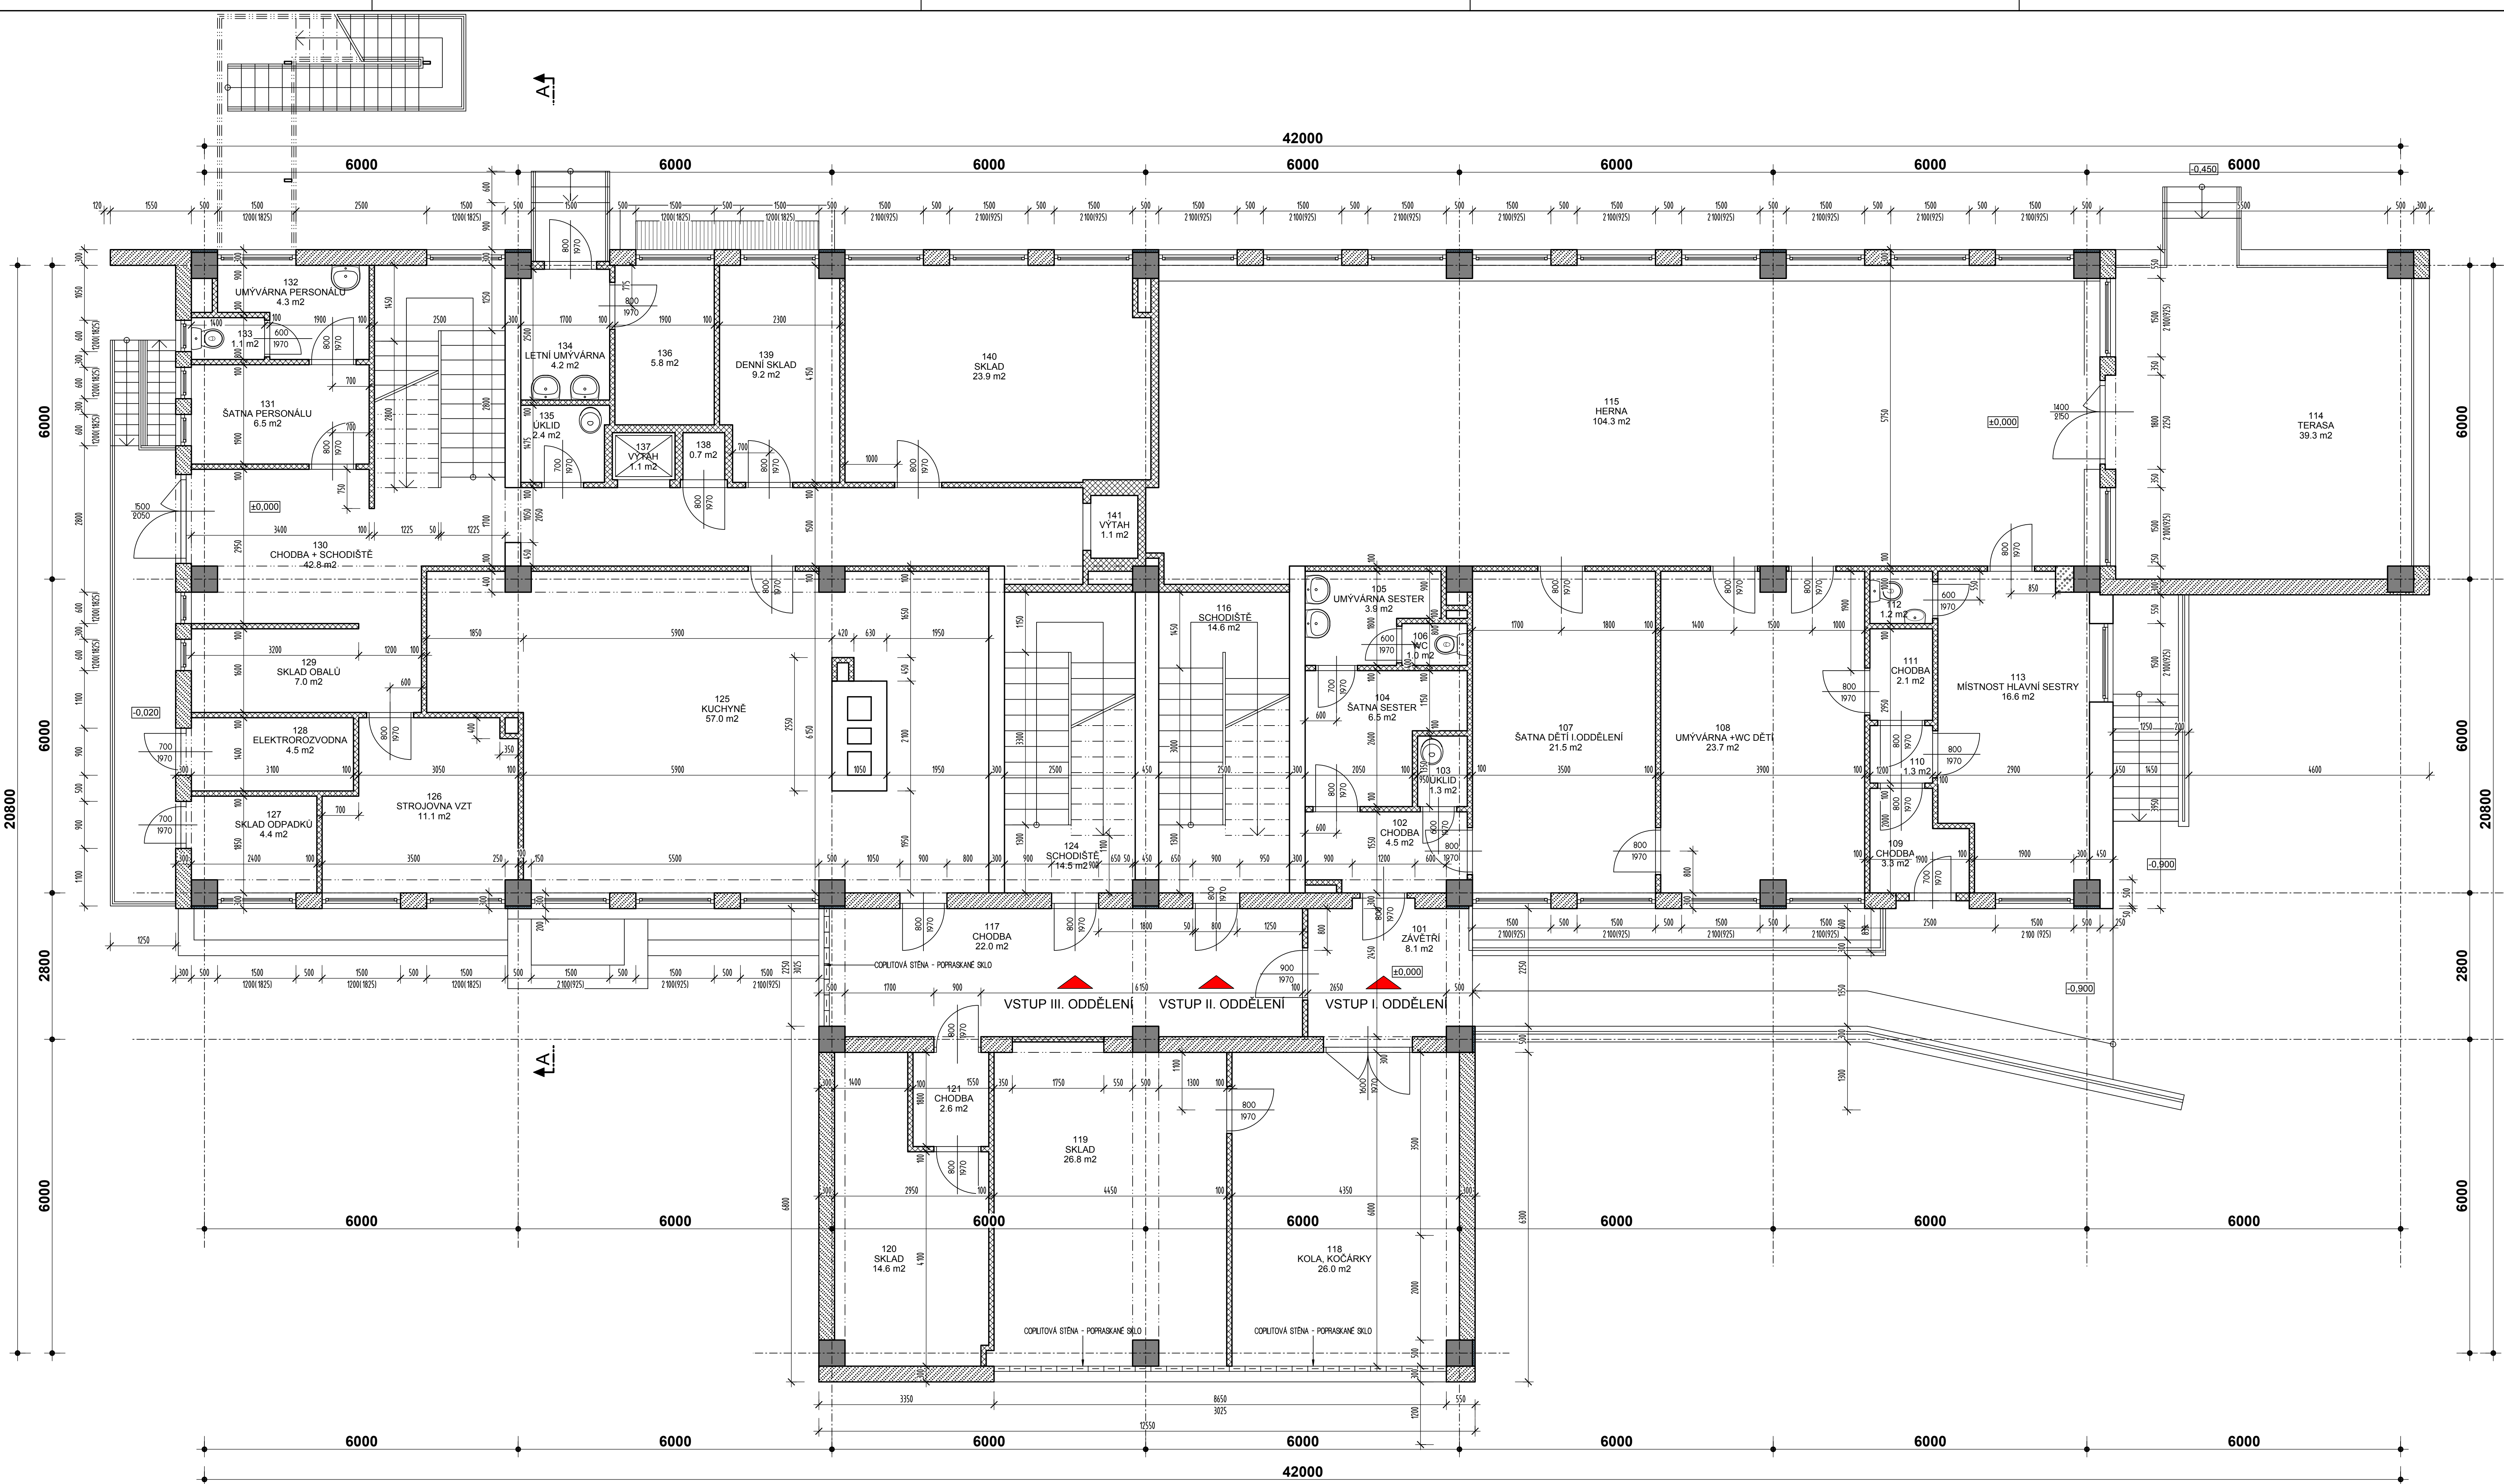

LEGENDA MÍSTNOSTÍ		
I. ODDĚLENÍ		
ČÍSLO	NÁZEV MÍSTNOSTI	PLOCHA
102	CHODBA	4.53
103	ÚKLID	1.28
104	ŠATNA SESTER	6.54
105	UMYVÁRNA SESTER	3.92
106	WC	1.00
107	ŠATNA DĚTÍ I ODDĚLENÍ	21.53
108	UMYVÁRNA + WC DĚTÍ	23.66
109	CHODBA	3.26
110	CHODBA	1.32
111	CHODBA	2.10
112	WC	1.20
113	MÍSTNOST HLAVNÍ SESTRY	16.57
114	TERASA	39.32
115	HERNA	104.25
CELKEM: I. ODDĚLENÍ		230.48
II. ODDĚLENÍ		
ČÍSLO	NÁZEV MÍSTNOSTI	PLOCHA
116	SCHODIŠTĚ	14.56
CELKEM: II. ODDĚLENÍ		14.56
III. ODDĚLENÍ		
ČÍSLO	NÁZEV MÍSTNOSTI	PLOCHA
124	SCHODIŠTĚ	14.54
CELKEM: III. ODDĚLENÍ		14.54

OSTATNÍ PROSTORY		
ČÍSLO	NÁZEV MÍSTNOSTI	PLOCHA
101	ZÁVĚTRÍ	8.13
117	CHODBA	21.97
118	KOLA, KOČÁRKY	25.95
119	SKLAD	26.77
120	SKLAD	14.60
121	CHODBA	2.61
125	KUCHYŇNĚ	56.95
126	STROJOVNA VZT	11.14
127	SKLAD ODPADKŮ	4.40
128	ELEKTROROZVODNA	4.52
129	SKLAD OBALŮ	7.04
130	CHODBA + SCHODIŠTĚ	42.79
131	ŠATNA PERSONALU	6.46
132	UMYVÁRNA PERSONALU	4.32
133	WC PERSONALU	1.12
134	LETNÍ UMYVÁRNA	4.22
135	ÚKLID	2.40
136	SKLAD ZAHRADNÍHO NÁŘADÍ	5.80
137	VÝTAH	1.08
138	STROJOVNA VÝTAHU	0.72
139	DENNÍ SKLAD	9.17
140	SKLAD	23.86
141	VÝTAH	1.08
CELKEM: OSTATNÍ PROSTORY		286.88
CELKEM MÍSTNOSTÍ:		546.46

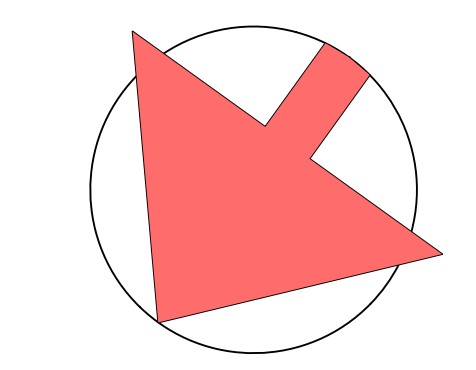

Zodpovědný projektant Ing. Pavel Langer	Autor návrhu Ing. Pavel Langer	Vypracoval Ing. Pavel Langer	Kreslil Ing. Pavel Langer	FRYS STAVEBNÍ PROJEKCE
<i>Pavel Langer</i>	Jan Tomšić	<i>Pavel Langer</i>	<i>Pavel Langer</i>	
Kresl. Olmoučský	Obecní úřad, Sudkov			
Investor: obec Sudkov, Sudkov 96, 788 21				
Stavba: SNÍŽOVÁNÍ ENERGETICKÉ NÁROČNOSTI BUDOVY MŠ V SUDKOVĚ				
Specializace: A. ARCHITEKTONICKÉ A STAVEBNÍ TECHNICKÉ ŘEŠENÍ				Formát 12x4
Název výkresu: PŮDORYS 1.NP - STÁVAJÍCÍ STAV				Měřítko 1:50
				Datum 3/2013
				Učel DPS
				Číslo zakázky 1048b
				Číslo výkresu: A 02
				Číslo paré: