


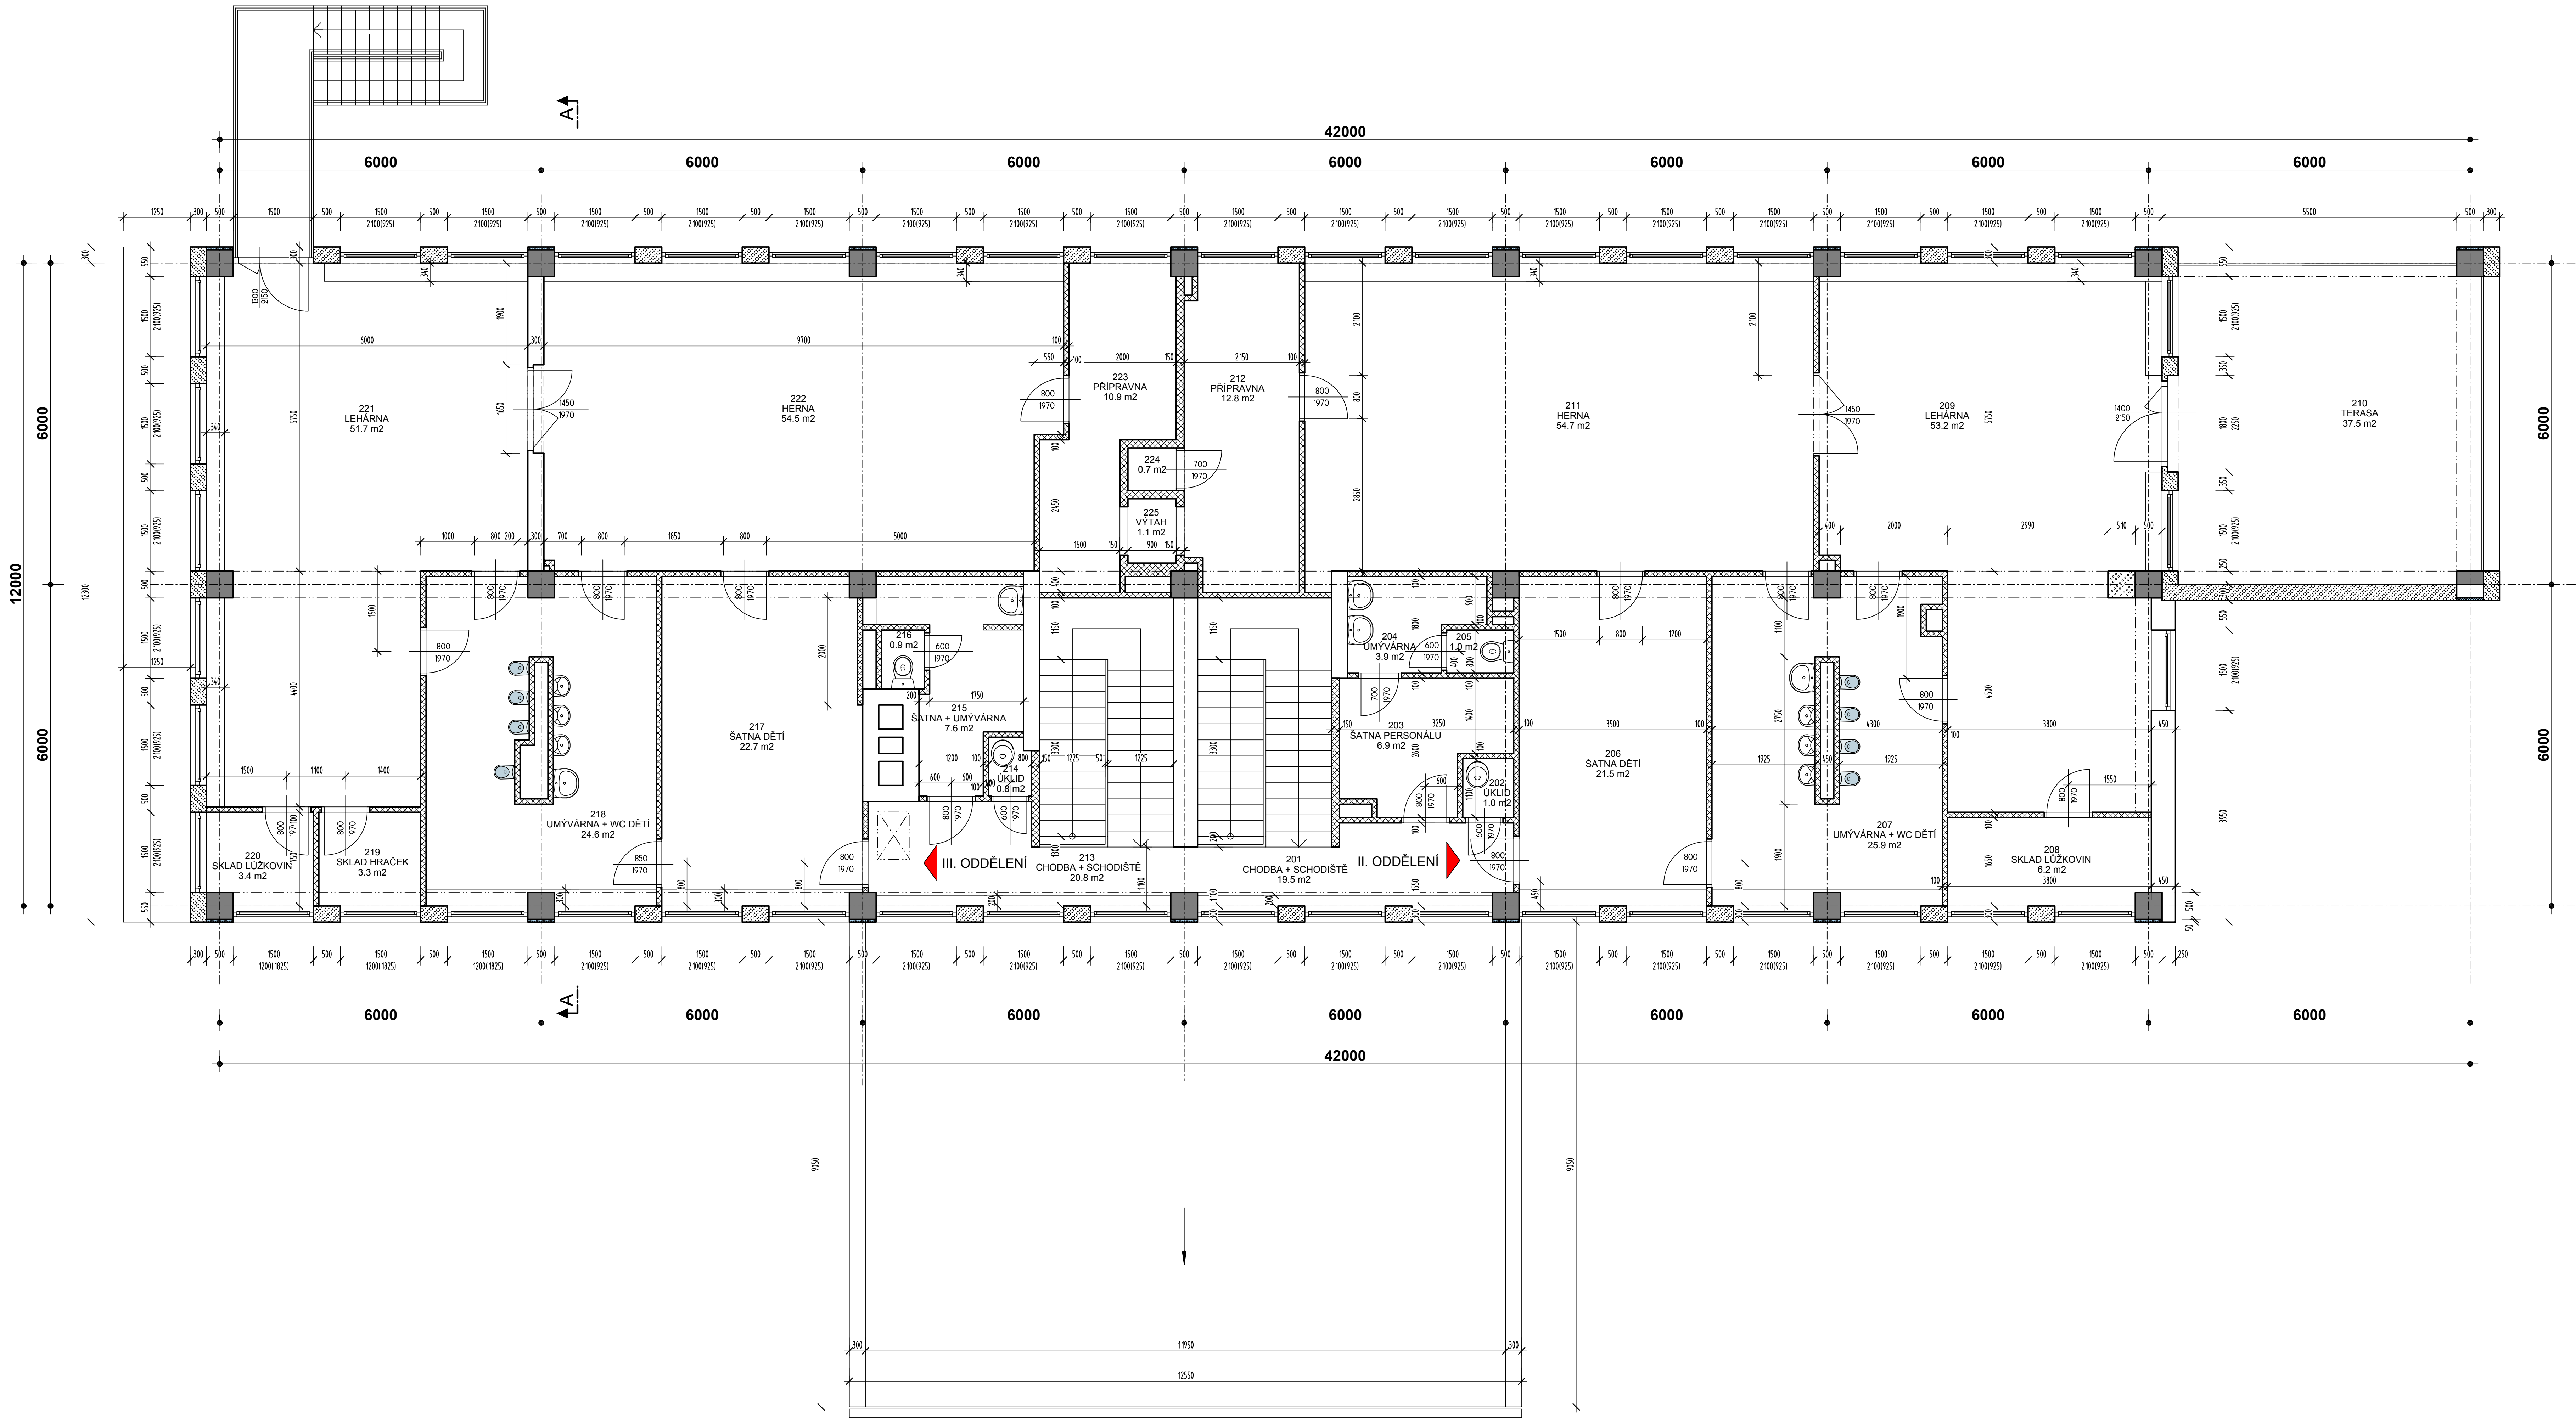

LEGENDA MÍSTNOSTÍ

ČÍSLO	NÁZEV MÍSTNOSTI	PLOCHA
202	UKLID	1.05
203	ŠATNA PERSONALU	6.95
204	UMYVÁRNA	3.92
205	WC SESTER	1.00
206	ŠATNA DĚTÍ	21.53
207	UMYVÁRNA + WC DĚTÍ	25.88
208	SKLAD LŮŽKOVIN	6.20
209	LEHÁRNA	53.15
210	TERASA	37.52
211	HERNA	54.70
212	PŘÍPRAVNA	12.82

CELKEM : II. ODDĚLENÍ 224.72

ČÍSLO	NÁZEV MÍSTNOSTI	PLOCHA
214	UKLID	0.84
215	ŠATNA + UMYVÁRNA	7.61
216	WC SESTER	0.88
217	ŠATNA DĚTÍ	22.70
218	UMYVÁRNA + WC DĚTÍ	24.46
219	SKLAD HRAČEK	3.23
220	SKLAD LŮŽKOVIN	3.30
221	LEHÁRNA	51.73
222	HERNA	54.49
223	PŘÍPRAVNA	10.85


CELKEM : III. ODDĚLENÍ 180.09

OSTATNÍ PROSTORY

ČÍSLO	NÁZEV MÍSTNOSTI	PLOCHA
201	CHODBA + SCHODIŠTĚ	19.48
213	CHODBA + SCHODIŠTĚ	20.82
224	STROJOVNA VÝTAHU	0.72
225	VÝTAH	1.08

CELKEM : OSTATNÍ PROSTORY 42.10

CELKEM MÍSTNOSTI: 446.91

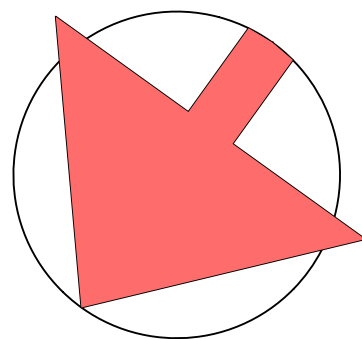

Zodpovědný projektant Ing. Pavel Langer <i>Pavel Langer</i>	Autor návrhu Ing. Pavel Langer Jan Tomčík	Vypracoval Ing. Pavel Langer <i>Pavel Langer</i>	Kreslil Ing. Pavel Langer <i>Pavel Langer</i>	FRYS STAVEBNÍ PROJEKCE
Kreslil Ing. Pavel Langer <i>Pavel Langer</i>	Kreslil Ing. Pavel Langer <i>Pavel Langer</i>	Kreslil Ing. Pavel Langer <i>Pavel Langer</i>	Kreslil Ing. Pavel Langer <i>Pavel Langer</i>	
Investor: obec Sudkov, Sudkov 96, 788 21				Formát 12x4
Stavba: SNÍŽOVÁNÍ ENERGETICKÉ NÁROČNOSTI BUDOVY MŠ V SUDKOVĚ				Měřítko 1:50
Specializace: A. ARCHITEKTONICKÉ A STAVEBNÍ TECHNICKÉ ŘEŠENÍ				Datum 3/2013
Název výkresu: PŮDORYS 2.NP - STÁVAJÍCÍ STAV				Účel ČP-S
				Číslo zakázky 1048b
				Číslo výkresu A 03
				Číslo paré 1