


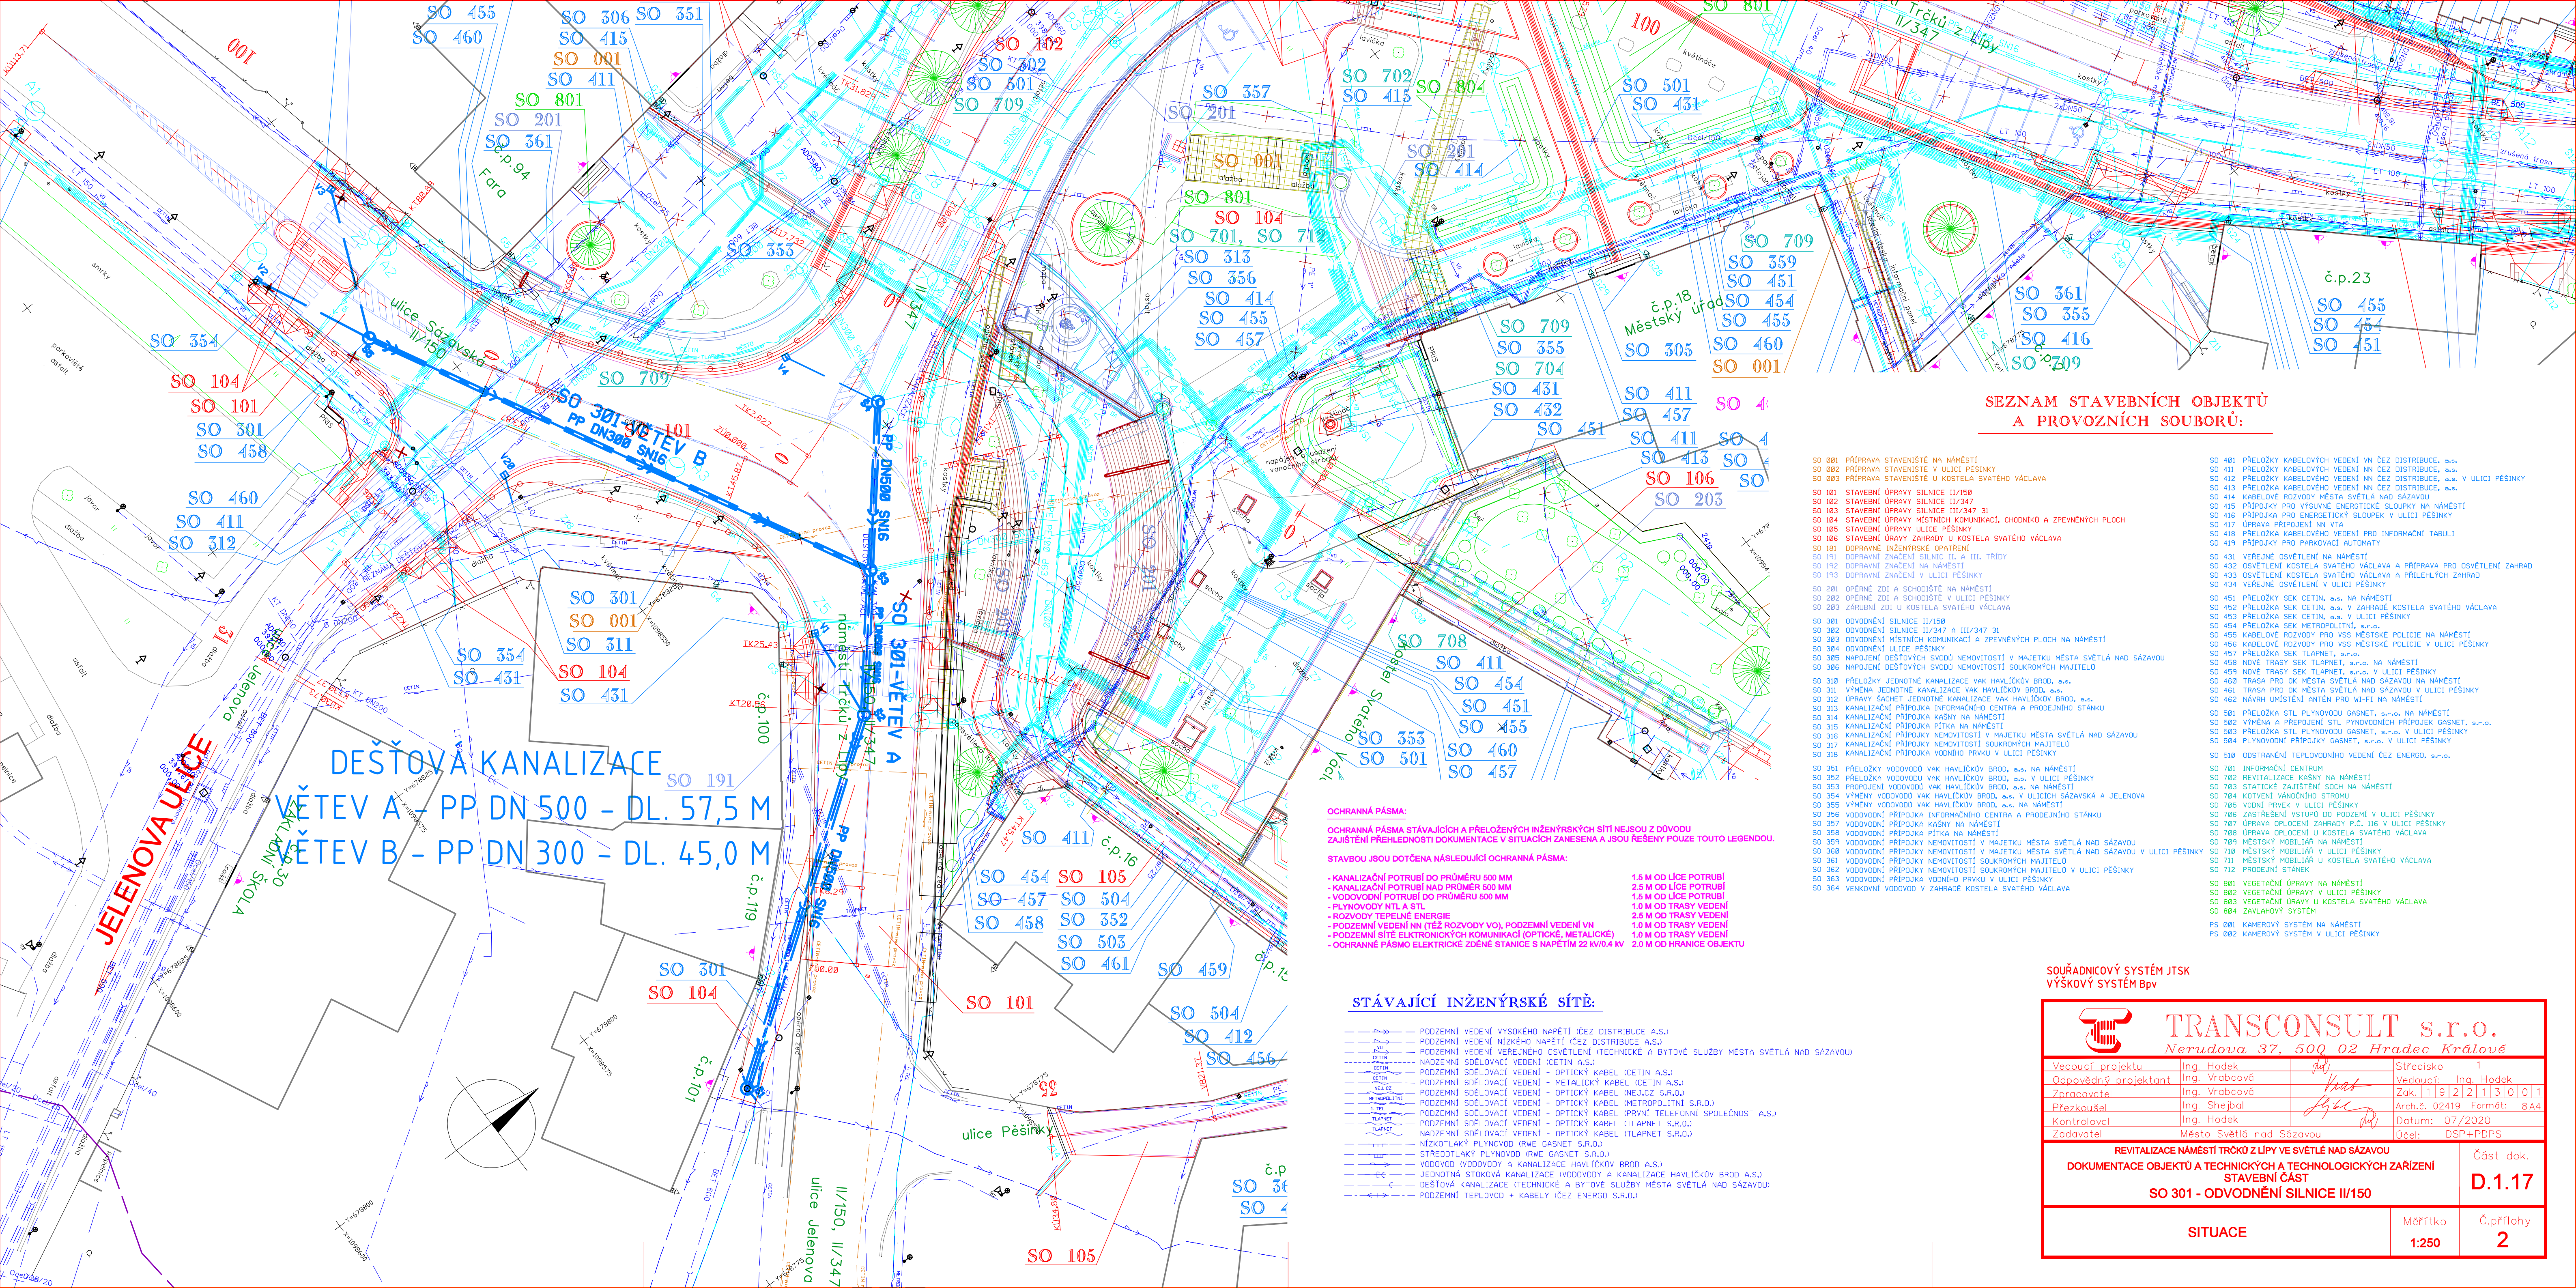

SEZNAM STAVEBNÍCH OBJEKTŮ
A PROVOZNÍCH SOUBORŮ:

- SO 001 PŘÍPRAVA STAVENÍSTE NA NÁMĚSTÍ
- SO 002 PŘÍPRAVA STAVENÍSTE V ULICI PĚŠINKY
- SO 003 PŘÍPRAVA STAVENÍSTE U KOSTELA SVATÉHO VÁCLAVA
- SO 101 STAVEBNÍ ÚPRAVY SILNICE II/150
- SO 102 STAVEBNÍ ÚPRAVY SILNICE II/347
- SO 103 STAVEBNÍ ÚPRAVY SILNICE III/347 31
- SO 104 STAVEBNÍ ÚPRAVY MÍSTNÍCH KOMUNIKACÍ, CHODNÍKŮ A ZPEVNĚNÝCH PLOCH
- SO 105 STAVEBNÍ ÚPRAVY ULICE PĚŠINKY
- SO 106 STAVEBNÍ ÚPRAVY ZAHRADY U KOSTELA SVATÉHO VÁCLAVA
- SO 181 DOPRAVNÍ ZNAČENÍ SILNIC II. A III. TŘÍDY
- SO 191 DOPRAVNÍ ZNAČENÍ NA NÁMĚSTÍ
- SO 192 DOPRAVNÍ ZNAČENÍ V ULICI PĚŠINKY
- SO 193 DOPRAVNÍ ZNAČENÍ V ULICI PĚŠINKY
- SO 201 OPERNÉ ZDI A SCHODIŠTĚ NA NÁMĚSTÍ
- SO 202 OPERNÉ ZDI A SCHODIŠTĚ V ULICI PĚŠINKY
- SO 203 ZÁHRUBNÍ ZDI U KOSTELA SVATÉHO VÁCLAVA
- SO 301 ODVODNĚNÍ SILNICE II/150
- SO 302 ODVODNĚNÍ SILNICE II/347 A III/347 31
- SO 303 ODVODNĚNÍ MÍSTNÍCH KOMUNIKACÍ A ZPEVNĚNÝCH PLOCH NA NÁMĚSTÍ
- SO 304 ODVODNĚNÍ ULICE PĚŠINKY
- SO 305 NÁPOJENÍ DEŠŤOVÝCH SVODŮ NEMOVITOSTÍ V MAJETKU MĚSTA SVĚTLÁ NAD SÁZAVOU
- SO 306 NÁPOJENÍ DEŠŤOVÝCH SVODŮ NEMOVITOSTÍ SOUKROMÝCH MAJITELŮ
- SO 310 PŘELOŽKA JEDNOTNÉ KANALIZACE VAK HAVLÍČOVŮ BROD, a.s.
- SO 311 VÝMĚNA JEDNOTNÉ KANALIZACE VAK HAVLÍČOVŮ BROD, a.s.
- SO 312 ÚPRAVY SÁCHET JEDNOTNÉ KANALIZACE VAK HAVLÍČOVŮ BROD, a.s.
- SO 313 KANALIZAČNÍ PŘÍPOJKA INFORMAČNÍHO CENTRA A PRODEJNÍHO STÁNKU
- SO 314 KANALIZAČNÍ PŘÍPOJKA KAŠNY NA NÁMĚSTÍ
- SO 315 KANALIZAČNÍ PŘÍPOJKA PÍTKA NA NÁMĚSTÍ
- SO 316 KANALIZAČNÍ PŘÍPOJKA NEMOVITOSTÍ V MAJETKU MĚSTA SVĚTLÁ NAD SÁZAVOU
- SO 317 KANALIZAČNÍ PŘÍPOJKA NEMOVITOSTÍ SOUKROMÝCH MAJITELŮ
- SO 318 KANALIZAČNÍ PŘÍPOJKA VODNÍHO PRVKU V ULICI PĚŠINKY
- SO 351 PŘELOŽKA VODOVODŮ VAK HAVLÍČOVŮ BROD, a.s. NA NÁMĚSTÍ
- SO 352 PŘELOŽKA VODOVODŮ VAK HAVLÍČOVŮ BROD, a.s. V ULICI PĚŠINKY
- SO 353 PŘELOŽKA VODOVODŮ VAK HAVLÍČOVŮ BROD, a.s. NA NÁMĚSTÍ
- SO 354 VÝMĚNA VODOVODŮ VAK HAVLÍČOVŮ BROD, a.s. V ULICI SÁZAVSKÁ A JELENOVA
- SO 355 VÝMĚNA VODOVODŮ VAK HAVLÍČOVŮ BROD, a.s. NA NÁMĚSTÍ
- SO 356 VODOVODNÍ PŘÍPOJKA INFORMAČNÍHO CENTRA A PRODEJNÍHO STÁNKU
- SO 357 VODOVODNÍ PŘÍPOJKA KAŠNY NA NÁMĚSTÍ
- SO 358 VODOVODNÍ PŘÍPOJKA PÍTKA NA NÁMĚSTÍ
- SO 359 VODOVODNÍ PŘÍPOJKA NEMOVITOSTÍ V MAJETKU MĚSTA SVĚTLÁ NAD SÁZAVOU
- SO 360 VODOVODNÍ PŘÍPOJKA NEMOVITOSTÍ V MAJETKU MĚSTA SVĚTLÁ NAD SÁZAVOU V ULICI PĚŠINKY
- SO 361 VODOVODNÍ PŘÍPOJKA NEMOVITOSTÍ SOUKROMÝCH MAJITELŮ
- SO 362 VODOVODNÍ PŘÍPOJKA NEMOVITOSTÍ SOUKROMÝCH MAJITELŮ V ULICI PĚŠINKY
- SO 363 VODOVODNÍ PŘÍPOJKA VODNÍHO PRVKU V ULICI PĚŠINKY
- SO 364 VENKOVNÍ VODOVOD V ZAHRADĚ KOSTELA SVATÉHO VÁCLAVA
- SO 401 PŘELOŽKA KABELOVÝCH VEDENÍ VN ČEZ DISTRIBUCE, a.s.
- SO 411 PŘELOŽKA KABELOVÝCH VEDENÍ NN ČEZ DISTRIBUCE, a.s. V ULICI PĚŠINKY
- SO 412 PŘELOŽKA KABELOVÝCH VEDENÍ NN ČEZ DISTRIBUCE, a.s. V ULICI PĚŠINKY
- SO 413 PŘELOŽKA KABELOVÝCH VEDENÍ NN ČEZ DISTRIBUCE, a.s.
- SO 414 KABELOVÉ ROZVODY MĚSTA SVĚTLÁ NAD SÁZAVOU
- SO 415 PŘÍPOJKA PRO VÝSUVNÉ ENERGETICKÉ SLOUPKY NA NÁMĚSTÍ
- SO 416 PŘÍPOJKA PRO ENERGETICKÉ SLOUPKY V ULICI PĚŠINKY
- SO 417 ÚPRAVA PŘÍPOJENÍ NN VITA
- SO 418 PŘELOŽKA KABELOVÝCH VEDENÍ PRO INFORMAČNÍ TABULI
- SO 419 PŘÍPOJKA PRO PARKOVACÍ AUTOMATY
- SO 431 VEŘEJNÉ OSVĚTLENÍ NA NÁMĚSTÍ
- SO 432 OSVĚTLENÍ KOSTELA SVATÉHO VÁCLAVA A PŘÍPRAVA PRO OSVĚTLENÍ ZAHRAD
- SO 433 OSVĚTLENÍ KOSTELA SVATÉHO VÁCLAVA A PŘÍLEHLÝCH ZAHRAD
- SO 434 VEŘEJNÉ OSVĚTLENÍ V ULICI PĚŠINKY
- SO 451 PŘELOŽKA SEK CETIN, a.s. NA NÁMĚSTÍ
- SO 452 PŘELOŽKA SEK CETIN, a.s. V ZAHRADĚ KOSTELA SVATÉHO VÁCLAVA
- SO 453 PŘELOŽKA SEK CETIN, a.s. V ULICI PĚŠINKY
- SO 454 PŘELOŽKA SEK METROPOLITNÍ, s.r.o.
- SO 455 KABELOVÉ ROZVODY PRO VSS MĚSTSKÉ POLICIE NA NÁMĚSTÍ
- SO 456 KABELOVÉ ROZVODY PRO VSS MĚSTSKÉ POLICIE V ULICI PĚŠINKY
- SO 457 PŘELOŽKA SEK TLAPNET, s.r.o.
- SO 458 NOVÉ TRASY SEK TLAPNET, s.r.o. NA NÁMĚSTÍ
- SO 459 NOVÉ TRASY SEK TLAPNET, s.r.o. V ULICI PĚŠINKY
- SO 460 TRASA PRO DK MĚSTA SVĚTLÁ NAD SÁZAVOU NA NÁMĚSTÍ
- SO 461 TRASA PRO DK MĚSTA SVĚTLÁ NAD SÁZAVOU V ULICI PĚŠINKY
- SO 462 NÁVRH UMÍSTĚNÍ ANTÉN PRO W-LFI NA NÁMĚSTÍ
- SO 501 PŘELOŽKA STL PLYNOVODU GASNET, s.r.o. NA NÁMĚSTÍ
- SO 502 VÝMĚNA A PŘEPOJENÍ STL PLYNOVODNÍCH PŘÍPOJEK GASNET, s.r.o.
- SO 503 PŘELOŽKA STL PLYNOVODU GASNET, s.r.o. V ULICI PĚŠINKY
- SO 504 PLYNOVODNÍ PŘÍPOJKA GASNET, s.r.o. V ULICI PĚŠINKY
- SO 510 ODSTRANĚNÍ TEPLOVODNÍHO VEDENÍ ČEZ ENERGIE, s.r.o.
- SO 701 INFORMAČNÍ CENTRUM
- SO 702 REVITALIZACE KAŠNY NA NÁMĚSTÍ
- SO 703 STATICKÉ ZAJIŠTĚNÍ SOCH NA NÁMĚSTÍ
- SO 704 KOTVENÍ VÁNOČNÍHO STROMU
- SO 705 VODNÍ PRVEK V ULICI PĚŠINKY
- SO 706 ZASTŘEŠENÍ VSTUPU DO PODZEMÍ V ULICI PĚŠINKY
- SO 707 ÚPRAVA OPLCENÍ ZAHRADY P.Č. 116 V ULICI PĚŠINKY
- SO 708 ÚPRAVA OPLCENÍ U KOSTELA SVATÉHO VÁCLAVA
- SO 709 MĚSTSKÝ MOBILIÁR NA NÁMĚSTÍ
- SO 710 MĚSTSKÝ MOBILIÁR V ULICI PĚŠINKY
- SO 711 MĚSTSKÝ MOBILIÁR U KOSTELA SVATÉHO VÁCLAVA
- SO 712 PRODEJNÍ STÁNEK
- SO 801 VEGETAČNÍ ÚPRAVY NA NÁMĚSTÍ
- SO 802 VEGETAČNÍ ÚPRAVY V ULICI PĚŠINKY
- SO 803 VEGETAČNÍ ÚPRAVY U KOSTELA SVATÉHO VÁCLAVA
- SO 804 ZAVLAHOVÝ SYSTÉM
- PS 001 KAMEROVÝ SYSTÉM NA NÁMĚSTÍ
- PS 002 KAMEROVÝ SYSTÉM V ULICI PĚŠINKY

- OCHRANNÁ PÁSMA:
- OCHRANNÁ PÁSMA STÁVAJÍCÍCH A PŘELOŽENÝCH INŽENÝRSKÝCH SÍTÍ NEJSOU Z DŮVODU ZAJIŠTĚNÍ PŘEHLEDNOSTI DOKUMENTACE V SITUACÍCH ZANESENA A JSOU ŘEŠENY POUZE TOUTO LEGENDOU.
- STAVBOU JSOU DOTČENA NÁSLEDUJÍCÍ OCHRANNÁ PÁSMA:
- KANALIZAČNÍ POTRUBÍ DO PRŮMĚRU 500 MM 1,5 M OD LÍCE POTRUBÍ
 - KANALIZAČNÍ POTRUBÍ NAD PRŮMĚR 500 MM 2,5 M OD LÍCE POTRUBÍ
 - VODOVODNÍ POTRUBÍ DO PRŮMĚRU 500 MM 1,5 M OD LÍCE POTRUBÍ
 - PLYNOVODY NTL A STL 1,0 M OD TRASY VEDENÍ
 - ROZVODY TEPELNÉ ENERGIE 2,5 M OD TRASY VEDENÍ
 - PODZEMNÍ VEDENÍ NA ČEZ ROZVODY VO, PODZEMNÍ VEDENÍ VN 1,0 M OD TRASY VEDENÍ
 - PODZEMNÍ SÍTĚ ELEKTRONICKÝCH KOMUNIKACÍ (OPTICKÉ, METALICKÉ) 1,0 M OD TRASY VEDENÍ
 - OCHRANNÉ PÁSMA ELEKTRICKÉ ZDĚNÉ STANICE S NAPĚTÍM 22 KV/0,4 KV 2,0 M OD HRANICE OBJEKTU

STÁVAJÍCÍ INŽENÝRSKÉ SÍTĚ:

- — — — — PODZEMNÍ VEDENÍ VYSOKÉHO NAPĚTÍ (ČEZ DISTRIBUCE A.S.)
- — — — — PODZEMNÍ VEDENÍ NÍZKÉHO NAPĚTÍ (ČEZ DISTRIBUCE A.S.)
- — — — — PODZEMNÍ VEDENÍ VEŘEJNÉHO OSVĚTLENÍ (TECHNICKÉ A BYTOVÉ SLUŽBY MĚSTA SVĚTLÁ NAD SÁZAVOU)
- — — — — NADZEMNÍ SĎELOVACÍ VEDENÍ (CETIN A.S.)
- — — — — PODZEMNÍ SĎELOVACÍ VEDENÍ - OPTICKÝ KABEL (CETIN A.S.)
- — — — — PODZEMNÍ SĎELOVACÍ VEDENÍ - METALICKÝ KABEL (CETIN A.S.)
- — — — — METROPOLITNÍ
- — — — — PODZEMNÍ SĎELOVACÍ VEDENÍ - OPTICKÝ KABEL (METROPOLITNÍ S.R.O.)
- — — — — PODZEMNÍ SĎELOVACÍ VEDENÍ - OPTICKÝ KABEL (PRVNÍ TELEFONNÍ SPOLEČNOST A.S.)
- — — — — TLAPNET
- — — — — PODZEMNÍ SĎELOVACÍ VEDENÍ - OPTICKÝ KABEL (TLAPNET S.R.O.)
- — — — — NADZEMNÍ SĎELOVACÍ VEDENÍ - OPTICKÝ KABEL (TLAPNET S.R.O.)
- — — — — NÍZKOTLAKÝ PLYNOVOD (RWE GASNET S.R.O.)
- — — — — STŘEDOTLAKÝ PLYNOVOD (RWE GASNET S.R.O.)
- — — — — VODOVOD (VODOVODY A KANALIZACE HAVLÍČOVŮ BROD A.S.)
- — — — — JEDNOTNÁ STOKOVÁ KANALIZACE (VODOVODY A KANALIZACE HAVLÍČOVŮ BROD A.S.)
- — — — — DEŠŤOVÁ KANALIZACE (TECHNICKÉ A BYTOVÉ SLUŽBY MĚSTA SVĚTLÁ NAD SÁZAVOU)
- — — — — PODZEMNÍ TEPLOVOD + KABELY (ČEZ ENERGIE S.R.O.)

SOUŘADNICOVÝ SYSTÉM JTSK
VÝŠKOVÝ SYSTÉM Bpv



TRANSCONSULT s.r.o.
Nerudova 37, 500 02 Hradec Králové

Vedoucí projektu	Ing. Hodek	Středisko	1
Odpovědný projektant	Ing. Vrabcová	Vedoucí:	Ing. Hodek
Zpracovatel	Ing. Vrabcová	Zak.	1191221310101
Průzkoušel	Ing. Šejbal	Arch.č.	02419
Kontroloval	Ing. Hodek	Formát:	8 A4
Zadavatel	Město Světlá nad Sázavou	Datum:	07/2020
		Účel:	DSP+PPDS

REVITALIZACE NÁMĚSTÍ TRČKŮ Z LÍPY VE SVĚTLÉ NAD SÁZAVOU
DOKUMENTACE OBJEKTŮ A TECHNICKÝCH A TECHNOLOGICKÝCH ZAŘÍZENÍ
STAVEBNÍ ČÁST
SO 301 - ODVODNĚNÍ SILNICE II/150

Část dok.
D.1.17

SITUACE

Měřítko
1:250

Č.přílohy
2