




SEZNAM STAVEBNÍCH OBJEKTŮ A PROVOZNÍCH SOUBORŮ:

001	PŘÍPRAVA STAVĚNÍ NA NÁMĚSTÍ	50	481	PŘELOŽKY KABELOVÝCH VEDENÍ VNĚJŠÍ DISTRIBUCE, a.s.	50
002	PŘÍPRAVA VEDENÍ VNĚJŠÍ KOSTELA SVĚTLA VÁCLAVA	50	482	PŘELOŽKY KABELOVÝCH VEDENÍ NA ČEP DISTRIBUCE, a.s.	50
003	PŘÍPRAVA VEDENÍ VNĚJŠÍ KOSTELA SVĚTLA VÁCLAVA	50	483	PŘELOŽKY KABELOVÝCH VEDENÍ NA ČEP DISTRIBUCE, a.s.	50
004	STAVBY SPRÁVY SILNIC II/350	50	484	KABELOVÉ ROZVODY VNĚJŠÍ DISTRIBUCE, a.s.	50
005	STAVBY SPRÁVY SILNIC II/347	50	485	PŘÍPOJKY PRO VÝSUNĚ ENERGETICKÉ SÍLOPKY NA NÁMĚSTÍ	50
006	STAVBY SPRÁVY SILNIC II/347	50	486	PŘÍPOJKA PRO ENERGETICKÝ SÍLOPEK V ULICI PESKÝNY	50
007	STAVBY SPRÁVY SILNIC II/347	50	487	UPRAVA PRŮPLAVU NA ULICI PESKÝNY	50
008	STAVBY SPRÁVY MĚSTSKÝCH KOMUNIKACÍ, CHODNÍKŮ A ZPŘEVÝHOVŮ PLOCH	50	488	PŘELOŽKY KABELOVÝCH VEDENÍ PRO INFORMACNÍ TABULI	50
009	STAVBY SPRÁVY ZÁHRADY U KOSTELA SVĚTLA VÁCLAVA	50	489	PŘÍPOJKY PRO PAROVÁKOVÉ AUTOMATY	50
010	DOPRAVNÉ INŽENYRSKÉ OPATŘENÍ	50	490	VERŠNĚ OSVĚTLENÍ NA NÁMĚSTÍ	50
011	DOPRAVNÉ ZNAČENÍ SILNIC II, III, TRÁHY	50	491	KOSTELNÍ KOSTELA SVĚTLA VÁCLAVA A PŘÍPRAVA PRO OSVĚTLENÍ ZÁHRAD	50
012	DOPRAVNÉ ZNAČENÍ NA NÁMĚSTÍ	50	492	KOSTELNÍ KOSTELA SVĚTLA VÁCLAVA A PŘÍLEHLÝCH ZÁHRAD	50
013	DOPRAVNÉ ZNAČENÍ NA NÁMĚSTÍ	50	493	VERŠNĚ OSVĚTLENÍ V ULICI PESKÝNY	50
014	OPĚVNĚ ŽOJ A AŠCHODITE V ULICI PESKÝNY	50	494	PŘELOŽKY ČEP CETIN, a.s. NA NÁMĚSTÍ	50
015	OPĚVNĚ ŽOJ A AŠCHODITE V ULICI PESKÝNY	50	495	PŘELOŽKY ČEP CETIN, a.s. V ZÁHRADĚ KOSTELA SVĚTLA VÁCLAVA	50
016	ZÁHRADY ŽOJ U KOSTELA SVĚTLA VÁCLAVA	50	496	PŘELOŽKY ČEP CETIN, a.s. V ULICI PESKÝNY	50
017	DOPRAVNÉ SILNICE II/347 A II/347/341	50	497	PŘELOŽKA ČEP METROPOLITNÍ, a.s.	50
018	OPĚVNĚ SILNICE II/347 A II/347/341	50	498	KABELOVÉ ROZVODY PRO VES MĚSTSKÉ POLICE NA NÁMĚSTÍ	50
019	OPĚVNĚ SILNICE II/347 A II/347/341	50	499	PŘELOŽKA ČEP CETIN, a.s. NA NÁMĚSTÍ	50
020	OPĚVNĚ SILNICE II/347 A II/347/341	50	500	PŘELOŽKA ČEP CETIN, a.s. NA NÁMĚSTÍ	50
021	OPĚVNĚ SILNICE II/347 A II/347/341	50	501	PŘELOŽKA ČEP CETIN, a.s. NA NÁMĚSTÍ	50
022	OPĚVNĚ SILNICE II/347 A II/347/341	50	502	PŘELOŽKA ČEP CETIN, a.s. NA NÁMĚSTÍ	50
023	OPĚVNĚ SILNICE II/347 A II/347/341	50	503	PŘELOŽKA ČEP CETIN, a.s. NA NÁMĚSTÍ	50
024	OPĚVNĚ SILNICE II/347 A II/347/341	50	504	PŘELOŽKA ČEP CETIN, a.s. NA NÁMĚSTÍ	50
025	OPĚVNĚ SILNICE II/347 A II/347/341	50	505	PŘELOŽKA ČEP CETIN, a.s. NA NÁMĚSTÍ	50
026	OPĚVNĚ SILNICE II/347 A II/347/341	50	506	PŘELOŽKA ČEP CETIN, a.s. NA NÁMĚSTÍ	50
027	OPĚVNĚ SILNICE II/347 A II/347/341	50	507	PŘELOŽKA ČEP CETIN, a.s. NA NÁMĚSTÍ	50
028	OPĚVNĚ SILNICE II/347 A II/347/341	50	508	PŘELOŽKA ČEP CETIN, a.s. NA NÁMĚSTÍ	50
029	OPĚVNĚ SILNICE II/347 A II/347/341	50	509	PŘELOŽKA ČEP CETIN, a.s. NA NÁMĚSTÍ	50
030	OPĚVNĚ SILNICE II/347 A II/347/341	50	510	PŘELOŽKA ČEP CETIN, a.s. NA NÁMĚSTÍ	50
031	OPĚVNĚ SILNICE II/347 A II/347/341	50	511	PŘELOŽKA ČEP CETIN, a.s. NA NÁMĚSTÍ	50
032	OPĚVNĚ SILNICE II/347 A II/347/341	50	512	PŘELOŽKA ČEP CETIN, a.s. NA NÁMĚSTÍ	50
033	OPĚVNĚ SILNICE II/347 A II/347/341	50	513	PŘELOŽKA ČEP CETIN, a.s. NA NÁMĚSTÍ	50
034	OPĚVNĚ SILNICE II/347 A II/347/341	50	514	PŘELOŽKA ČEP CETIN, a.s. NA NÁMĚSTÍ	50
035	OPĚVNĚ SILNICE II/347 A II/347/341	50	515	PŘELOŽKA ČEP CETIN, a.s. NA NÁMĚSTÍ	50
036	OPĚVNĚ SILNICE II/347 A II/347/341	50	516	PŘELOŽKA ČEP CETIN, a.s. NA NÁMĚSTÍ	50
037	OPĚVNĚ SILNICE II/347 A II/347/341	50	517	PŘELOŽKA ČEP CETIN, a.s. NA NÁMĚSTÍ	50
038	OPĚVNĚ SILNICE II/347 A II/347/341	50	518	PŘELOŽKA ČEP CETIN, a.s. NA NÁMĚSTÍ	50
039	OPĚVNĚ SILNICE II/347 A II/347/341	50	519	PŘELOŽKA ČEP CETIN, a.s. NA NÁMĚSTÍ	50
040	OPĚVNĚ SILNICE II/347 A II/347/341	50	520	PŘELOŽKA ČEP CETIN, a.s. NA NÁMĚSTÍ	50
041	OPĚVNĚ SILNICE II/347 A II/347/341	50	521	PŘELOŽKA ČEP CETIN, a.s. NA NÁMĚSTÍ	50
042	OPĚVNĚ SILNICE II/347 A II/347/341	50	522	PŘELOŽKA ČEP CETIN, a.s. NA NÁMĚSTÍ	50
043	OPĚVNĚ SILNICE II/347 A II/347/341	50	523	PŘELOŽKA ČEP CETIN, a.s. NA NÁMĚSTÍ	50
044	OPĚVNĚ SILNICE II/347 A II/347/341	50	524	PŘELOŽKA ČEP CETIN, a.s. NA NÁMĚSTÍ	50
045	OPĚVNĚ SILNICE II/347 A II/347/341	50	525	PŘELOŽKA ČEP CETIN, a.s. NA NÁMĚSTÍ	50
046	OPĚVNĚ SILNICE II/347 A II/347/341	50			

SOUŘADNICOVÝ SYSTÉM JTSK
VÝŠKOVÝ SYSTÉM Bpv

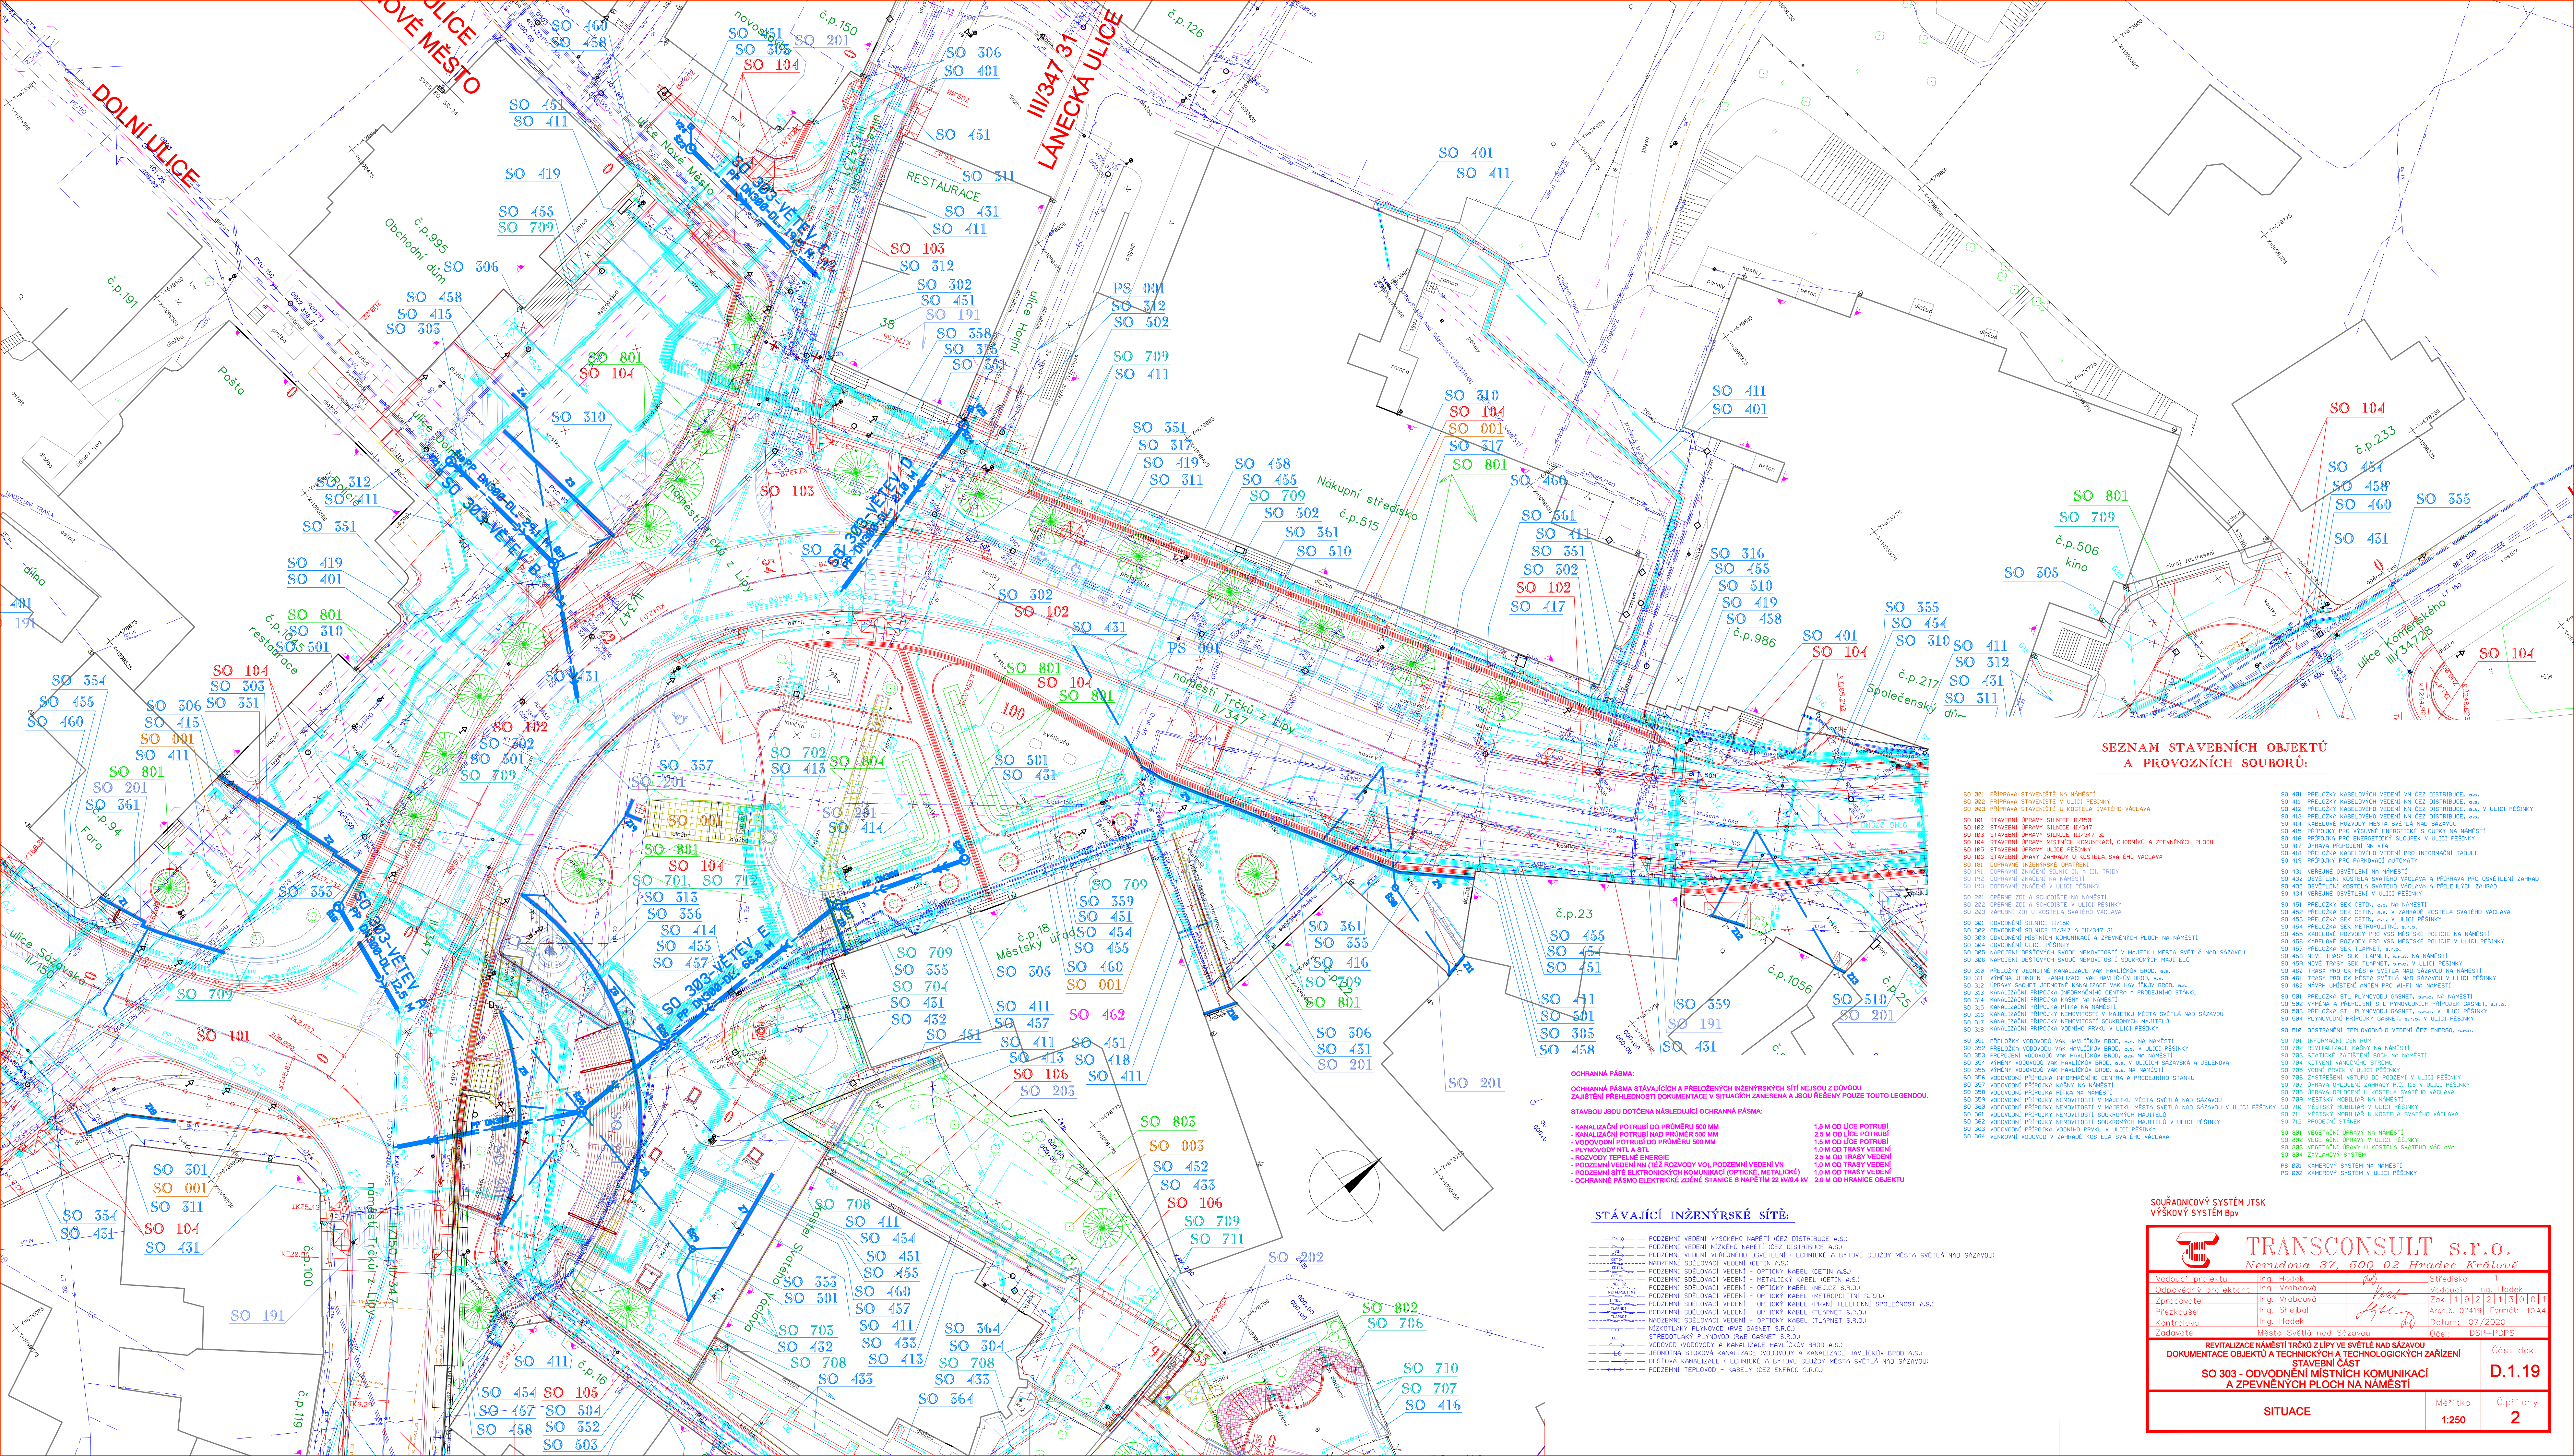

TRANSCONSULT s.r.o.
Verudova 37, 500 02 Hradec Králové

Vedoucí projektu	Ing. Hodek	<i>du</i>	Středisko	1
Odpovědný projektant	Ing. Vrabcová	<i>Klas</i>	Vedoucí: Ing. Hodek	
Zpracovatel	Ing. Vrabcová		Zak. 1192211300	
Prozkoušel	Ing. Štěpáň	<i>du</i>	Arch.č. 02419	Fórmát: 1
Kontroloval	Ing. Hodek		Datum: 07/2020	
Zadavatel	Město Světlá nad Sázavou		Účel: DSP+PDPS	

REVITALIZACE NÁMĚSTÍ TRČKŮ Z LÍPY VE SVĚTLÉ NAD SÁZAVOU ENTACE OBJEKTŮ A TECHNICKÝCH A TECHNOLOGICKÝCH ZAŘÍZENÍ STAVEBNÍ ČÁST SO 303 - ODVODNĚNÍ MÍSTNÍCH KOMUNIKACÍ A ZPEVNĚNÝCH PLOCH NA NÁMĚSTÍ	Část dok D.1.1
---	----------------------------

SITUACE	Měřítko 1:250	Č.příloh 2
---------	------------------	---------------