


BETONOVÁ ULIČNÍ VPUŠŤ S KALOVÝM PROSTOREM


(PREFABRIKOVANÁ) 1:20

UMÍSTĚNA U OBRUBNÍKU

PŘÍČNÝ ŘEZ

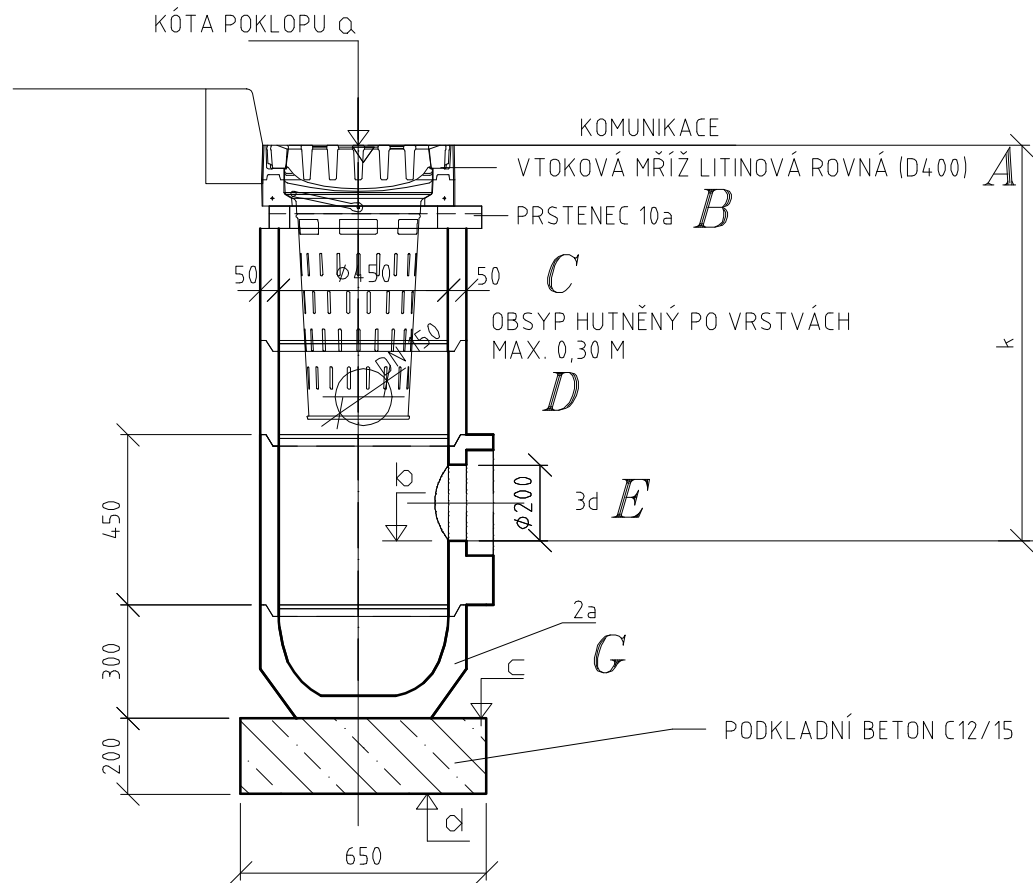

PŮDORYS

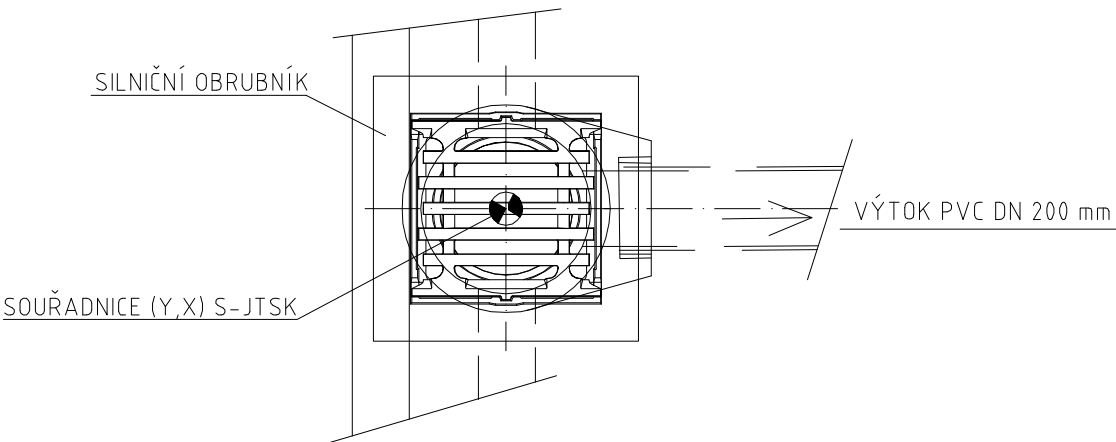

POZNÁMKA:

— poloha vpusť je určena souřadnicemi S-JTSK viz Vytyčovací výkres

NAPOJENÍ ULIČNÍCH VPUSTÍ

 
Vpust č.	Kóta odtoku vpusti b	Kóta připojení	Délka potrubí (m)	Sklon potrubí (%)	Připojovací potrubí	Připojení na
V21	397,73	397,50	1,60	14,38	PVC DN 200 SN 8	šachta Š18
V24	399,97	399,70	2,23	12,11		šachta Š23
V25	399,90	399,66	1,85	12,97		šachta Š24

SESTAVA ULIČNÍCH VPUSTÍ

Vpust č.	Kóta				<u>k</u> (m)	Počet dílů														
	Kóta poklopu <u>a</u>	Kóta odtoku <u>b</u>	Kóta osazení <u>c</u>	Kóta výkopu <u>d</u>		A	B		C			D			E		F			G
							10a	5c	5b	5d	6b	6a	6d	3d	1d	6b	6a	6d	2a	
V21	399,16	397,73	397,23	397,03	1,43	1	1	1	0	0	1	0	1	1	0	0	0	0	1	
V24	401,40	399,97	399,47	399,27	1,43	1	1	1	0	0	1	0	1	1	0	0	0	0	1	
V25	401,33	399,90	399,40	399,20	1,43	1	1	1	0	0	1	0	1	1	0	0	0	0	1	
Σ						3	3	3	0	0	3	0	3	3	0	0	0	0	3	

Poznámka: všechny vpustě mají litinovou rovnou mříž D400
vpustě mají kalový koš a kalový prostor

SOUŘADNICOVÝ SYSTÉM S-JTSK
VÝŠKOVÝ SYSTÉM Bpv

		TRANSCONSULT s.r.o.		Nerudova 37, 500 02 Hradec Králové											
Vedoucí projektu	Ing. Hodek		Středisko 1												
Odpovědný projektant	Ing. Vrabcová		Vedoucí:	Ing. Hodek											
Zpracovatel	Ing. Vrabcová		Zak. číslo	1	9	2	2	1	3	0	0	1			
Přezkoušel	Ing. Shejbal		Arch.č.:	02419		Formát: 2 A4									
Kontroloval	Ing. Hodek		Datum:			07/2020									
Investor	Město Světlá nad Sázavou		Účel:			DSP+PDPS									
REVITALIZACE NÁMĚSTÍ TRČKŮ Z LÍPY VE SVĚTLÉ NAD SÁZAVOU DOKUMENTACE OBJEKTŮ A TECHNICKÝCH A TECHNOLOGICKÝCH ZAŘÍZENÍ STAVEBNÍ ČÁST SO 303 - ODVODNĚNÍ MÍSTNÍCH KOMUNIKACÍ A ZPEVNĚNÝCH PLOCH NA NÁMĚSTÍ										Část dok. D.1.19					
VZOROVÁ SESTAVA VPUSTI										Měřítko 1:25			Č.výkresu 5		