


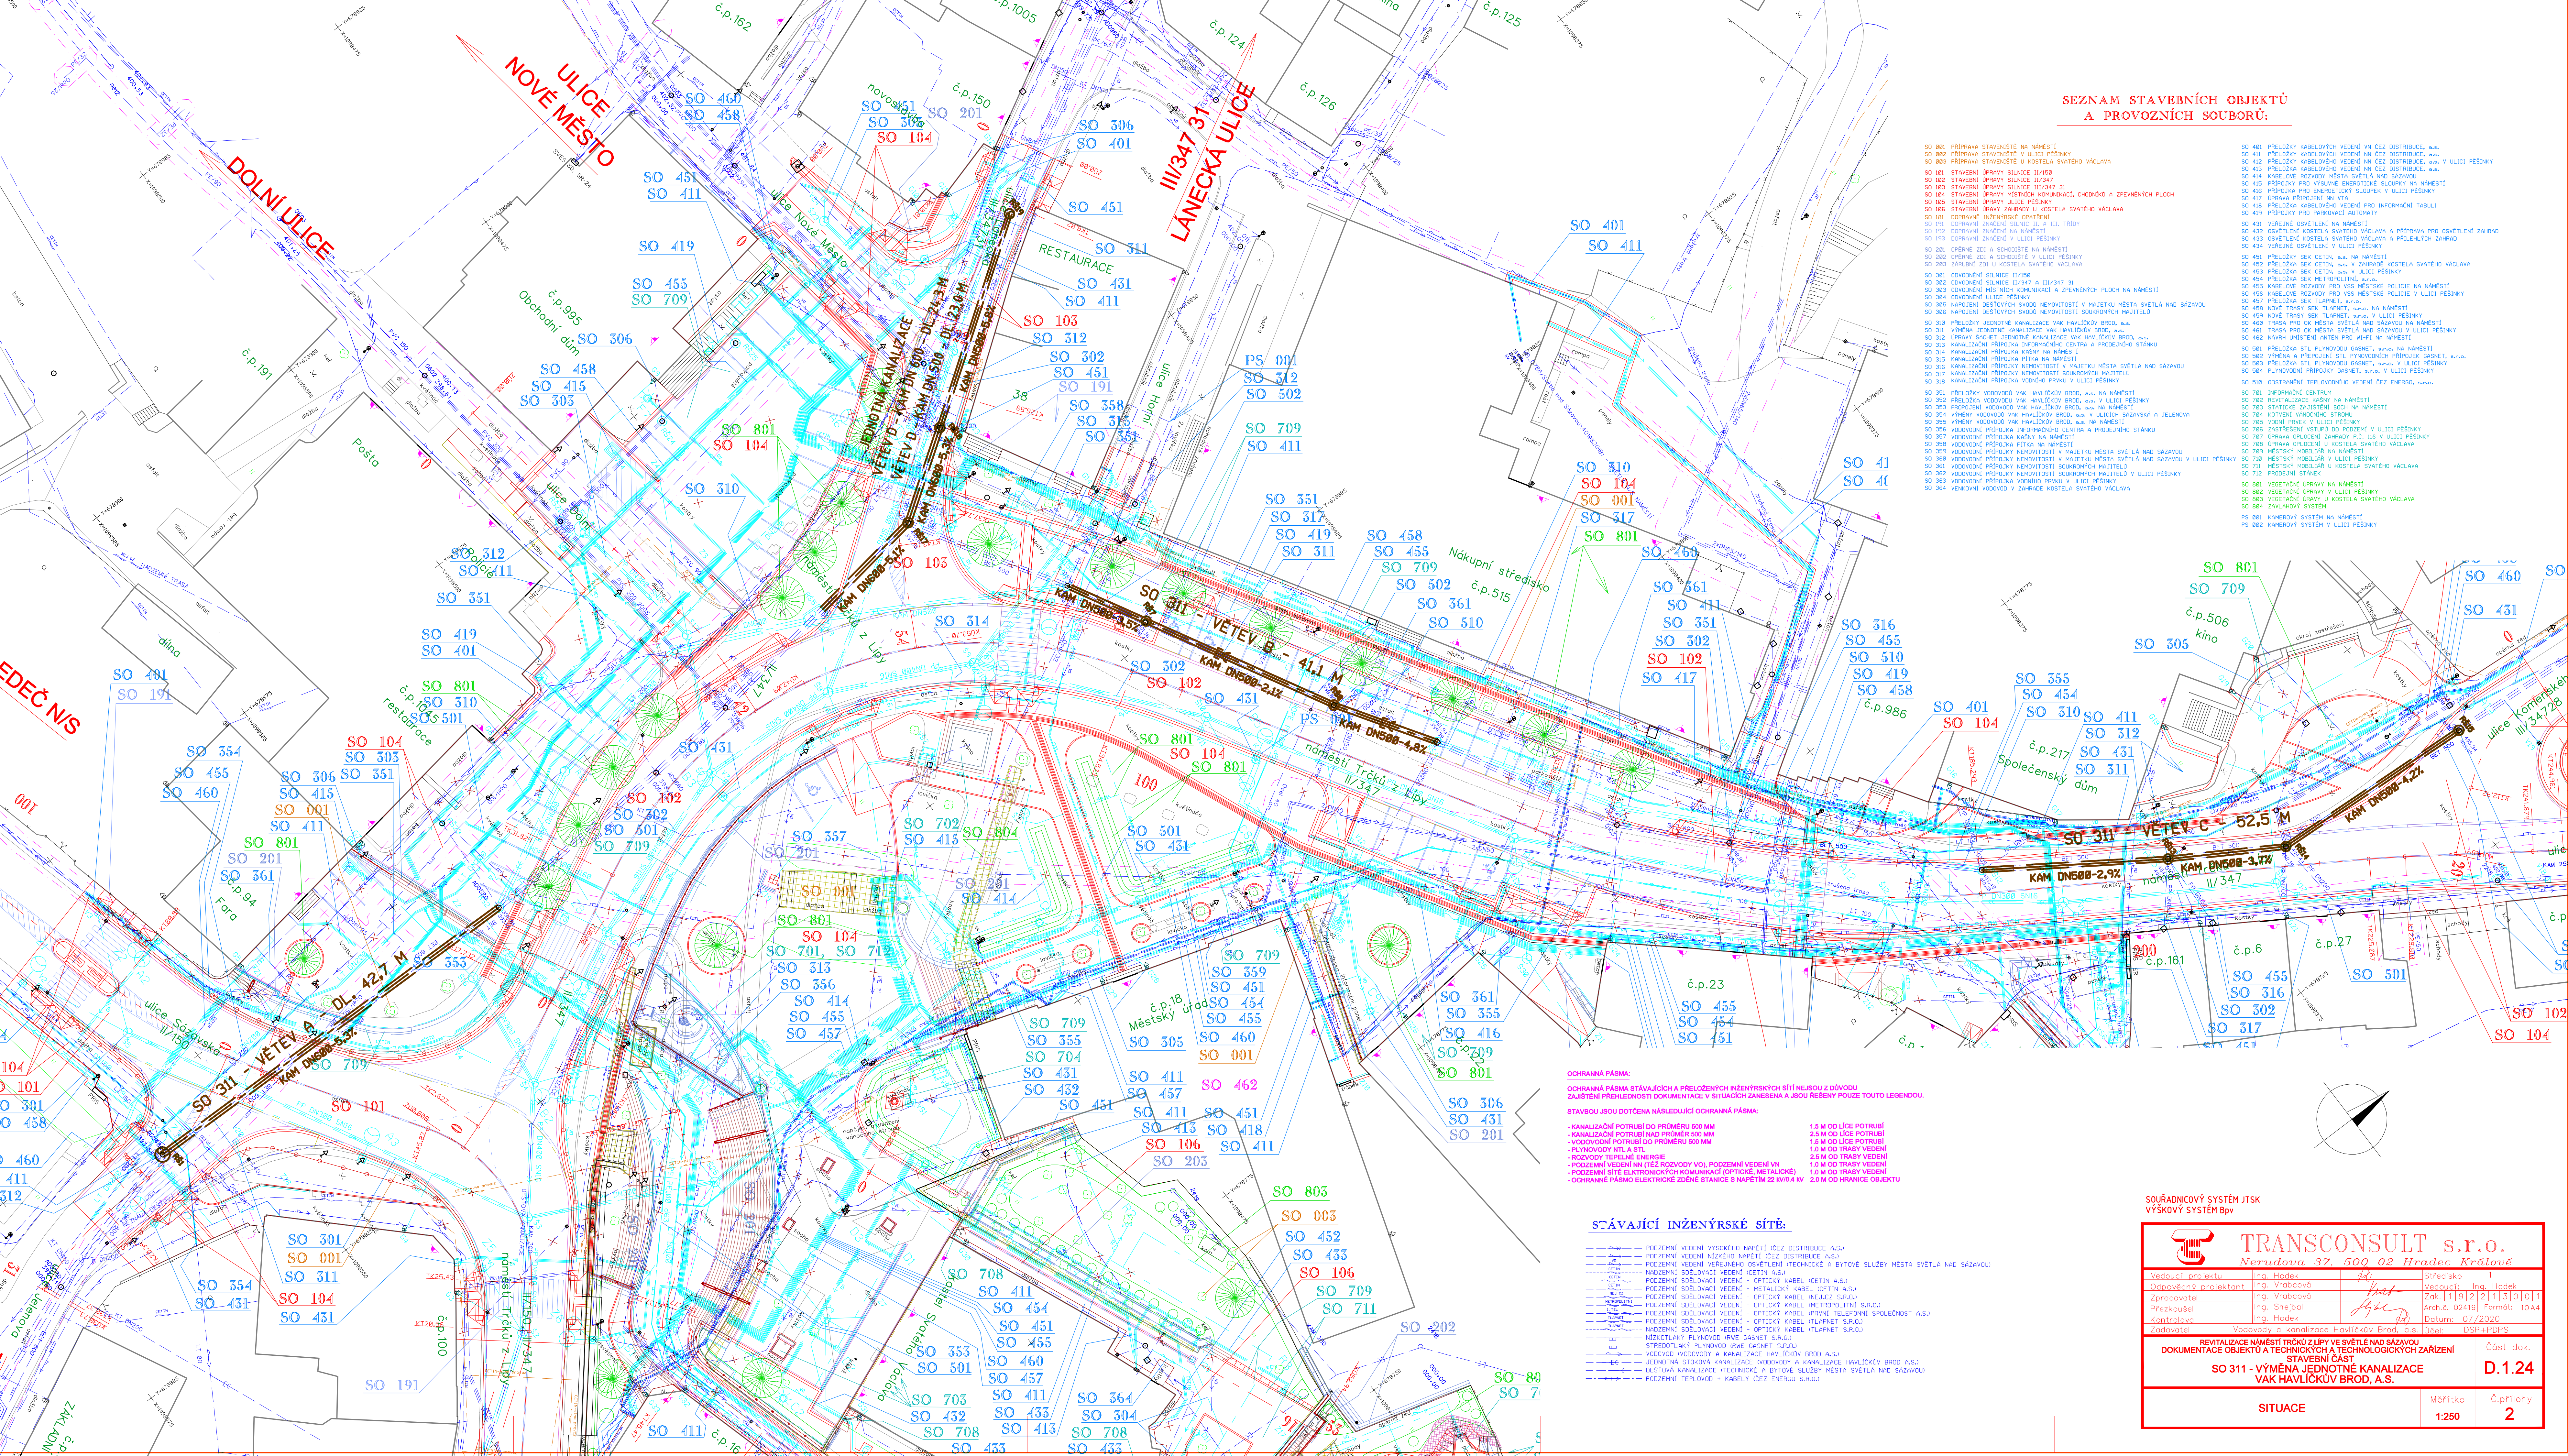

SEZNAM STAVEBNÍCH OBJEKTŮ A PROVOZNÍCH SOUBORŮ:

001	PŘÍPRAVA STAVĚNÍ NA NÁMĚSTÍ	50	481	PŘELOŽKA KABELOVÝCH VEDENÍ V ČEZ DISTRIBUCE, s.r.o.	
002	PŘÍPRAVA STAVĚNÍ NA NÁMĚSTÍ	50	482	PŘELOŽKA KABELOVÝCH VEDENÍ NA ČEZ DISTRIBUCE, s.r.o.	
003	PŘÍPRAVA STAVĚNÍ V ULICI PĚŠINÝ	50	483	PŘELOŽKA KABELOVÝCH VEDENÍ NA ČEZ DISTRIBUCE, s.r.o.	50
004	PŘÍPRAVA STAVĚNÍ V ULICI SVATÉHO VÁCLAVA	50	484	KABELOVÉ ROZVOZY MĚST SVĚTLA NA SAZÁVOU	50
005	STAVĚNÍ ÚPRAVY SILNICE II/508	50	485	PŘÍPOJKY PRO VÝSUVNÉ ENERGETICKÉ SLoupKY NA NÁMĚSTÍ	50
006	STAVĚNÍ ÚPRAVY SILNICE II/347	50	486	PŘÍPOJKY PRO ENERGETICKÉ SLoupKY V ULICI PĚŠINÝ	50
007	STAVĚNÍ ÚPRAVY SILNICE II/347	50	487	ÚPRAVA PŘÍSLUŠNÉ V ULICI PĚŠINÝ	50
008	STAVĚNÍ ÚPRAVY MÍSTNÍCH KOMUNIKACÍ, CHODNÍKŮ A ZEPŘENÝCH PLOCH	50	488	PŘELOŽKA KABELOVÝCH VEDENÍ PRO INFORMAČNÍ TABULI	50
009	STAVĚNÍ ÚPRAVY MÍSTNÍCH KOMUNIKACÍ, CHODNÍKŮ A ZEPŘENÝCH PLOCH	50	489	PŘÍPOJKY PRO INFORMAČNÍ TABULI	50
010	STAVĚNÍ ÚPRAVY MÍSTNÍCH KOMUNIKACÍ, CHODNÍKŮ A ZEPŘENÝCH PLOCH	50	490	PŘÍPOJKY PRO INFORMAČNÍ TABULI	50
011	DOPRAVNÍ INTENZIFIKACE NA NÁMĚSTÍ	50	491	ČERNÉNE OSVĚTLENÍ NA NÁMĚSTÍ	50
012	DOPRAVNÍ ZNAČENÍ V ULICI PĚŠINÝ A III. TRÝDY	50	492	OSVĚTLENÍ KOSTELA SVATÉHO VÁCLAVA A PŘÍPRAVA PRO OSVĚTLENÍ ZÁHRAD	50
013	DOPRAVNÍ ZNAČENÍ NA NÁMĚSTÍ	50	493	OSVĚTLENÍ KOSTELA SVATÉHO VÁCLAVA A PŘÍLEHLÝCH ZÁHRAD	50
014	DOPRAVNÍ ZNAČENÍ NA NÁMĚSTÍ	50	494	ČERNÉNE OSVĚTLENÍ V ULICI PĚŠINÝ	50
015	DOPRAVNÍ ZNAČENÍ NA NÁMĚSTÍ	50	495	PŘELOŽKA SEČ CETIN, s.r.o. NA NÁMĚSTÍ	50
016	DOPRAVNÍ ZNAČENÍ NA NÁMĚSTÍ	50	496	PŘELOŽKA SEČ CETIN, s.r.o. V ZÁHRADĚ KOSTELA SVATÉHO VÁCLAVA	50
017	DOPRAVNÍ ZNAČENÍ NA NÁMĚSTÍ	50	497	PŘELOŽKA SEČ CETIN, s.r.o. V ULICI PĚŠINÝ	50
018	DOPRAVNÍ ZNAČENÍ NA NÁMĚSTÍ	50	498	PŘELOŽKA SEČ METROPOLITAN, s.r.o.	50
019	DOPRAVNÍ ZNAČENÍ NA NÁMĚSTÍ	50	499	KABELOVÉ ROZVOZY PRO VSE MĚSTSKÉ POLICIE NA NÁMĚSTÍ	50
020	OPĚRNÉ ŽIDY A SODIČNOSTI NA NÁMĚSTÍ	50	500	KABELOVÉ ROZVOZY PRO VSE MĚSTSKÉ POLICIE V ULICI PĚŠINÝ	50
021	OPĚRNÉ ŽIDY A SODIČNOSTI NA NÁMĚSTÍ	50	501	PŘELOŽKA SEČ CETIN, s.r.o. NA NÁMĚSTÍ	50
022	OPĚRNÉ ŽIDY A SODIČNOSTI NA NÁMĚSTÍ	50	502	PŘELOŽKA SEČ CETIN, s.r.o. V ZÁHRADĚ KOSTELA SVATÉHO VÁCLAVA	50
023	OPĚRNÉ ŽIDY A SODIČNOSTI NA NÁMĚSTÍ	50	503	PŘELOŽKA SEČ CETIN, s.r.o. V ULICI PĚŠINÝ	50
024	OPĚRNÉ ŽIDY A SODIČNOSTI NA NÁMĚSTÍ	50	504	PŘELOŽKA SEČ CETIN, s.r.o. V ULICI PĚŠINÝ	50
025	OPĚRNÉ ŽIDY A SODIČNOSTI NA NÁMĚSTÍ	50	505	PŘELOŽKA SEČ CETIN, s.r.o. V ULICI PĚŠINÝ	50
026	OPĚRNÉ ŽIDY A SODIČNOSTI NA NÁMĚSTÍ	50	506	PŘELOŽKA SEČ CETIN, s.r.o. V ULICI PĚŠINÝ	50
027	OPĚRNÉ ŽIDY A SODIČNOSTI NA NÁMĚSTÍ	50	507	PŘELOŽKA SEČ CETIN, s.r.o. V ULICI PĚŠINÝ	50
028	OPĚRNÉ ŽIDY A SODIČNOSTI NA NÁMĚSTÍ	50	508	PŘELOŽKA SEČ CETIN, s.r.o. V ULICI PĚŠINÝ	50
029	OPĚRNÉ ŽIDY A SODIČNOSTI NA NÁMĚSTÍ	50	509	PŘELOŽKA SEČ CETIN, s.r.o. V ULICI PĚŠINÝ	50
030	OPĚRNÉ ŽIDY A SODIČNOSTI NA NÁMĚSTÍ	50	510	PŘELOŽKA SEČ CETIN, s.r.o. V ULICI PĚŠINÝ	50
031	OPĚRNÉ ŽIDY A SODIČNOSTI NA NÁMĚSTÍ	50	511	PŘELOŽKA SEČ CETIN, s.r.o. V ULICI PĚŠINÝ	50
032	OPĚRNÉ ŽIDY A SODIČNOSTI NA NÁMĚSTÍ	50	512	PŘELOŽKA SEČ CETIN, s.r.o. V ULICI PĚŠINÝ	50
033	OPĚRNÉ ŽIDY A SODIČNOSTI NA NÁMĚSTÍ	50	513	PŘELOŽKA SEČ CETIN, s.r.o. V ULICI PĚŠINÝ	50
034	OPĚRNÉ ŽIDY A SODIČNOSTI NA NÁMĚSTÍ	50	514	PŘELOŽKA SEČ CETIN, s.r.o. V ULICI PĚŠINÝ	50
035	OPĚRNÉ ŽIDY A SODIČNOSTI NA NÁMĚSTÍ	50	515	PŘELOŽKA SEČ CETIN, s.r.o. V ULICI PĚŠINÝ	50
036	OPĚRNÉ ŽIDY A SODIČNOSTI NA NÁMĚSTÍ	50	516	PŘELOŽKA SEČ CETIN, s.r.o. V ULICI PĚŠINÝ	50
037	OPĚRNÉ ŽIDY A SODIČNOSTI NA NÁMĚSTÍ	50	517	PŘELOŽKA SEČ CETIN, s.r.o. V ULICI PĚŠINÝ	50
038	OPĚRNÉ ŽIDY A SODIČNOSTI NA NÁMĚSTÍ	50	518	PŘELOŽKA SEČ CETIN, s.r.o. V ULICI PĚŠINÝ	50
039	OPĚRNÉ ŽIDY A SODIČNOSTI NA NÁMĚSTÍ	50	519	PŘELOŽKA SEČ CETIN, s.r.o. V ULICI PĚŠINÝ	50
040	OPĚRNÉ ŽIDY A SODIČNOSTI NA NÁMĚSTÍ	50	520	PŘELOŽKA SEČ CETIN, s.r.o. V ULICI PĚŠINÝ	50
041	OPĚRNÉ ŽIDY A SODIČNOSTI NA NÁMĚSTÍ	50	521	PŘELOŽKA SEČ CETIN, s.r.o. V ULICI PĚŠINÝ	50
042	OPĚRNÉ ŽIDY A SODIČNOSTI NA NÁMĚSTÍ	50	522	PŘELOŽKA SEČ CETIN, s.r.o. V ULICI PĚŠINÝ	50
043	OPĚRNÉ ŽIDY A SODIČNOSTI NA NÁMĚSTÍ	50	523	PŘELOŽKA SEČ CETIN, s.r.o. V ULICI PĚŠINÝ	50
044	OPĚRNÉ ŽIDY A SODIČNOSTI NA NÁMĚSTÍ	50	524	PŘELOŽKA SEČ CETIN, s.r.o. V ULICI PĚŠINÝ	50
045	OPĚRNÉ ŽIDY A SODIČNOSTI NA NÁMĚSTÍ	50	525	P	

OGRAŇČNÁ PÁSMÁ:

OGRAŇČNÁ PÁSMÁ STAVAJÍCICH A PRÍLOŽENÝCH INŽENÝRSKÝCH SÍTÍ NEBOJÚ Z DŮVODU ZAJIŠTĚNÍ PŘEHLEDNOSTI DOKUMENTACE V SITUACI ZABEZPEČENÍ A JSOU ŘEŠENY POUZE TOU LEGENDOU.

STAVBOU JSOU DOTČENA NÁSLEDUJÍCÍ OGRAŇČNÁ PÁSMÁ:

- KANALIZAČNÍ POTRUBÍ NA PRŮMĚRU 500 MM	1,5 M OD LÍCE POTRUBÍ
- KANALIZAČNÍ POTRUBÍ NA PRŮMĚRU 500 MM	2,5 M OD LÍCE POTRUBÍ
- VODOVODNÍ POTRUBÍ NA PRŮMĚRU 500 MM	1,5 M OD LÍCE POTRUBÍ
- PLYNOVODY NIT	1,0 M OD TRASY VEDENÍ
- ROZVODY TEPELNÉ ENERGIE	2,5 M OD TRASY VEDENÍ
- PODZEMNÍ VEDENÍ (TĚŽ ROZVODY VO), PODZEMNÍ VEDENÍ VN	1,0 M OD TRASY VEDENÍ
- PLYNOVODY A VODOVODY KOMUNÁLNÍ (OPOŤKÉ, METALICKÉ)	1,0 M OD TRASY VEDENÍ
- OGRAŇČNÉ PÁSMO ELEKTRICKÉ ZDÁNĚ STANICE N 8PĚTÍM 22 kV/IV	2,0 M OD HRANICE OBJEKTU

STÁVAJÍCÍ INŽENÝRSKÉ SÍTĚ:

2	PODZEMNÉ VEDENÍ VYŠEHOJANÉ (ČES. DISTRIBUCE A.S.)	
3	PODZEMNÉ NÁZEMNÉ KABELY (ČES. DISTRIBUCE A.S.)	
4	PODZEMNÉ VEDENÍ VÝROBNÍHO ZAŘÍZENÍ, TECHNIČNÉ A BYTOVÉ SLUŽBY MĚSTA SVĚTLA NA SAZÁVOU	
5	NÁZEMNÉ SLOVČOVACÍ VEDENÍ (ČETIN A.S.)	
6	PODZEMNÉ SLOVČOVACÍ VEDENÍ (OPTIK A.S.)	
7	PODZEMNÉ SLOVČOVACÍ VEDENÍ - METALICKÝ KABEL (ČETIN A.S.)	
8	PODZEMNÉ SLOVČOVACÍ VEDENÍ (OPTIK A.S.)	
9	PODZEMNÉ SLOVČOVACÍ VEDENÍ - OPTICKÝ KABEL (WETROPOLITAN S.R.O.)	
10	PODZEMNÉ SLOVČOVACÍ VEDENÍ - OPTICKÝ KABEL (PRVNÍ ČESKÁ VEŘEJNÁ SPOLEČNOST A.S.)	
11	PODZEMNÉ SLOVČOVACÍ VEDENÍ - OPTICKÝ KABEL (LAPNET S.R.O.)	
12	NÁZEMNÉ SLOVČOVACÍ VEDENÍ - OPTICKÝ KABEL (LAPNET S.R.O.)	
13	NEZOTVÝKLÝ PLÁNOVÝ ROK GARST (GARST S.R.O.)	
14	VODOVOD VODOVODY A KANALIZACE (VODOVODNÝ BROD A.S.)	
15	STŘEDOTVÝKLÝ PLÁNOVÝ ROK GARST (GARST S.R.O.)	
16	VEDOVOD VODOVODY A KANALIZACE (VODOVODNÝ BROD A.S.)	
17	JEDNOTNÁ STOKOVÁ KANALIZACE VODOVODY A KANALIZACE HAVLÍČKOV BROD A.S.)	
18	BYTOVÁ KANALIZACE, TECHNIČNÉ A BYTOVÉ SLUŽBY MĚSTA SVĚTLA NA SAZÁVOU	
19	PODZEMNÉ TERPOVODY (ČES. DISTRIBUCE A.S.)	

SOUŘADNICOVÝ SYSTÉM JTSK
VÝŠKOVÝ SYSTÉM Bpv

		TRANSCONSULT s.r.o.	
Nerudova 37, 500 02 Hradec Králové			
Vedoucí projektu Odpovědný projektant Zpracovatel Přezkoušel Kontroloval Zadavatel	Ing. Hodek Ing. Vrabcová Ing. Vrabcová Ing. Šhebal Ing. Hodek Vodovody a kanalizace Havlíčkův Brod, a.s.	<i>ad</i> <i>has</i> <i>Bož</i> 	Středisko 1 Vedoucí: Ing. Hodek Zak. 1.9.92.2.13.30.0.1 Arch.č. 02419 Formát: 10.A4 Datum: 07/2020 Účel: DSP+PPDS
REVITALIZACE NÁMĚSTÍ TRNOK ZÚPÍ VE SVĚTELÉ NA SÁZAVOU DOKUMENTACE OBJEKTU A TECHNOLOGICKÝCH ZAŘÍZENÍ STAVEBNÍ ČÁST SO 311 - VÝMĚNA JEDNOTNÉ KANALIZACE VAK HAVLÍČKOV BROD, A.S.			Čísť dok. D.1.24
SITUACE		Měřítko 1:250	Č.přílohy 2