



VZOROVÁ SESTAVA REVIZNÍ ŠACHTY (PREFABRIKOVANÉ) 1 : 25

ŘEZ 1 - 1

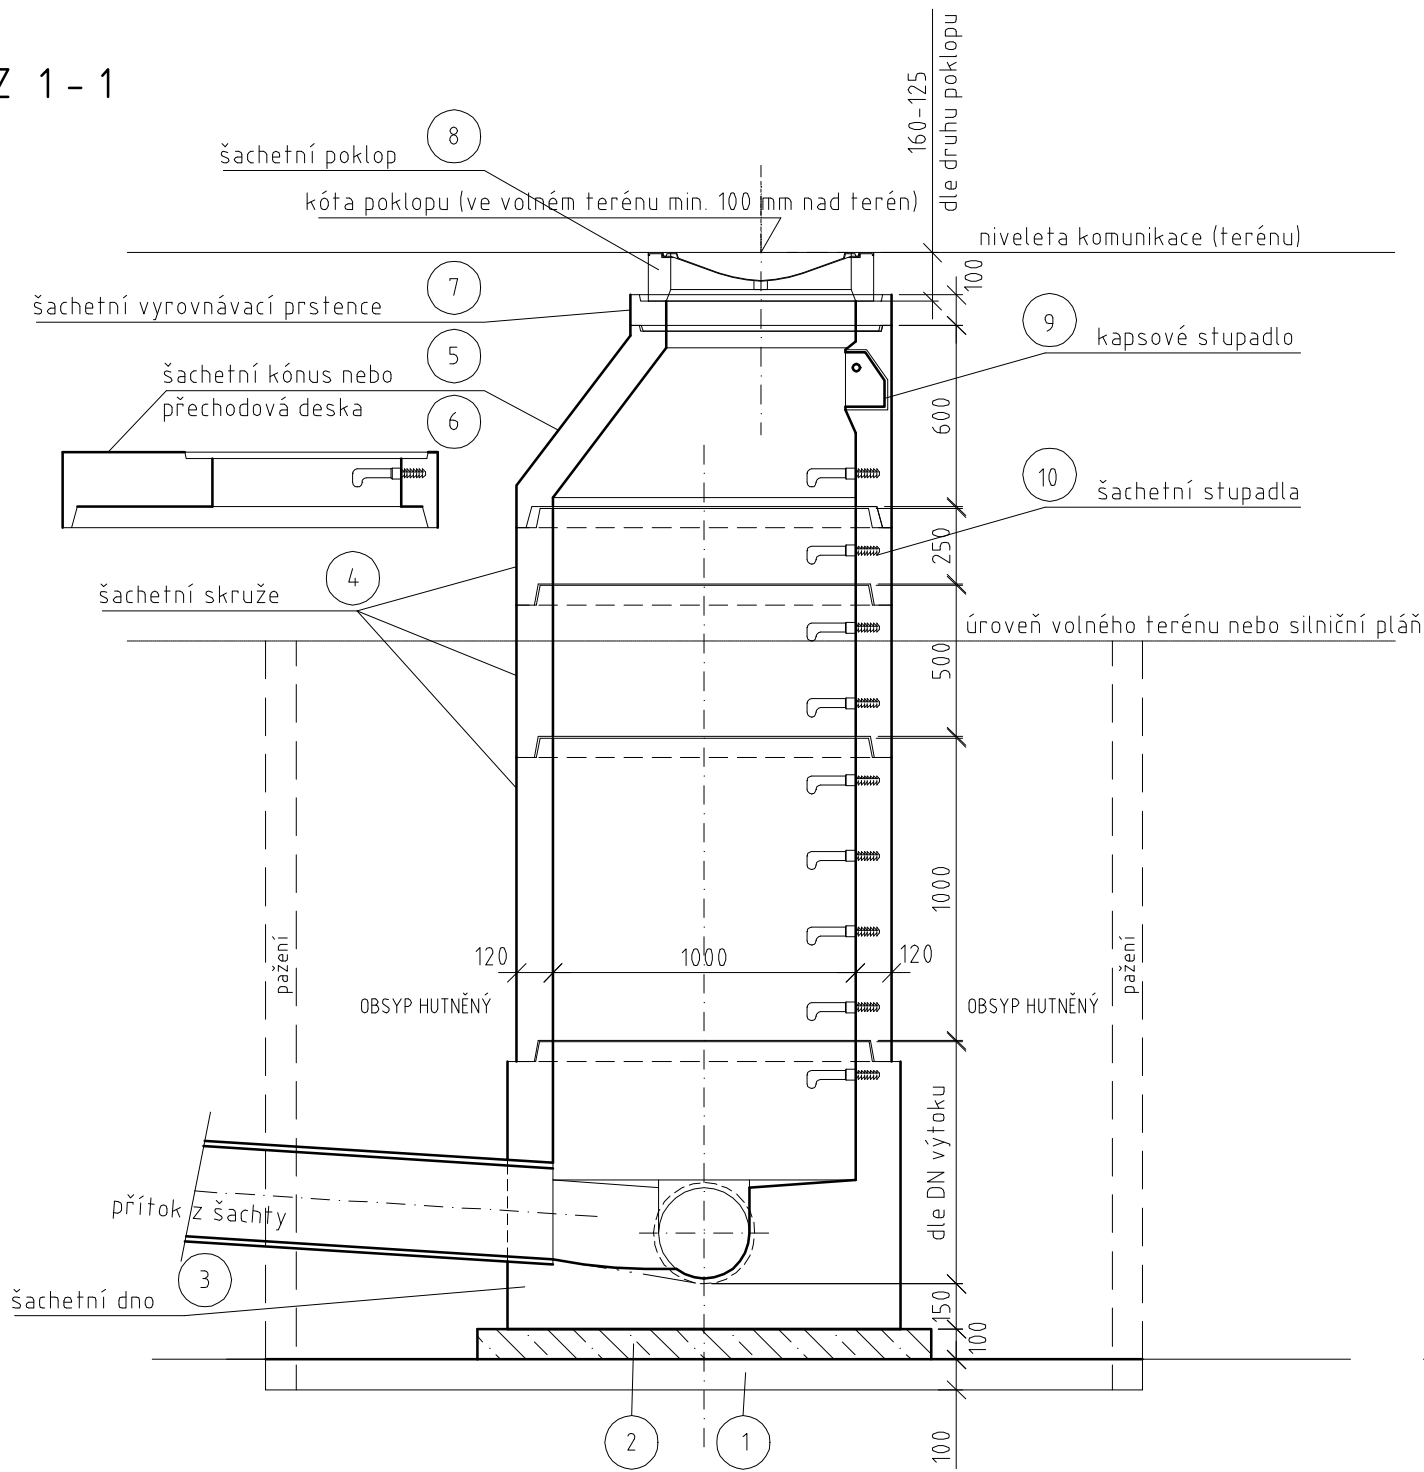

ŘEZ 2 - 2

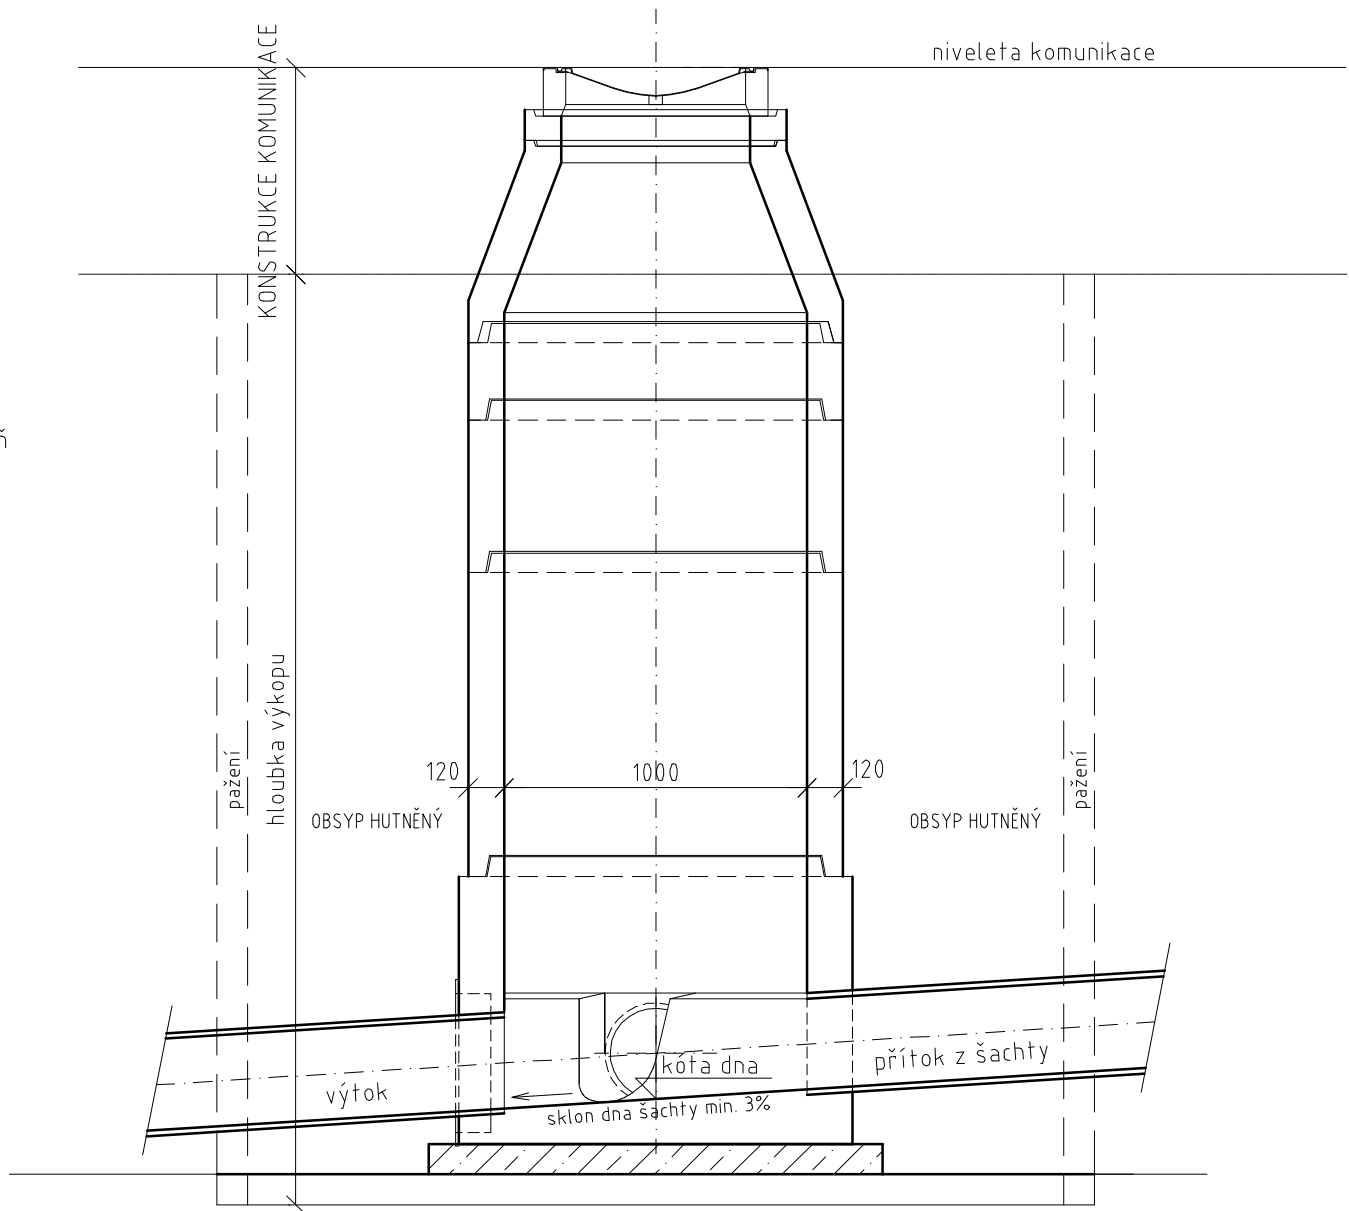

Seznam podrobností

Označení	Popis materiálu
1	Štěrkové lože o zrnitosti 10 -16 mm
2	Podkladní beton C 12/15
3	Šachtové dno prefabrikované ř 1000/výšky 600 mm nebo 1000 mm
4	Šachetní skruž ř 1000/1000-500-250/120
5	Šachetní kónus ř 625/600/120
6	Zákrytová deska ř 625/600/120
7	Šachetní vyrovnávací prstence ř 625/40-60-80-100-120/120
8	Poklop kruhový litinový ř 600 mm s rámem, výšky 160 mm zatížení D400 (komunikace) nebo výšky 125 mm zatížení B125 (volný terén)
9	Kapsové plastové stupadlo
10	Ocelové kramlové stupadlo s PE povlakem

PŮDORYS


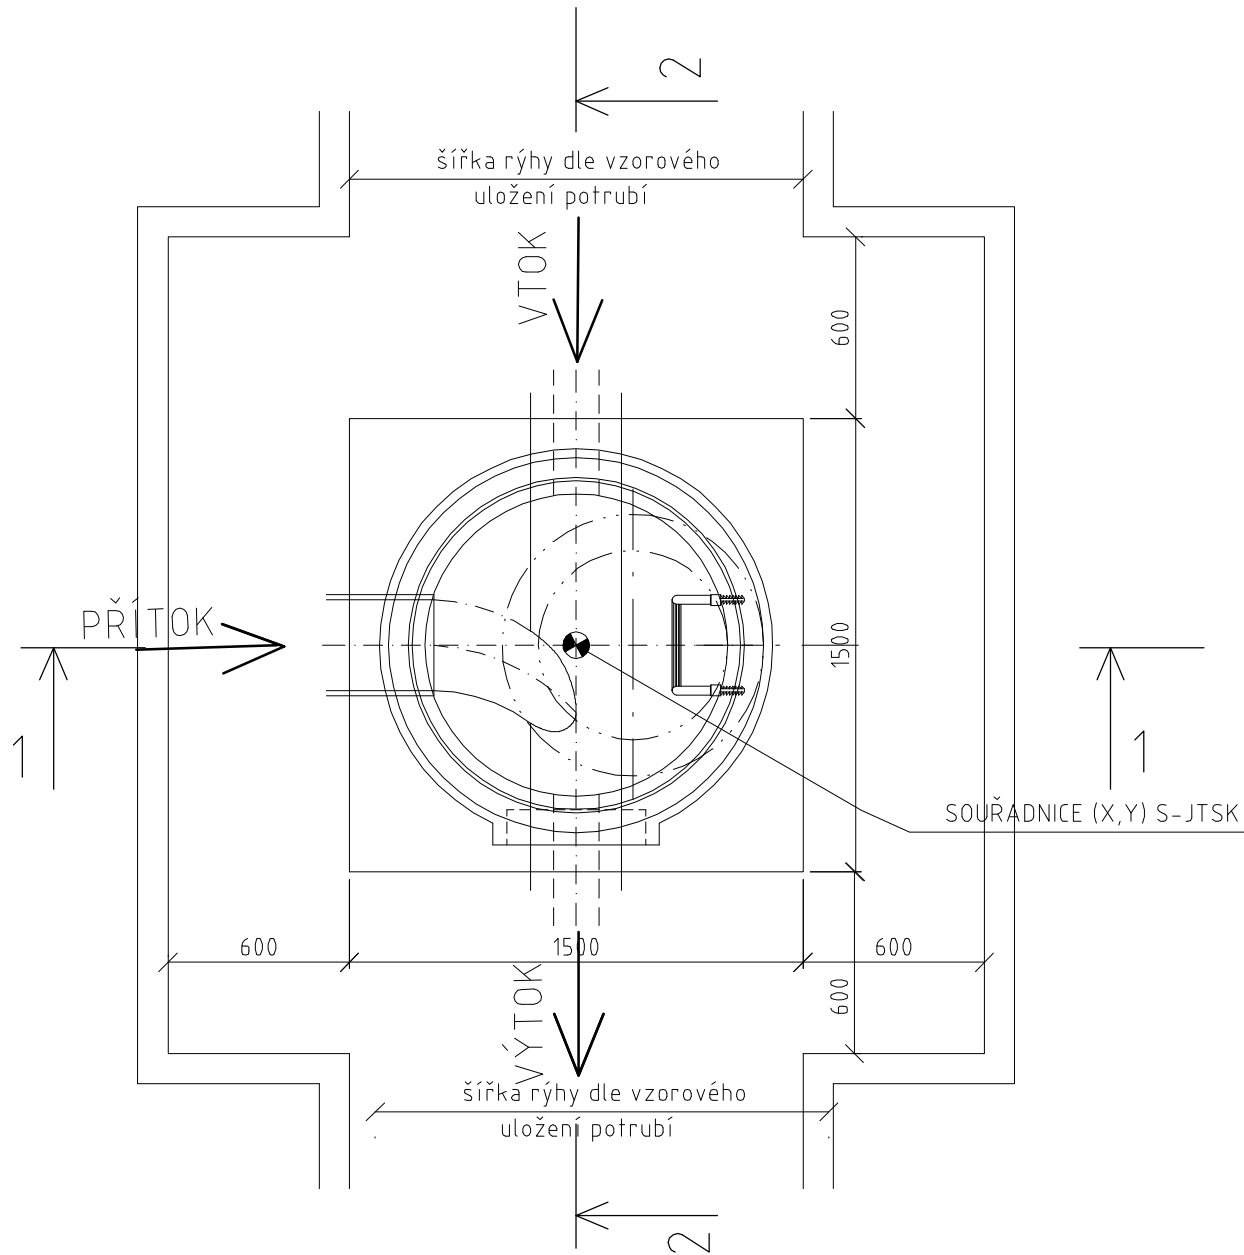


 
 
 
SCHÉMA NAPOJENÍ

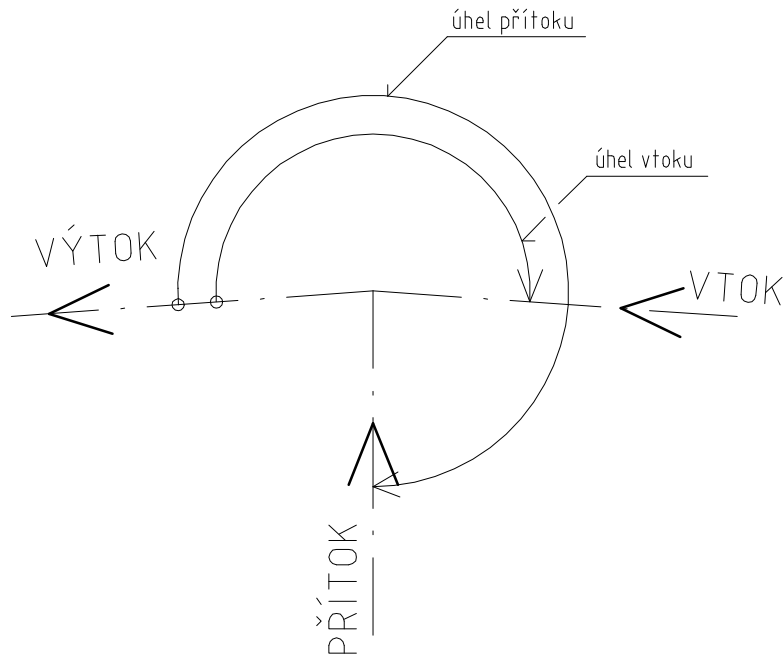

POZNÁMKA:

- počet a specifikace jednotlivých šachet je uvedena ve výpisu šachet na konci technické zprávy
- poloha šachet je určena souřadnicemi S-JTSK viz Vytyčovací výkres

SOUŘADNICOVÝ SYSTÉM S-JTSK
VÝŠKOVÝ SYSTÉM Bpv

 TRANSCONSULT s.r.o. Nerudova 37, 500 02 Hradec Králové			
Vedoucí projektu	Ing. Hodek		Středisko 1
Odpovědný projektant	Ing. Vrabcová		Vedoucí: Ing. Hodek
Zpracovatel	Ing. Vrabcová		Zak. číslo 1 9 2 2 1 3 0 0 1
Přezkoušel	Ing. Shejbal		Arch.č.: 02419 Formát: 6 A4
Kontroloval	Ing. Hodek		Datum: 07/2020
Investor	Vodovody a kanalizace Havlíčkův Brod, a.s.		Účel: DSP+PDPS
REVITALIZACE NÁMĚSTÍ TRČKŮ Z LÍPY VE SVĚTLÉ NAD SÁZAVOU DOKUMENTACE OBJEKTŮ A TECHNICKÝCH A TECHNOLOGICKÝCH ZAŘÍZENÍ STAVEBNÍ ČÁST SO 311 - VÝMĚNA JEDNOTNÉ KANALIZACE VAK HAVLÍČKŮV BROD, A.S.			Část dok. D.1.24
VZOROVÁ SESTAVA REVIZNÍ ŠACHTY			Měřítko 1:25 Č.výkresu 4