


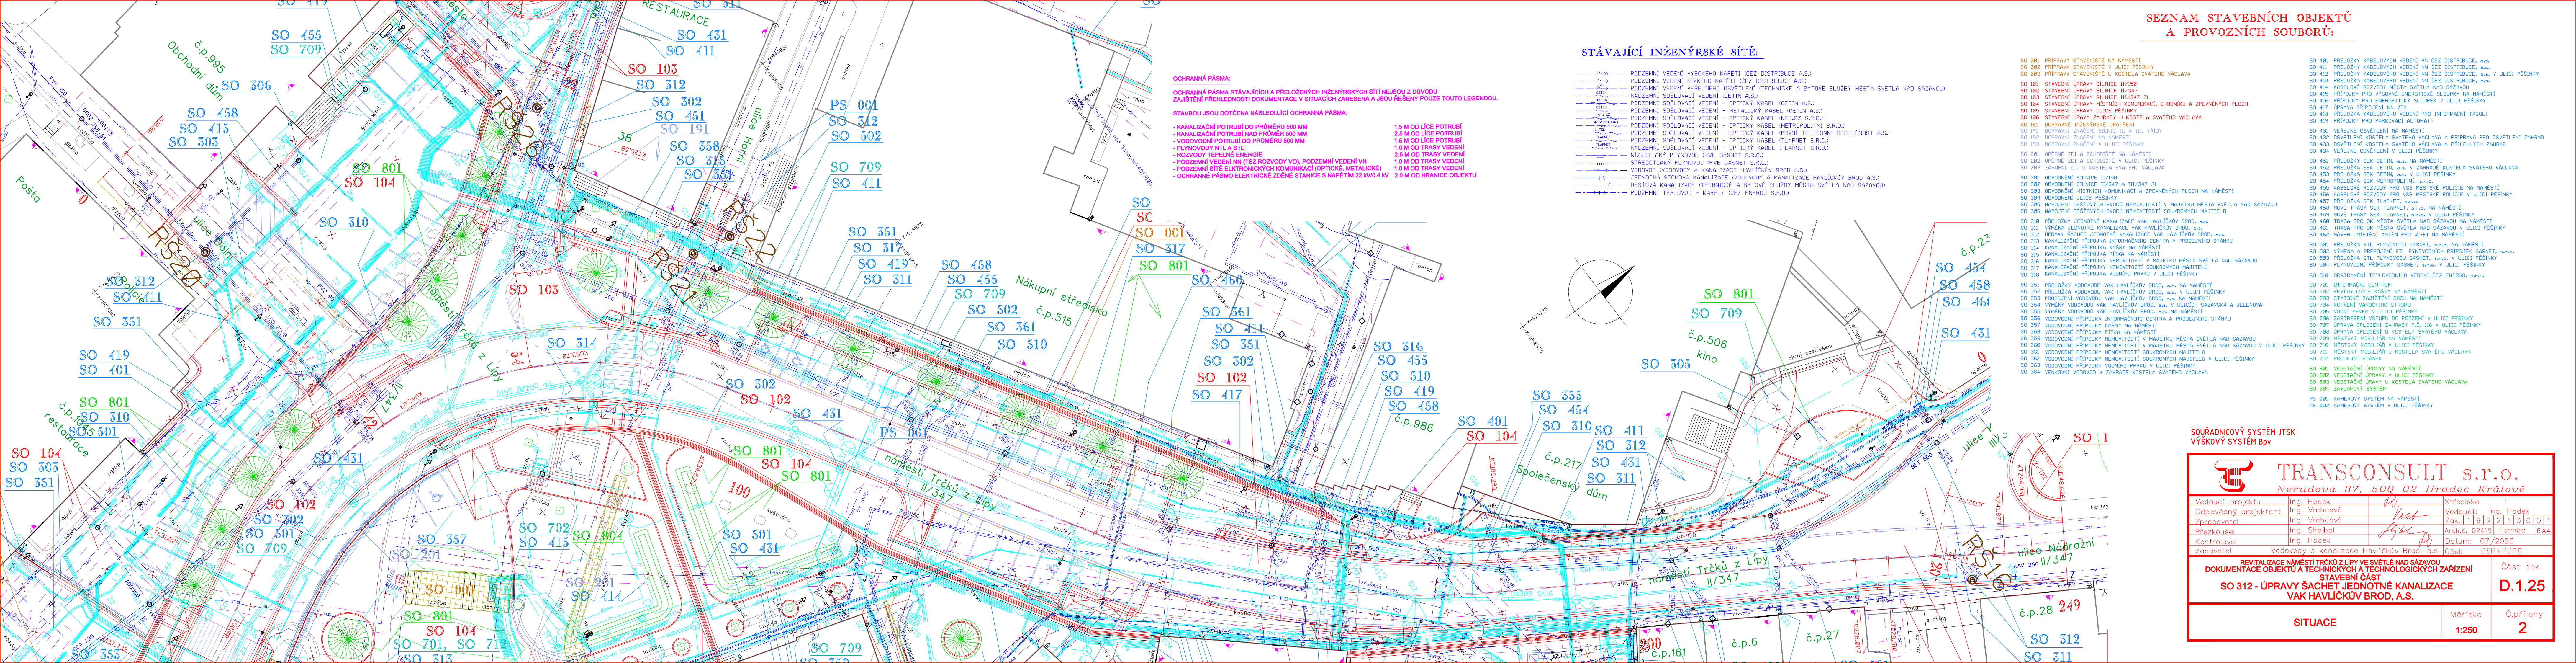

STÁVAJÍCÍ INŽENÝRSKÉ SÍTĚ:

- PODZEMNÍ VEDENÍ VYSOKÉHO NAPĚTÍ (ČEZ DISTRIBUCE A.S.)
- PODZEMNÍ VEDENÍ NÍZKÉHO NAPĚTÍ (ČEZ DISTRIBUCE A.S.)
- PODZEMNÍ VEDENÍ VEŘEJNÉHO OSVĚTLENÍ (TECHNICKÉ A BYTOVÉ SLUŽBY MĚSTA SVĚTLÁ NAD SÁZAVOU)
- NADZEMNÍ SDELOVACÍ VEDENÍ (CETIN A.S.)
- PODZEMNÍ SDELOVACÍ VEDENÍ - OPTICKÝ KABEL (CETIN A.S.)
- PODZEMNÍ SDELOVACÍ VEDENÍ - METALICKÝ KABEL (CETIN A.S.)
- PODZEMNÍ SDELOVACÍ VEDENÍ - OPTICKÝ KABEL (INELJZ S.R.O.)
- PODZEMNÍ SDELOVACÍ VEDENÍ - OPTICKÝ KABEL (METROPOLITNÍ S.R.O.)
- PODZEMNÍ SDELOVACÍ VEDENÍ - OPTICKÝ KABEL (PRVNÍ TELEFONNÍ SPOLEČNOST A.S.)
- PODZEMNÍ SDELOVACÍ VEDENÍ - OPTICKÝ KABEL (TLAPNET S.R.O.)
- NADZEMNÍ SDELOVACÍ VEDENÍ - OPTICKÝ KABEL (TLAPNET S.R.O.)
- NÍZKOTLAKÝ PLYNOVOD (IRWE GASNET S.R.O.)
- STŘEDOTLAKÝ PLYNOVOD (IRWE GASNET S.R.O.)
- VODOVOD (VODOVODY A KANALIZACE HAVLÍČKOVÝ BROD A.S.)
- JEDNOTNÁ STOKOVÁ KANALIZACE (VODOVODY A KANALIZACE HAVLÍČKOVÝ BROD A.S.)
- DEŠŤOVÁ KANALIZACE (TECHNICKÉ A BYTOVÉ SLUŽBY MĚSTA SVĚTLÁ NAD SÁZAVOU)
- PODZEMNÍ TEPOVOD + KABELY (ČEZ ENERGO S.R.O.)

OCHRANNÁ PÁSMA:

OCHRANNÁ PÁSMA STÁVAJÍCÍCH A PŘELOŽENÝCH INŽENÝRSKÝCH SÍTÍ NEJSOU Z DŮVODU ZAJIŠTĚNÍ PŘEHLEDNOSTI DOKUMENTACE V SITUACÍCH ZANESENA A JSOU ŘEŠENY POUZE TOUTO LEGENDOU.

STAVBOU JSOU DOTČENA NÁSLEDUJÍCÍ OCHRANNÁ PÁSMA:

- KANALIZAČNÍ POTRUBÍ DO PRŮMĚRU 500 MM
- KANALIZAČNÍ POTRUBÍ NAD PRŮMĚR 500 MM
- VODOVODNÍ POTRUBÍ DO PRŮMĚRU 500 MM
- PLYNOVODY NTL A STL
- ROZVODY TEPELNÉ ENERGIE
- PODZEMNÍ VEDENÍ NN (ČEZ ROZVODY VO), PODZEMNÍ VEDENÍ VN
- PODZEMNÍ SÍTĚ ELEKTRONICKÝCH KOMUNIKACÍ (OPTICKÉ, METALICKÉ)
- OCHRANNÉ PÁSMO ELEKTRICKÉ ZDĚNÉ STANICE S NAPĚTÍM 22 KV/0.4 KV
- 1.5 M OD LÍCE POTRUBÍ
- 2.5 M OD LÍCE POTRUBÍ
- 1.5 M OD LÍCE POTRUBÍ
- 1.0 M OD TRASY VEDENÍ
- 2.5 M OD TRASY VEDENÍ
- 1.0 M OD TRASY VEDENÍ
- 1.0 M OD TRASY VEDENÍ
- 2.0 M OD HRANICE OBJEKTU

SEZNAM STAVEBNÍCH OBJEKTŮ
A PROVOZNÍCH SOUBORŮ:

- SO 001 PŘÍPRAVA STAVENÍŠTE NA NÁMĚSTÍ
- SO 002 PŘÍPRAVA STAVENÍŠTE V ULICI PĚŠINKY
- SO 003 PŘÍPRAVA STAVENÍŠTE U KOSTELA SVATÉHO VÁCLAVA
- SO 101 STAVEBNÍ ÚPRAVY SILNICE II/150
- SO 102 STAVEBNÍ ÚPRAVY SILNICE II/347
- SO 103 STAVEBNÍ ÚPRAVY SILNICE II/347 31
- SO 104 STAVEBNÍ ÚPRAVY MÍSTNÍCH KOMUNIKACÍ, CHODNÍK A ZPEVNĚNÝCH PLOCH
- SO 105 STAVEBNÍ ÚPRAVY ULICE PĚŠINKY
- SO 106 STAVEBNÍ ÚPRAVY ZAHRADY U KOSTELA SVATÉHO VÁCLAVA
- SO 107 DOPRAVNÍ INŽENÝRSKÉ OPATŘENÍ
- SO 108 DOPRAVNÍ ZNAČENÍ SILNIC II. A III. TŘÍDY
- SO 109 DOPRAVNÍ ZNAČENÍ NA NÁMĚSTÍ
- SO 110 DOPRAVNÍ ZNAČENÍ V ULICI PĚŠINKY
- SO 111 OPRÁVNĚNÍ ZDI A SCHODIŠTĚ NA NÁMĚSTÍ
- SO 112 OPRÁVNĚNÍ ZDI A SCHODIŠTĚ V ULICI PĚŠINKY
- SO 113 ZÁRUČNÍ ZDI U KOSTELA SVATÉHO VÁCLAVA
- SO 114 ODVODNĚNÍ SILNICE II/150
- SO 115 ODVODNĚNÍ SILNICE II/347 A III/347 31
- SO 116 ODVODNĚNÍ MÍSTNÍCH KOMUNIKACÍ A ZPEVNĚNÝCH PLOCH NA NÁMĚSTÍ
- SO 117 ODVODNĚNÍ ULICE PĚŠINKY
- SO 118 NÁPOJENÍ DEŠŤOVÝCH SVODŮ NEMOVITOSTÍ V MAJETKU MĚSTA SVĚTLÁ NAD SÁZAVOU
- SO 119 NÁPOJENÍ DEŠŤOVÝCH SVODŮ NEMOVITOSTÍ SOUKROMÝCH MAJITELŮ
- SO 120 PŘELOŽKA JEDNOTNÉ KANALIZACE VAK HAVLÍČKOVÝ BROD, a.s.
- SO 121 VÝMĚNA JEDNOTNÉ KANALIZACE VAK HAVLÍČKOVÝ BROD, a.s.
- SO 122 ÚPRAVY ŠACHET JEDNOTNÉ KANALIZACE VAK HAVLÍČKOVÝ BROD, a.s.
- SO 123 KANALIZAČNÍ PŘÍPOJKA INFORMAČNÍHO CENTRA A PRODEJNÍHO STÁNKU
- SO 124 KANALIZAČNÍ PŘÍPOJKA KASNY NA NÁMĚSTÍ
- SO 125 KANALIZAČNÍ PŘÍPOJKA PÍTKA NA NÁMĚSTÍ
- SO 126 KANALIZAČNÍ PŘÍPOJKY NEMOVITOSTÍ V MAJETKU MĚSTA SVĚTLÁ NAD SÁZAVOU
- SO 127 KANALIZAČNÍ PŘÍPOJKY NEMOVITOSTÍ SOUKROMÝCH MAJITELŮ
- SO 128 KANALIZAČNÍ PŘÍPOJKA VODNÍHO PRVKU V ULICI PĚŠINKY
- SO 129 PŘELOŽKA VODOVODŮ VAK HAVLÍČKOVÝ BROD, a.s. NA NÁMĚSTÍ
- SO 130 PŘELOŽKA VODOVODŮ VAK HAVLÍČKOVÝ BROD, a.s. V ULICI PĚŠINKY
- SO 131 PŘÍPOJENÍ VODOVODŮ VAK HAVLÍČKOVÝ BROD, a.s. NA NÁMĚSTÍ
- SO 132 VÝMĚNY VODOVODŮ VAK HAVLÍČKOVÝ BROD, a.s. V ULICÍCH ZÁVÁSKÁ A JELENŮVA
- SO 133 VÝMĚNY VODOVODŮ VAK HAVLÍČKOVÝ BROD, a.s. NA NÁMĚSTÍ
- SO 134 VODOVODNÍ PŘÍPOJKA INFORMAČNÍHO CENTRA A PRODEJNÍHO STÁNKU
- SO 135 VODOVODNÍ PŘÍPOJKA KASNY NA NÁMĚSTÍ
- SO 136 VODOVODNÍ PŘÍPOJKY NEMOVITOSTÍ V MAJETKU MĚSTA SVĚTLÁ NAD SÁZAVOU
- SO 137 VODOVODNÍ PŘÍPOJKY NEMOVITOSTÍ SOUKROMÝCH MAJITELŮ
- SO 138 VODOVODNÍ PŘÍPOJKA PÍTKA NA NÁMĚSTÍ
- SO 139 VODOVODNÍ PŘÍPOJKY NEMOVITOSTÍ V MAJETKU MĚSTA SVĚTLÁ NAD SÁZAVOU V ULICI PĚŠINKY
- SO 140 VODOVODNÍ PŘÍPOJKY NEMOVITOSTÍ SOUKROMÝCH MAJITELŮ
- SO 141 VODOVODNÍ PŘÍPOJKA VODNÍHO PRVKU V ULICI PĚŠINKY
- SO 142 VEKOVNÍ VODOVOD V ZAHRADĚ KOSTELA SVATÉHO VÁCLAVA
- SO 143 PŘELOŽKA KABELOVÝCH VEDENÍ VN ČEZ DISTRIBUCE, a.s.
- SO 144 PŘELOŽKA KABELOVÝCH VEDENÍ NN ČEZ DISTRIBUCE, a.s.
- SO 145 PŘELOŽKA KABELOVÝCH VEDENÍ NN ČEZ DISTRIBUCE, a.s. V ULICI PĚŠINKY
- SO 146 KABELOVÉ ROZVODY MĚSTA SVĚTLÁ NAD SÁZAVOU
- SO 147 PŘÍPOJKA PRO VÝSUVY ENERGETICKÝCH SLOUPKŮ NA NÁMĚSTÍ
- SO 148 PŘÍPOJKA PRO ENERGETICKÝ SLOUPEK V ULICI PĚŠINKY
- SO 149 ÚPRAVA PŘÍPOJENÍ NN VITA
- SO 150 PŘELOŽKA KABELOVÝCH VEDENÍ PRO INFORMAČNÍ TABULI
- SO 151 PŘÍPOJKY PRO PARKOVACÍ AUTOMATY
- SO 152 VEŘEJNÉ OSVĚTLENÍ NA NÁMĚSTÍ
- SO 153 OSVĚTLENÍ KOSTELA SVATÉHO VÁCLAVA A PŘÍPRAVA PRO OSVĚTLENÍ ZAHRAD
- SO 154 VEŘEJNÉ OSVĚTLENÍ V ULICI PĚŠINKY
- SO 155 PŘELOŽKY SEK CETIN, a.s. NA NÁMĚSTÍ
- SO 156 PŘELOŽKA SEK CETIN, a.s. V ZAHRADĚ KOSTELA SVATÉHO VÁCLAVA
- SO 157 PŘELOŽKA SEK CETIN, a.s. V ULICI PĚŠINKY
- SO 158 PŘELOŽKA SEK METROPOLITNÍ, a.s.
- SO 159 KABELOVÉ ROZVODY PRO VSS MĚSTSKÉ POLICIE NA NÁMĚSTÍ
- SO 160 KABELOVÉ ROZVODY PRO VSS MĚSTSKÉ POLICIE V ULICI PĚŠINKY
- SO 161 PŘELOŽKA SEK TLAPNET, a.s.
- SO 162 NOVE TRASY SEK TLAPNET, a.s. NA NÁMĚSTÍ
- SO 163 NOVE TRASY SEK TLAPNET, a.s. V ULICI PĚŠINKY
- SO 164 TRASA PRO OK MĚSTA SVĚTLÁ NAD SÁZAVOU NA NÁMĚSTÍ
- SO 165 TRASA PRO OK MĚSTA SVĚTLÁ NAD SÁZAVOU V ULICI PĚŠINKY
- SO 166 NÁVRH UMÍSTĚNÍ ANTEN PRO WI-FI NA NÁMĚSTÍ
- SO 167 PŘELOŽKA STL PLYNOVODU GASNET, a.s. NA NÁMĚSTÍ
- SO 168 VÝMĚNA A PŘELOŽENÍ STL PLYNOVODNÍCH PŘÍPOJEK GASNET, a.s.
- SO 169 PŘELOŽKA STL PLYNOVODU GASNET, a.s. V ULICI PĚŠINKY
- SO 170 PLYNOVODNÍ PŘÍPOJKA GASNET, a.s. V ULICI PĚŠINKY
- SO 171 ODSTRANĚNÍ TEPOVODNÍHO VEDENÍ ČEZ ENERGO, a.s.
- SO 172 INFORMAČNÍ CENTRUM
- SO 173 REVITALIZACE KASNY NA NÁMĚSTÍ
- SO 174 STATICKÉ ZAJIŠTĚNÍ SOCH NA NÁMĚSTÍ
- SO 175 KOTVENÍ VÁNČOVNÍCH STROMŮ
- SO 176 VODNÍ PRVEK V ULICI PĚŠINKY
- SO 177 ZASTŘEŠENÍ VSTUPU DO PODZEMÍ V ULICI PĚŠINKY
- SO 178 ÚPRAVA OPLCENÉ ZAHRADY PČ. 116 V ULICI PĚŠINKY
- SO 179 ÚPRAVA OPLCENÉ U KOSTELA SVATÉHO VÁCLAVA
- SO 180 MĚSTSKÝ MOBILIÁR NA NÁMĚSTÍ
- SO 181 MĚSTSKÝ MOBILIÁR V ULICI PĚŠINKY
- SO 182 MĚSTSKÝ MOBILIÁR U KOSTELA SVATÉHO VÁCLAVA
- SO 183 PRODEJNÍ STÁNEK
- SO 184 VEGETAČNÍ ÚPRAVY NA NÁMĚSTÍ
- SO 185 VEGETAČNÍ ÚPRAVY V ULICI PĚŠINKY
- SO 186 VEGETAČNÍ ÚPRAVY U KOSTELA SVATÉHO VÁCLAVA
- SO 187 ZAVLAHOVÝ SYSTÉM
- PS 001 KAMEROVÝ SYSTÉM NA NÁMĚSTÍ
- PS 002 KAMEROVÝ SYSTÉM V ULICI PĚŠINKY

SOUŘADNICOVÝ SYSTÉM JTSK
VÝŠKOVÝ SYSTÉM Bpv



TRANSCONSULT s.r.o.
Nerudova 37, 500 02 Hradec Králové

Vedoucí projektu	Ing. Hodek	Středisko	1
Odpovědný projektant	Ing. Vrabcová	Vedoucí:	Ing. Hodek
Zpracovatel	Ing. Vrabcová	Zak.	1191221131001
Prezkoušel	Ing. Shejbal	Arch.č.	02419
Kontroloval	Ing. Hodek	Formát:	6A4
Zadavatel	Vodovody a kanalizace Havlíčkův Brod, a.s.	Datum:	07/2020
		Účel:	DSP+PDPS

REVITALIZACE NÁMĚSTÍ TRČKŮ Z LÍPY VE SVĚTLĚ NAD SÁZAVOU
DOKUMENTACE OBJEKTŮ A TECHNICKÝCH A TECHNOLOGICKÝCH ZARÍZENÍ
STAVEBNÍ ČÁST
SO 312 - ÚPRAVY ŠACHET JEDNOTNÉ KANALIZACE
VAK HAVLÍČKOVÝ BROD, A.S.

Část dok.
D.1.25

SITUACE	Měřítko 1:250	Č.přílohy 2
---------	------------------	-----------------------