

458
415
3


OCHRANNÁ PÁSMA:
OCHRANNÁ PÁSMA STÁVAJÍCÍCH A PŘELOŽENÝCH INŽENÝRSKÝCH SÍTÍ NEJSOU Z DŮVODU ZAJIŠTĚNÍ PŘEHLEDNOSTI DOKUMENTACE V SITUACÍCH ZANESENA A JSOU ŘEŠENY POUZE TOUTO LEGENDOU.

STAVBOU JSOU DOTČENA NÁSLEDUJÍCÍ OCHRANNÁ PÁSMA:

- KANALIZAČNÍ POTRUBÍ DO PRŮMĚRU 500 MM	1.5 M OD LÍCE POTRUBÍ
- KANALIZAČNÍ POTRUBÍ NAD PRŮMĚR 500 MM	2.5 M OD LÍCE POTRUBÍ
- VODOVODNÍ POTRUBÍ DO PRŮMĚRU 500 MM	1.5 M OD LÍCE POTRUBÍ
- PLYNOVODY NTL A STL	1.0 M OD TRASY VEDENÍ
- ROZVODY TEPELNÉ ENERGIE	2.5 M OD TRASY VEDENÍ
- PODZEMNÍ VEDENÍ NN (TÉŽ ROZVODY VO), PODZEMNÍ VEDENÍ VN	1.0 M OD TRASY VEDENÍ
- PODZEMNÍ SÍTĚ ELKTRONICKÝCH KOMUNIKACÍ (OPTICKÉ, METALICKÉ)	1.0 M OD TRASY VEDENÍ
- OCHRANNÉ PÁSMO ELEKTRICKÉ ZDĚNÉ STANICE S NAPĚTÍM 22 KV/0.4 KV	2.0 M OD HRANICE OBJEKTU

STÁVAJÍCÍ INŽENÝRSKÉ SÍTĚ:

- — — — — PODZEMNÍ VEDENÍ VYSOKÉHO NAPĚTÍ (ČEZ DISTRIBUCE A.S.)
- — — — — PODZEMNÍ VEDENÍ NÍZKÉHO NAPĚTÍ (ČEZ DISTRIBUCE A.S.)
- — — — — PODZEMNÍ VEDENÍ VEŘEJNÉHO OSVĚTLENÍ (TECHNICKÉ A BYTOVÉ SLUŽBY MĚSTA SVĚTLÁ NAD SÁZAVOU)
- NADZEMNÍ SDĚLOVACÍ VEDENÍ (CETIN A.S.)
- PODZEMNÍ SDĚLOVACÍ VEDENÍ - OPTICKÝ KABEL (CETIN A.S.)
- PODZEMNÍ SDĚLOVACÍ VEDENÍ - METALICKÝ KABEL (CETIN A.S.)
- NEJ.CZ PODZEMNÍ SDĚLOVACÍ VEDENÍ - OPTICKÝ KABEL (NEJ.CZ S.R.O.)
- METROPOLITNÍ PODZEMNÍ SDĚLOVACÍ VEDENÍ - OPTICKÝ KABEL (METROPOLITNÍ S.R.O.)
- I.TEL PODZEMNÍ SDĚLOVACÍ VEDENÍ - OPTICKÝ KABEL (PRVNÍ TELEFONNÍ SPOLEČNOST A.S.)
- TLAPNET PODZEMNÍ SDĚLOVACÍ VEDENÍ - OPTICKÝ KABEL (TLAPNET S.R.O.)
- TLAPNET NADZEMNÍ SDĚLOVACÍ VEDENÍ - OPTICKÝ KABEL (TLAPNET S.R.O.)
- NÍZKOTLAKÝ PLYNOVOD (RWE GASNET S.R.O.)
- STŘEDOTLAKÝ PLYNOVOD (RWE GASNET S.R.O.)
- VODOVOD (VODOVODY A KANALIZACE HAVLÍČKŮV BROD A.S.)
- JEDNOTNÁ STOKOVÁ KANALIZACE (VODOVODY A KANALIZACE HAVLÍČKŮV BROD A.S.)
- DEŠŤOVÁ KANALIZACE (TECHNICKÉ A BYTOVÉ SLUŽBY MĚSTA SVĚTLÁ NAD SÁZAVOU)
- PODZEMNÍ TEPOVOD + KABELY (ČEZ ENERGO S.R.O.)

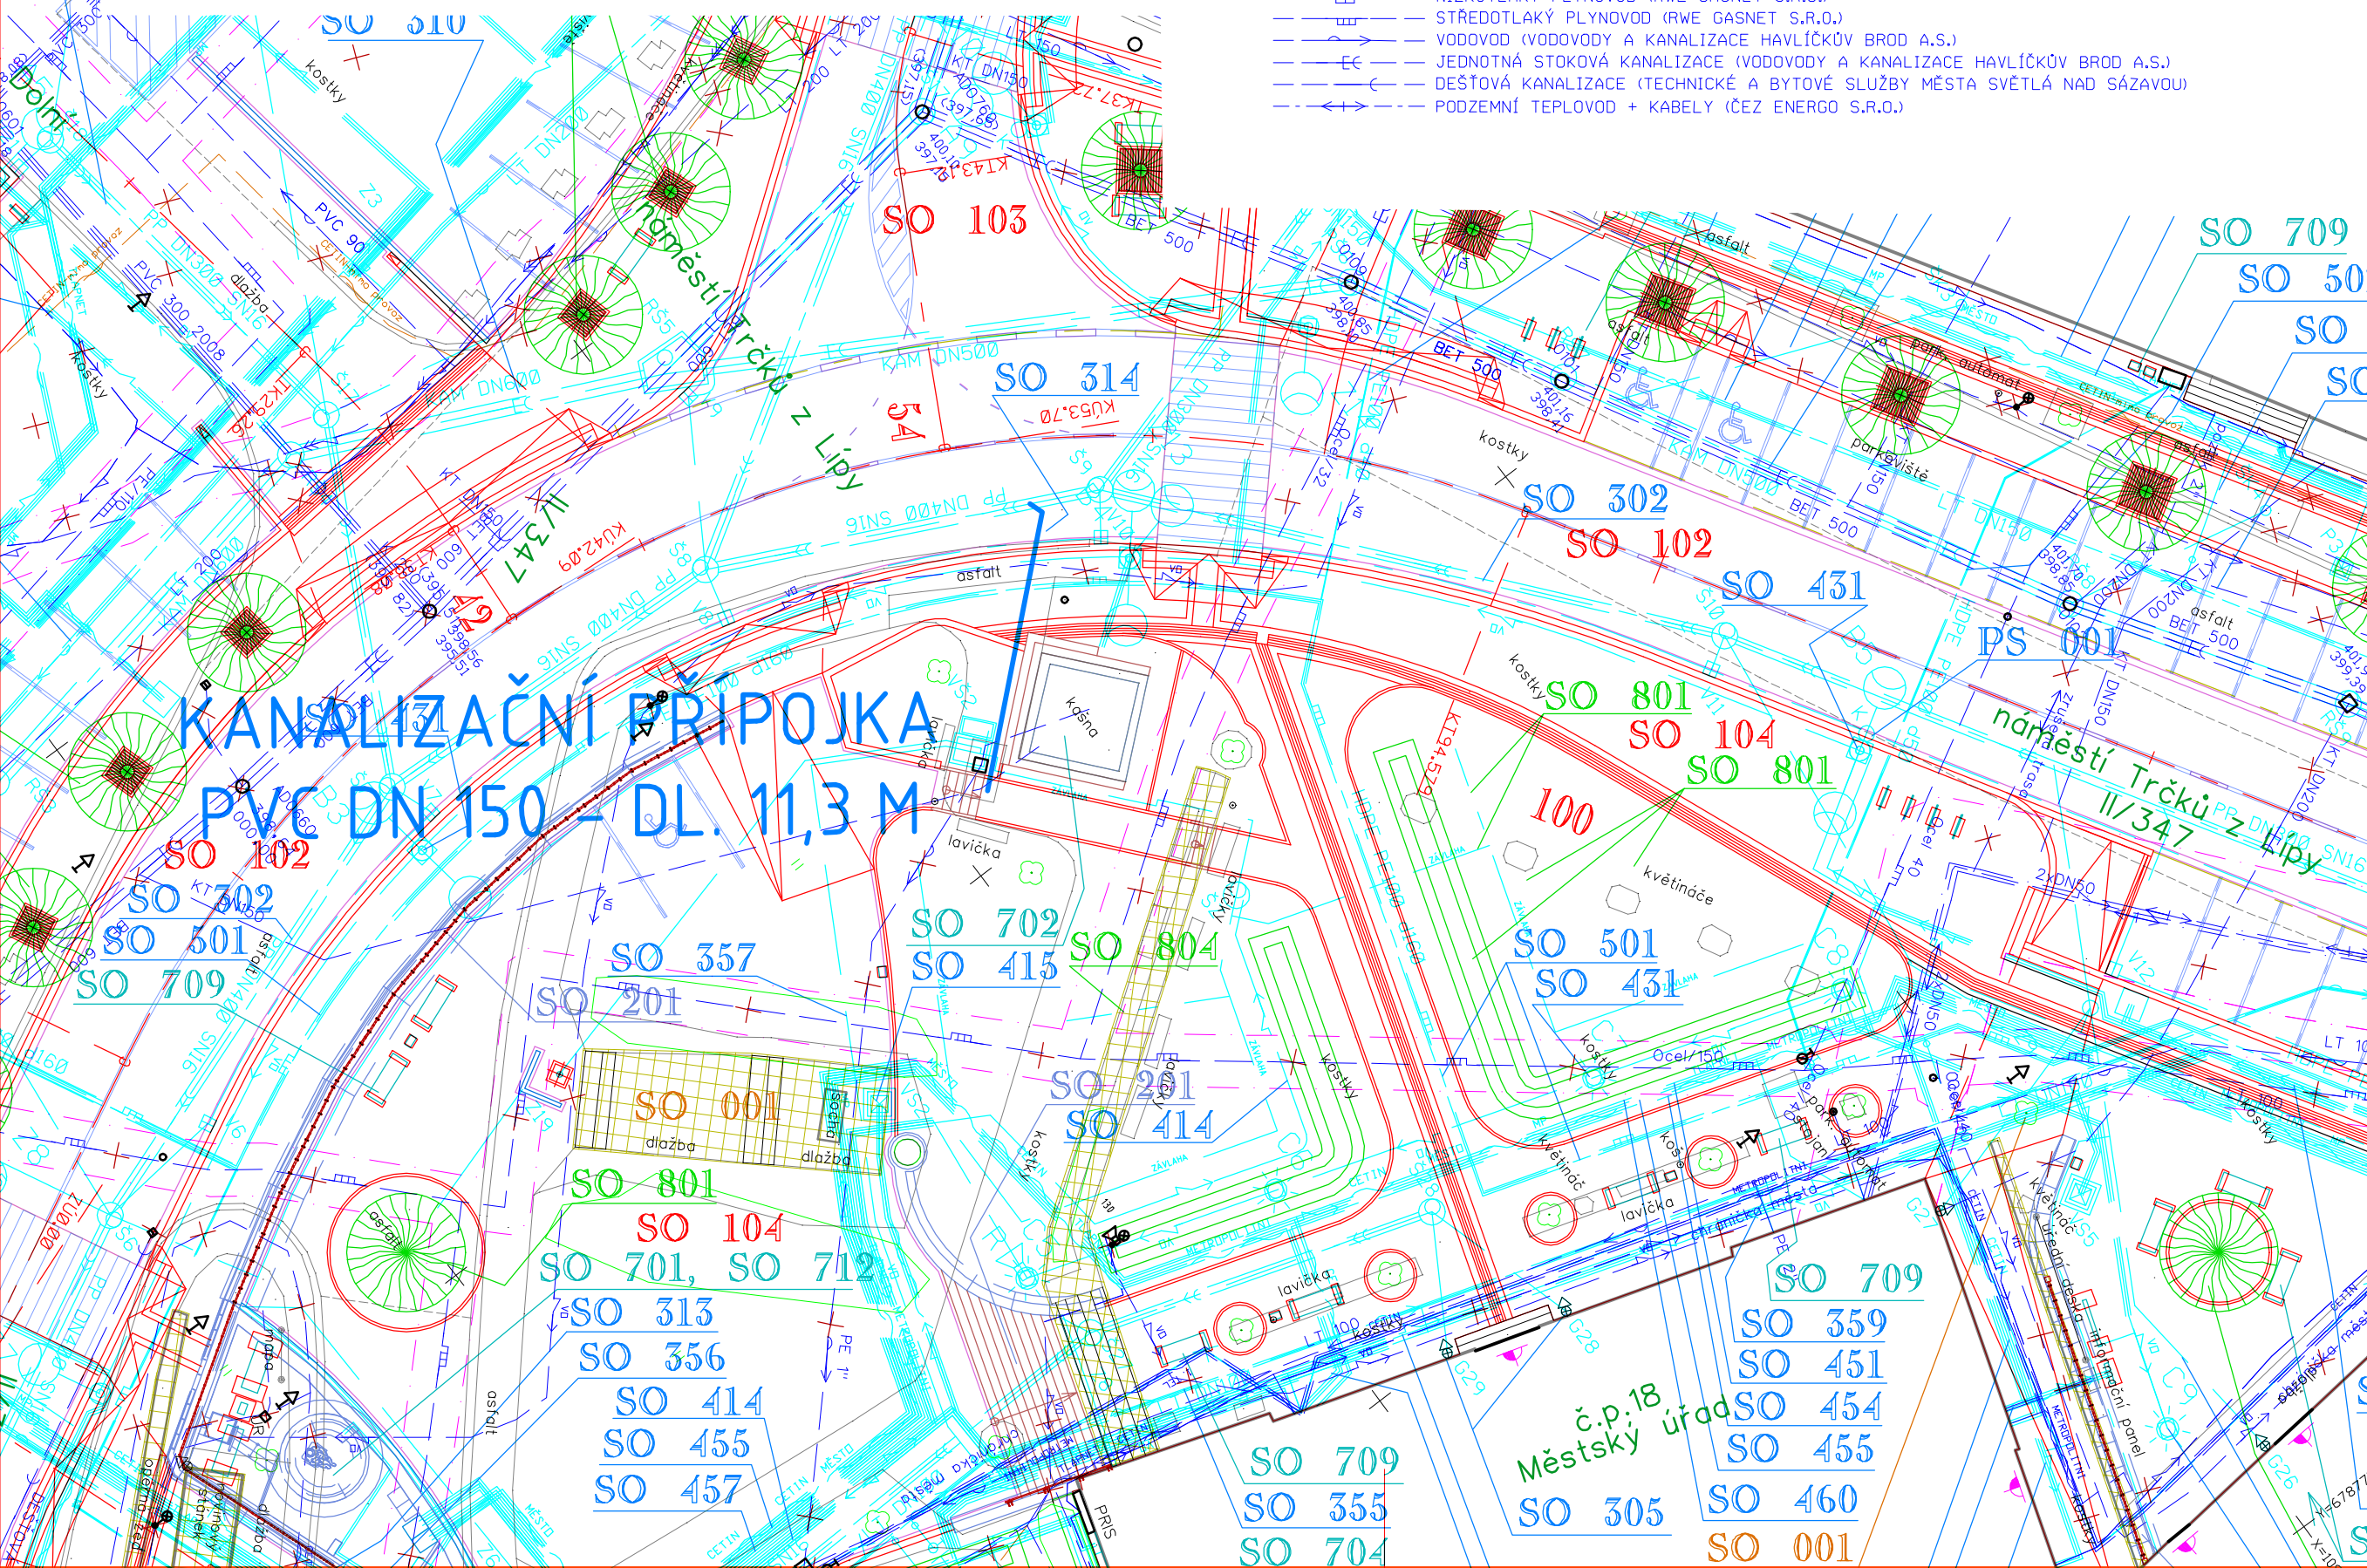

SEZNAM STAVEBNÍCH OBJEKTŮ
A PROVOZNÍCH SOUBORŮ:

- | | |
|--|---|
| SO 001 PŘÍPRAVA STAVENÍŠTĚ NA NÁMĚSTÍ | SO 401 PŘELOŽKY KABELOVÝCH VEDENÍ VN ČEZ DISTRIBUCE, a.s. |
| SO 002 PŘÍPRAVA STAVENÍŠTĚ V ULICI PĚŠINKY | SO 411 PŘELOŽKY KABELOVÝCH VEDENÍ NN ČEZ DISTRIBUCE, a.s. |
| SO 003 PŘÍPRAVA STAVENÍŠTĚ U KOSTELA SVATÉHO VÁCLAVA | SO 412 PŘELOŽKY KABELOVÉHO VEDENÍ NN ČEZ DISTRIBUCE, a.s. V ULICI PĚŠINKY |
| SO 101 STAVEBNÍ ÚPRAVY SILNICE II/150 | SO 413 PŘELOŽKA KABELOVÉHO VEDENÍ NN ČEZ DISTRIBUCE, a.s. |
| SO 102 STAVEBNÍ ÚPRAVY SILNICE II/347 | SO 414 KABELOVÉ ROZVODY MĚSTA SVĚTLÁ NAD SÁZAVOU |
| SO 103 STAVEBNÍ ÚPRAVY SILNICE III/347 31 | SO 415 PŘÍPOJKY PRO VÝSUVNÉ ENERGETICKÉ SLOUPKY NA NÁMĚSTÍ |
| SO 104 STAVEBNÍ ÚPRAVY MÍSTNÍCH KOMUNIKACÍ, CHODNÍKŮ A ZPEVNĚNÝCH PLOCH | SO 416 PŘÍPOJKA PRO ENERGETICKÝ SLOUPEK V ULICI PĚŠINKY |
| SO 105 STAVEBNÍ ÚPRAVY ULICE PĚŠINKY | SO 417 ÚPRAVA PŘÍPOJENÍ NN VTA |
| SO 106 STAVEBNÍ ÚPRAVY ZAHRADY U KOSTELA SVATÉHO VÁCLAVA | SO 418 PŘELOŽKA KABELOVÉHO VEDENÍ PRO INFORMAČNÍ TABULI |
| SO 181 DOPRAVNÍ INŽENÝRSKÉ OPATŘENÍ | SO 419 PŘÍPOJKY PRO PARKOVACÍ AUTOMATY |
| SO 191 DOPRAVNÍ ZNAČENÍ SILNIC II. A III. TŘÍDY | SO 431 VEŘEJNÉ OSVĚTLENÍ NA NÁMĚSTÍ |
| SO 192 DOPRAVNÍ ZNAČENÍ NA NÁMĚSTÍ | SO 432 OSVĚTLENÍ KOSTELA SVATÉHO VÁCLAVA A PŘÍPRAVA PRO OSVĚTLENÍ ZAHRAD |
| SO 193 DOPRAVNÍ ZNAČENÍ V ULICI PĚŠINKY | SO 433 OSVĚTLENÍ KOSTELA SVATÉHO VÁCLAVA A PŘÍLEHLÝCH ZAHRAD |
| SO 201 OPĚRNÉ ZDI A SCHODIŠTĚ NA NÁMĚSTÍ | SO 434 VEŘEJNÉ OSVĚTLENÍ V ULICI PĚŠINKY |
| SO 202 OPĚRNÉ ZDI A SCHODIŠTĚ V ULICI PĚŠINKY | SO 451 PŘELOŽKY SEK CETIN, a.s. NA NÁMĚSTÍ |
| SO 203 ZÁRUBNÍ ZDI U KOSTELA SVATÉHO VÁCLAVA | SO 452 PŘELOŽKA SEK CETIN, a.s. V ZAHRADĚ KOSTELA SVATÉHO VÁCLAVA |
| SO 301 ODVODNĚNÍ SILNICE II/150 | SO 453 PŘELOŽKA SEK CETIN, a.s. V ULICI PĚŠINKY |
| SO 302 ODVODNĚNÍ SILNICE II/347 A III/347 31 | SO 454 PŘELOŽKA SEK METROPOLITNÍ, s.r.o. |
| SO 303 ODVODNĚNÍ MÍSTNÍCH KOMUNIKACÍ A ZPEVNĚNÝCH PLOCH NA NÁMĚSTÍ | SO 455 KABELOVÉ ROZVODY PRO VSS MĚSTSKÉ POLICIE NA NÁMĚSTÍ |
| SO 304 ODVODNĚNÍ ULICE PĚŠINKY | SO 456 KABELOVÉ ROZVODY PRO VSS MĚSTSKÉ POLICIE V ULICI PĚŠINKY |
| SO 305 NAPOJENÍ DEŠŤOVÝCH SVODŮ NEMOVITOSTÍ V MAJETKU MĚSTA SVĚTLÁ NAD SÁZAVOU | SO 457 PŘELOŽKA SEK TLAPNET, s.r.o. |
| SO 306 NAPOJENÍ DEŠŤOVÝCH SVODŮ NEMOVITOSTÍ SOUKROMÝCH MAJITELŮ | SO 458 NOVÉ TRASY SEK TLAPNET, s.r.o. NA NÁMĚSTÍ |
| SO 310 PŘELOŽKY JEDNOTNÉ KANALIZACE VAK HAVLÍČKŮV BROD, a.s. | SO 459 NOVÉ TRASY SEK TLAPNET, s.r.o. V ULICI PĚŠINKY |
| SO 311 VÝMĚNA JEDNOTNÉ KANALIZACE VAK HAVLÍČKŮV BROD, a.s. | SO 460 TRASA PRO DK MĚSTA SVĚTLÁ NAD SÁZAVOU NA NÁMĚSTÍ |
| SO 312 ÚPRAVY ŠACHET JEDNOTNÉ KANALIZACE VAK HAVLÍČKŮV BROD, a.s. | SO 461 TRASA PRO DK MĚSTA SVĚTLÁ NAD SÁZAVOU V ULICI PĚŠINKY |
| SO 313 KANALIZAČNÍ PŘÍPOJKA INFORMAČNÍHO CENTRA A PRODEJNÍHO STÁNKU | SO 462 NÁVRH UMÍSTĚNÍ ANTÉN PRO WI-FI NA NÁMĚSTÍ |
| SO 314 KANALIZAČNÍ PŘÍPOJKA KAŠNY NA NÁMĚSTÍ | SO 501 PŘELOŽKA STL PLYNOVODU GASNET, s.r.o. NA NÁMĚSTÍ |
| SO 315 KANALIZAČNÍ PŘÍPOJKA PÍTKA NA NÁMĚSTÍ | SO 502 VÝMĚNA A PŘEPOJENÍ STL PLYNOVODNÍCH PŘÍPOJEK GASNET, s.r.o. |
| SO 316 KANALIZAČNÍ PŘÍPOJKY NEMOVITOSTÍ V MAJETKU MĚSTA SVĚTLÁ NAD SÁZAVOU | SO 503 PŘELOŽKA STL PLYNOVODU GASNET, s.r.o. V ULICI PĚŠINKY |
| SO 317 KANALIZAČNÍ PŘÍPOJKY NEMOVITOSTÍ SOUKROMÝCH MAJITELŮ | SO 504 PLYNOVODNÍ PŘÍPOJKY GASNET, s.r.o. V ULICI PĚŠINKY |
| SO 318 KANALIZAČNÍ PŘÍPOJKA VODNÍHO PRVKU V ULICI PĚŠINKY | SO 510 ODSTRANĚNÍ TEPOVODNÍHO VEDENÍ ČEZ ENERGO, s.r.o. |
| SO 351 PŘELOŽKY VODOVODŮ VAK HAVLÍČKŮV BROD, a.s. NA NÁMĚSTÍ | SO 701 INFORMAČNÍ CENTRUM |
| SO 352 PŘELOŽKA VODOVODU VAK HAVLÍČKŮV BROD, a.s. V ULICI PĚŠINKY | SO 702 REVITALIZACE KAŠNY NA NÁMĚSTÍ |
| SO 353 PROPOJENÍ VODOVODŮ VAK HAVLÍČKŮV BROD, a.s. NA NÁMĚSTÍ | SO 703 STATICKÉ ZAJIŠTĚNÍ SOCH NA NÁMĚSTÍ |
| SO 354 VÝMĚNY VODOVODŮ VAK HAVLÍČKŮV BROD, a.s. V ULICÍCH SÁZAVSKÁ A JELENŮVA | SO 704 KOTVENÍ VÁNOČNÍHO STROMU |
| SO 355 VÝMĚNY VODOVODŮ VAK HAVLÍČKŮV BROD, a.s. NA NÁMĚSTÍ | SO 705 VODNÍ PRVEK V ULICI PĚŠINKY |
| SO 356 VODOVODNÍ PŘÍPOJKA INFORMAČNÍHO CENTRA A PRODEJNÍHO STÁNKU | SO 706 ZASTŘEŠENÍ VSTUPŮ DO PODZEMÍ V ULICI PĚŠINKY |
| SO 357 VODOVODNÍ PŘÍPOJKA KAŠNY NA NÁMĚSTÍ | SO 707 ÚPRAVA OPLOČENÍ ZAHRADY P.Č. 116 V ULICI PĚŠINKY |
| SO 358 VODOVODNÍ PŘÍPOJKA PÍTKA NA NÁMĚSTÍ | SO 708 ÚPRAVA OPLOČENÍ U KOSTELA SVATÉHO VÁCLAVA |
| SO 359 VODOVODNÍ PŘÍPOJKY NEMOVITOSTÍ V MAJETKU MĚSTA SVĚTLÁ NAD SÁZAVOU | SO 709 MĚSTSKÝ MOBILIÁR NA NÁMĚSTÍ |
| SO 360 VODOVODNÍ PŘÍPOJKY NEMOVITOSTÍ V MAJETKU MĚSTA SVĚTLÁ NAD SÁZAVOU V ULICI PĚŠINKY | SO 710 MĚSTSKÝ MOBILIÁR V ULICI PĚŠINKY |
| SO 361 VODOVODNÍ PŘÍPOJKY NEMOVITOSTÍ SOUKROMÝCH MAJITELŮ | SO 711 MĚSTSKÝ MOBILIÁR U KOSTELA SVATÉHO VÁCLAVA |
| SO 362 VODOVODNÍ PŘÍPOJKY NEMOVITOSTÍ SOUKROMÝCH MAJITELŮ V ULICI PĚŠINKY | SO 712 PRODEJNÍ STÁNEK |
| SO 363 VODOVODNÍ PŘÍPOJKA VODNÍHO PRVKU V ULICI PĚŠINKY | SO 801 VEGETAČNÍ ÚPRAVY NA NÁMĚSTÍ |
| SO 364 VENKOVNÍ VODOVOD V ZAHRADĚ KOSTELA SVATÉHO VÁCLAVA | SO 802 VEGETAČNÍ ÚPRAVY V ULICI PĚŠINKY |
| | SO 803 VEGETAČNÍ ÚPRAVY U KOSTELA SVATÉHO VÁCLAVA |
| | SO 804 ZAVLAHOVÝ SYSTÉM |
| | PS 001 KAMEROVÝ SYSTÉM NA NÁMĚSTÍ |
| | PS 002 KAMEROVÝ SYSTÉM V ULICI PĚŠINKY |

SOUŘADNICOVÝ SYSTÉM JTSK
VÝŠKOVÝ SYSTÉM BpV

TRANSCONSULT s.r.o. Nerudova 37, 500 02 Hradec Králové									
Vedoucí projektu		Ing. Hodek				Středisko 1			
Odpovědný projektant		Ing. Vrabcová				Vedoucí: Ing. Hodek			
Zpracovatel		Ing. Vrabcová				Zak. 1 9 2 2 1 3 0 0 1			
Prezkoušel		Ing. Shejbal				Arch.č. 02419 Formát: 3A4			
Kontroloval		Ing. Hodek				Datum: 07/2020			
Zadavatel		Město Světlá nad Sázavou				Účel: DSP+PDPS			
REVITALIZACE NÁMĚSTÍ TRČKŮ Z LÍPY VE SVĚTLÉ NAD SÁZAVOU DOKUMENTACE OBJEKTŮ A TECHNICKÝCH A TECHNOLOGICKÝCH ZAŘÍZENÍ STAVEBNÍ ČÁST SO 314 - KANALIZAČNÍ PŘÍPOJKA KAŠNY NA NÁMĚSTÍ								Část dok. D.1.27	
SITUACE						Měřítko 1:250		Č.přílohy 2	