



PŮDORYS 1NP

1 : 50

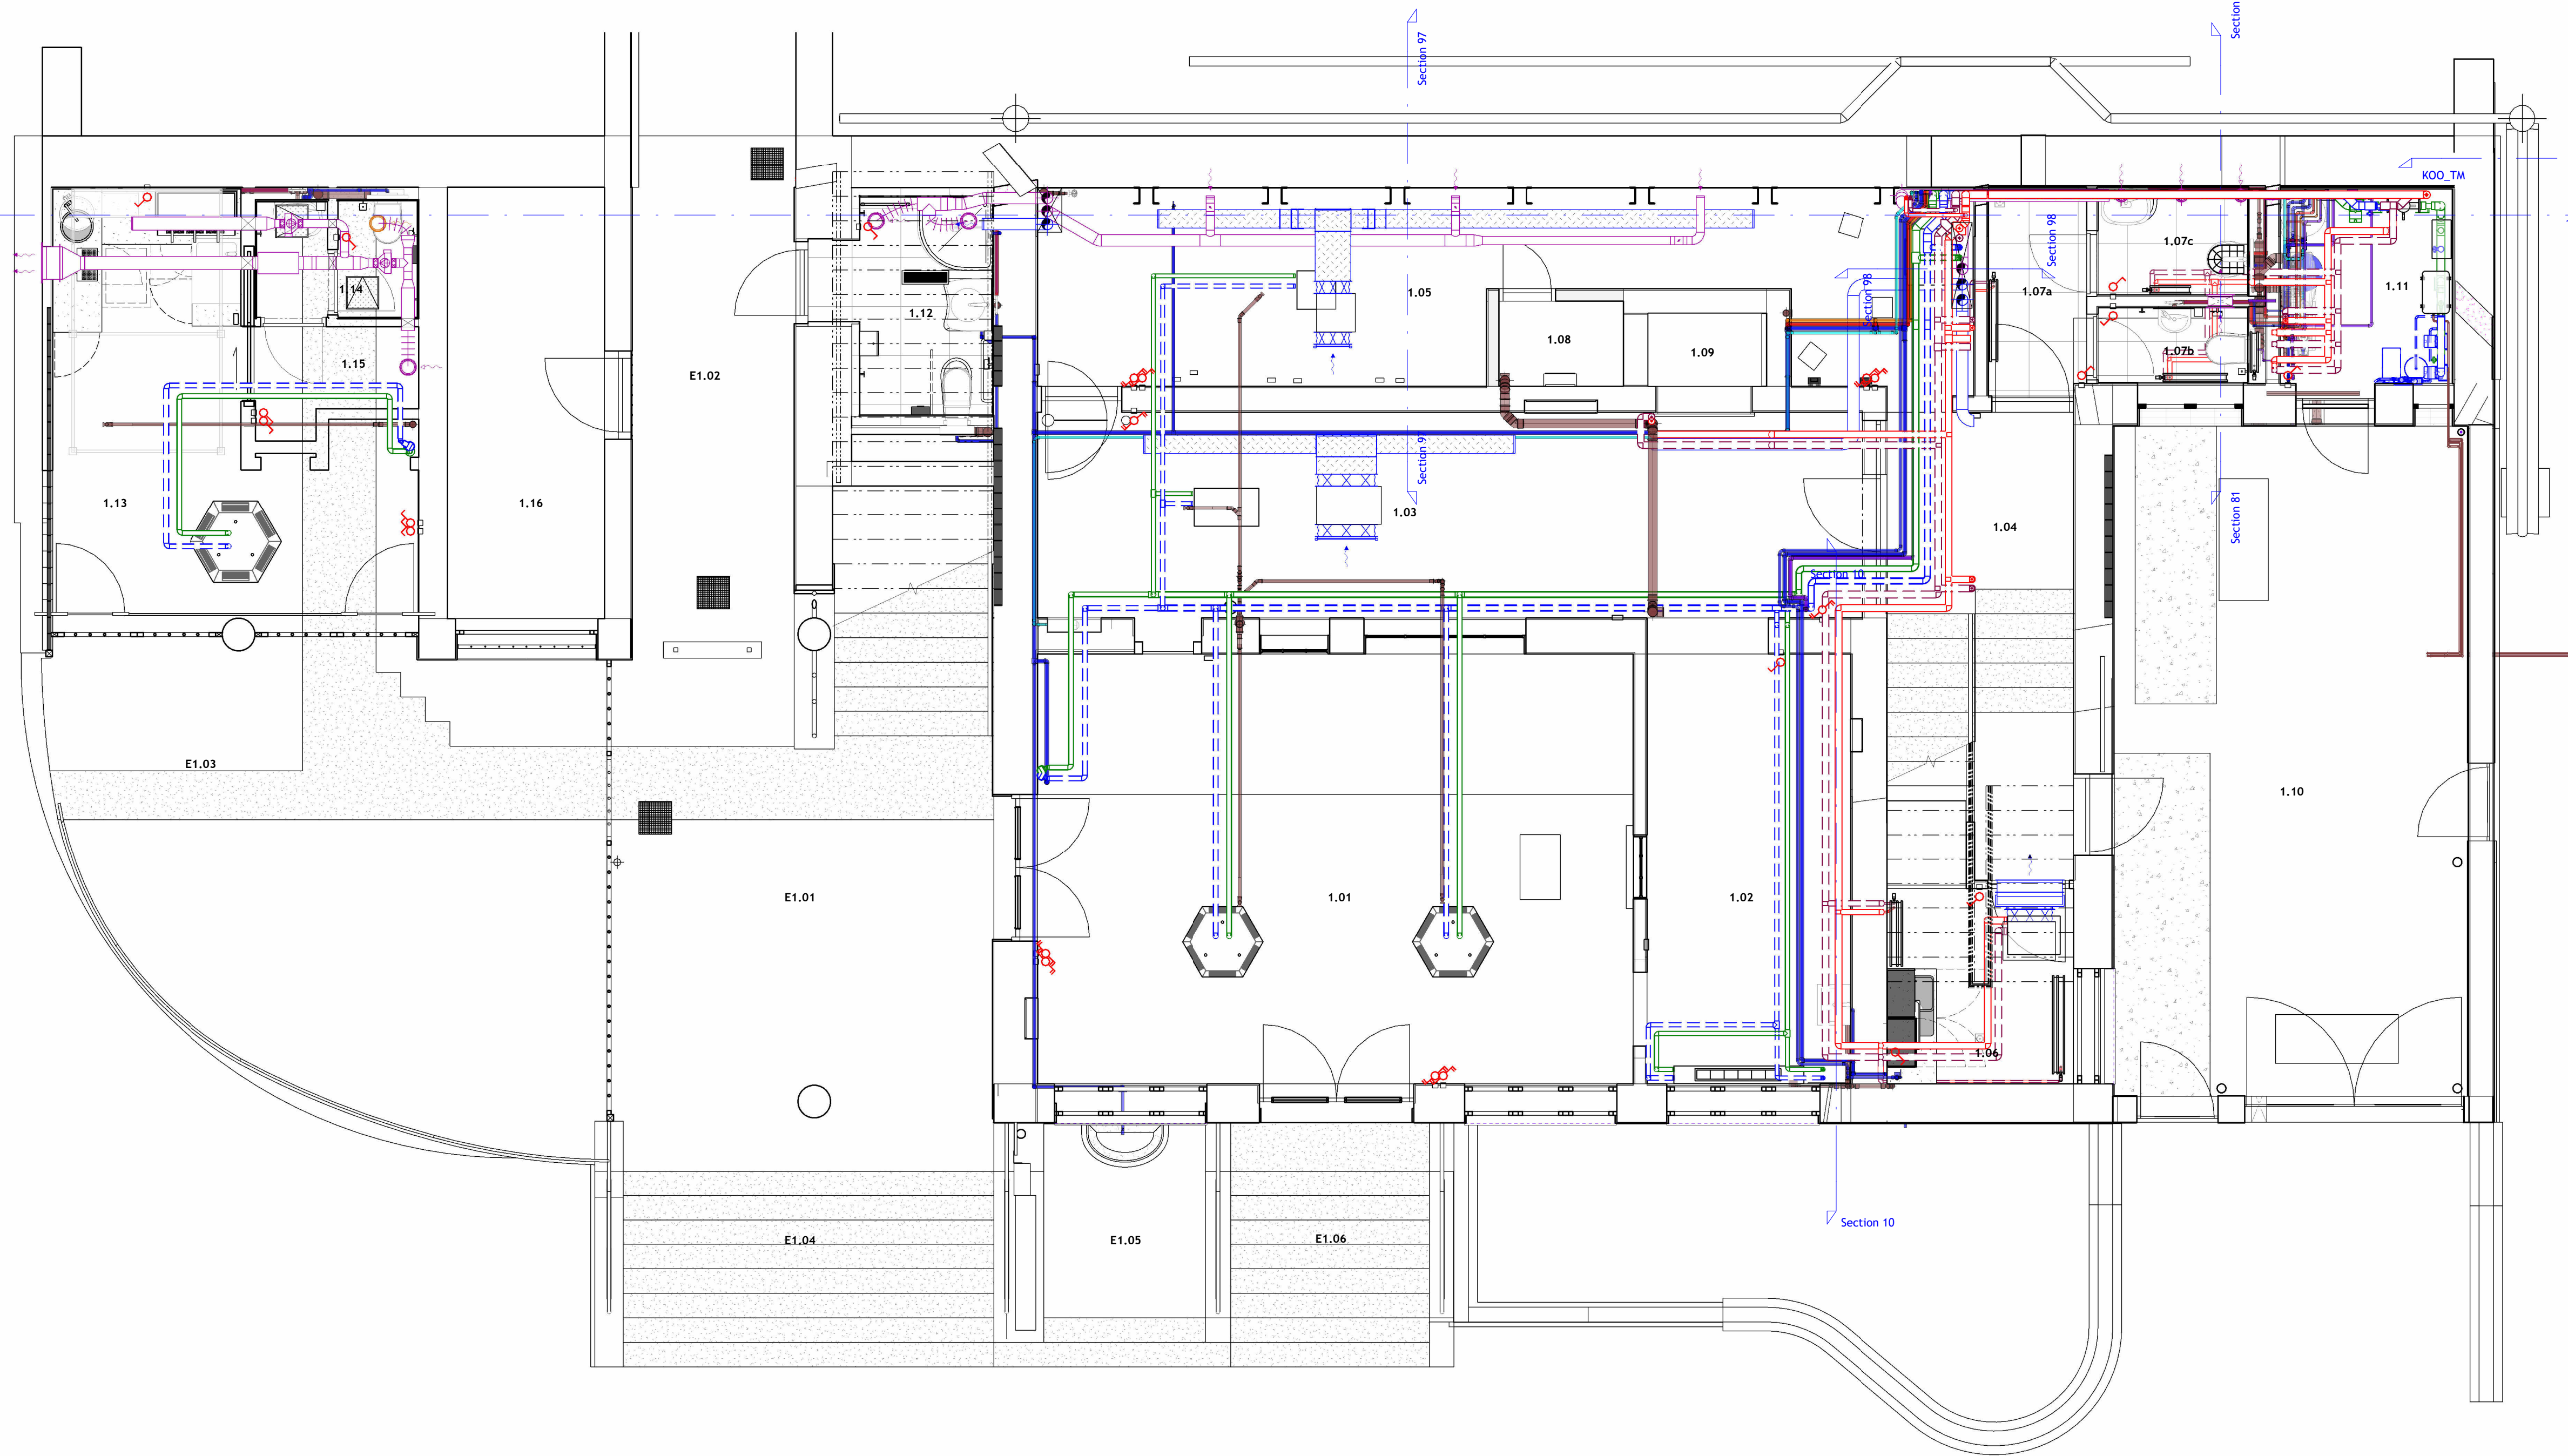

PŮDORYS MEZIPATRA

1 : 50

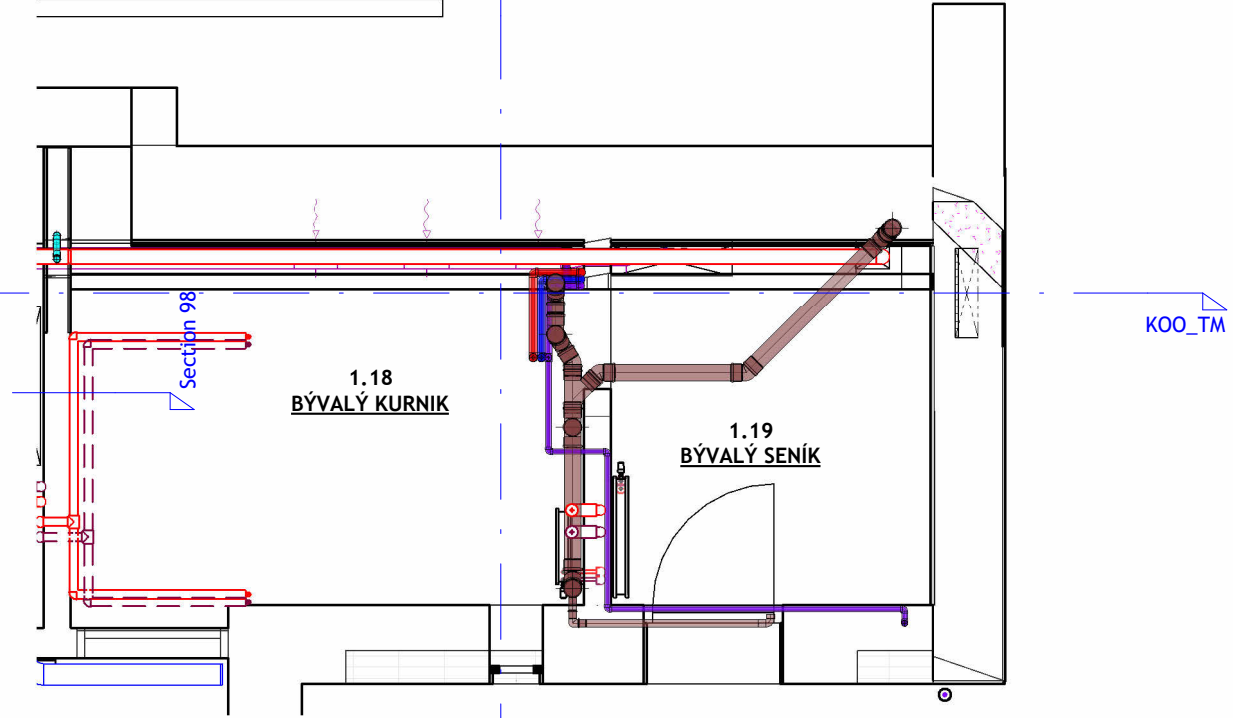

SM - LEGENDA MÍSTNOSTÍ 1NP		
Č.M.	NÁZEV	PLOCHA [m2]
1.01	INFOCENTRUM	38,43
1.02	INFOCENTRUM	13,10
1.03	INFOCENTRUM	25,48
1.04	CHODBA + SCHODIŠTĚ	11,64
1.05	EXPOZICE PROPASTI	23,44
1.06	ČAJOVNA KUCHYNKA	5,76
1.07a	ZÁZEMÍ ZAMĚSTNANCI, PŘEDSÍŇ	3,01
1.07b	ZÁZEMÍ ZAMĚSTNANCI, WC	1,77
1.07c	ZÁZEMÍ ZAMĚSTNANCI, ÚKLID	2,45
1.08	STROJOVNA VÝTAHU	1,59
1.09	VÝTAH	1,29
1.10	VENKOVNÍ DVŮR	35,36
1.11	TECHNICKÁ MÍSTNOST	5,01
1.12	WC IMOBILNÍ	4,93
1.13	OBČERSTVENÍ	18,32
1.14	WC ZAMĚSTNANCI + ÚKLID	2,90
1.15	ZÁZEMÍ ZAMĚSTNANCI	2,29
1.16	MÍSTNOST SŽ	10,19
1.18	BÝVALÝ KURNÍK	7,27
1.19	BÝVALÝ SENÍK	4,41
		218,65

LEGENDA

- ZTI - VODA TEPLÁ
- ZTI - VODA STUĐNÁ
- ZTI - VODA UŽITKOVÁ
- ZTI - KANALIZACE SPLÁŠKOVÁ
- ZTI - KANALIZACE DEŠŤOVÁ
- VZT - PŘÍVOD
- VZT - ODTAH
- VYTÁPĚNÍ + CHLAZENÍ - PŘÍVOD
- VYTÁPĚNÍ + CHLAZENÍ - ODVOD
- VYTÁPĚNÍ - PŘÍVOD
- VYTÁPĚNÍ - ODVOD

GENERALNÍ PROJEKTANT:  <b>ATELIÉR VELEHRADSKÝ</b>  Vystavěná 1, 603 00, Brno / IČ: 292 63 140 / ateliervelehradsky.cz / +420 547 221 936		SCHEMA OBJEKTU: 		Č. PARÉ: AUTORIZACE:	
NÁZEV AKCE: Informační centrum nádraží Teplice nad Bečvou, rekonstrukce a dostavba - projektová dokumentace	ODPOVĚDNÝ PROJEKTANT: Ing. arch. Tomáš Velehradský	DATUM: 2022-10-14	MĚŘÍTKO: 1 : 50	STUPĚŇ PD: DOKUMENTACE PRO PROVÁDĚNÍ STAVBY OBJEKT INFORMAČNÍHO CENTRA, OBJEKT OBČERSTVENÍ	
STAVEBNÍK: Město Hranice, Pernštejnské nám. 1, 753 01, Hranice	HLAVNÍ INŽENÝR PROJEKTU: Ing. Karel Cihlář	FORMÁT: 420 x 900	POČET AK: 6 x A4		
MÍSTO STAVBY: U Teplíc 552, 75 301 Hranice I-Město Olomoucký kraj	VYPRACOVAL: Ing. Jan Trčka	ČÁST PD: DOKUMENTACE OBJEKTŮ	D.1.1	PROFESNÍ ČÁST: ARCHITEKTONICKO-STAVEBNÍ ŘEŠENÍ	
SURDOVATEL: Ateliér Velehradský, s. r. o.		ČÍSLO REVIZE:			