
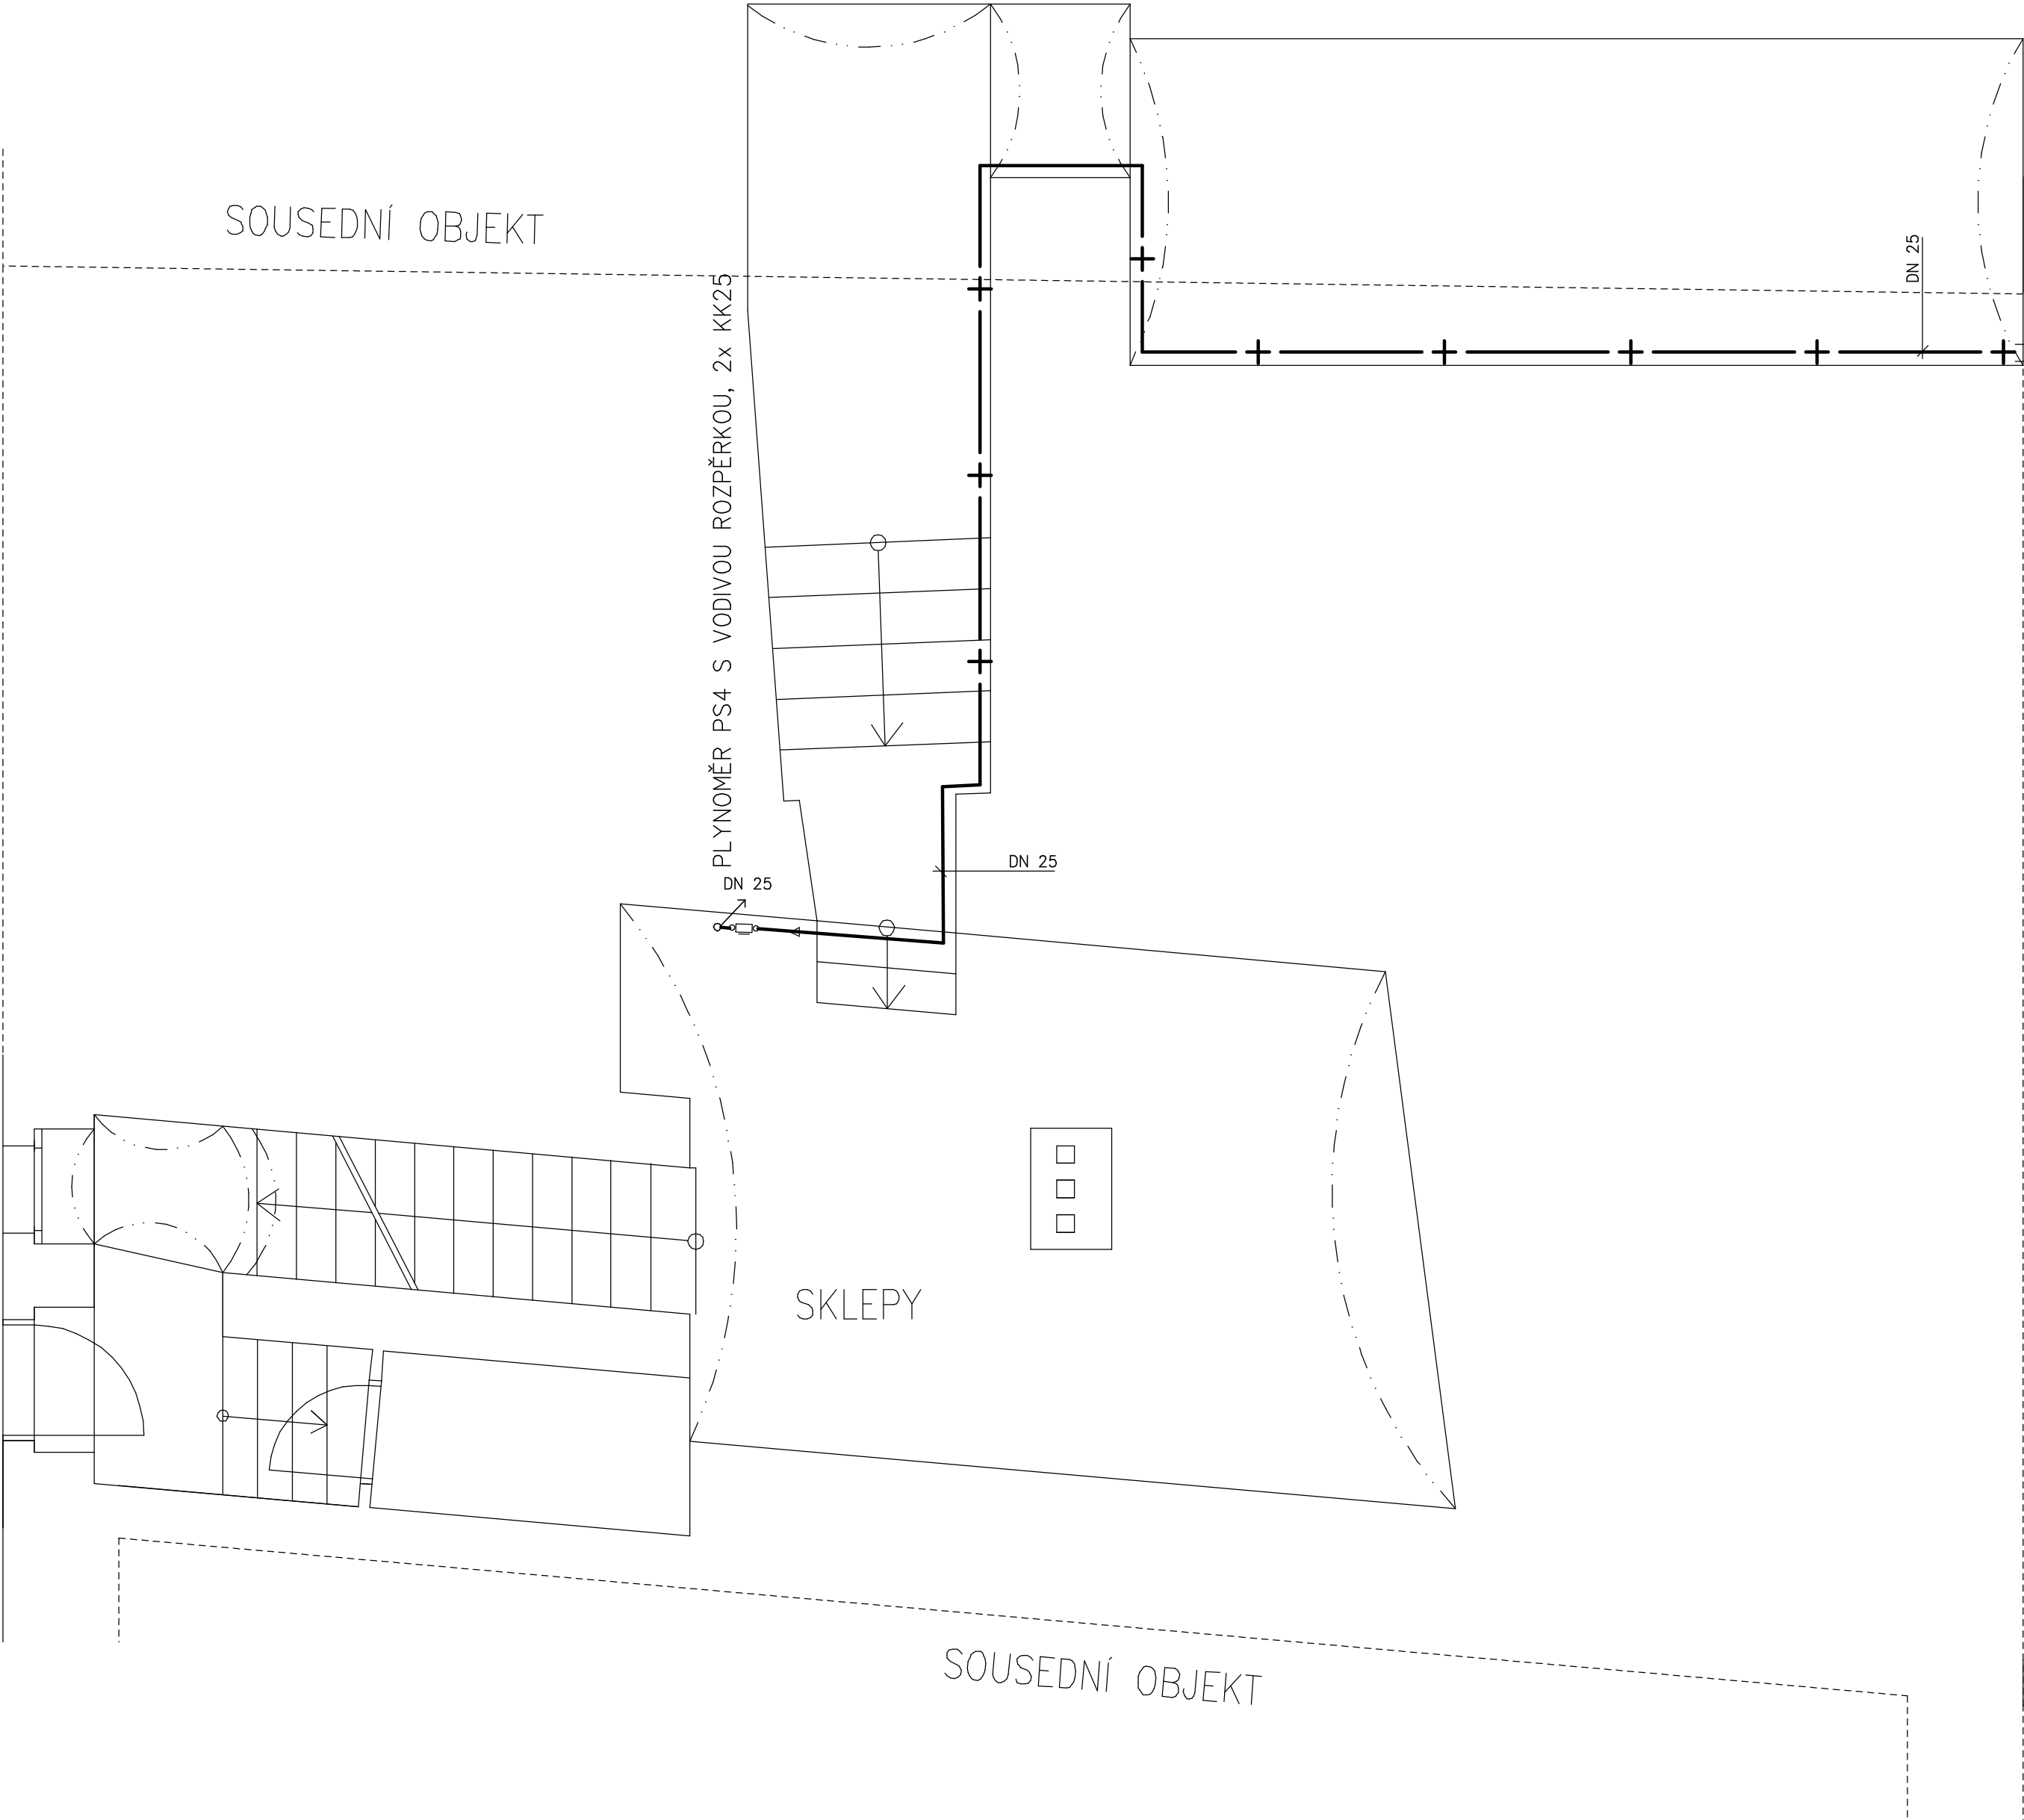


PŮDORYS 1.PP

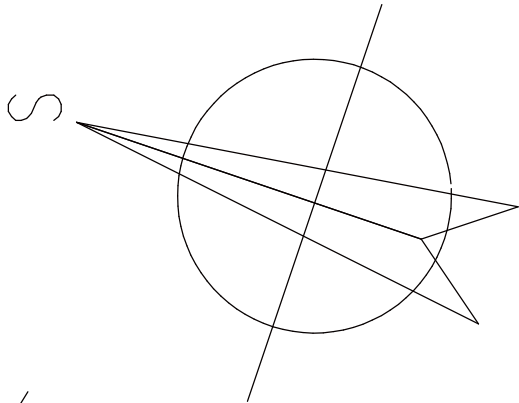

PŘEDEPSANÉ ZKOUŠKY V TRVÁNÍ 72 HOD

DLE ČSN 060210, EN, ENERGETICKÉHO ZÁKONA 458/2000 A PŘÍSLUŠNÝCH VYHLÁŠEK
PŘED ZKOUŠKAMI BUDE SOUSTAVA PROPLÁČNUTA DLE ČSN 060210 – SOUČÁSTÍ MONTÁŽE!!! – PROVÉST ZÁPIS

ZKOUŠKA ZABEZPEČOVACÍHO ZAŘÍZENÍ DLE ČSN 060830 (POJISTNÉHO VENTILU)
ZKOUŠKA TĚSNOSTI DLE ČSN 06 0310 (TLAKOVÁ ZKOUŠKA)
ZKOUŠKA DILATAČNÍ DLE ČSN 060310
PROVOZNÍ ZKOUŠKA TOPNÁ

HYDRAULICKÉ SEŘ. SOUSTAVY (DRUHÉ REG. VENTILŮ DLE PROJ. VČ. DOREGULOVÁNÍ V RÁMCI ZKOUŠKY)

ZKOUŠKY BUDOU SKUTEČNĚ PROVEDENY A BUDOU O NICH SEPSÁN PROTOKOL

HLAV. PROJEKTANT: Karel Štěpánek		ZODP. PROJEKTANT: Karel Štěpánek		VYPRACOVAL: Karel Štěpánek	
S PROJEKT Projektová kancelář ŠTĚPÁNEK a spol. s.r.o. LITOMĚŘICE					
OBJEDNATEL: Město Ústěk, Mírové náměstí 83, 411 45 Ústěk					
STAVBA: Snížení energetické náročnosti budovy OBJEKT: SO 01-čp.46 ZDRAVOTNÍ STŘED. Ústěk				MĚŘÍTKO: 1 : 50	
				FORMÁT: 6 A4	
				ZAKÁZKOVÉ ČÍSLO: 13 010 0	
				DATUM: září 2013	
				ARCH. ČÍSLO:	
ČÁST: Dokumentace pro provedení stavby				VYHOTOVENÍ:	
SLOŽKA-VÝKRES: D.14 Zařízení plynovodu - 1PP				PROFESÍ: P	
				Č. VÝKRESU: 2	