


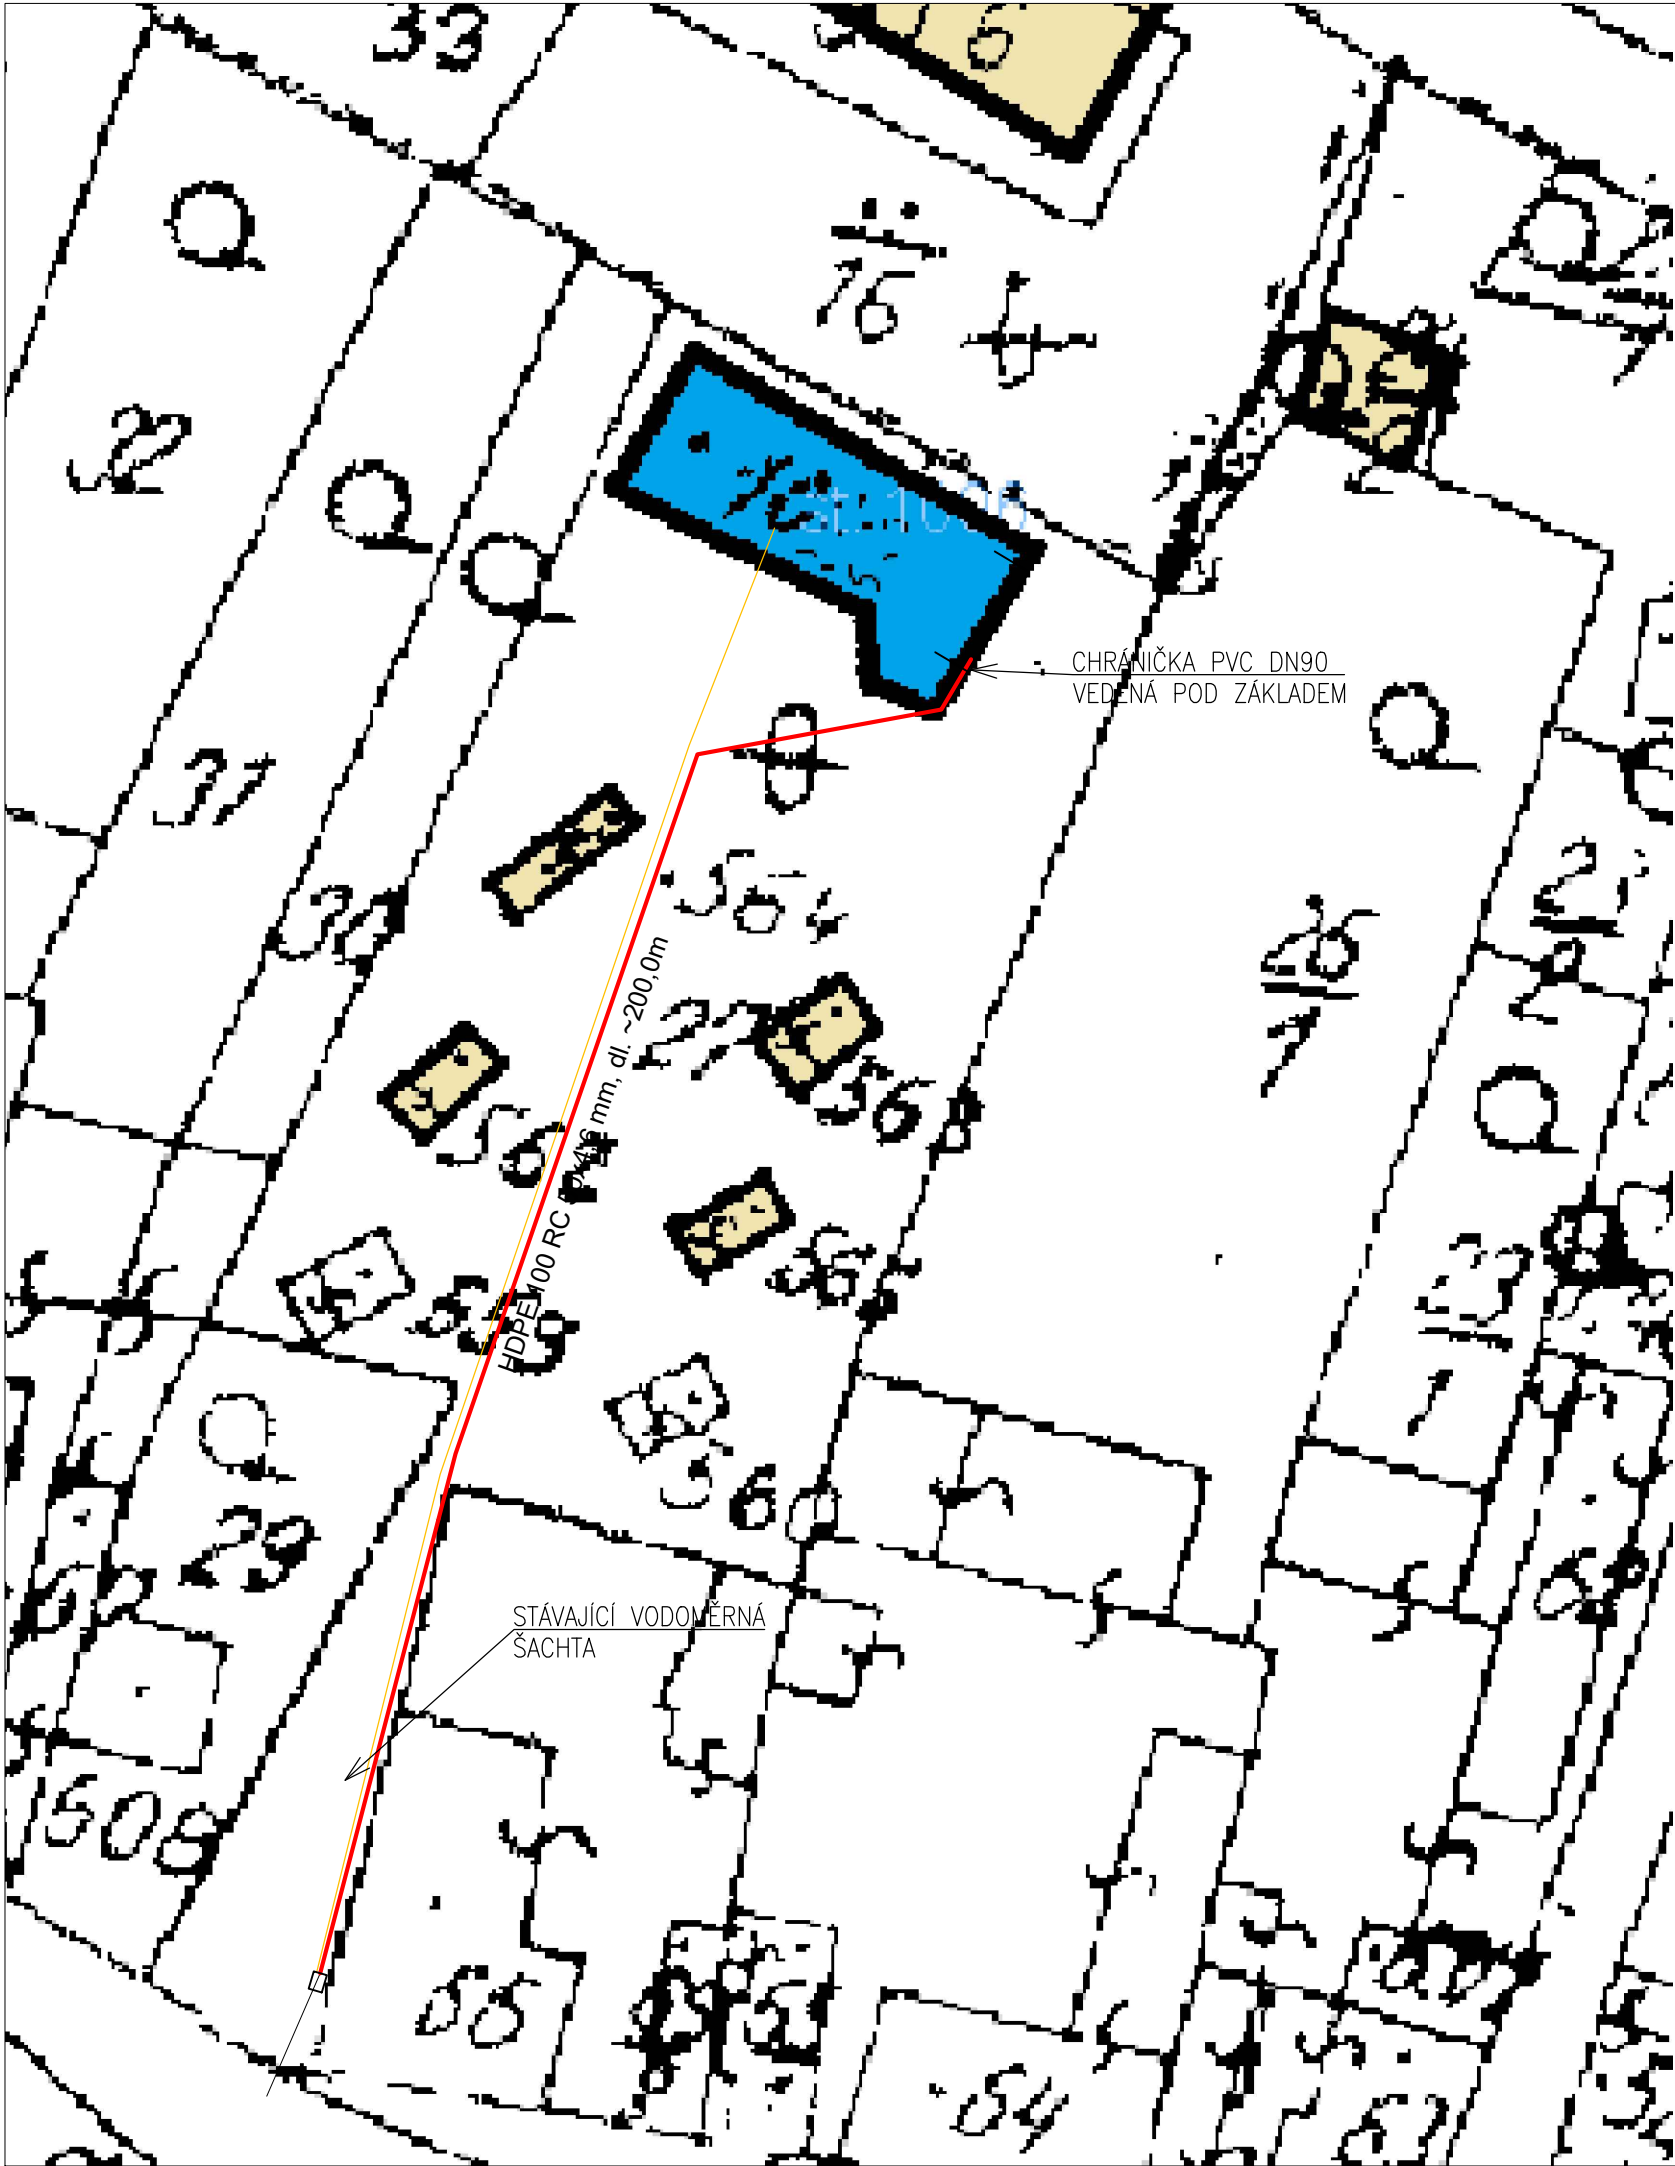

Druh sítě	Plynovodní potrubí		Vodovodní potrubí	Vodní tepelné sítě	Stoky a kanalizační přípojky	Sdělovací kabely
	Nízkotlak do 5 kPa	Středotlak do 400 kPa				
Sílové kabely						
NN do 1 kV	0,4 (0,1 ¹)	0,6 (0,1 ¹)	0,4 (0,4)	0,3 (0,3)	0,5 (0,3)	0,3 (0,1 ²)
VN do 10 kV	0,4 (0,1 ¹)	0,6 (0,2 ¹)	0,4 (0,4)	0,7 (0,5)	0,5 (0,3)	0,8 (0,3 ³)
VN do 35 kV	0,4 (0,1 ¹)	0,6 (0,2 ¹)	0,4 (0,4)	1,0 (0,5)	0,5 (0,5)	0,8 (0,3 ³)
VVN do 220 kV	0,4 (0,3)	0,6 (0,7)	0,4 (0,4)	2,0 (1,0)	1,0 (0,5)	1,5 (0,5 ⁴)
Sdělovací kabely	0,4 (0,1)	0,4 (0,1)	0,4 (0,2)	0,8 (0,5)	0,5 (0,2)	0,07 (0,3)
Plynovodní potrubí						
nízkotlak do 5 kPa	0,4 (0,1)	0,4 (0,1)	0,5 (0,15)	0,5 (0,12)	1,0 (0,5)	0,4 (0,1)
středotlak do 400 kPa	0,4 (0,1)	0,4 (0,1)	0,5 (0,15)	0,5 (0,12)	1,0 (0,5)	0,4 (0,1)
Vodovodní potrubí	0,5 (0,15)	0,5 (0,15)	0,6	1,0 (0,35)	0,6 (0,1)	0,4 (0,2)
Vodní tepelné sítě	0,5 (0,1 ²)	0,5 (0,1 ²)	1,0 (0,35)		0,3 (0,1)	0,8 (0,15 ³)

Tabulka 2.3 - Nejmenší dovolené vzdálenosti při souběhu (křížení) podzemních sítí, v m, podle ČSN 73 6005 (výběr).

Druh sítě	Nejmenší krytí m		
	Chodník	Vozovka	Volný terén
Sílové kabely			
Nízké napětí (NN) do 1 kV	0,35	1,0	0,35
Vysoké napětí (VN) do 10 kV	0,5	1,0	0,7
Vysoké napětí (VN) do 35 kV	1,0	1,0	1,0
Velmi vysoké napětí (VVN) do 220 kV	1,3	1,3	1,3
Sdělovací kabely			
- místní	0,4	0,9	0,6
- dálkové	0,5	0,9	0,6
- optické místní (dálkové)	0,4 (0,5)	0,9 (1,2)	0,6 (1,0)
Plynovodní potrubí	0,8	1,0	0,8
Vodovodní potrubí	1,5	1,5	1,5
Tepelné sítě	0,5	1,0	0,5
Stoky a kanalizační přípojky	1,0	1,8	1,0

Tabulka 2.2 - Nejmenší dovolené krytí (vzdálenost horního povrchu sítě od terénu) podzemních sítí podle ČSN 73 6005 (výběr)

Druh sítě	Ochranné pásmo - vzdálenost od povrchu sítě m
Vodovod do DN 500	1,5
Vodovod nad DN 500	2,5
Kanalizace do DN 500	1,5
Kanalizace nad DN 500	2,5
Nízkotlaký nebo středotlaký plynovod	1,0
Tepelná síť	2,5
Elektrický kabel do 110 kV	1,0

Tabulka 2.1 - Ochranná pásma sítí technického vybavení - vzdálenosti od budov při souběhu



- NOVÝ VNITRO-AREÁLOVÝ ROZVOD
- STÁVAJÍCÍ VODOVODNÍ PŘÍPOJKA
- DEMONTOVANÝ VNITRO-AREÁLOVÝ ROZVOD

HLAVNÍ PROJEKTANT:



Energy Benefit Centre a.s.
Křenova 438/3, 162 00 Praha 6
tel.: +420 270 003 300
e-mail: kontakt@energy-benefit.cz
internet: www.energy-benefit.cz

ZPRACOVATEL ČÁSTI:

Zodpovědný projektant:
Vypracoval: Ing. Zuzana Štátná

PROJEKT:

Rekonstrukce objektu č.p. 368 ve Stříbrné Skalici
na bytový dům

STAVEBNÍK:

Obec Stříbrná Skalice
Sázavská 323, 281 67 Stříbrná Skalice

ČÁST, PROFESE:

NOVĚ BUDOVANÝ VNITRO-AREÁLOVÝ VODOVOD

VÝKRES:

SITUACE

razítko a podpis

Zakázkové číslo: 190160		Paré:
Datum: 07/2019		
Část: 0-06	Stupeň: DPS	Změna: 000
Č.výkr.: 1	Formát: A4	Měřítko: 1:500