


PŮDORYS 2.NP

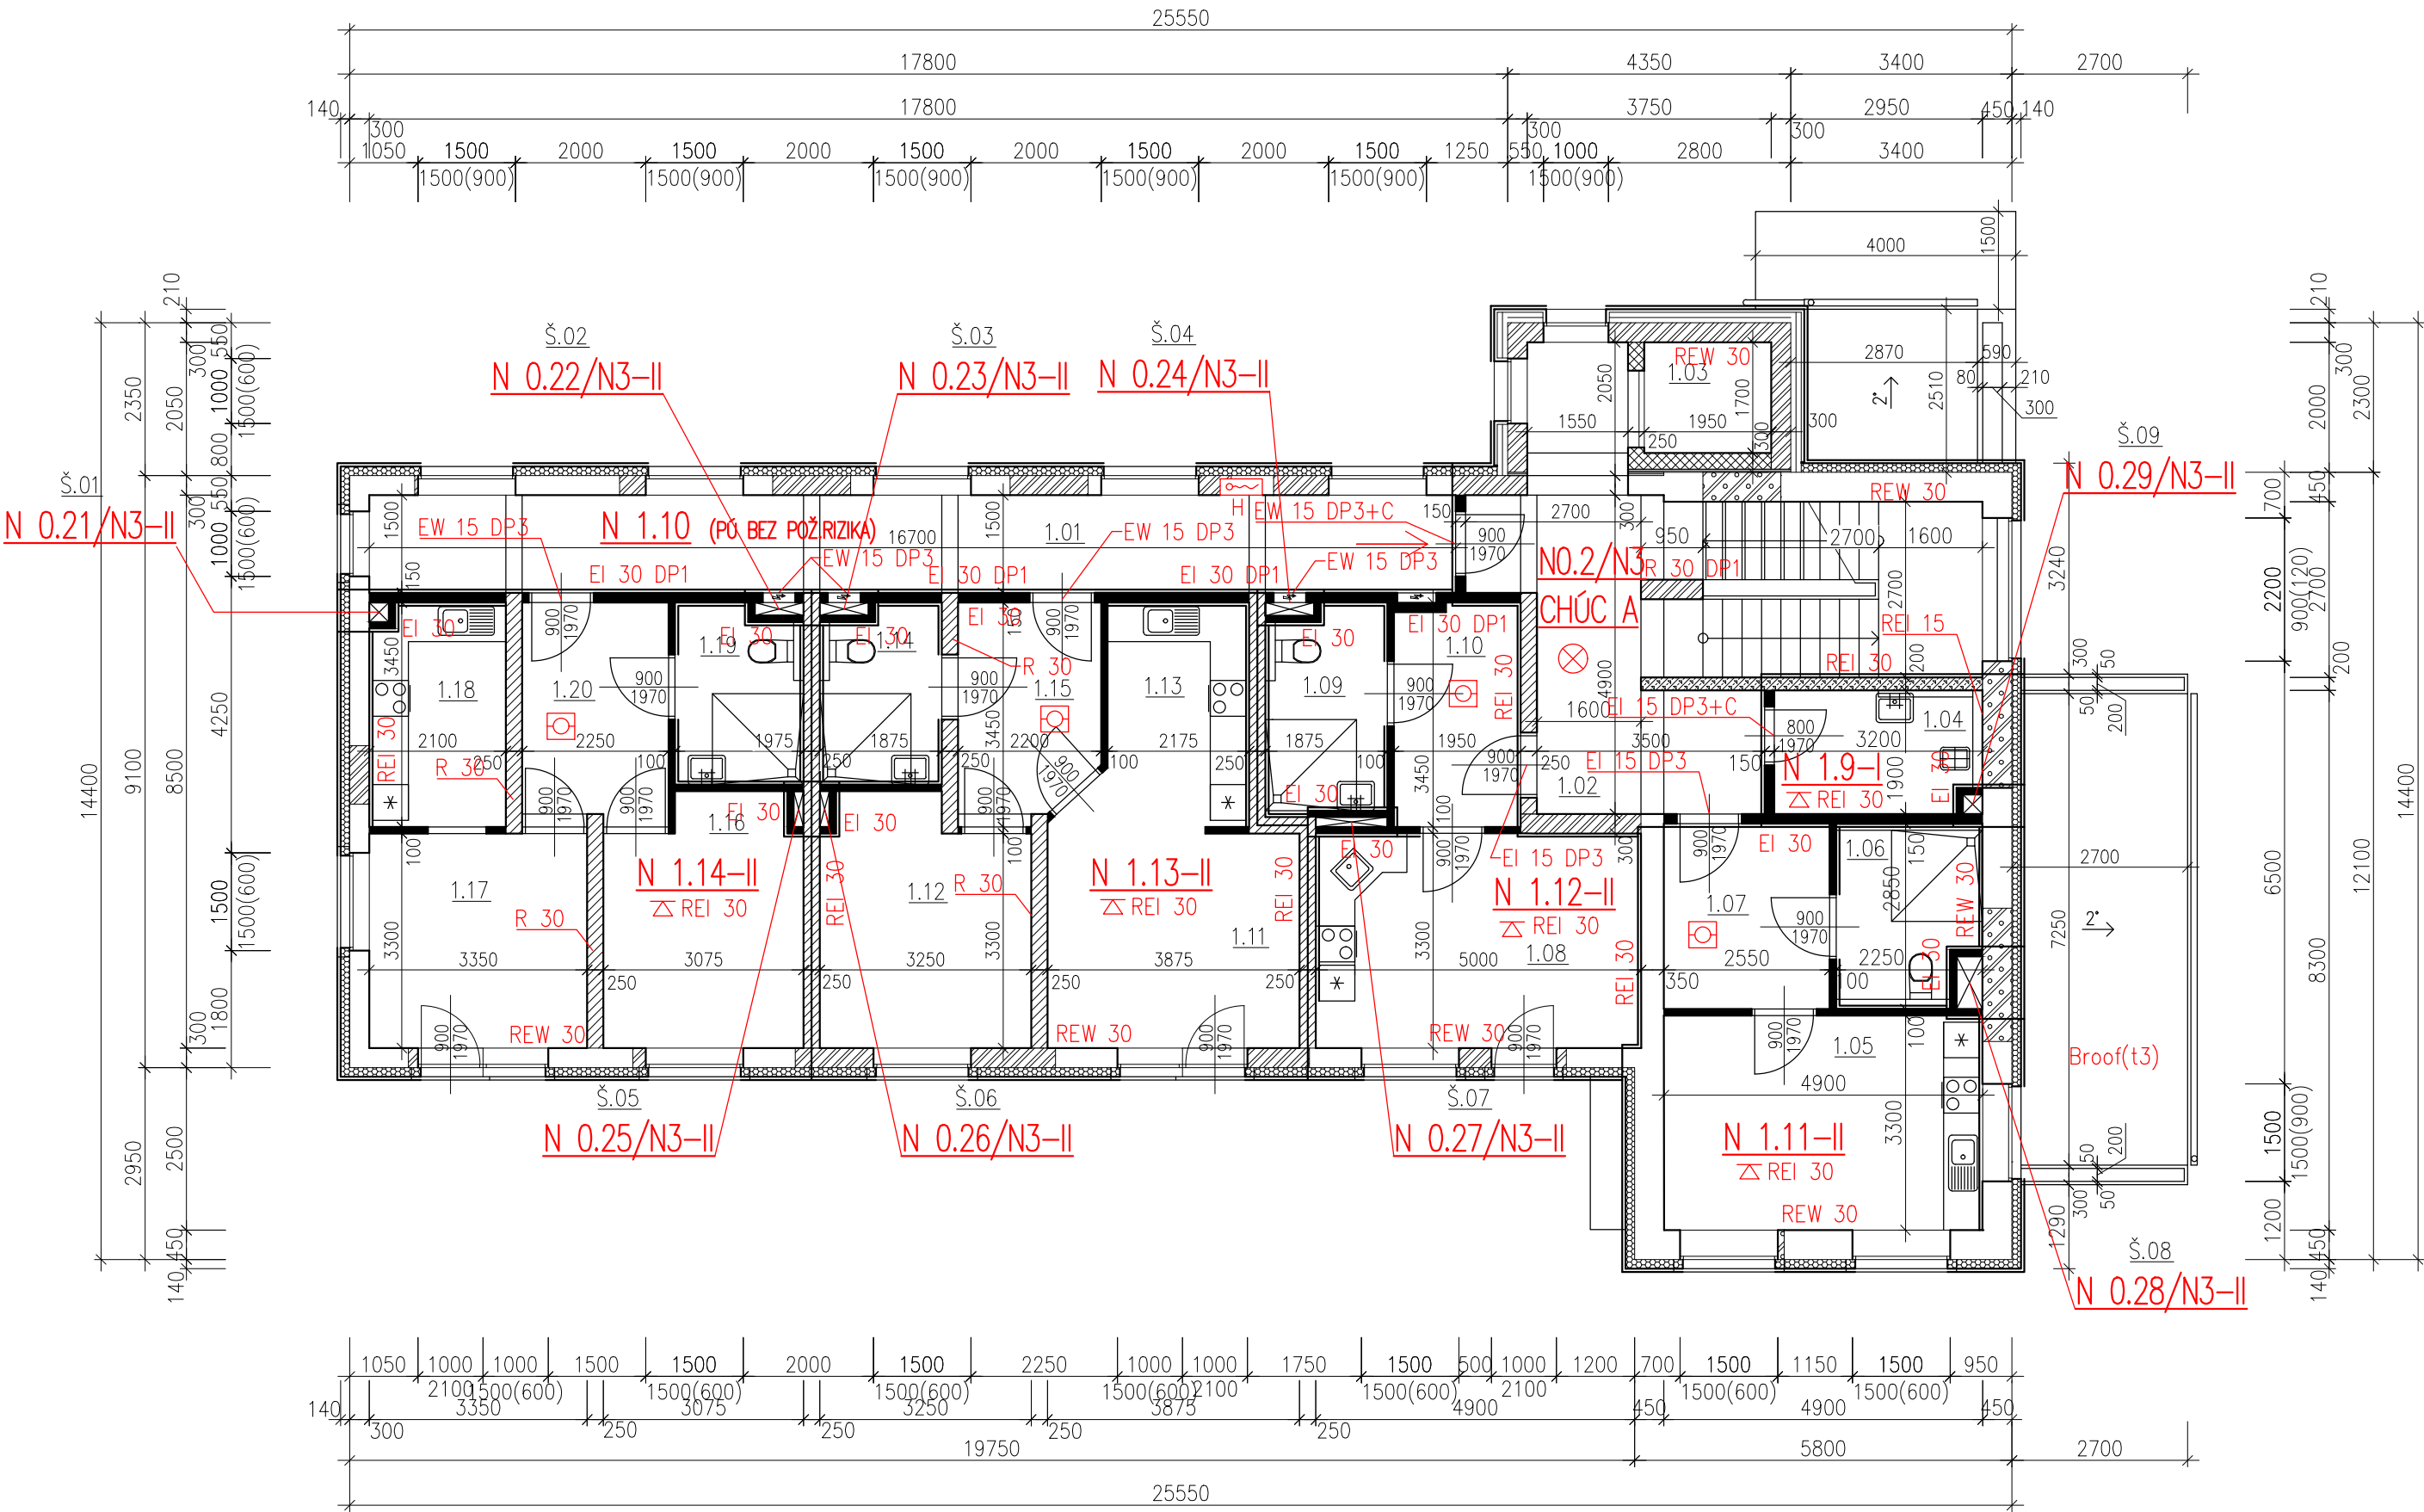

LEGENDA MÍSTNOSTÍ

OZN.	ÚČEL MÍSTNOSTI	PLOCHA m²
1.01	CHODBA	25,46
1.02	SCHODIŠTĚ + CHODBA	31,40
1.03	VÝTAHOVÁ ŠACHTA	3,32
1.04	ÚKLIDOVÁ MÍSTNOST	5,55

BYT Č.4

OZN.	ÚČEL MÍSTNOSTI	PLOCHA m²
1.05	BYT Č.4 – POKOJ S KUCH. KOUTEM	16,16
1.06	BYT Č.4 – KOUPELNA	5,54
1.07	BYT Č.4 – ZÁDVEŘÍ	7,35

BYT Č.5

OZN.	ÚČEL MÍSTNOSTI	PLOCHA m²
1.08	BYT Č.5 – POKOJ S KUCH. KOUTEM	6,81
1.09	BYT Č.5 – KOUPELNA	16,75
1.10	BYT Č.5 – ZÁDVEŘÍ	5,70

BYT Č.6

OZN.	ÚČEL MÍSTNOSTI	PLOCHA m²
1.11	BYT Č.6 – OBÝVACÍ POKOJ	14,12
1.12	BYT Č.6 – LOŽNICE	6,83
1.13	BYT Č.6 – KUCHYNĚ	11,87
1.14	BYT Č.6 – KOUPELNA	7,07
1.15	BYT Č.6 – ZÁDVEŘÍ	5,08

BYT Č.7


OZN.	ÚČEL MÍSTNOSTI	PLOCHA m²
1.16	BYT Č.7 – LOŽNICE	11,36
1.17	BYT Č.7 – OBÝVACÍ POKOJ	11,23
1.18	BYT Č.7 – KUCHYNĚ	7,09
1.19	BYT Č.7 – KOUPELNA	7,71
1.20	BYT Č.7 – ZÁDVEŘÍ	5,23

LEGENDA ZNAČEK

OZN.	DRUH
→	SMĚR ÚNIKU
→	VÝCHOD NA VOLNÉ PROSTRANSTVÍ
▲	PŘENOSNÝ HASÍCÍ PŘÍSTORJ
⊗	NOUZOVÉ OSVĚTLENÍ
⊗	AUTONOMNÍ HLÁSIČ KOUŘE A TEPLA
—	HRANICE POŽÁRNÍHO ÚSEKU
H	VNITŘNÍ HYDRANT 650x650x250 mm

POZNÁMKA

POŽÁDEK NA ZATEPLOVACÍ SYSTÉM:
– UCELENÝ VÝROBEK TŘÍDY B
– INDEX ŠÍŘENÍ PLAMENE is=0 mm.min-1

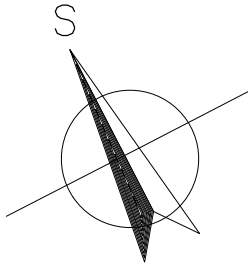

±0,000 = 325,000 m n. m. BPV

HLAVNÍ PROJEKTANT:

ENERGY BENEFIT CENTRE

Energy Benefit Centre a.s.
Křenova 438/3, 162 00 Praha 6
tel.: +420 270 003 300
e-mail: kontakt@energy-benefit.cz
internet: www.energy-benefit.cz

Vypracoval:
Ing. Štefan Hudáček

Zodpovědný projektant:
Ing. Miroslava Kneprůvá

PROJEKT:

Rekonstrukce objektu č.p. 368 ve Stříbrné Skalici na bytový dům

STAVEBNÍK:

Obec Stříbrná Skalice
Sázavská 353, 281 67 Stříbrná Skalice

ČÁST, PROFESE:

POŽÁRNĚ BEZPEČNOSTNÍ ŘEŠENÍ

VÝKRES:

PŮDORYS 1.NP

rozřítka a podpis

Zakázkové číslo: **190160**

Paré:

Datum: **07/2019**

Část: **D.1.3**

Stupeň: **DUR + DSP**

Změna: **00**

Formát: **3 x A4**

Měřítko: **1:100**