


PŮDORYS 3.NP

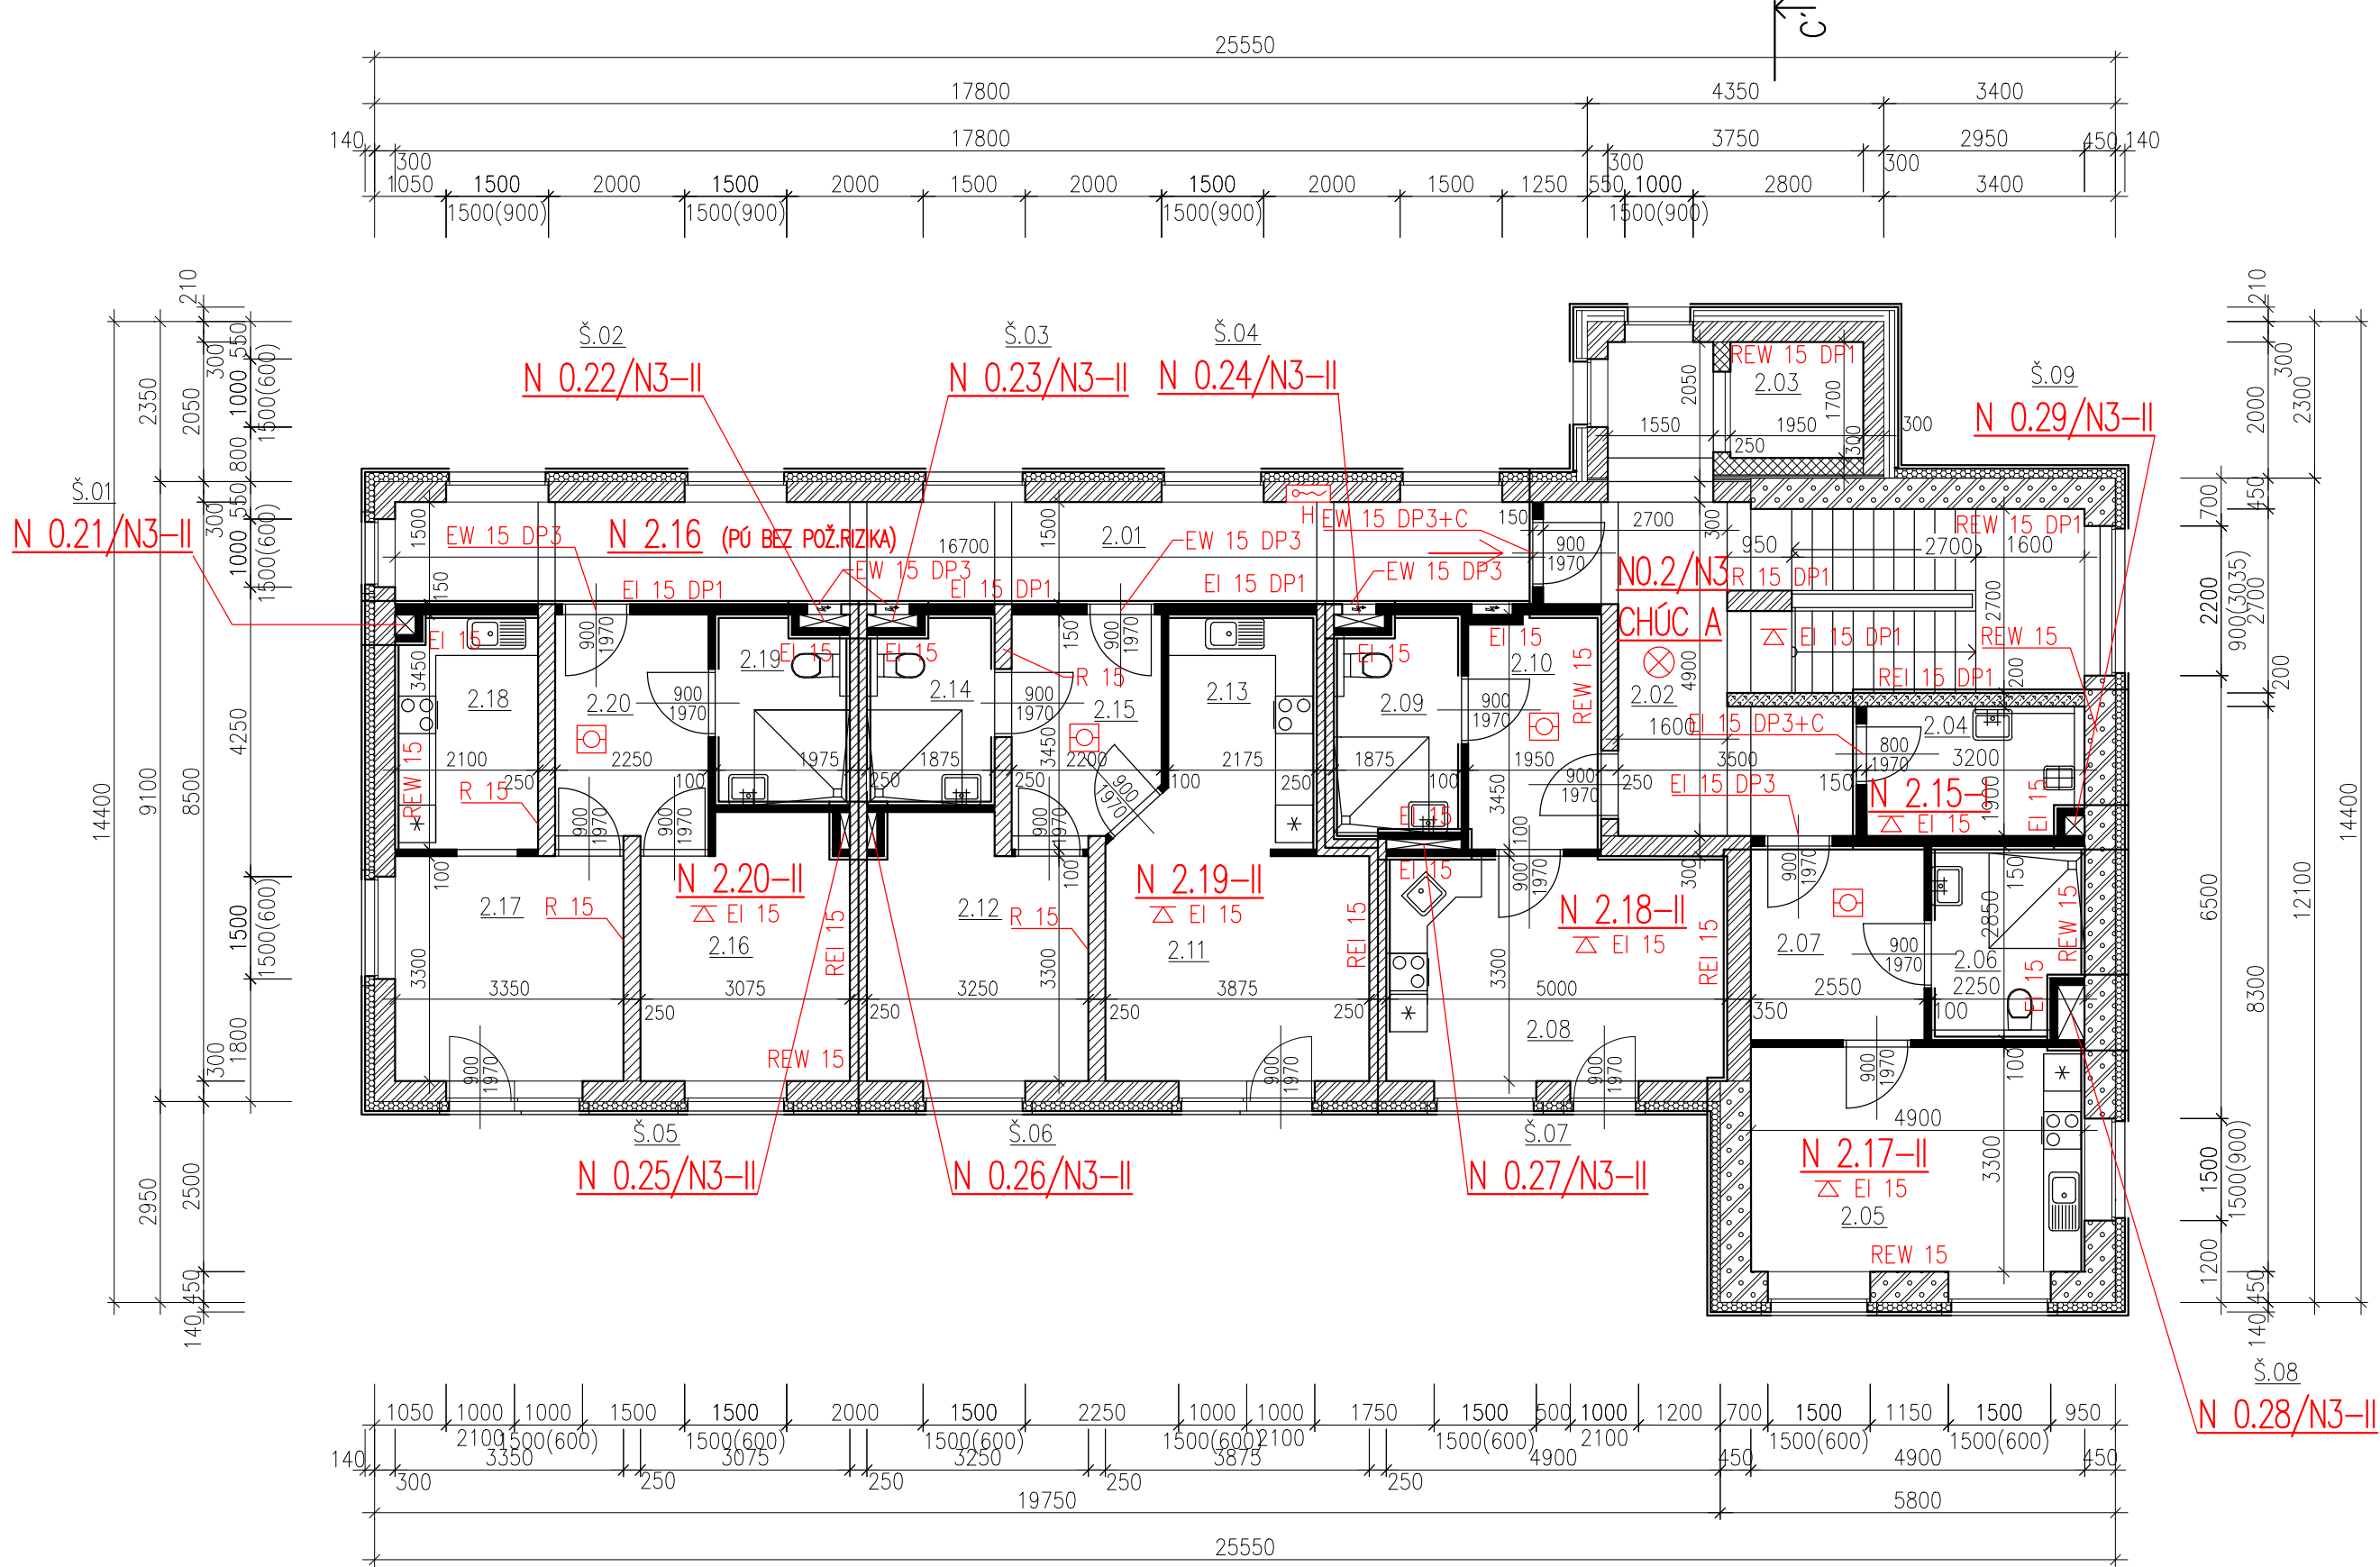

LEGENDA MÍSTNOSTÍ

ZÁZEMÍ

OZN.	ÚČEL MÍSTNOSTI	PLOCHA m ²
2.01	CHODBA	25,46
2.02	SCHODIŠTĚ + CHODBA	31,40
2.03	VÝTAHOVÁ ŠACHTA	3,32
2.04	ÚKLIDOVÁ MÍSTNOST	5,55

BYT Č.8

OZN.	ÚČEL MÍSTNOSTI	PLOCHA m ²
2.05	BYT Č.8 – POKOJ S KUCH. KOUTEM	16,16
2.06	BYT Č.8 – KOUPELNA	5,54
2.07	BYT Č.8 – ZÁDVEŘÍ	7,35

BYT Č.9

OZN.	ÚČEL MÍSTNOSTI	PLOCHA m ²
2.08	BYT Č.9 – POKOJ S KUCH. KOUTEM	6,81
2.09	BYT Č.9 – KOUPELNA	16,75
2.10	BYT Č.9 – ZÁDVEŘÍ	5,70

BYT Č.10

OZN.	ÚČEL MÍSTNOSTI	PLOCHA m ²
2.11	BYT Č.10 – OBÝVACÍ POKOJ	14,12
2.12	BYT Č.10 – LOŽNICE	6,83
2.13	BYT Č.10 – KUCHYNĚ	11,87
2.14	BYT Č.10 – KOUPELNA	7,07
2.15	BYT Č.10 – ZÁDVEŘÍ	5,08

BYT Č.11


OZN.	ÚČEL MÍSTNOSTI	PLOCHA m ²
2.16	BYT Č.11 – LOŽNICE	11,36
2.17	BYT Č.11 – OBÝVACÍ POKOJ	11,23
2.18	BYT Č.11 – KUCHYNĚ	7,09
2.19	BYT Č.11 – KOUPELNA	7,71
2.20	BYT Č.11 – ZÁDVEŘÍ	5,23

LEGENDA ZNAČEK

OZN.	DRUH
→	SMĚR ÚNIKU
→	VÝCHOD NA VOLNÉ PROSTRANSTVÍ
▲	PŘENOSNÝ HASÍCÍ PŘÍSTORJ
⊗	NOUZOVÉ OSVĚTLENÍ
⊠	AUTONOMNÍ HLÁSIČ KOUŘE A TEPLA
—	HRANICE POŽÁRNÍHO ÚSEKU
H	VNITŘNÍ HYDRANT 650x650x250 mm

POZNÁMKA

POŽADAVEK NA ZATEPLOVACÍ SYSTÉM:
– UCELENÝ VÝROBEK TŘÍDY B
– INDEX ŠÍŘENÍ PLAMENE $i_s=0$ mm.min-1

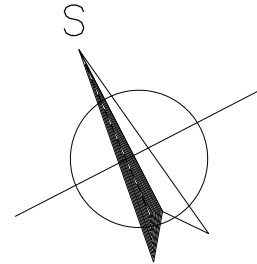

±0,000 = 325,000 m n. m. BPV

HLAVNÍ PROJEKTANT: ENERGY BENEFIT CENTRE		Energy Benefit Centre a.s. Křenova 438/3, 162 00 Praha 6 tel.: +420 270 003 300 e-mail: kontakt@energy-benefit.cz internet: www.energy-benefit.cz	Vypracoval: Ing. Štefan Hudáček Zodpovědný projektant: Ing. Miroslava Kneprová
PROJEKT: Restruktura objektu č.p. 368 ve Stříbrné Skalici na bytový dům			
STAVEBNÍK: Obec Stříbrná Skalice Sázavská 353, 281 67 Stříbrná Skalice			
ČÁST, PROFESÍ: POŽÁRNĚ BEZPEČNOSTNÍ ŘEŠENÍ		Část: D.1.3	Stupeň: DUR + DSP
VÝKRES: PŮDORYS 2.NP		Č.výkr.: 03	Formát: 3 x A4
		Změna: 00	
		Měřítko: 1:100	