


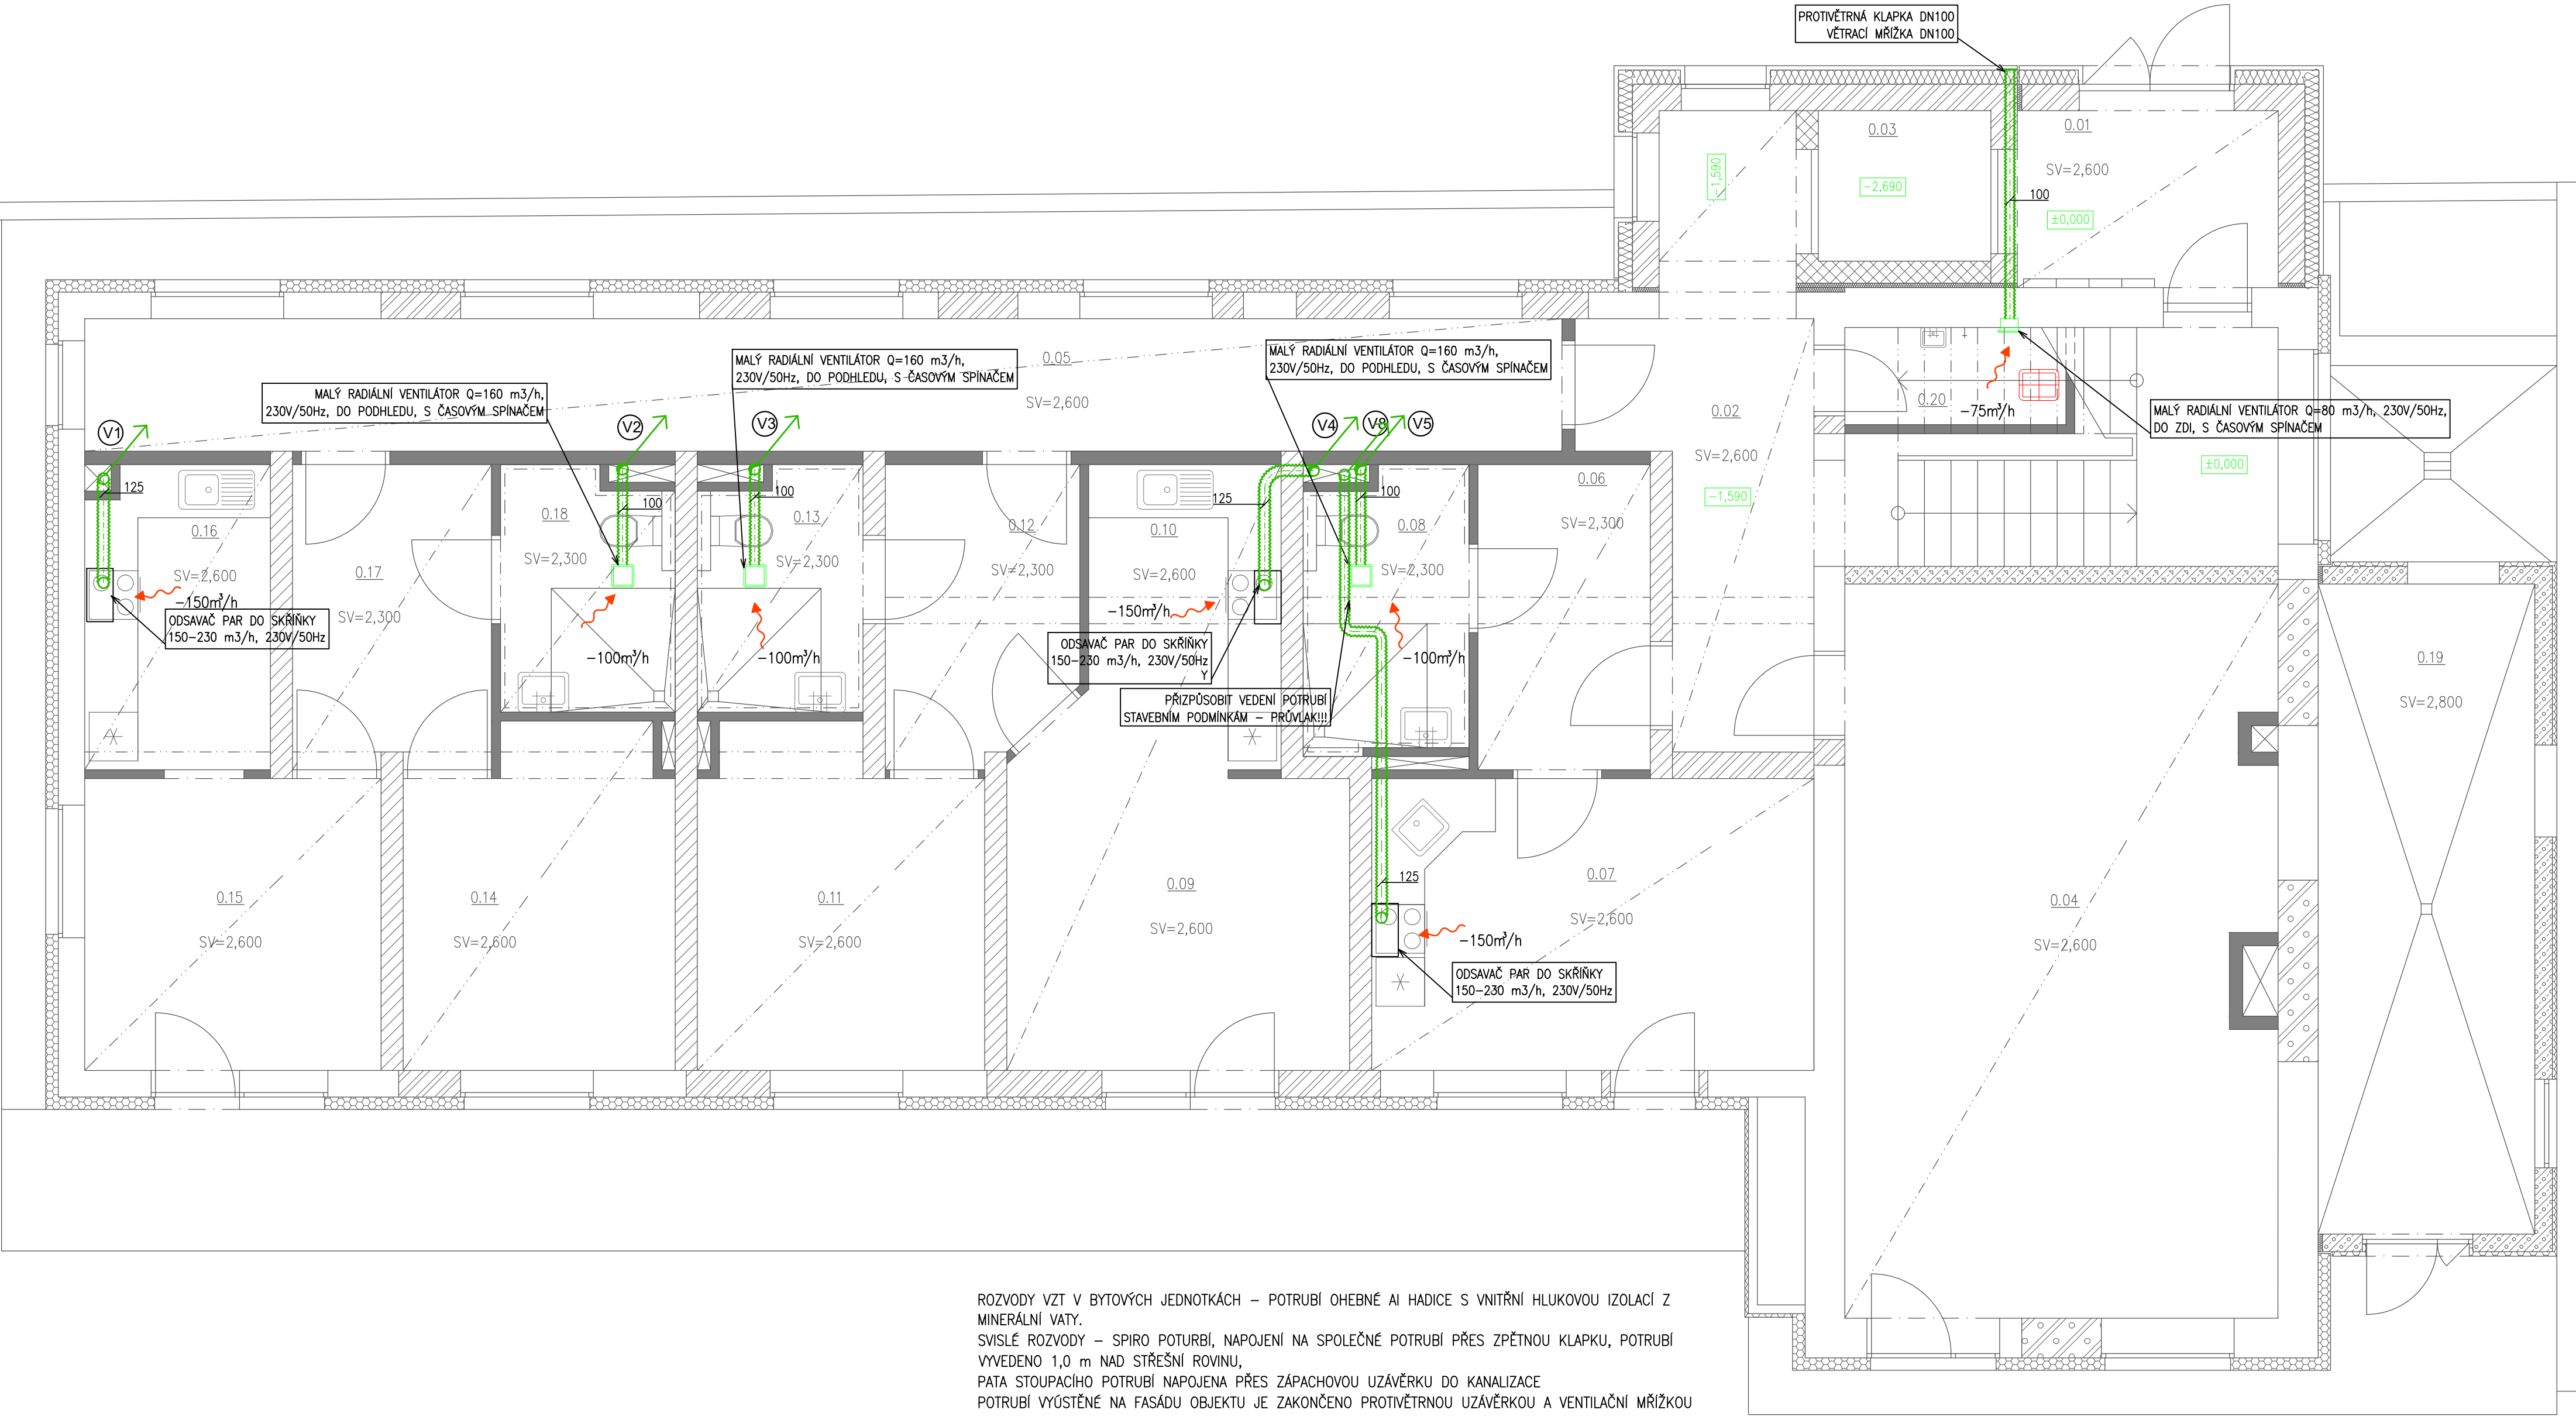

ROZVODY VZT V BYTOVÝCH JEDNOTKÁCH - POTRUBÍ OHEBNÉ AÍ HADICE S VNITŘNÍ HLUKOVOU IZOLACÍ Z MINERÁLNÍ VATY.
SVISLÉ ROZVODY - SPIRO POTURBÍ, NAPOJENÍ NA SPOLEČNÉ POTRUBÍ PŘES ZPĚTNOU Klapku, POTRUBÍ VYVEDENO 1,0 m NAD STŘEŠNÍ ROVINU,
PATA STOUPACÍHO POTRUBÍ NAPOJENA PŘES ZÁPACHOVOU UZÁVĚRKU DO KANALIZACE
POTRUBÍ VÝÚSTĚNÉ NA FASÁDU OBJEKTU JE ZAKONČENO PROTIVĚTRNOU UZÁVĚRKOU A VENTILAČNÍ MŘÍŽKOU

AUTORIZOVANÝ INŽENÝR		VYPRACOVALA		KRESLILA		ING. ZUZANA ŠTASTNÁ VILEMOVCE 37 594 01 LEŘEČ NAD SÁZAVOU +420 774 288 314, zuz100@seznam.cz			
JAROSLAV BĚLOHRADSKÝ		ING. ZUZANA ŠTASTNÁ		ING. ZUZANA ŠTASTNÁ					
INVESTOR OBEC STŘÍBRNÁ SKALICE, SÁZAVSKÁ 323, 281 67 STŘÍBRNÁ SKALICE									
MÍSTO STAVBY PRAŽSKÁ 368, 281 67 STŘÍBRNÁ SKALICE				OKRES PRAHA - VÝCHOD					
NÁZEV AKCE REKONSTRUKCE OBJEKTU Č.P. 368 VE STŘÍBRNÉ SKALICI NA BYTOVÝ DŮM						REVIZE Č.		0	
						DATUM		07/2019	
						ÚČEL		DPS	
						ČÍSLO ZAKÁZKY		092015	
						ARCHIVNÍ ČÍSLO		1915	
NÁZEV VÝKRESU 1.NP - VZDUCHOTECHNIKA						MĚŘÍTKO 1:50		ČÍSLO VÝKRESU D.1.4b 02	