


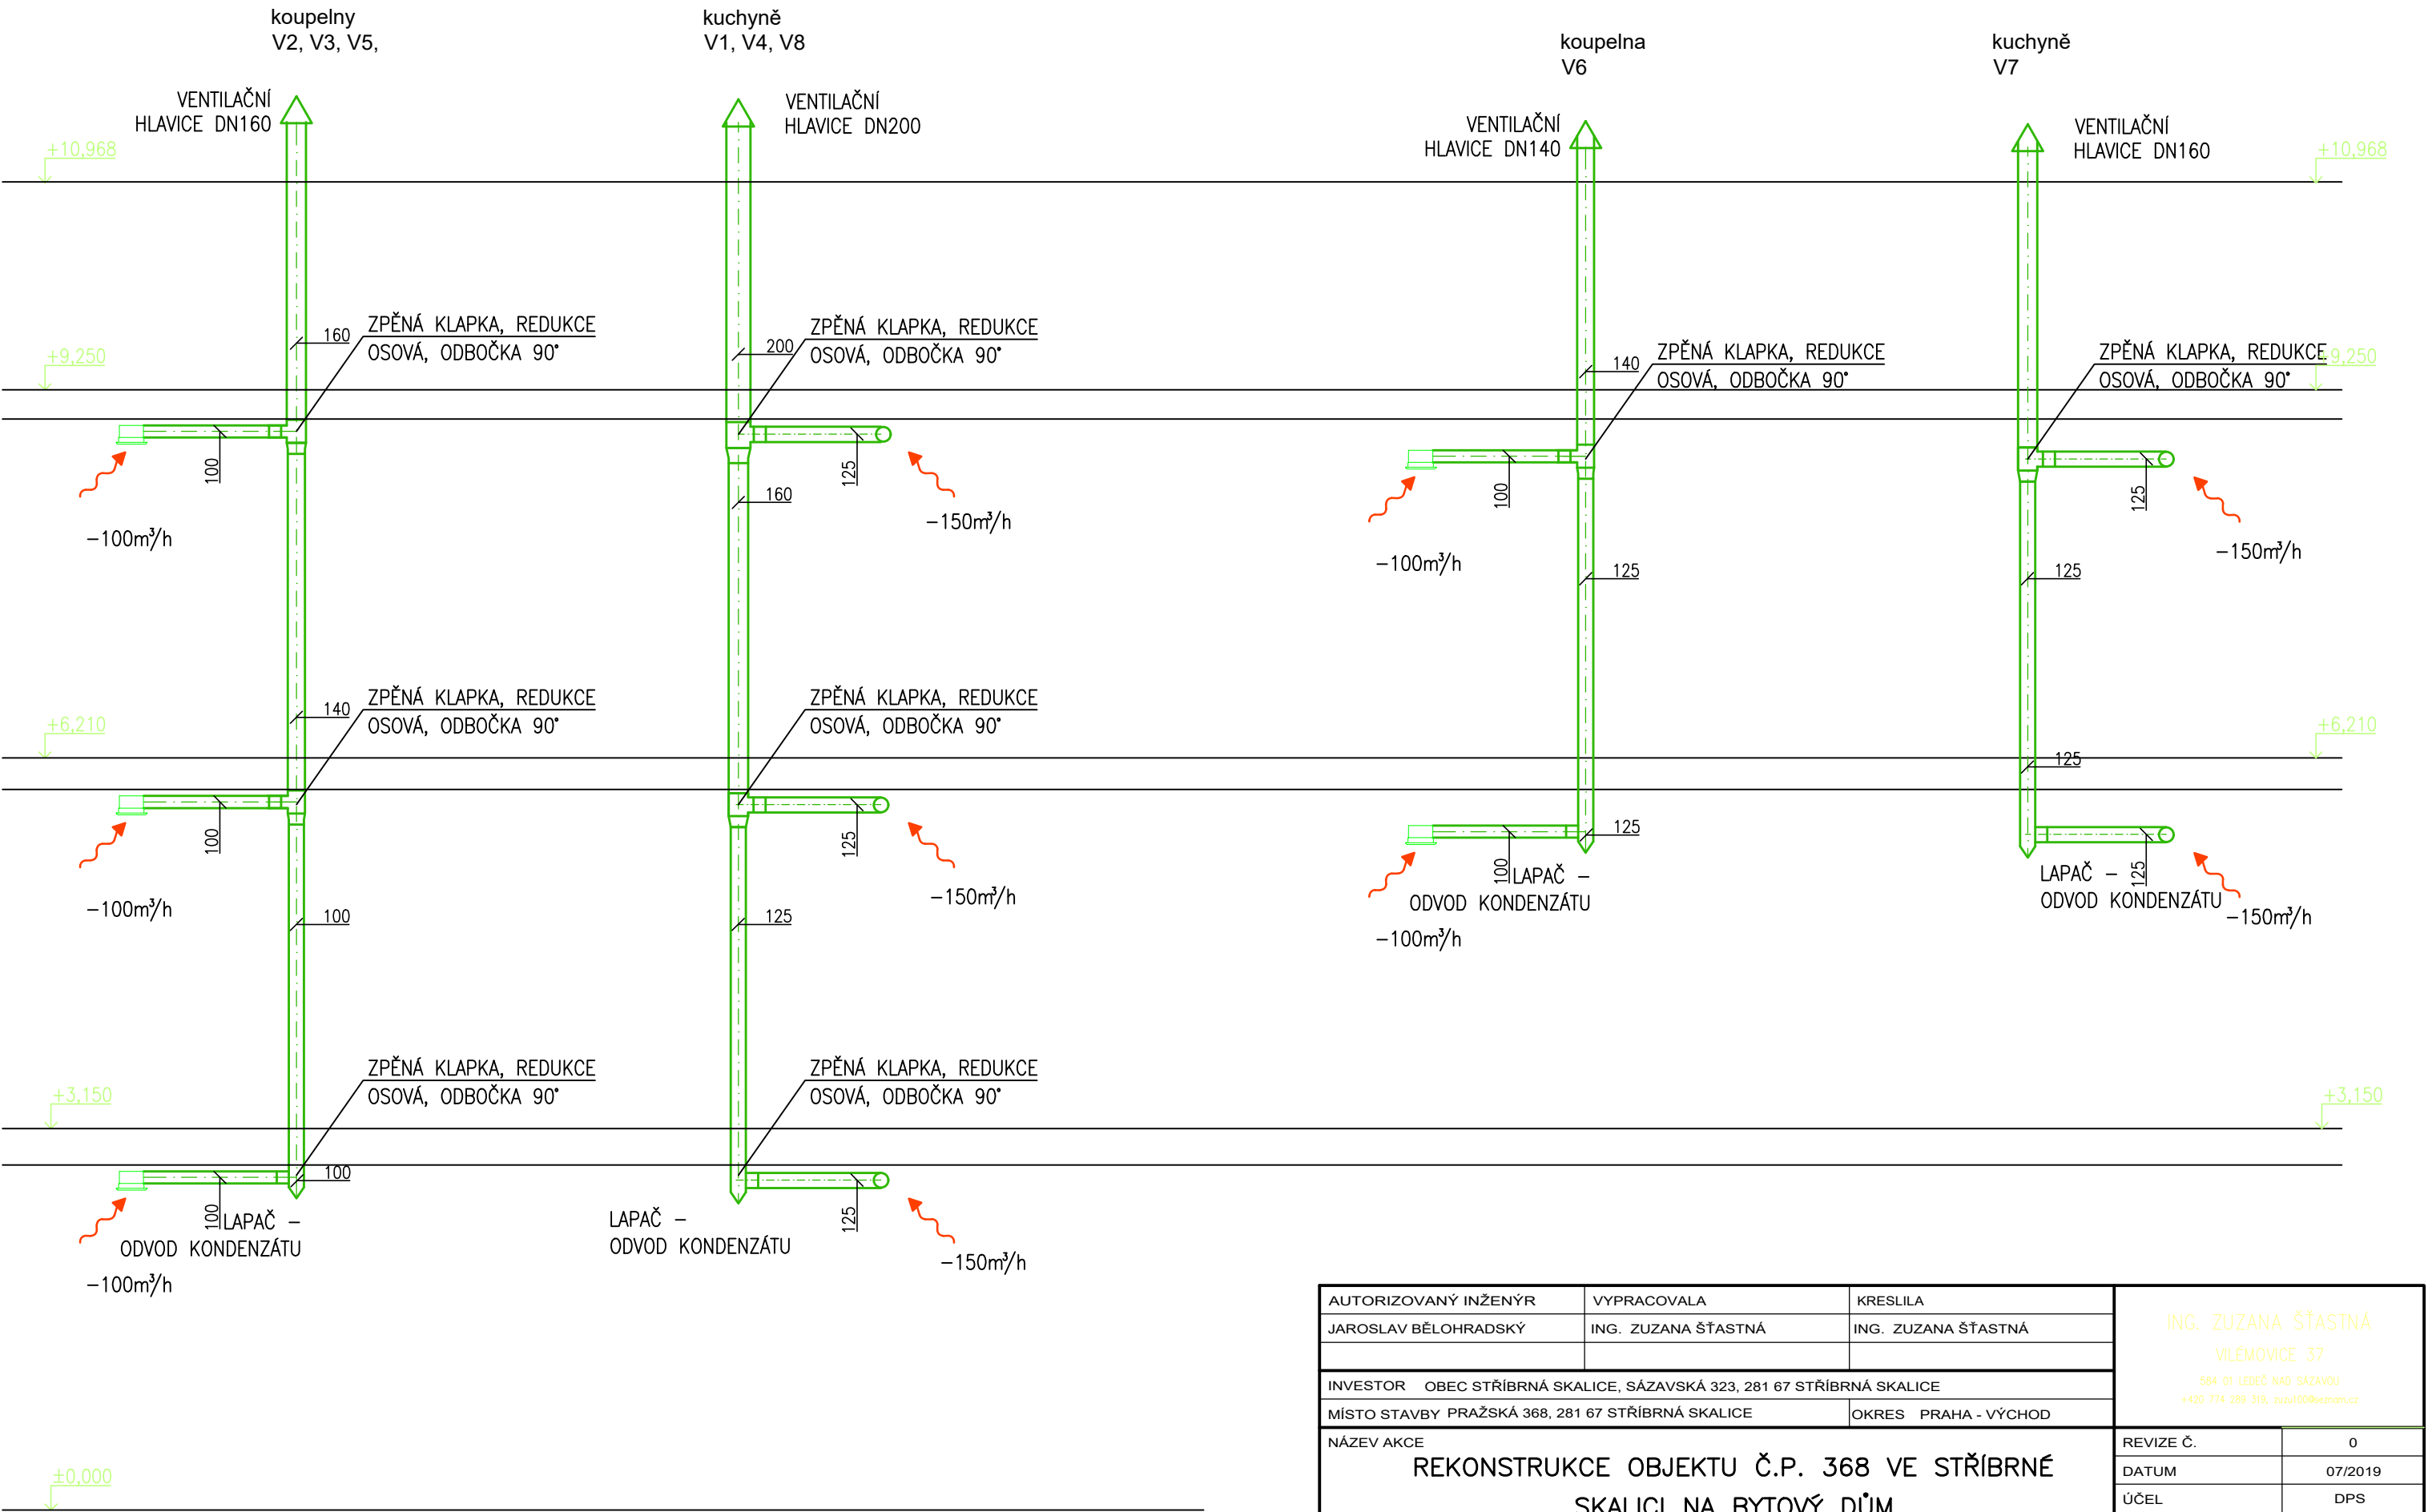

ROZVODY VZT V BYTOVÝCH JEDNOTKÁCH – POTRUBÍ OHEBNÉ AI HADICE S VNITŘNÍ HLUKOVOU IZOLACÍ Z MINERÁLNÍ VATY.
SVISLÉ ROZVODY – SPIRO POTURBÍ, NAPOJENÍ NA SPOLEČNÉ POTRUBÍ PŘES ZPĚTNOU KLAPKU, POTRUBÍ VYVEDENO 1,0 m NAD STŘEŠNÍ ROVINU,
PATA STOUPACÍHO POTRUBÍ NAPOJENA PŘES ZÁPACHOVOU UZÁVĚRKU DO KANALIZACE
POTRUBÍ VYÚSTĚNÉ NA FASÁDU OBJEKTU JE ZAKONČENO PROTIVĚTRNOU UZÁVĚRKOU A VENTILAČNÍ MŘÍŽKOU

AUTORIZOVANÝ INŽENÝR	VYPRACOVALA	KRESLILA	ING. ZUZANA ŠŤASTNÁ VILÉMOVICE 37 584 01 LEDEČ NAD SÁZAVOU +420 774 289 319, zuzu100@seznam.cz	
JAROSLAV BĚLOHRADSKÝ	ING. ZUZANA ŠŤASTNÁ	ING. ZUZANA ŠŤASTNÁ		
INVESTOR OBEC STŘÍBRNÁ SKALICE, SÁZAVSKÁ 323, 281 67 STŘÍBRNÁ SKALICE				
MÍSTO STAVBY PRAŽSKÁ 368, 281 67 STŘÍBRNÁ SKALICE		OKRES PRAHA - VÝCHOD		
NÁZEV AKCE REKONSTRUKCE OBJEKTU Č.P. 368 VE STŘÍBRNÉ SKALICI NA BYTOVÝ DŮM			REVIZE Č.	0
			DATUM	07/2019
			ÚČEL	DPS
			ČÍSLO ZAKÁZKY	092015
			ARCHIVNÍ ČÍSLO	1915
NÁZEV VÝKRESU ŘEZ VZDUCHOTECHNICKÝM POTRUBÍM			MĚŘÍTKO 1:50	ČÍSLO VÝKRESU D.1.4b 05