


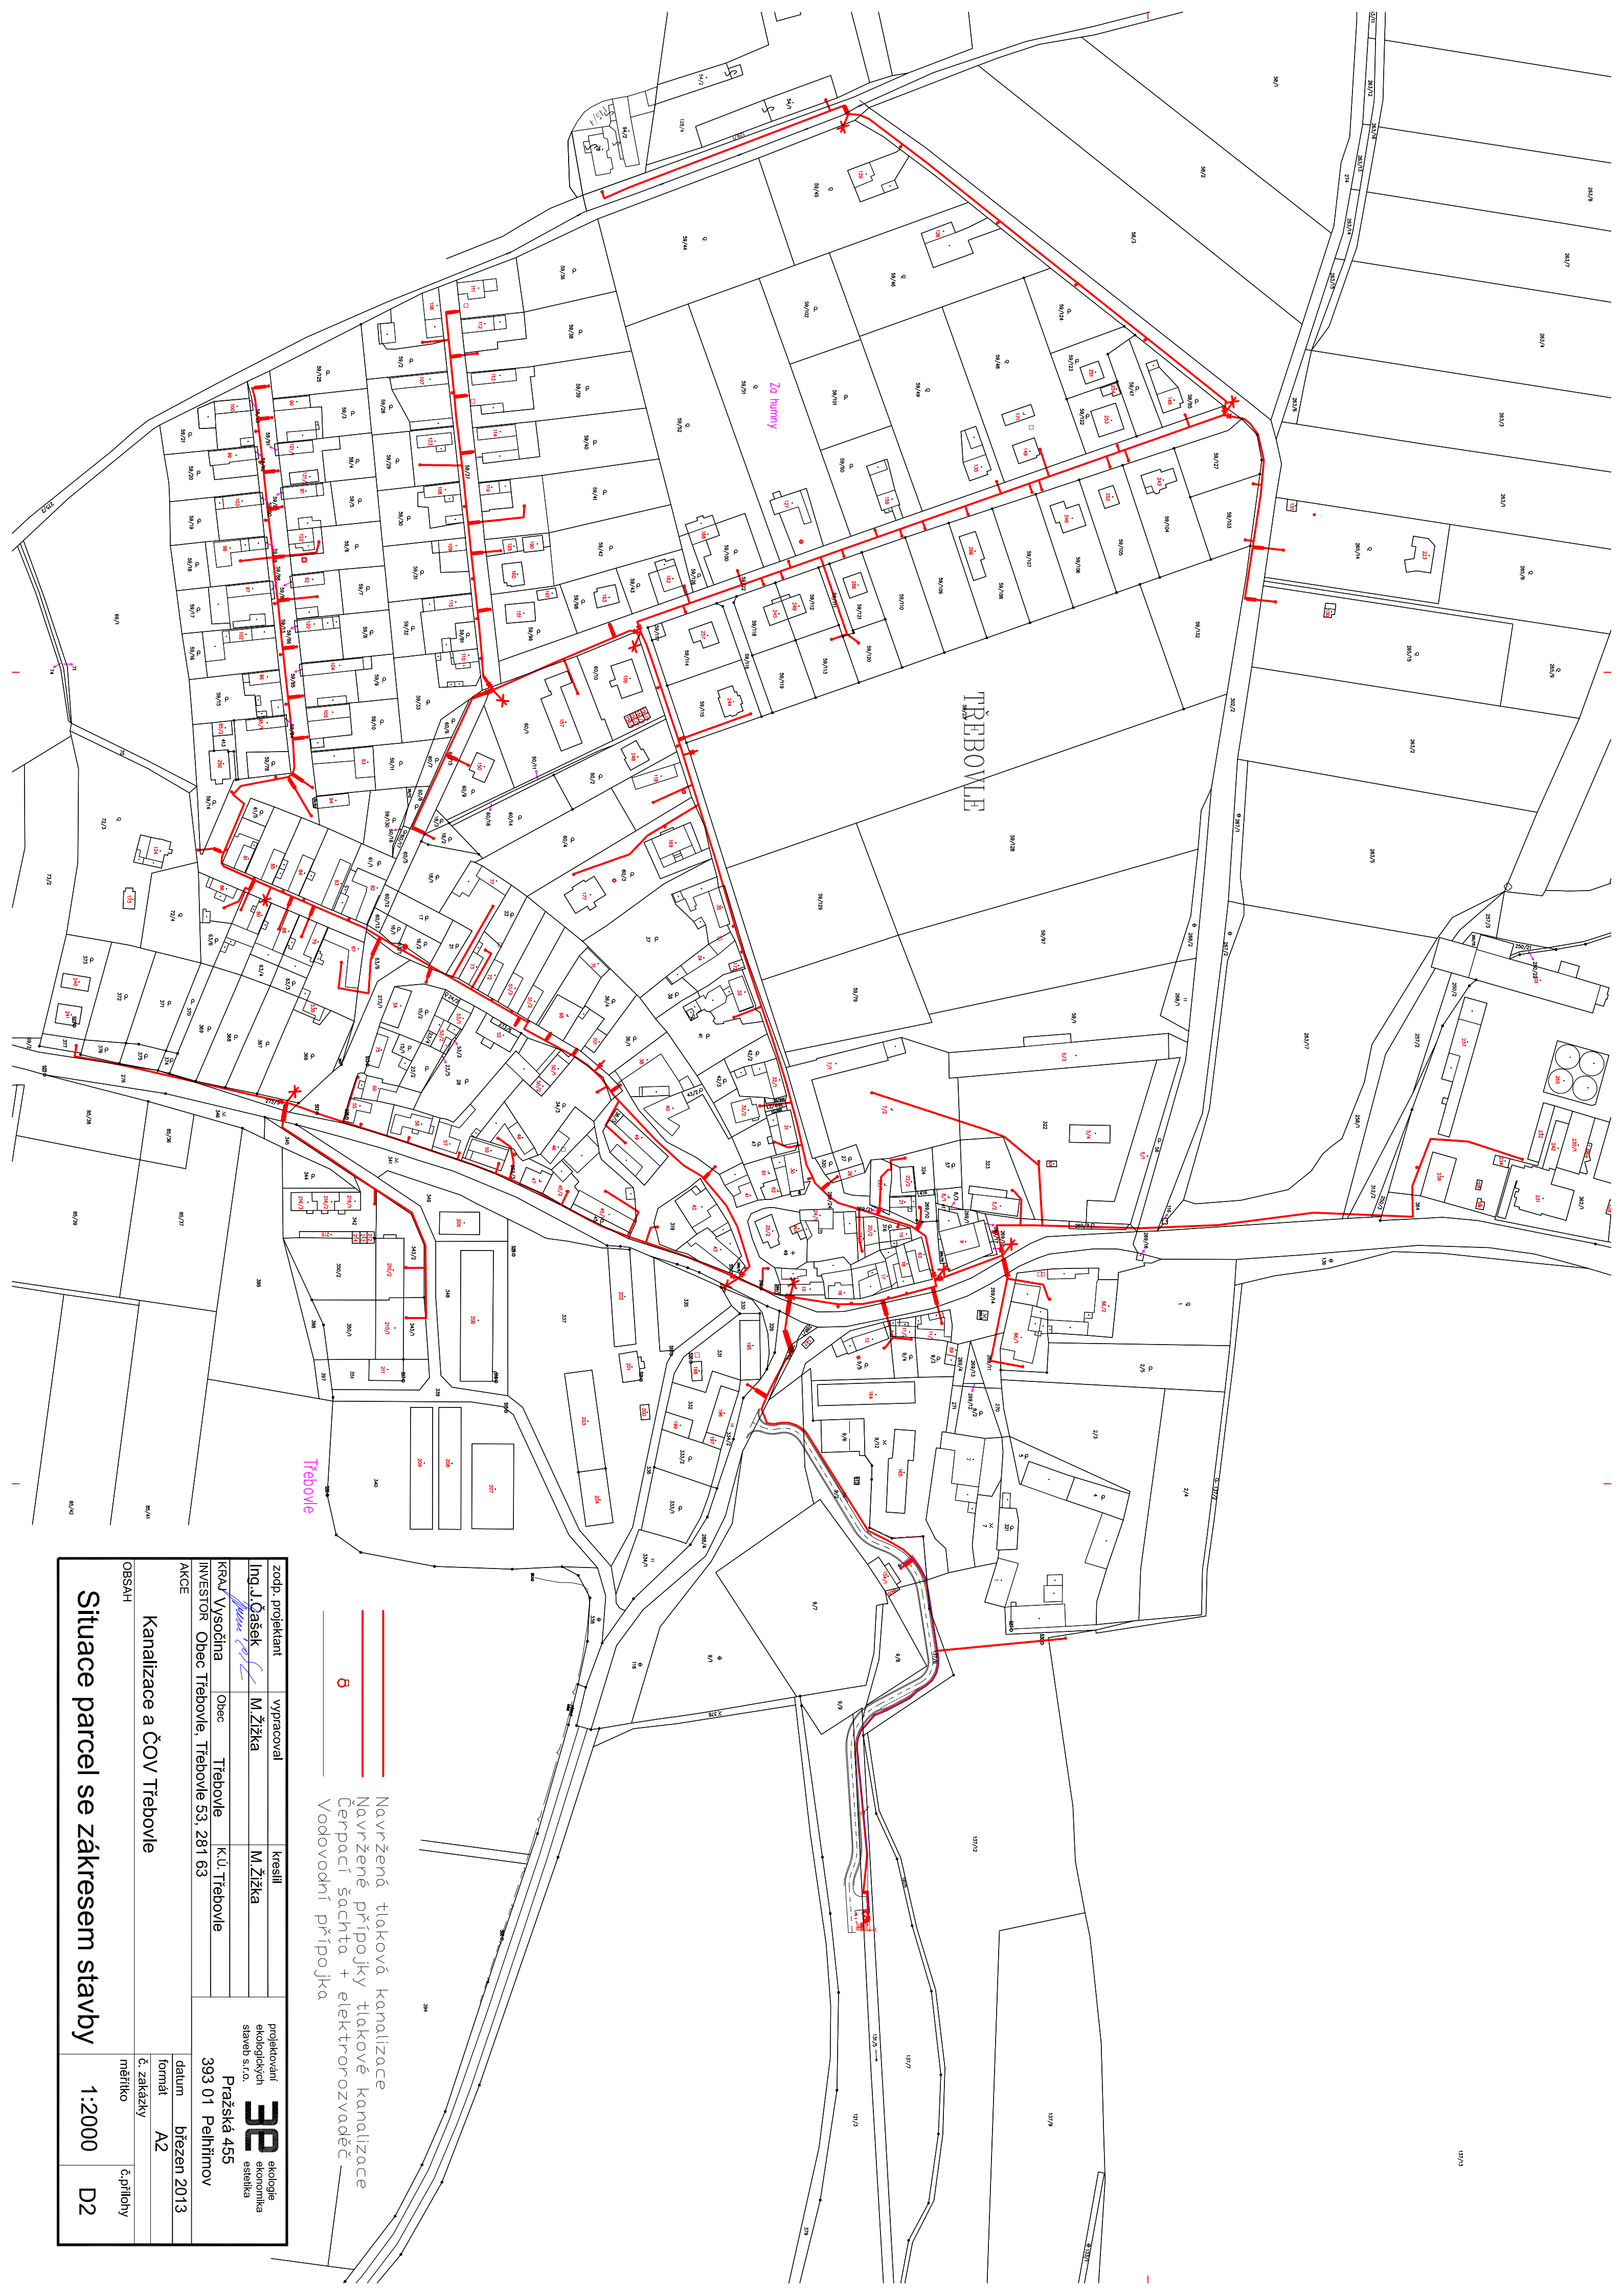

Navržená tlaková kanalizace
Navržené přípočky tlakové kanalizace
Čerpací šachta + elektrovodněč
Vodovodní přípojka

zodp. projektant	vyracoval	kreslil	 projektování ekologických staveb s.r.o.
Ing. J. Čášek	M. Žižka	M. Žižka	
<i>Ing. J. Čášek</i>			
KRAJ Vysočina	Obec Třebovle	K.Ú. Třebovle	
INVESTOR	Obec Třebovle, Třebovle 53, 281 63		
AKCE	datum březen 2013 formát A2 č. zakázky měřítko 1:2000 č. přílohy		
OBSAH			
Kanalizace a ČOV Třebovle			
Situace parcel se zákresem stavby			
D2			