


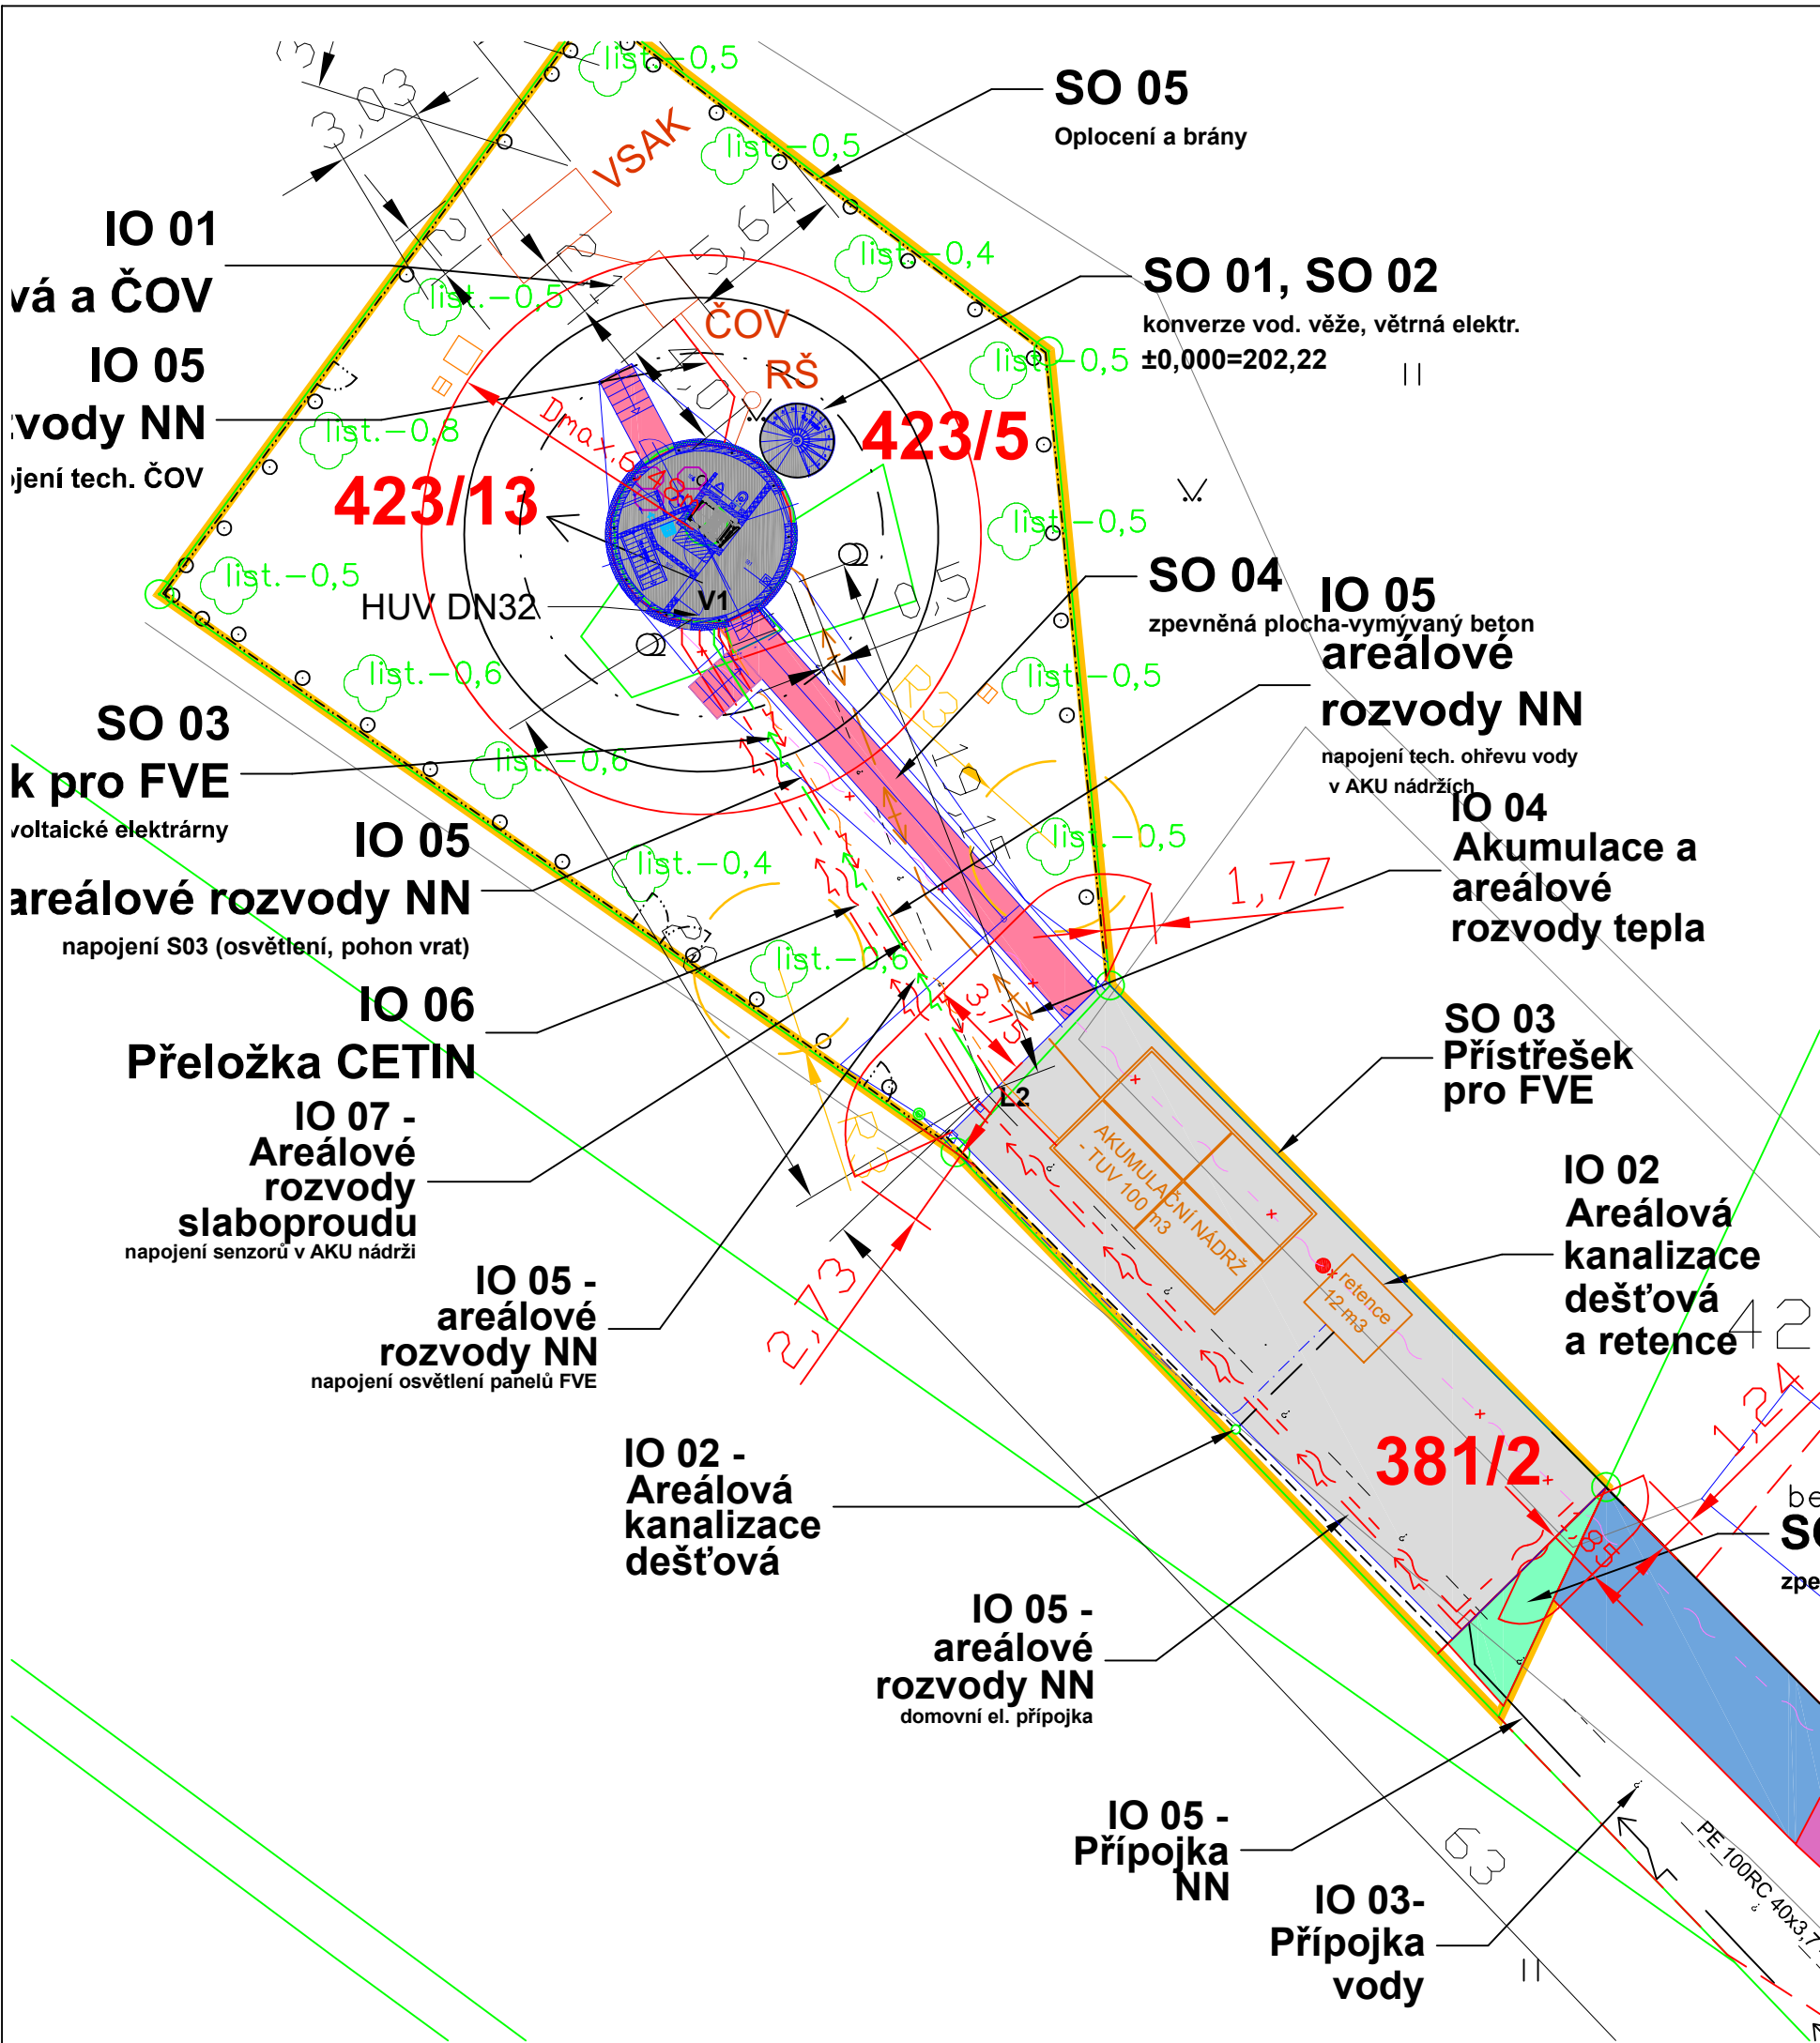

BILANCE POZEMKU

Parcely ve vlastnictví investora:
381/2: 215 m²
423/5: 722 m²
423/13: 34 m²
Celkem: 971 m²

Zastavěná plocha:
SO 01-Vodohod: 126,7 m²
SO 02-Přístřešek: 191 m²
SO 03-Zpevněné plochy: 40 m²
Celková zastavěnost: 317,7 m²
(bez zpevněných ploch)

Procento zastavěnosti: 32,72%

LEGENDA

- hranice dotčených parcel 318/2, 423/5, 423/13
- SO 01 - Výstavba větrné elektrárny
- SO 02 - Konverze vodárenské věže
- SO 03 - přístřešek pro FVE
- SO 04 - zpevněná plocha-silniční beton (vymývaný beton)
- nová soukromá zpevněná plocha - štěrkok (SO 04)
- nová veřejná komunikace - výhled (není součástí PD)
- stávající veřejná komunikace - štěrk
- stávající veřejná komunikace - asfalt
- SO 05 Oplocení a brány
- stávající vodo DN 80 PVC (+ přípojky) - SmVaK
- stávající nadzemní přípojka NN ČEZ distribuce
- stávající nadzemní přípojka CETIN
- zrušená část nadzemní přípojky CETIN
- stávající vedení plynu SLT GasNet
- vodovodní přípojka DN32 - IO 03 - SAMOSTATNÁ PD
- poddzemní přípojka NN včetně protlaku - IO 05 - SAMOSTATNÁ PD
- nové podzemní areálové rozvody NN - IO 05
- nové podzemní areálové rozvody - SO 03 (Technologie fotovoltaické elektrárny)
- přeložka CETIN - IO 06
- areálové rozvody slaboproudu - IO 07
- akumulace a areálové rozvody tepla - IO 04
- areálová kanalizace dešťová a retenční 12m³ - IO 02
- areálová kanalizace splašková a ČOV - IO 01 -SAMOSTATNÁ PD
- strom včetně ochranného pásma 3,0m

	ZODP. PROJEKTANT	VYPRACOVAL	KONTROLOVAL	PPSKANIA PPS Kania s.r.o. Jihlavská 605/1A, 790 00 tel : 602 265 282 , fax : 602 265 282 e-mail : projekt@pps-kania.cz	
	Žerdík Karel	Ing. HAŠKOVEC JIM	Jan Kania		
					
	KATASTRÁLNÍ ÚZEMÍ, PARC.Č. : Pudlov (736716)				
MÍSTO STAVBY : parcela č. 423/13, 423/5, 381/2			ARCHIV		
STAVEBNÍK / OBJEDNATEL : Ing. Vladimír Cigánek, Ročníková 180, 735 51 Bohumín Pudlov			STUPEŇ DPS		
NÁZEV AKCE : Konverze Vodárenské věže - výstavba větrné elektrárny Bohumín - Pudlov, parc. č. 423/13, 423/5, 381/2. k.ú. Pudlov			DATUM ÚNOR 2024		PARÉ
			Č. ZAKÁZKY 01/24		
			MĚŘÍTKO 1 : 50		
OBJEKT : SO 02 - KONVERZE VODÁRENSKÉ VĚŽE					
ČÁST : D.2.3.1 - TECHNOLOGIE FOTOVOLTAICKÉ ELEKTRÁRNY					
OBSAH : Koordinační situace stavby			ARCHIVNÍ ČÍSLO : PPS- 01/24-D.2.3.1.		Č.V. FVE_9