
 


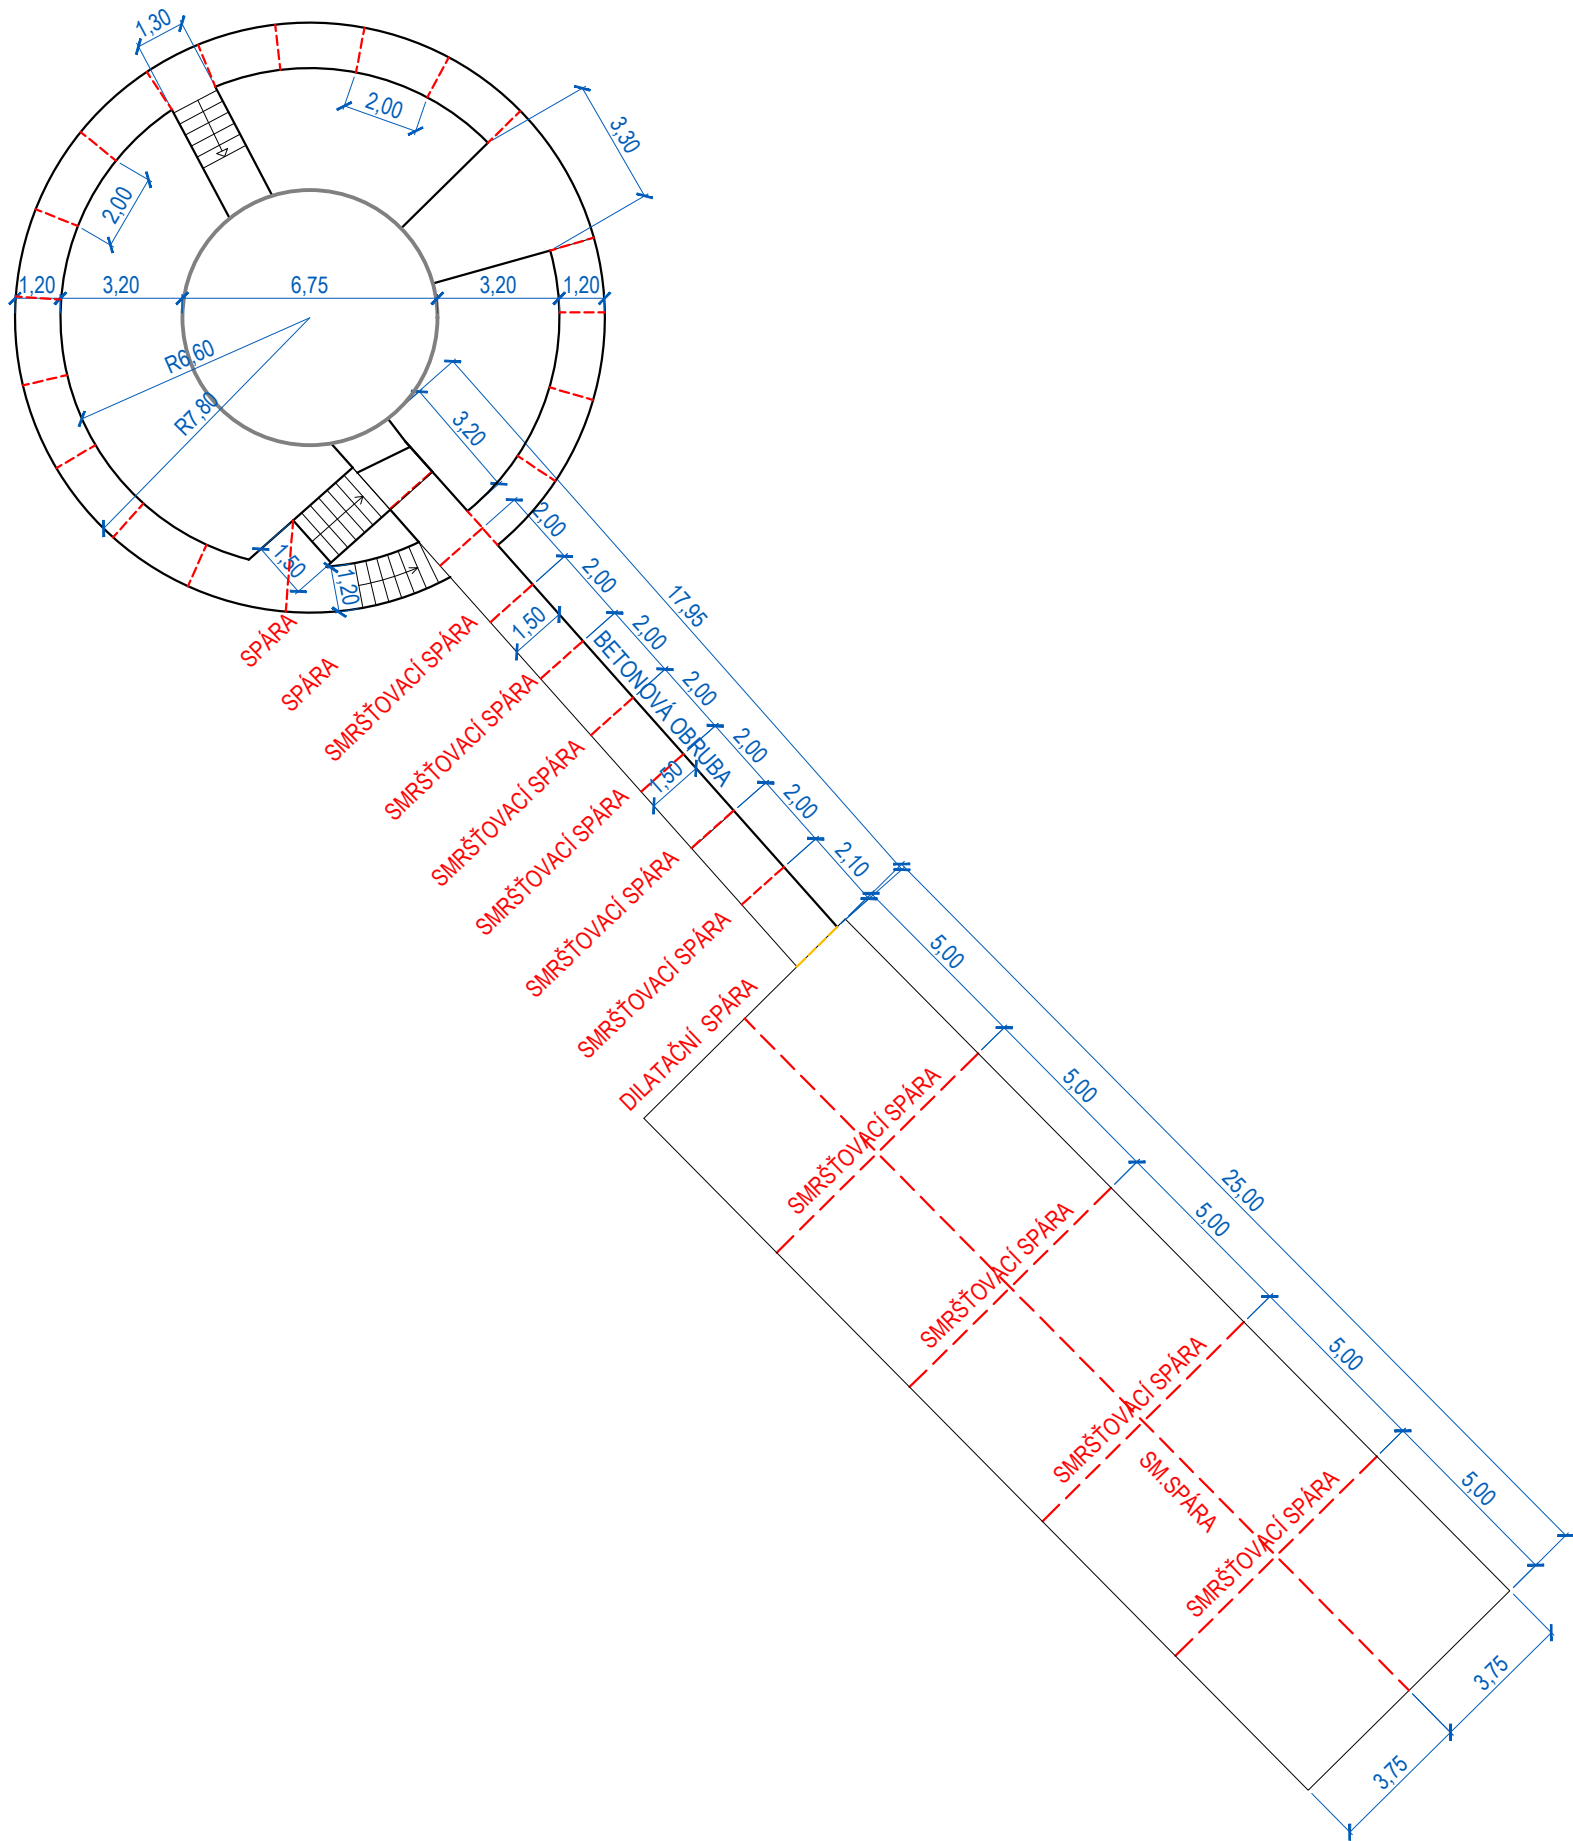

POZNÁMKA: SMRŠŤOVACÍ SPÁRY OPATŘENY KLUZNÝMI TRNY á 500 mm.



	ZODP. PROJEKTANT	VYPRACOVAL	KONTROLOVAL	PPSKANIA PPS Kania s.r.o., Nivnická 665/10, 709 00 tel : 596 245 252 , fax : 596 245 262 e-mail : projekce@pps-kania.cz	
	Petr Kohout	Petr Kohout	Jan Kania		
					
	KATASTRÁLNÍ ÚZEMÍ, PARC.Č. : Pudlov (736716)			ARCHÍV	
	MÍSTO STAVBY : parcela č. 423/13, 423/5, 381/2			STUPEŇ DPS	
STAVEBNÍK / OBJEDNATEL : Ing. Vladimír Cigánek, Rolnická 180, 735 51 Bohumín Pudlov					
NÁZEV AKCE : Konverze Vodárenské věže - výstavba větrné elektrárny Bohumín - Pudlov, parc. č. 423/13, 423/5, 381/2. k.ú. Pudlov				DATUM ÚNOR 2024	PARÉ
				Č. ZAKÁZKY 01/24	
				OBJEKT : SO 04 - AREÁLOVÉ KOMUNIKACE A ZPEVNĚNÉ PLOCHY	MĚŘÍTKO 1 : 200
ČÁST : D.1.4 - ARCHITEKTONICKO-STAVEBNÍ ŘEŠENÍ					
OBSAH : SITUACE VYTYČOVACÍ				ARCHÍVNÍ ČÍSLO : PPS- 01/24-D.1.4.b	Č.v. 06