


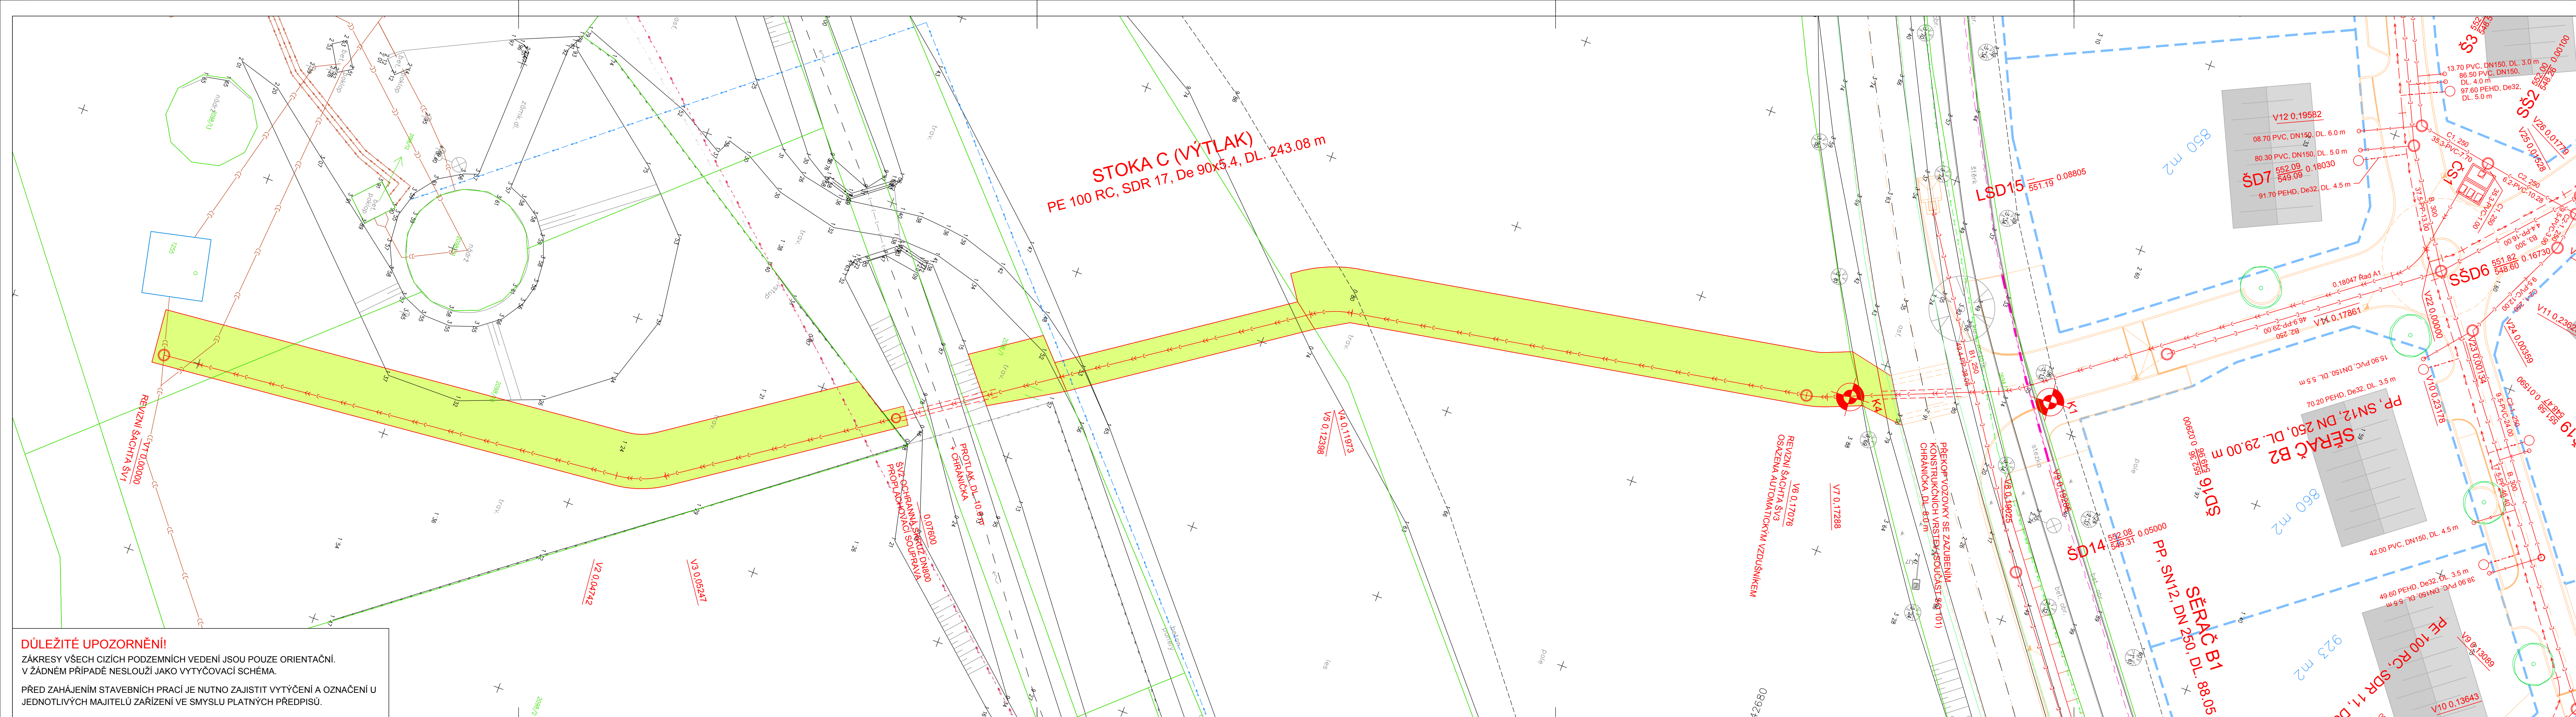

LEGENDA STÁVAJÍCÍCH SÍTÍ:

- JEDNOTNÁ KANALIZACE VE SPRÁVĚ ČEVAK, a.s., Č. BUDĚJOVICE
- VODOVOD VE SPRÁVĚ ČEVAK, a.s., Č. BUDĚJOVICE
- STŘEDOTLAKÝ PLYNOVOD VE SPRÁVĚ E-ON ČR, s.r.o., Č. BUDĚJOVICE
- PODZEMNÍ VEDENÍ VN VE SPRÁVĚ E-ON ČR, s.r.o., Č. BUDĚJOVICE
- NADZEMNÍ VEDENÍ VN VE SPRÁVĚ E-ON ČR, s.r.o., Č. BUDĚJOVICE
- PODZEMNÍ VEDENÍ NN VE SPRÁVĚ E-ON ČR, s.r.o., Č. BUDĚJOVICE
- SDĚLOVACÍ KABELY VE SPRÁVĚ CETIN, a.s., PRAHA

SILOVÉ KABELY VO VE SPRÁVĚ MĚSTA ŽIROVNICE NEJSOU ZAKRESLENY, JSOU VEDENY V SOUBĚHU S KABEL. VEDENÍM FIRMY E-ON a.s.

LEGENDA NOVÝCH SÍTÍ:

- NOVÝ VODOVOD (SO 301)
- NOVÉ VODOVODNÍ PŘÍPOJKY (SO 304)
- NOVÁ DEŠŤOVÁ KANALIZACE (SO 302)
- NOVÉ PŘÍPOJKY DEŠŤOVÉ KANALIZACE (SO 304)
- NOVÁ SPLAŠKOVÁ KANALIZACE (SO 303)
- NOVÝ VÁTŁAK SPLAŠKOVÉ KANALIZACE (SO 303)
- NOVÉ PŘÍPOJKY SPLAŠKOVÉ KANALIZACE (SO 304)

Souřadnicový systém s-JTSK.
Výškový systém Bpv.

SO 301, 302, 303 a 304

HIP :	VP :	WAY project s. r. o. Jindřichův Hradec, Jarošovská 1126/II tel.: 384 321 494, 384 327 505 email: wayproject@wayproject.cz		
Projektant : Richard Šindelář	Kontroloval : Josef Sedivý	Zodp. projektant : Ing. Zdeněk Hejtmán		
Stavebník : Město Žirovnice	Č. zakázky : 1049	Paré č.:		
Obec : Žirovnice	Datum : 06/2020			
Stavba : Žirovnice - ZTV Starý dvůr	Formát : 6 A4			
	Měřítko : 1 : 250			
Příloha : Situace stavby, 3. část	Stupeň : PDPS			
	Číslo arch. : 32/18	Číslo přílohy : D.1.3.4 a3		

DŮLEŽITÉ UPOZORNĚNÍ!
ZÁKRESY VŠECH CIZÍCH PODZEMNÍCH VEDENÍ JSOU POUZE ORIENTAČNÍ.
V ŽÁDNÉM PŘÍPADĚ NESLOUŽÍ JAKO VYTÝČOVACÍ SCHEMA.

PŘED ZAHÁJENÍM STAVEBNÍCH PRACÍ JE NUTNO ZAJISTIT VYTÝČENÍ A OZNAČENÍ U
JEDNOTLIVÝCH MAJITELŮ ZAŘÍZENÍ VE SMYSLU PLATNÝCH PŘEDPISŮ.