


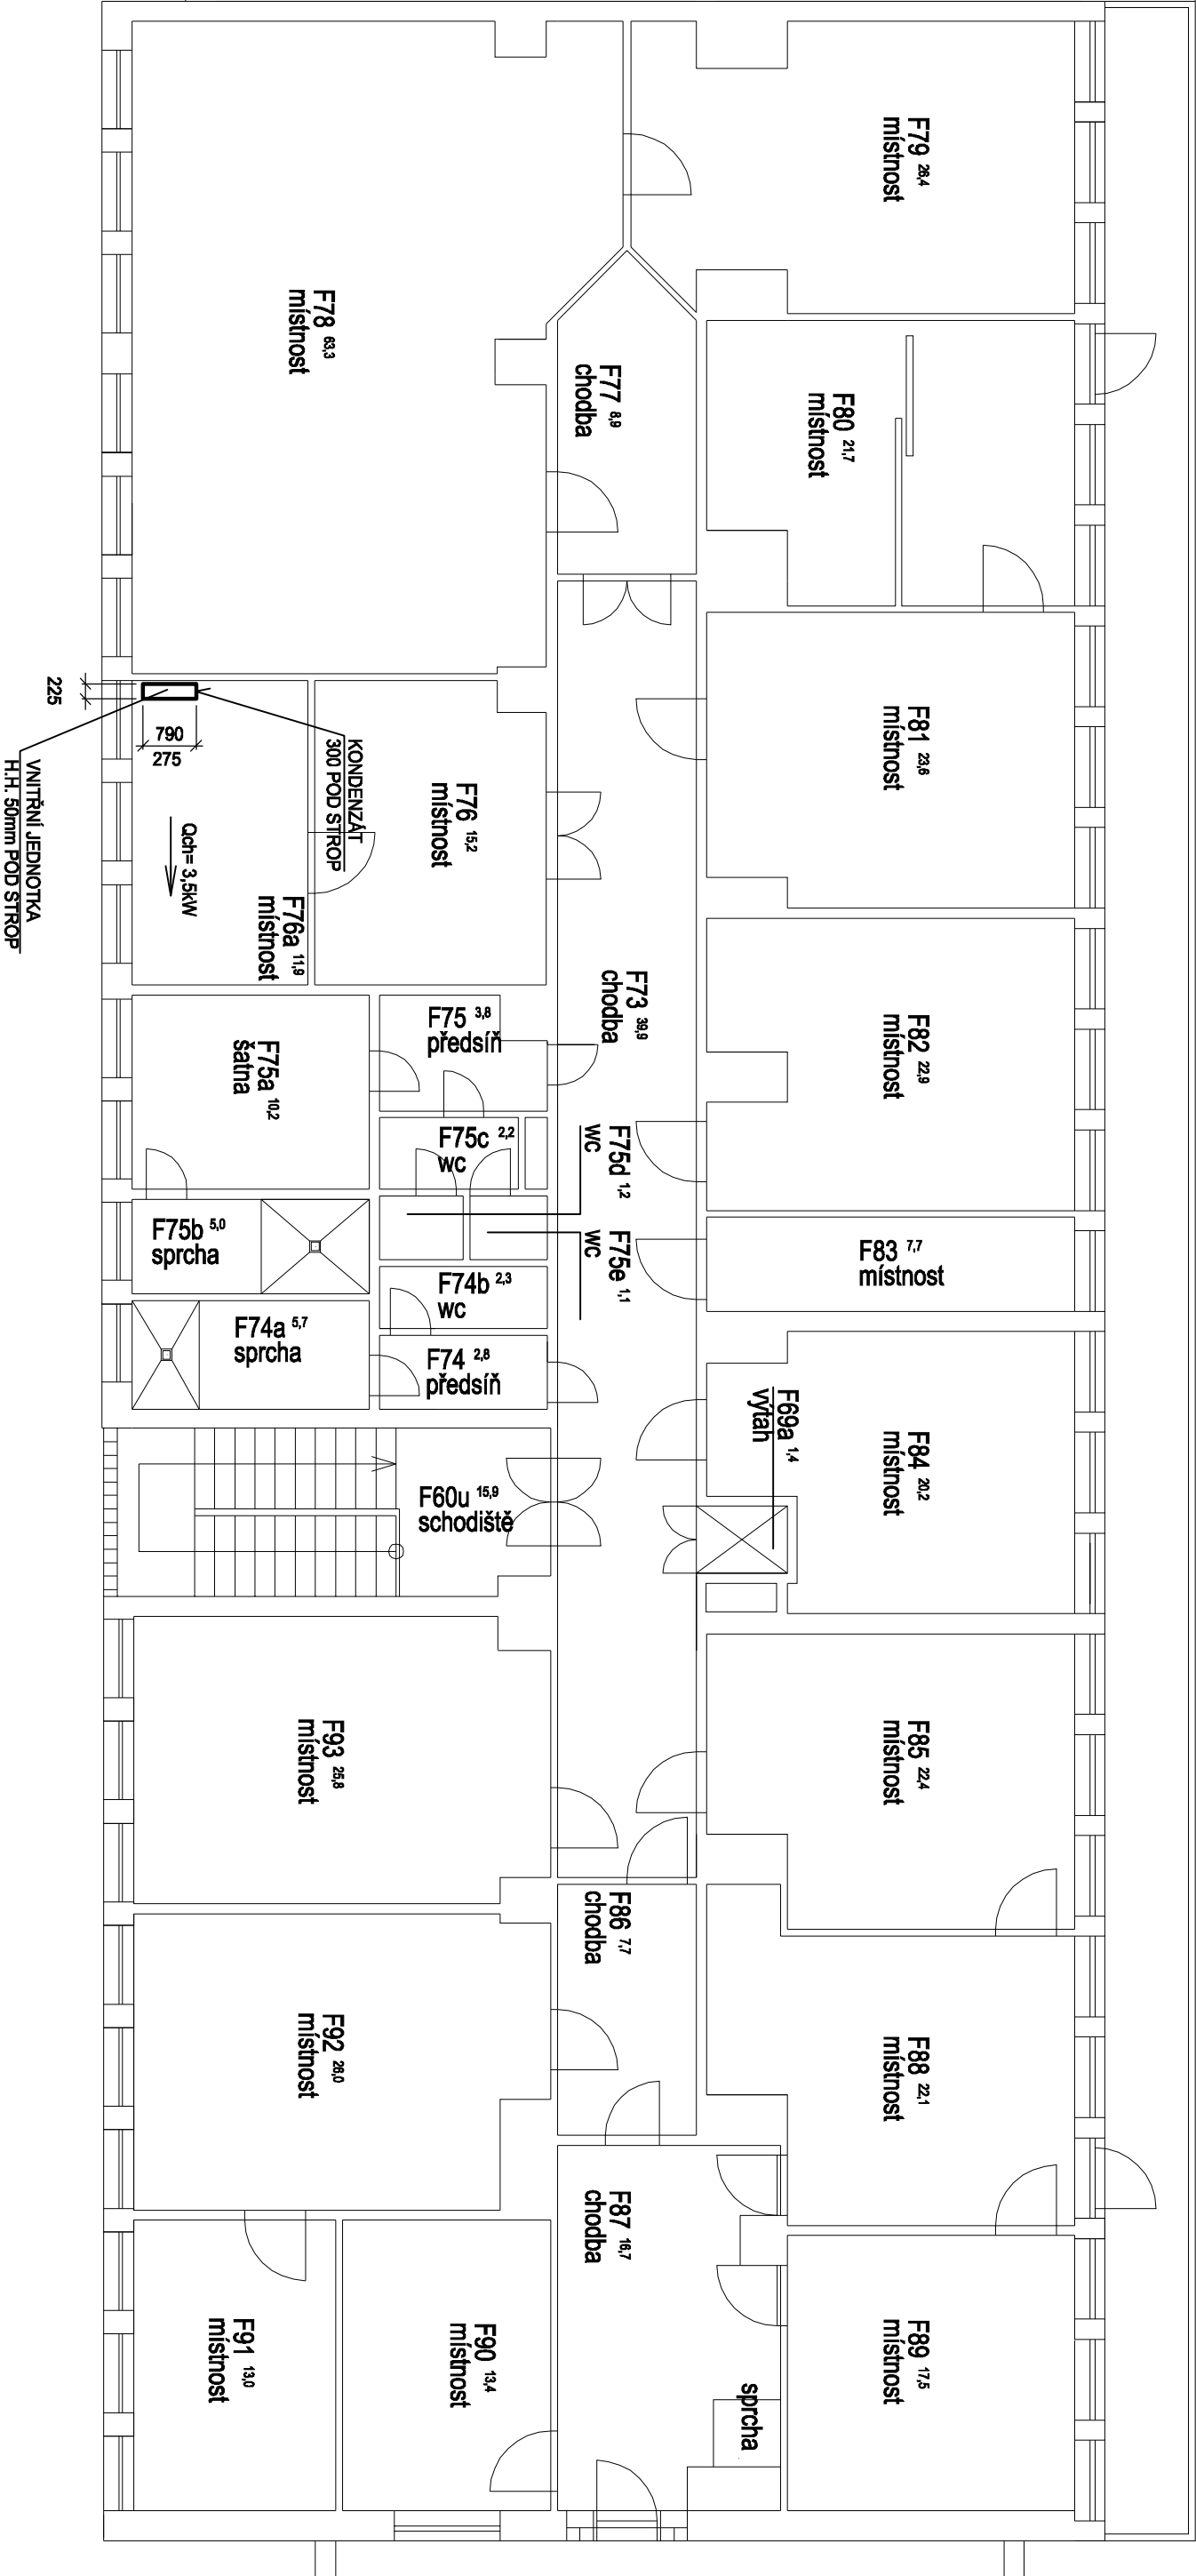

AKCE: ÚPRAVY LABORATOŘE 93		PROJEKTOVÝ STUPEŇ: DZS	
FYZIKÁLNÍ ÚSTAV AV ČR, budova F, Cukrovarnická 10/112, Praha 6			
INVESTOR:	PROJEKTANT:	AUTORIZAČNÍ RAZÍTKO:	
FYZIKÁLNÍ ÚSTAV AV ČR Na Slovance 2 Praha 8 IČ: 68378271	TERPROJEKT Pavel Záruba Vágenrova 2 197 00 Praha 9 IČ: 16098862 TEL: 222 243 984 E-MAIL: tbdvzi@mybox.cz		
AUTOR NÁVRHU:	DATUM:		
ZODP. PROJEKT: Pavel ZÁRUBA	MĚŘÍTKO: 1:100		
VYPRACOVAL:	FORMÁT: 2x A4		
VYKRES: PŮDORYS 2.NP - NAVRHOVANÝ STAV	ČÁST DOKUMENTACE: VZI	V.Č.: D.1.4.b 02	