


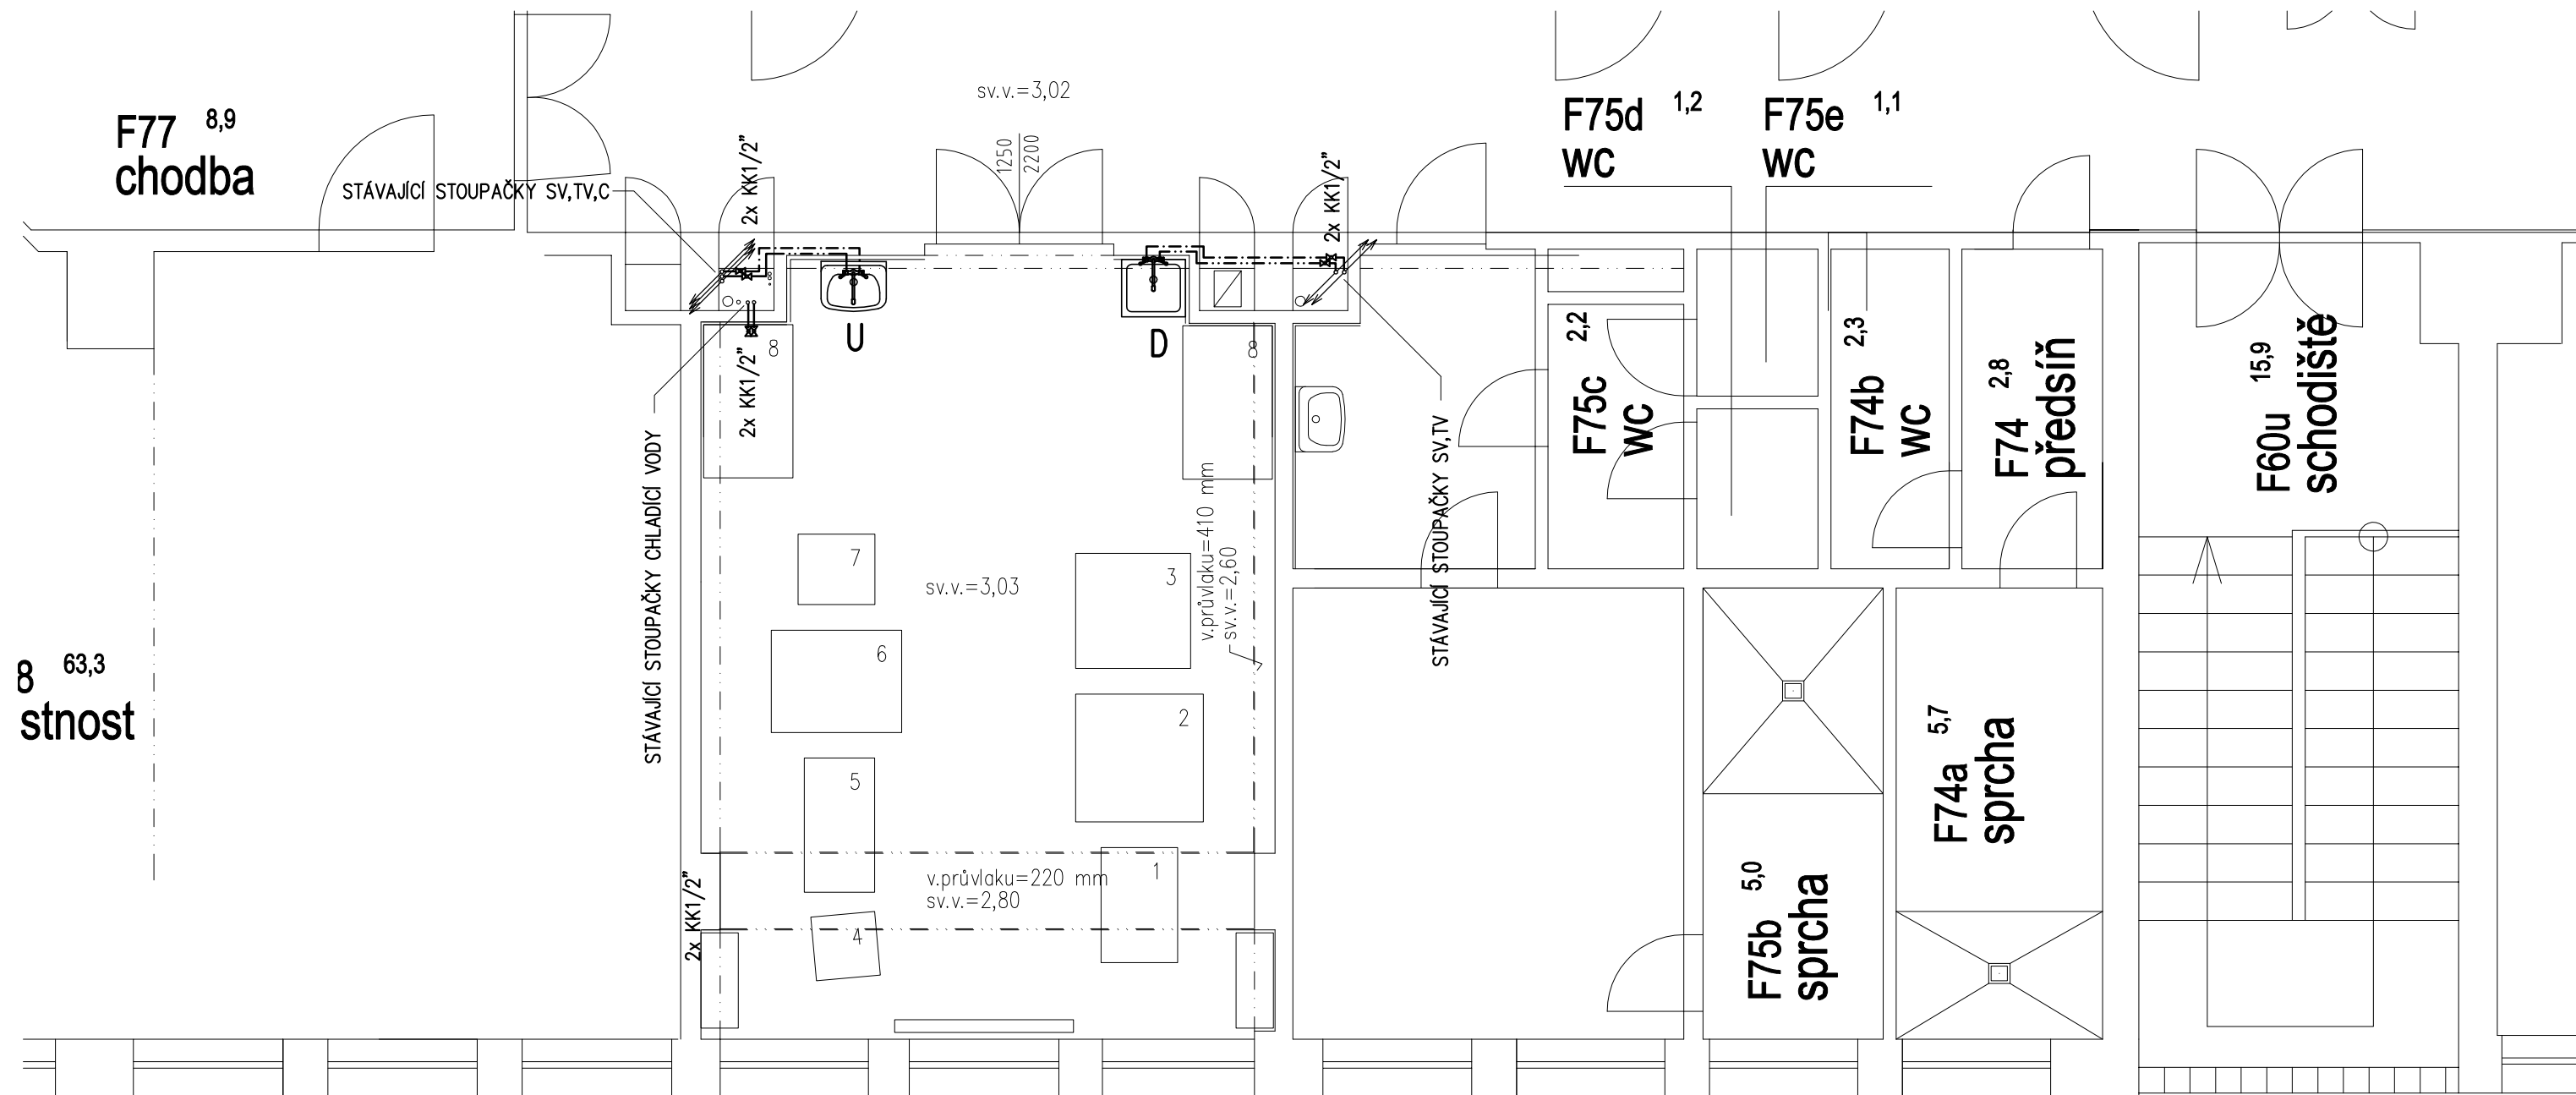

LABORATOŘ F.93

AKCE: ÚPRAVY LABORATOŘE 93 FYZIKÁLNÍ ÚSTAV AV ČR, budova F, Cukrovarnická 10/112, Praha 6		PROJEKTOVÝ STUPEŇ: DZS	
INVESTOR: FYZIKÁLNÍ ÚSTAV AV ČR Na Slovance 2 Praha 8 IČ: 68378271	PROJEKTANT: UBIQUIST UBIQUIST VS sružení Jaromírova 67 128 00 Praha 2 - Nusle IČ: 67268463 TEL: 222 560 353 E-MAIL: ubiquist@ubiquist.cz	AUTORIZAČNÍ RAZÍTKO:	PARÉ Č.:
AUTOR NÁVRHU: Ing. Stanislav Šustr	DATUM: 12/2013	ČÁST DOKUMENTACE: ZDRAVOTNÍ TECHNIKA	SLOŽKA: D1.4.a
ZODP. PROJEKT.: Ing. Vladimír Sedlecký	MĚŘÍTKO: 1:50		V.Č.: 02
VYPRACOVAL: Ing. Arch. Dušan Jurkovič	FORMÁT: 2xA4		
VÝKRES: LABORATOŘ F.93 - PŮDORYS VODOVODU			