


PŮDORYS 1.PP (-6,750)

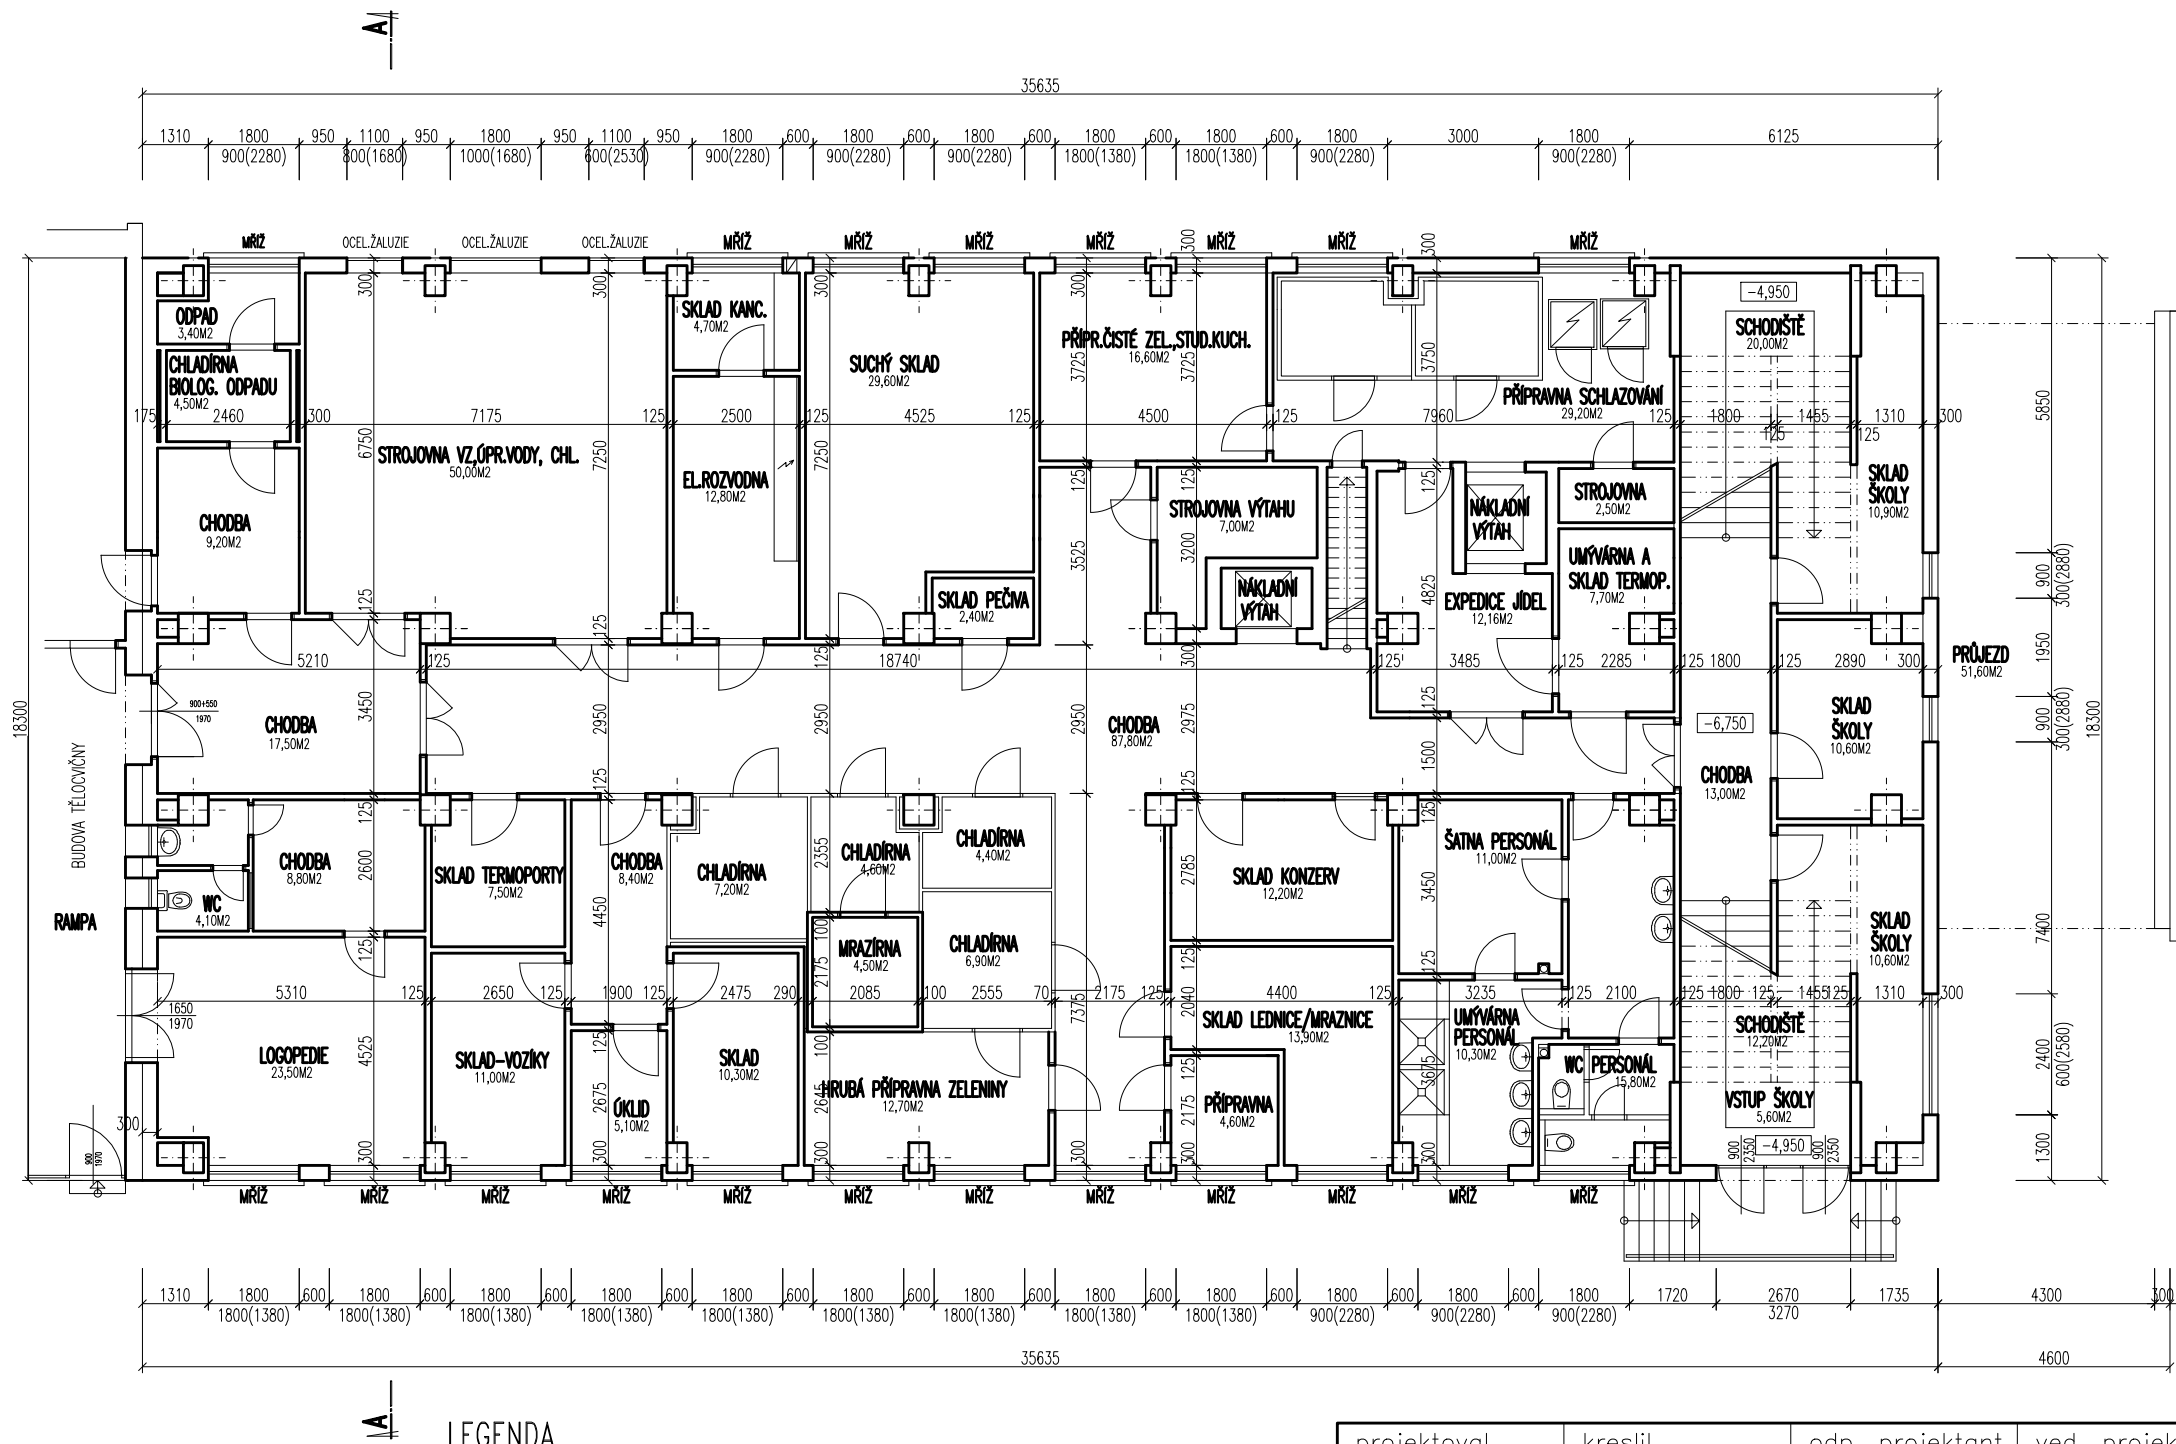

LEGENDA

- BEZPRŮVLAKOVÝ MONTOVANÝ SKELET MS 71
- OBVODOVÉ A SCHODIŠŤOVÉ ZDIVO Z CIHEL TÝN I P 100 NA MC 100

projektoval	kreslil	odp. projektant	ved. projektant	KASÍK – PROJKA s.r.o. J. MUKAŘOVSKÉHO 2301 397 01 PÍSEK tel. 605 441 948 IČO: 28082664 DIČ: CZ28082664	
Ing. Petr Kasík	Ing. Petr Kasík	František Kasík	František Kasík		
SÚ: Písek		MěÚ/OÚ: Písek			
Investor: Základní škola Jana Husa a Mateřská škola Písek Husovo nám. 725, Husovo nám. 725, Písek					
Snížení energetické náročnosti budovy ZŠ J.Husa č.p. 725, Husovo nám. Písek SO – 02 Nová budova D.1.1 STAVEBNÍ ČÁST				datum: 5/2015	
				formát: 2 x A4	
				účel: DPS	
				měřítko: 1 : 150	
obsah výkresu: PŮDORYS 1.PP – stávající stav				zak. číslo:	
				č. paré:	č. výkresu: S11

KASÍK – PROJKA s.r.o.
J. MUKAŘOVSKÉHO 2301
397 01 PÍSEK
tel. 605 441 948
IČO: 28082664 DIČ: CZ28082664