
 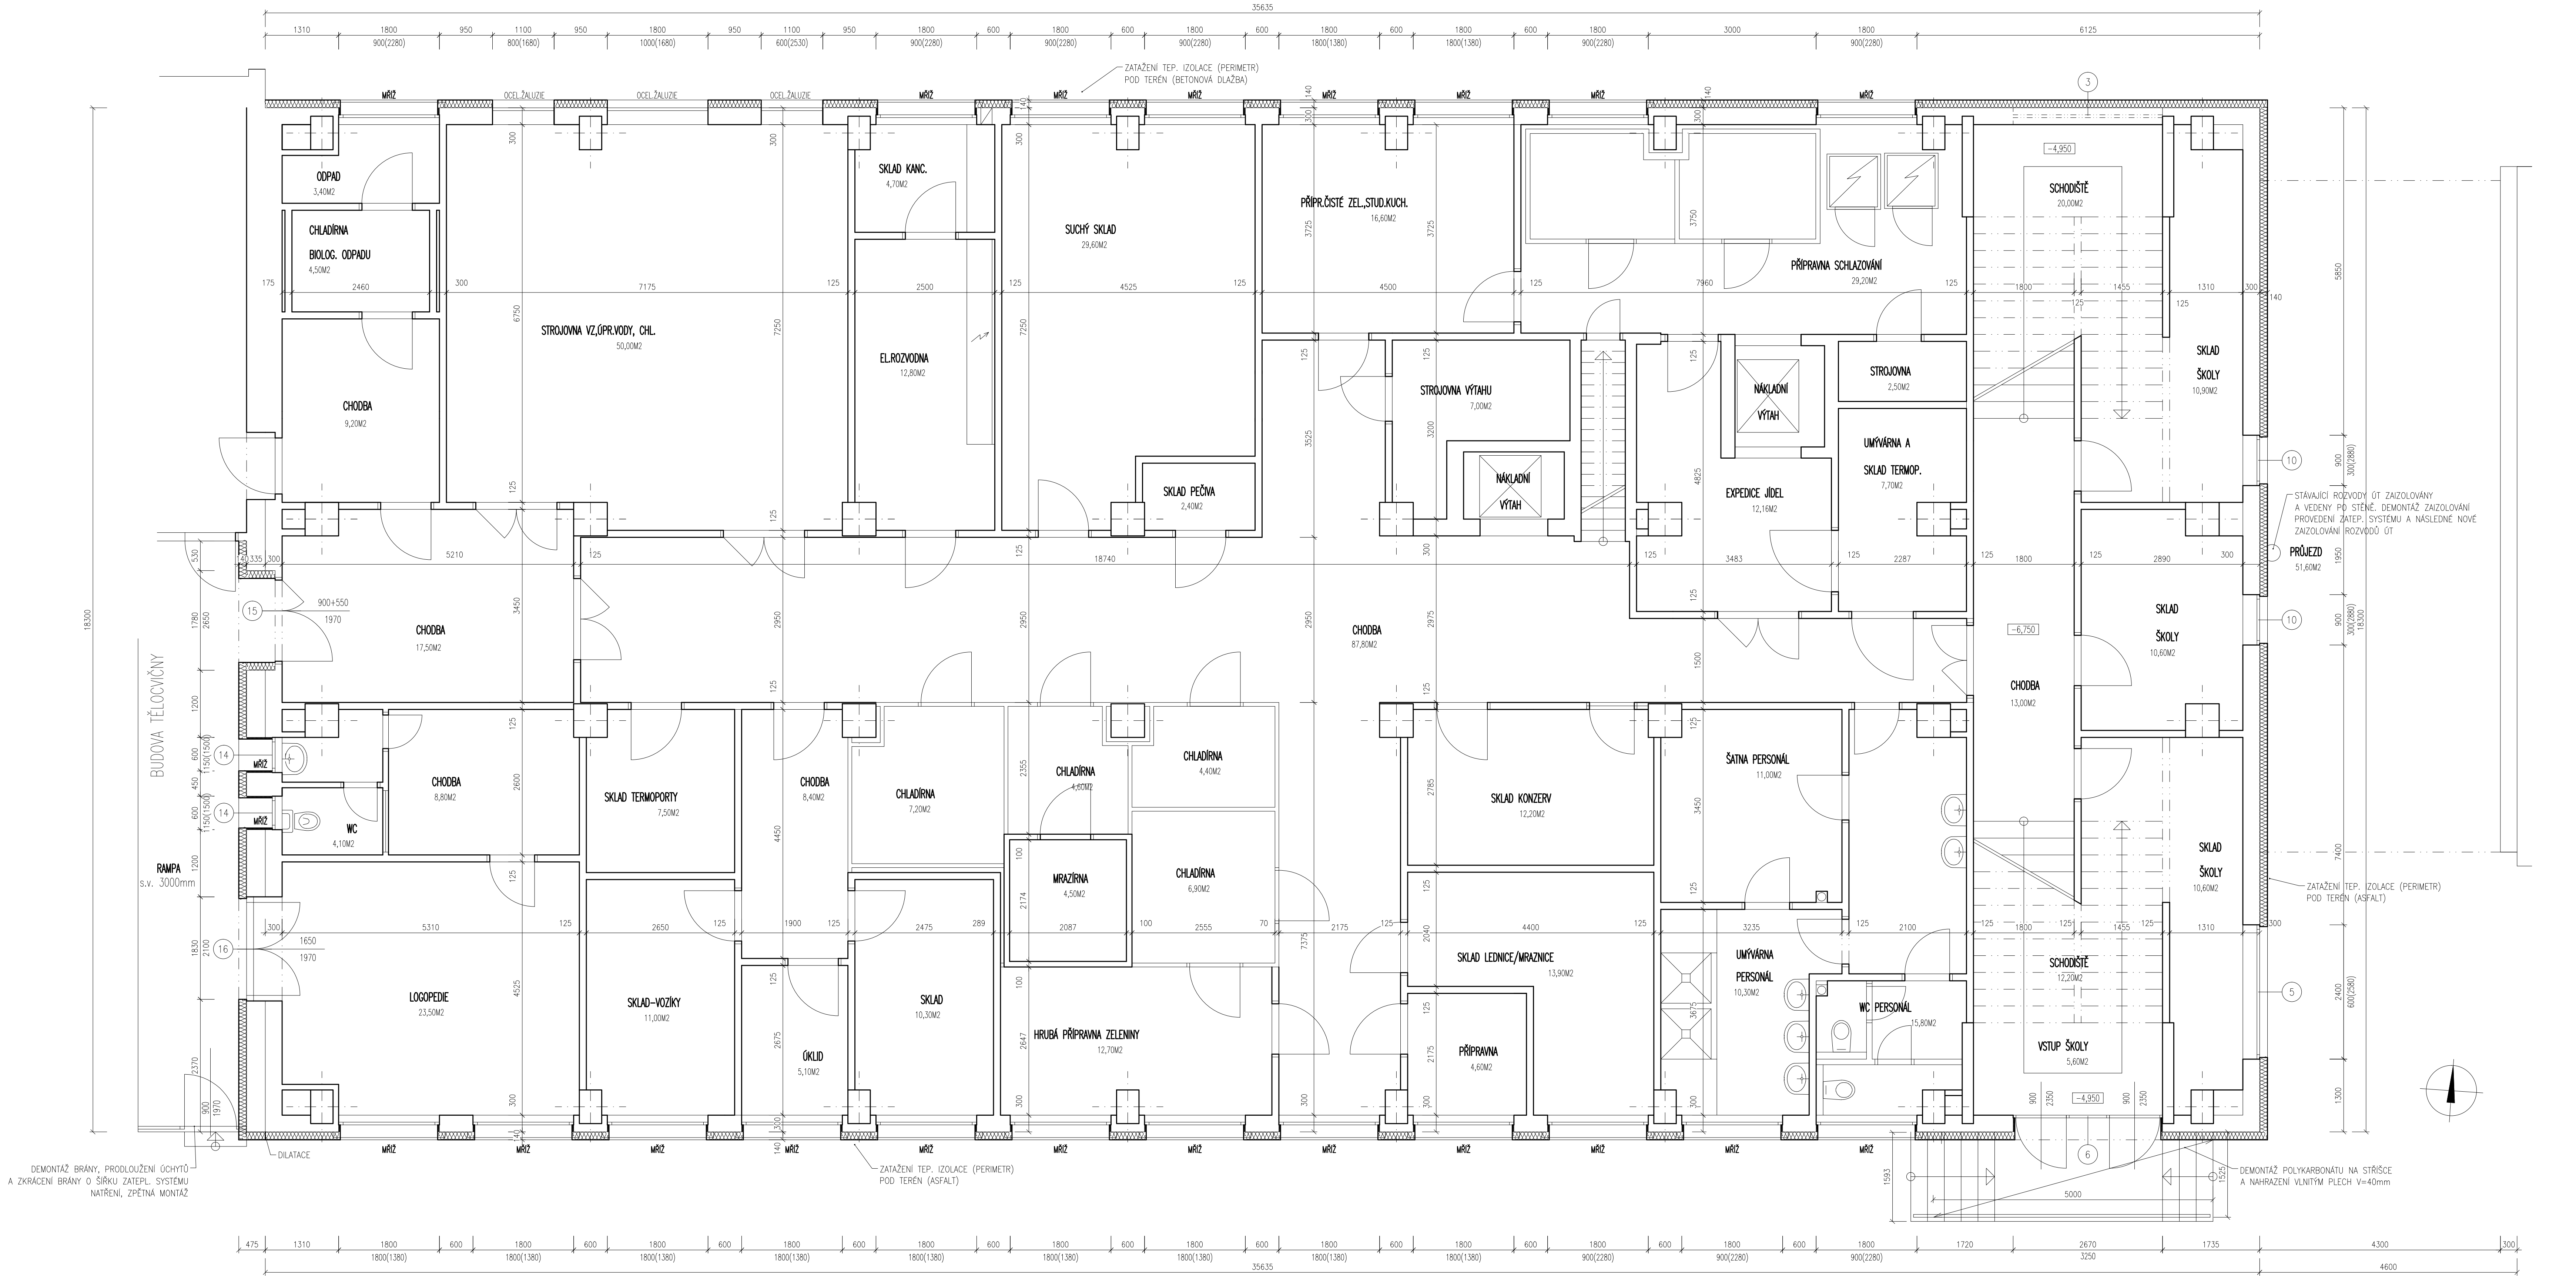



PŮDORYS 1.PP (-6,750)

M 1:50



DEMONTÁŽ BRÁNY, PRODLOUŽENÍ ŮCHYTŮ
A ZKRAČENÍ BRÁNY O ŠÍŘKU ZATEPL. SYSTÉMU
NATŘENÍ, ZPĚTNÁ MONTÁŽ

 DEMONTÁŽ POLYKARBONÁTU NA STŘÍŠCE
A NAHRAZENÍ VLNITÝM PLECH V=40mm



LEGENDA MATERIÁLU

- STÁVAJÍCÍ KONSTRUKCE - OBVODOVÉ ZDIVO Z CHEL PLNÝCH NA MALTU MVC
- ZATEPLOVACÍ SYSTÉM Z EPS 100 F TL. 140 MM

POZNÁMKA

MŘÍŽ - OKNA OPATŘENA MŘÍŽI. DEMONTÁŽ, OČIŠTĚNÍ, PRODLOUŽENÍ ŮCHYTŮ KOTVENÍ,
NATŘENÍ, ZPĚTNÁ MONTÁŽ

projektoval Ing. Petr Kasík	kreslil Ing. Petr Kasík	odp. projektant František Kasík	ved. projektant František Kasík	KASÍK – PROJKA s.r.o. J. MUKÁROVSKÉHO 2301 397 01 PÍSEK TEL. 605 441 948 IČO: 28082664 DIČ: CZ28082664
SÚ:	Písek	MěÚ/OÚ:	Písek	
Investor: Základní škola Jana Husa a Mateřská škola Písek Husovo nám. 725, Husovo nám. 725, Písek				
Snížení energetické náročnosti budovy ZŠ J.Husa č.p. 725, Husovo nám. Písek SO – 02 Nová budova D.1.1 STAVEBNÍ ČÁST				
obsah výkresu: PŮDORYS 1.PP				datum: 5/2015 formát: 10 x A4 účel: DPS měřítko: 1 : 50 zak. číslo: č. paré:
				č. výkresu: S2